




業 務 名	令和6年度 三下北委 第9号 北部浄化センターほか防災設備点検業務		
履 行 場 所	三重郡川越町亀崎新田地内ほか3カ所		
図 面 の 種 類	管理本館3階自動火災報知設備図		
縮 尺	NONE	図面番号	3
事 業 所 名	北部浄化センター		

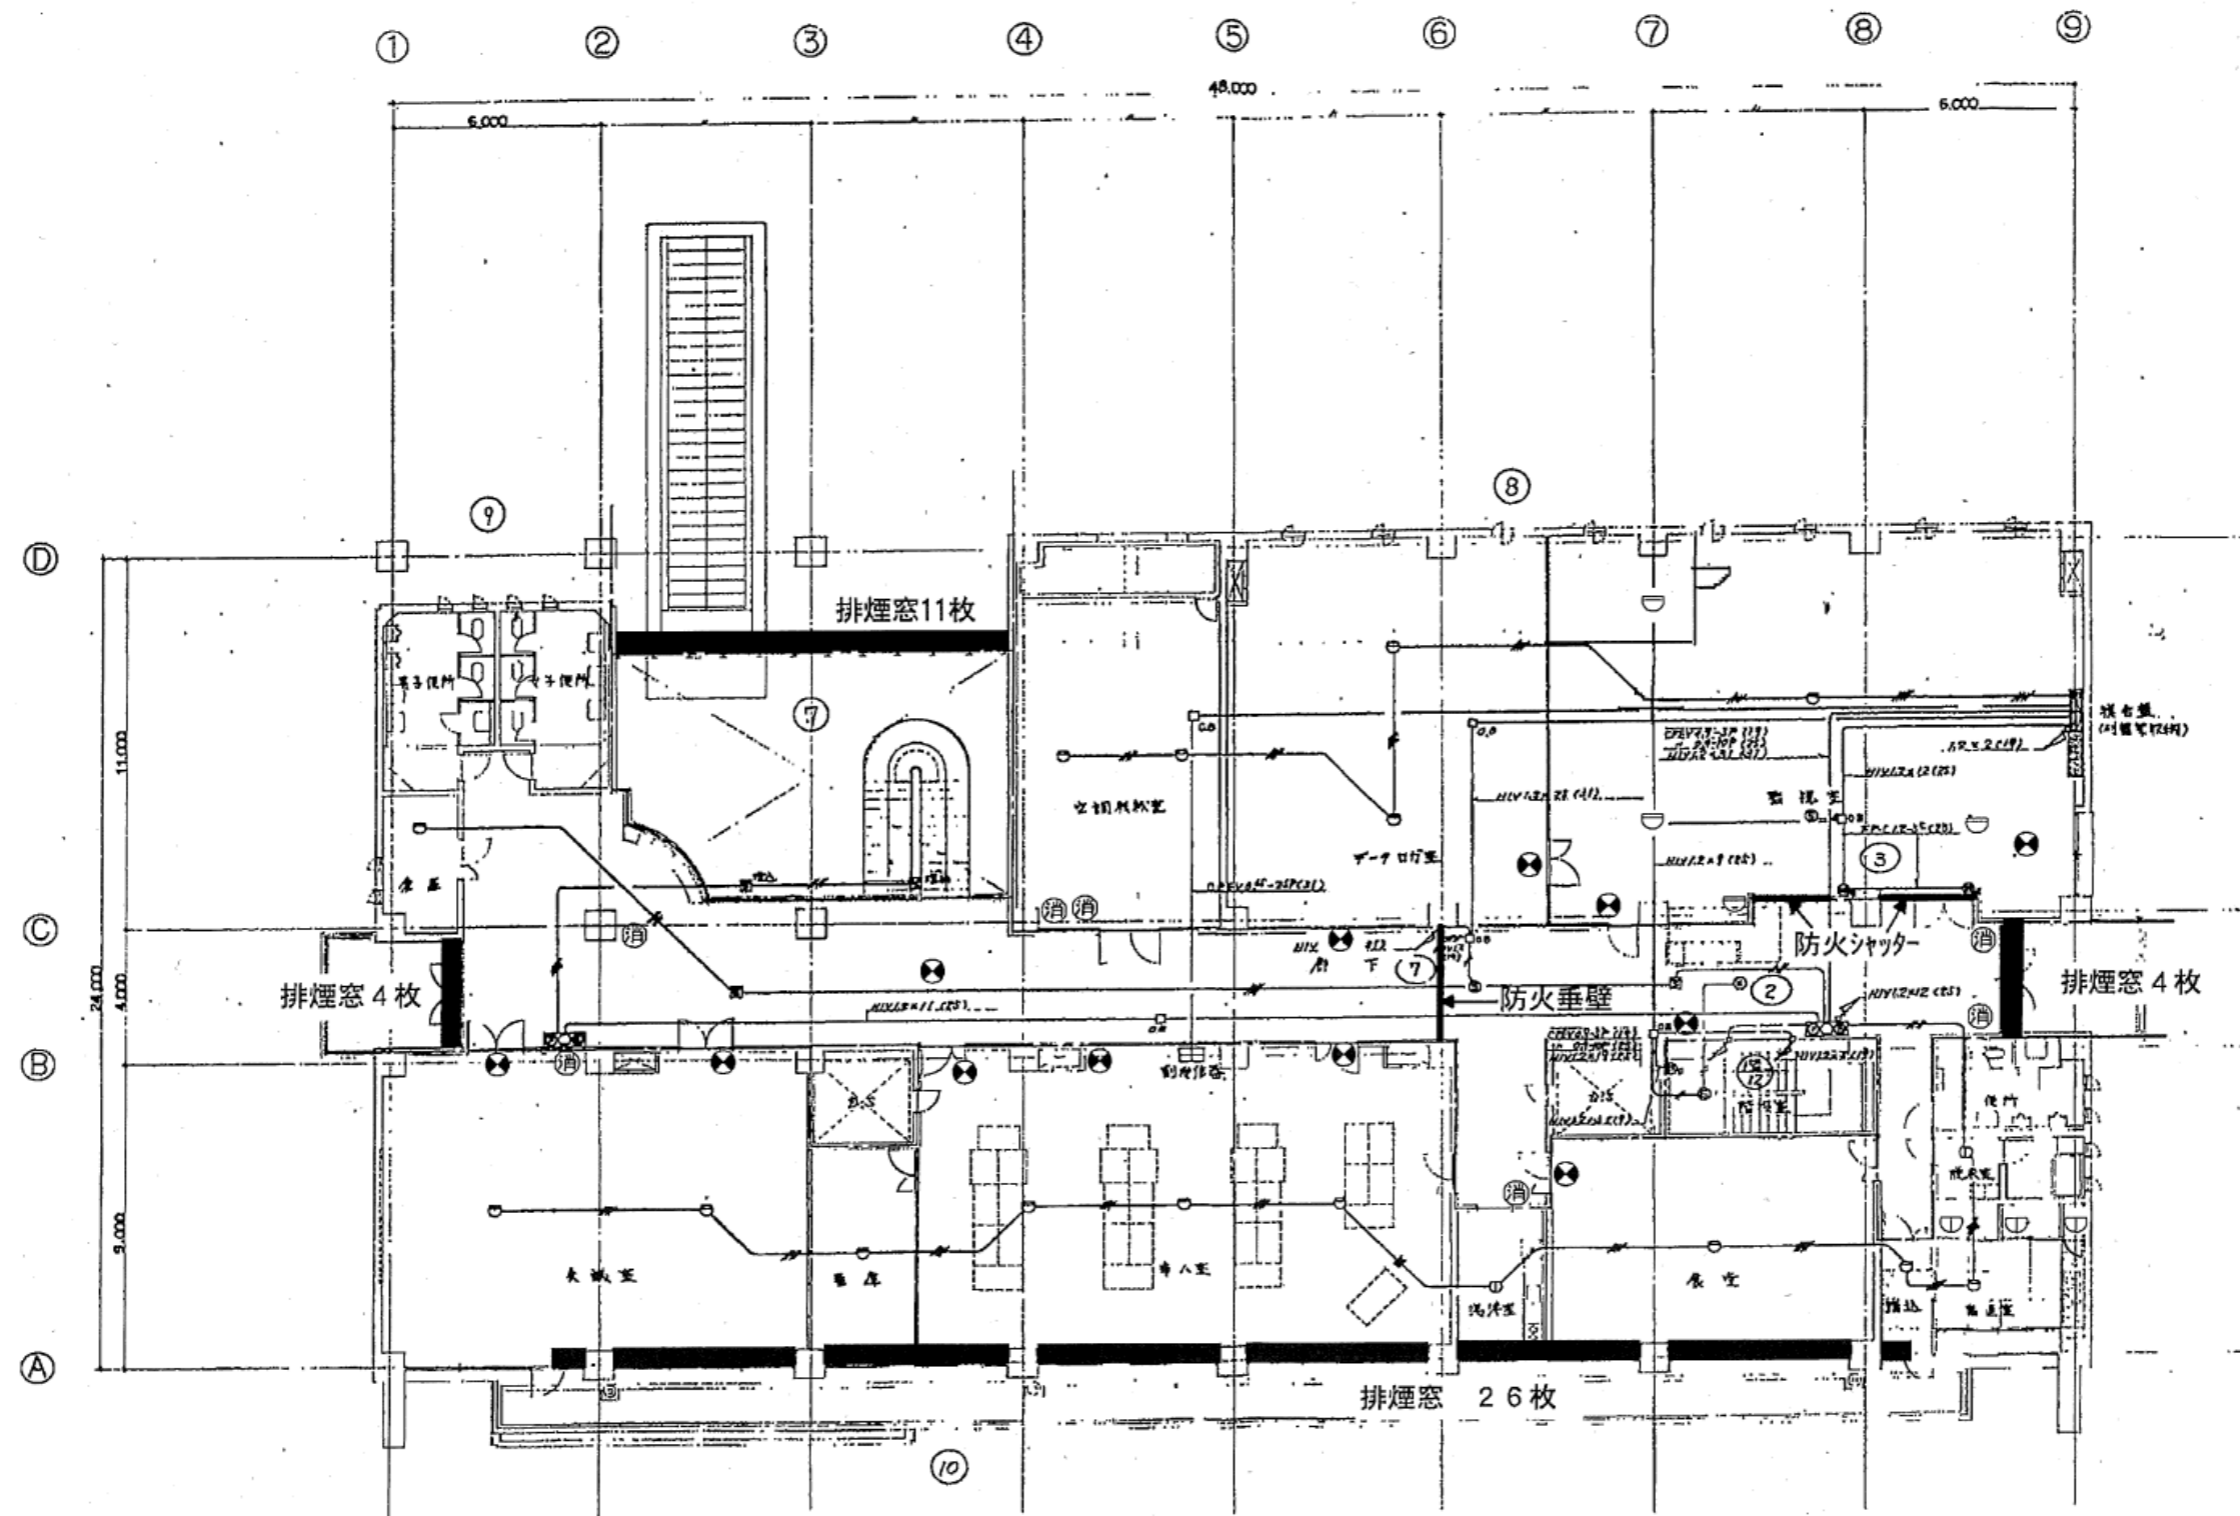


業務名	令和6年度 三下北委 第9号 北部浄化センターほか防災設備点検業務		
履行場所	三重郡川越町亀崎新田地内ほか3カ所		
図面の種類	管理本館2階自動火災報知設備図		
縮尺	NONE	図面番号	4
事業所名	北部浄化センター		

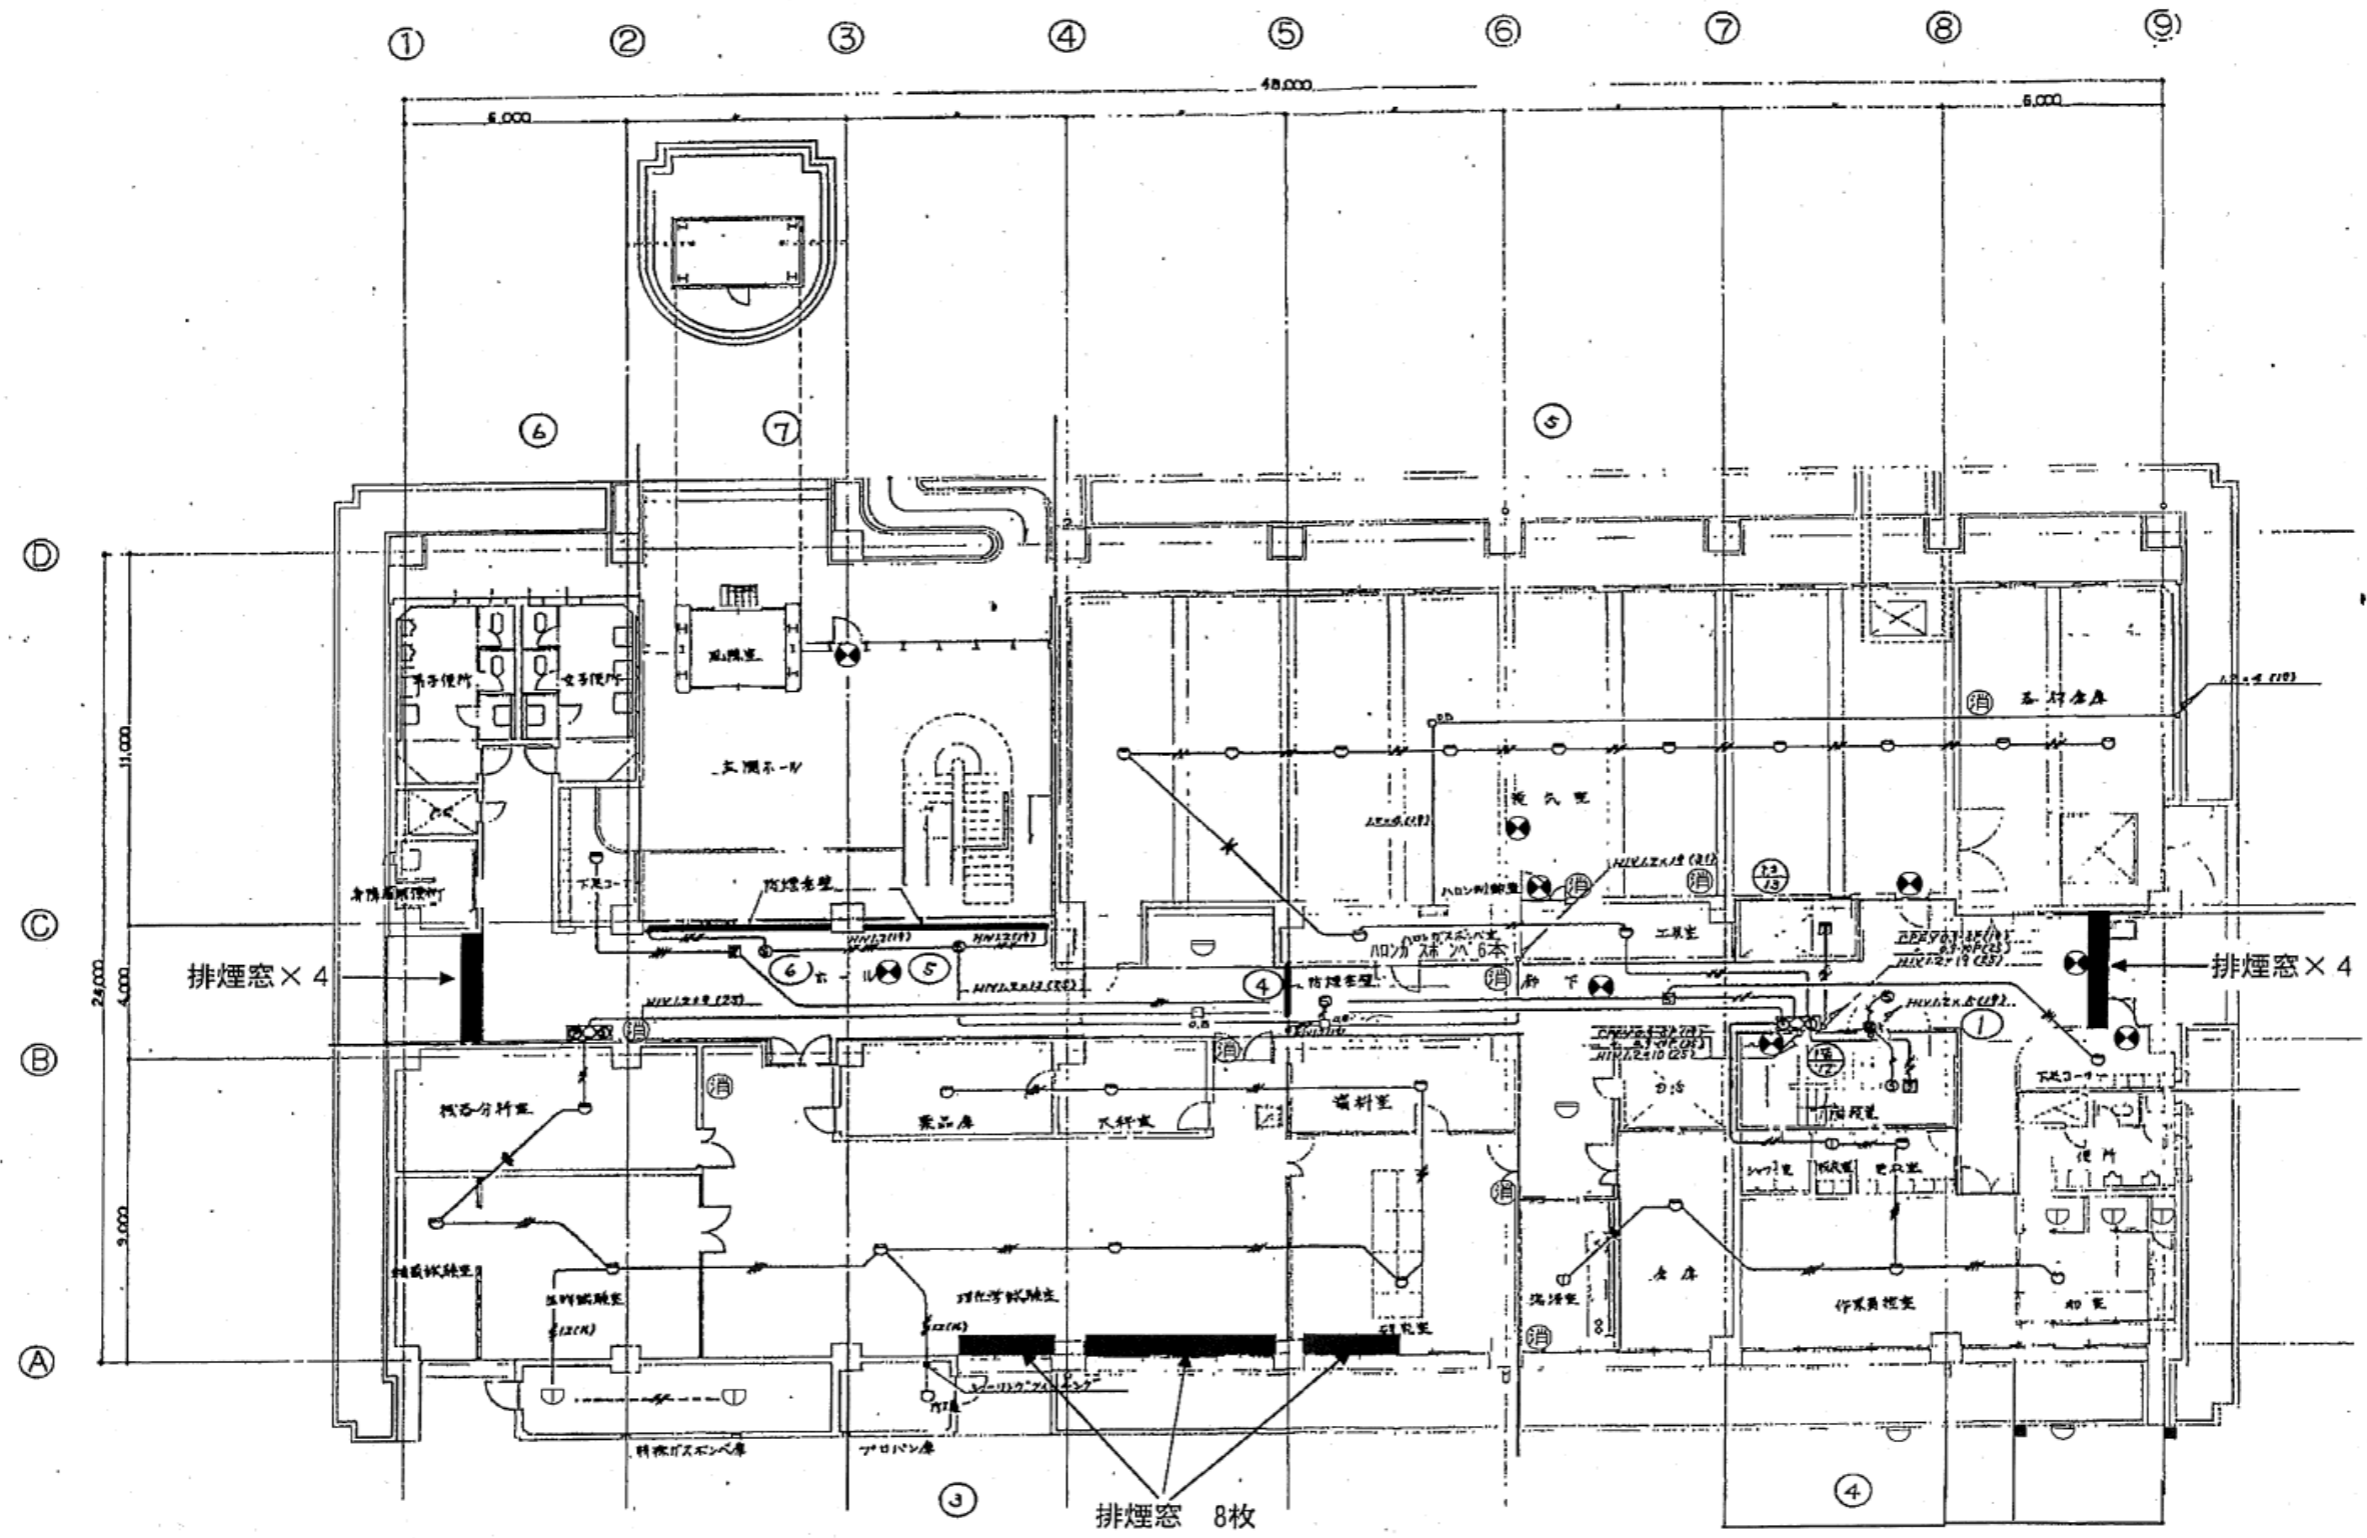


業務名	令和6年度 三下北委 第9号 北部浄化センターほか防災設備点検業務		
履行場所	三重郡川越町亀崎新田地内ほか3カ所		
図面の種類	管理本館1階自動火災報知設備図		
縮尺	NONE	図面番号	5
事業所名	北部浄化センター		

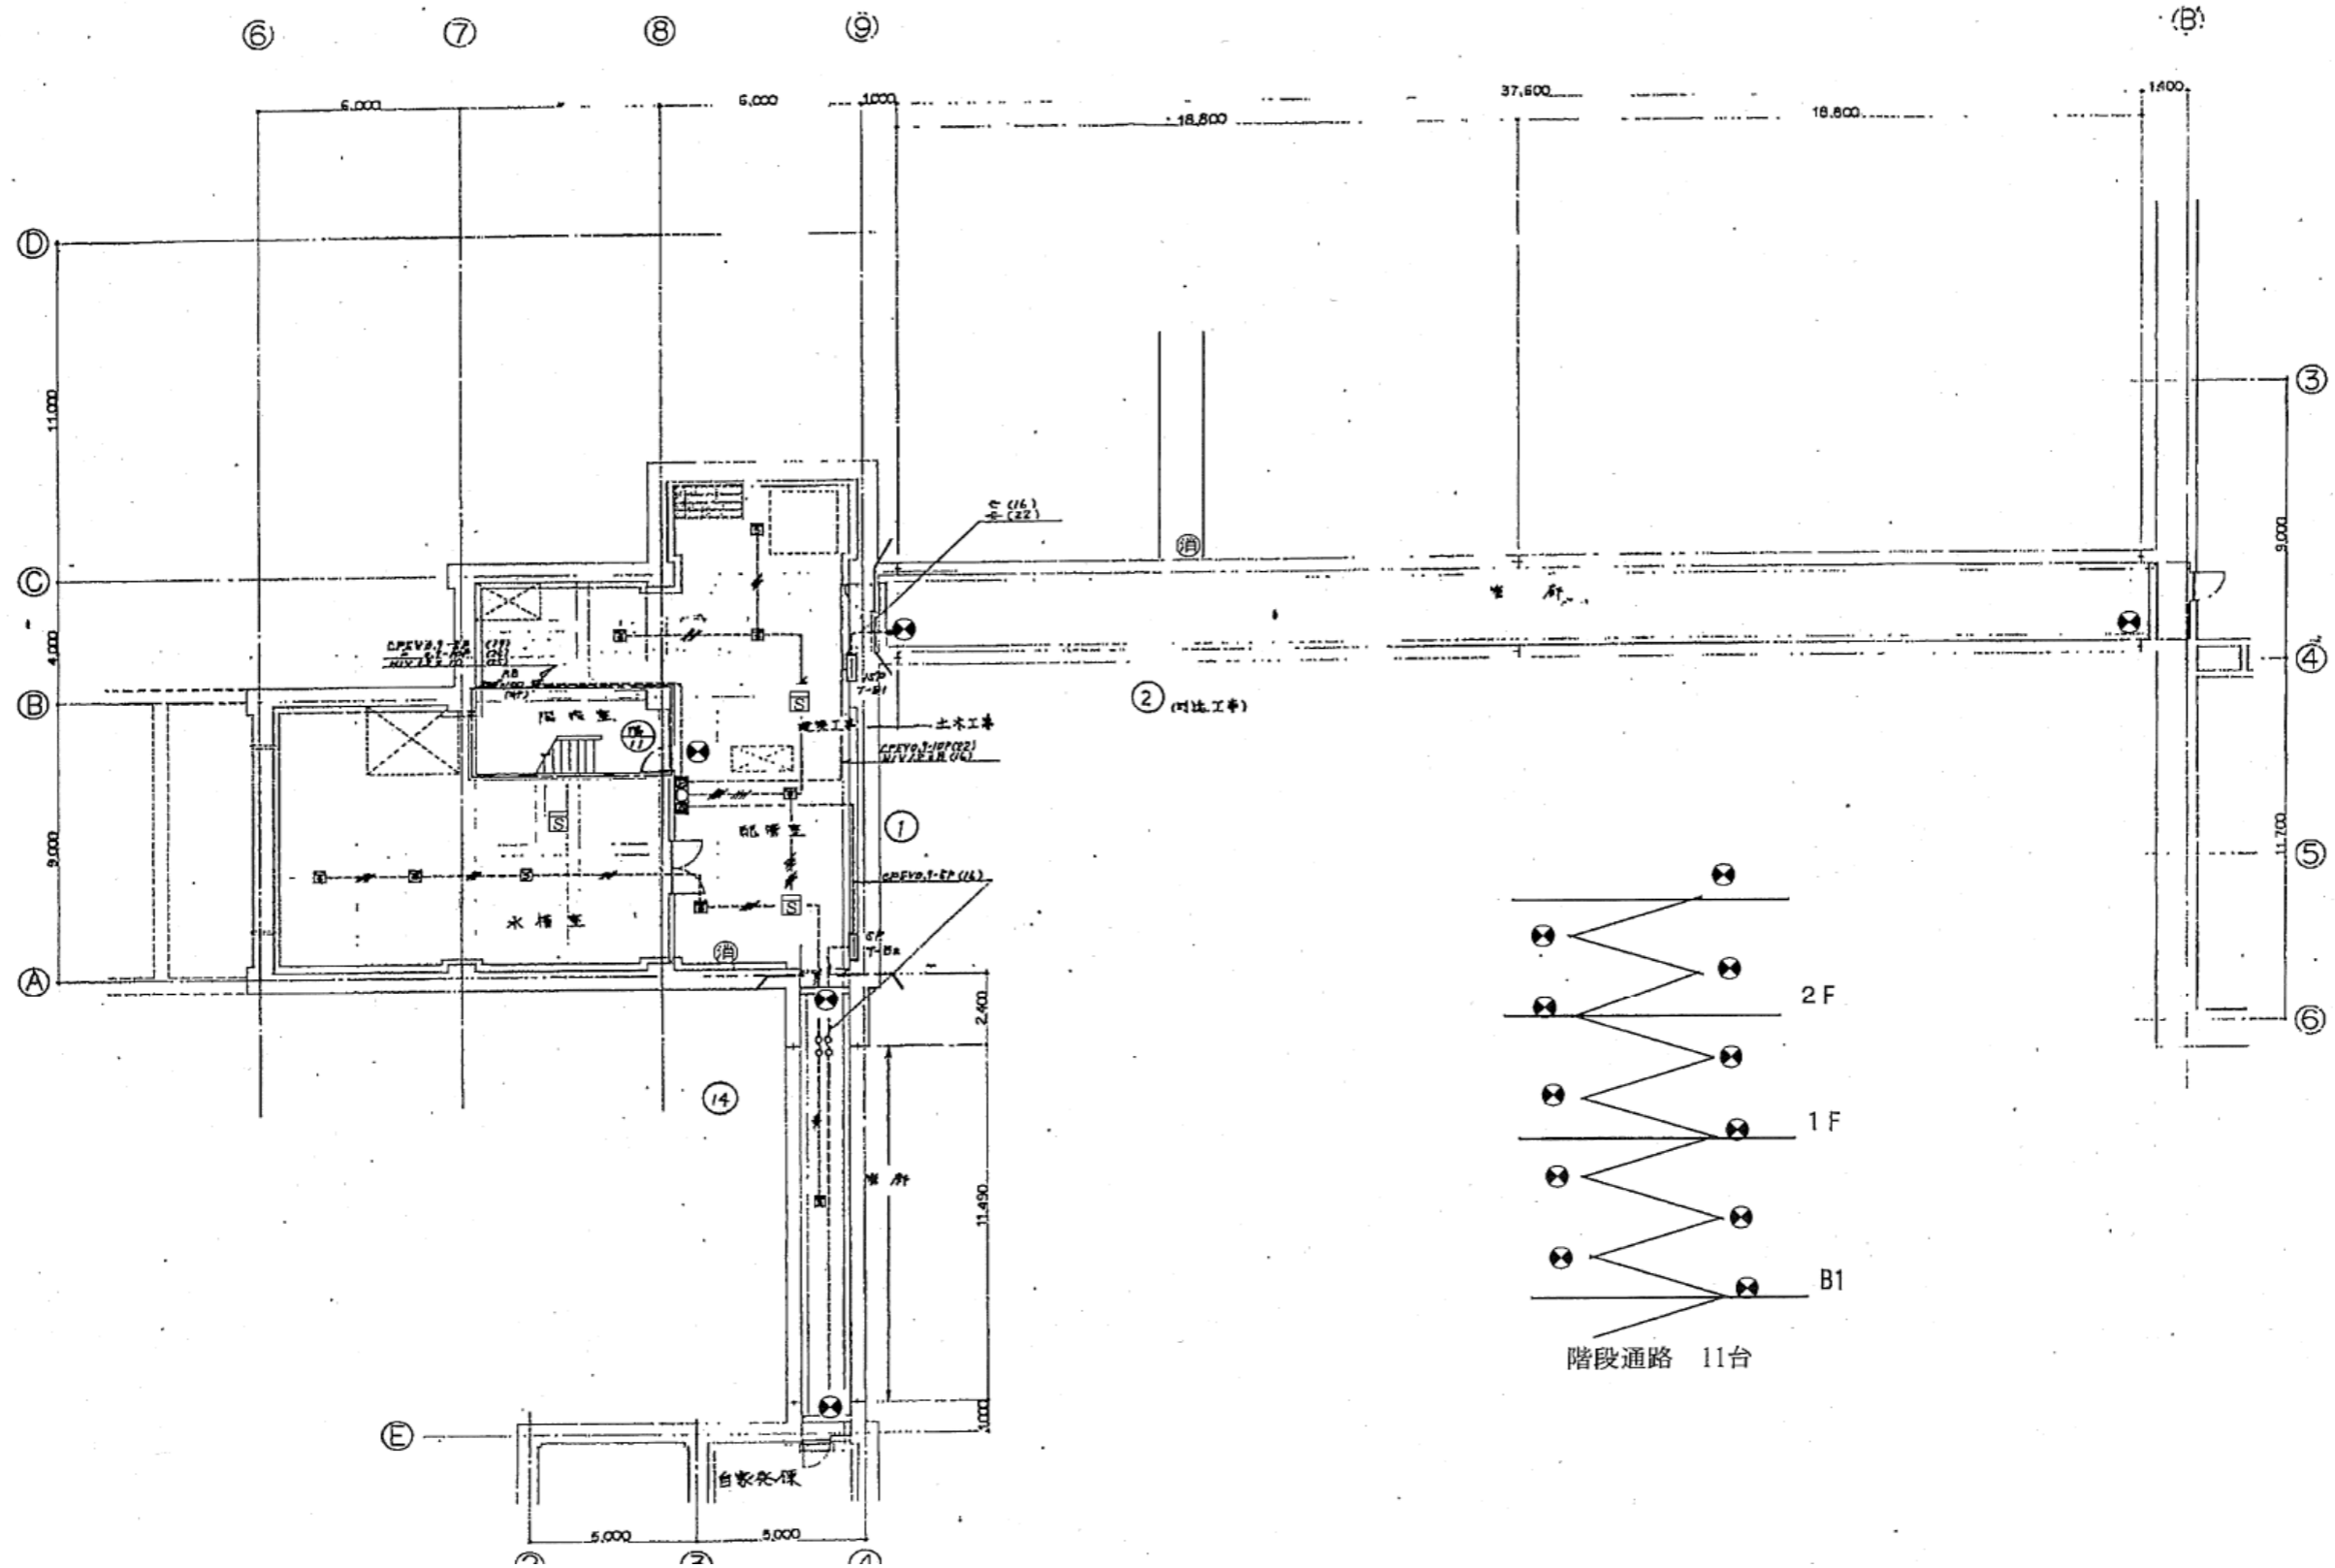


業務名	令和6年度 三下北委 第9号 北部浄化センターほか防災設備点検業務		
履行場所	三重郡川越町亀崎新田地内ほか3カ所		
図面の種類	管理本館地下1階自動火災報知設備図		
縮尺	NONE	図面番号	6
事業所名	北部浄化センター		

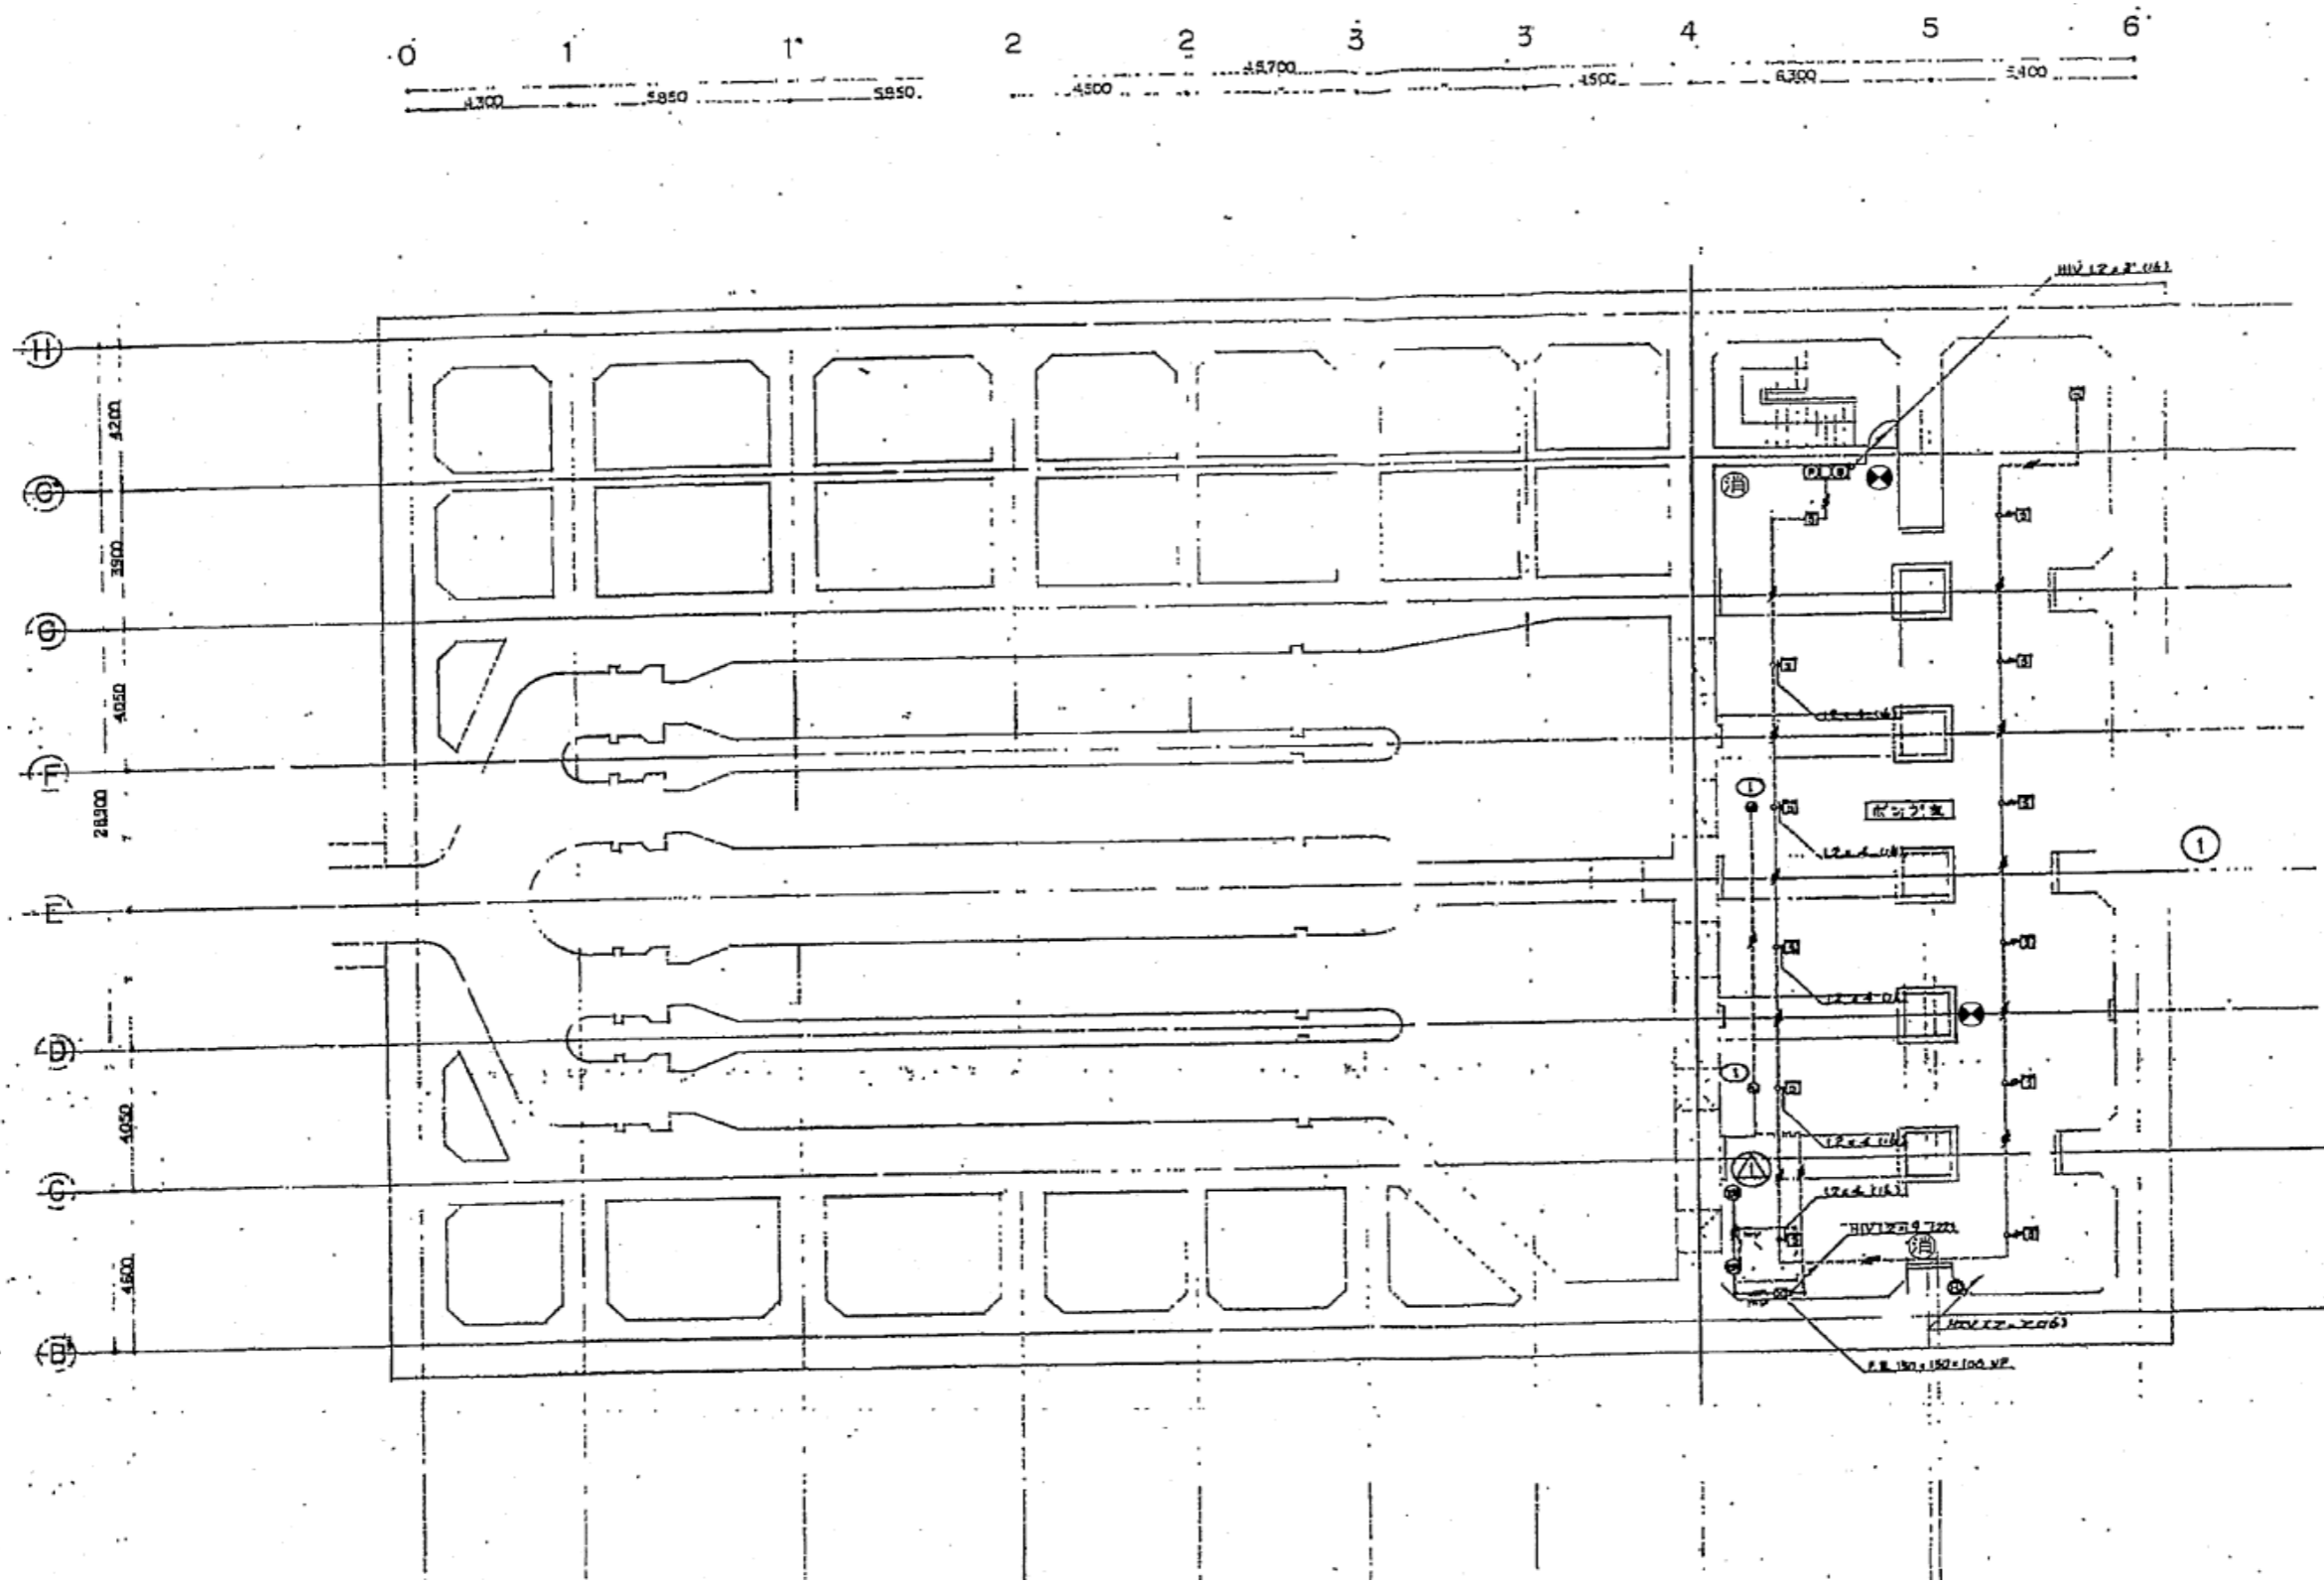


業 務 名	令和6年度 三下北委 第9号 北部浄化センターほか防災設備点検業務		
履 行 場 所	三重郡川越町亀崎新田地内ほか3カ所		
図 面 の 種 類	SP棟地下4階自動火災報知設備図		
縮 尺	NONE	図面番号	7
事 業 所 名	北部浄化センター		

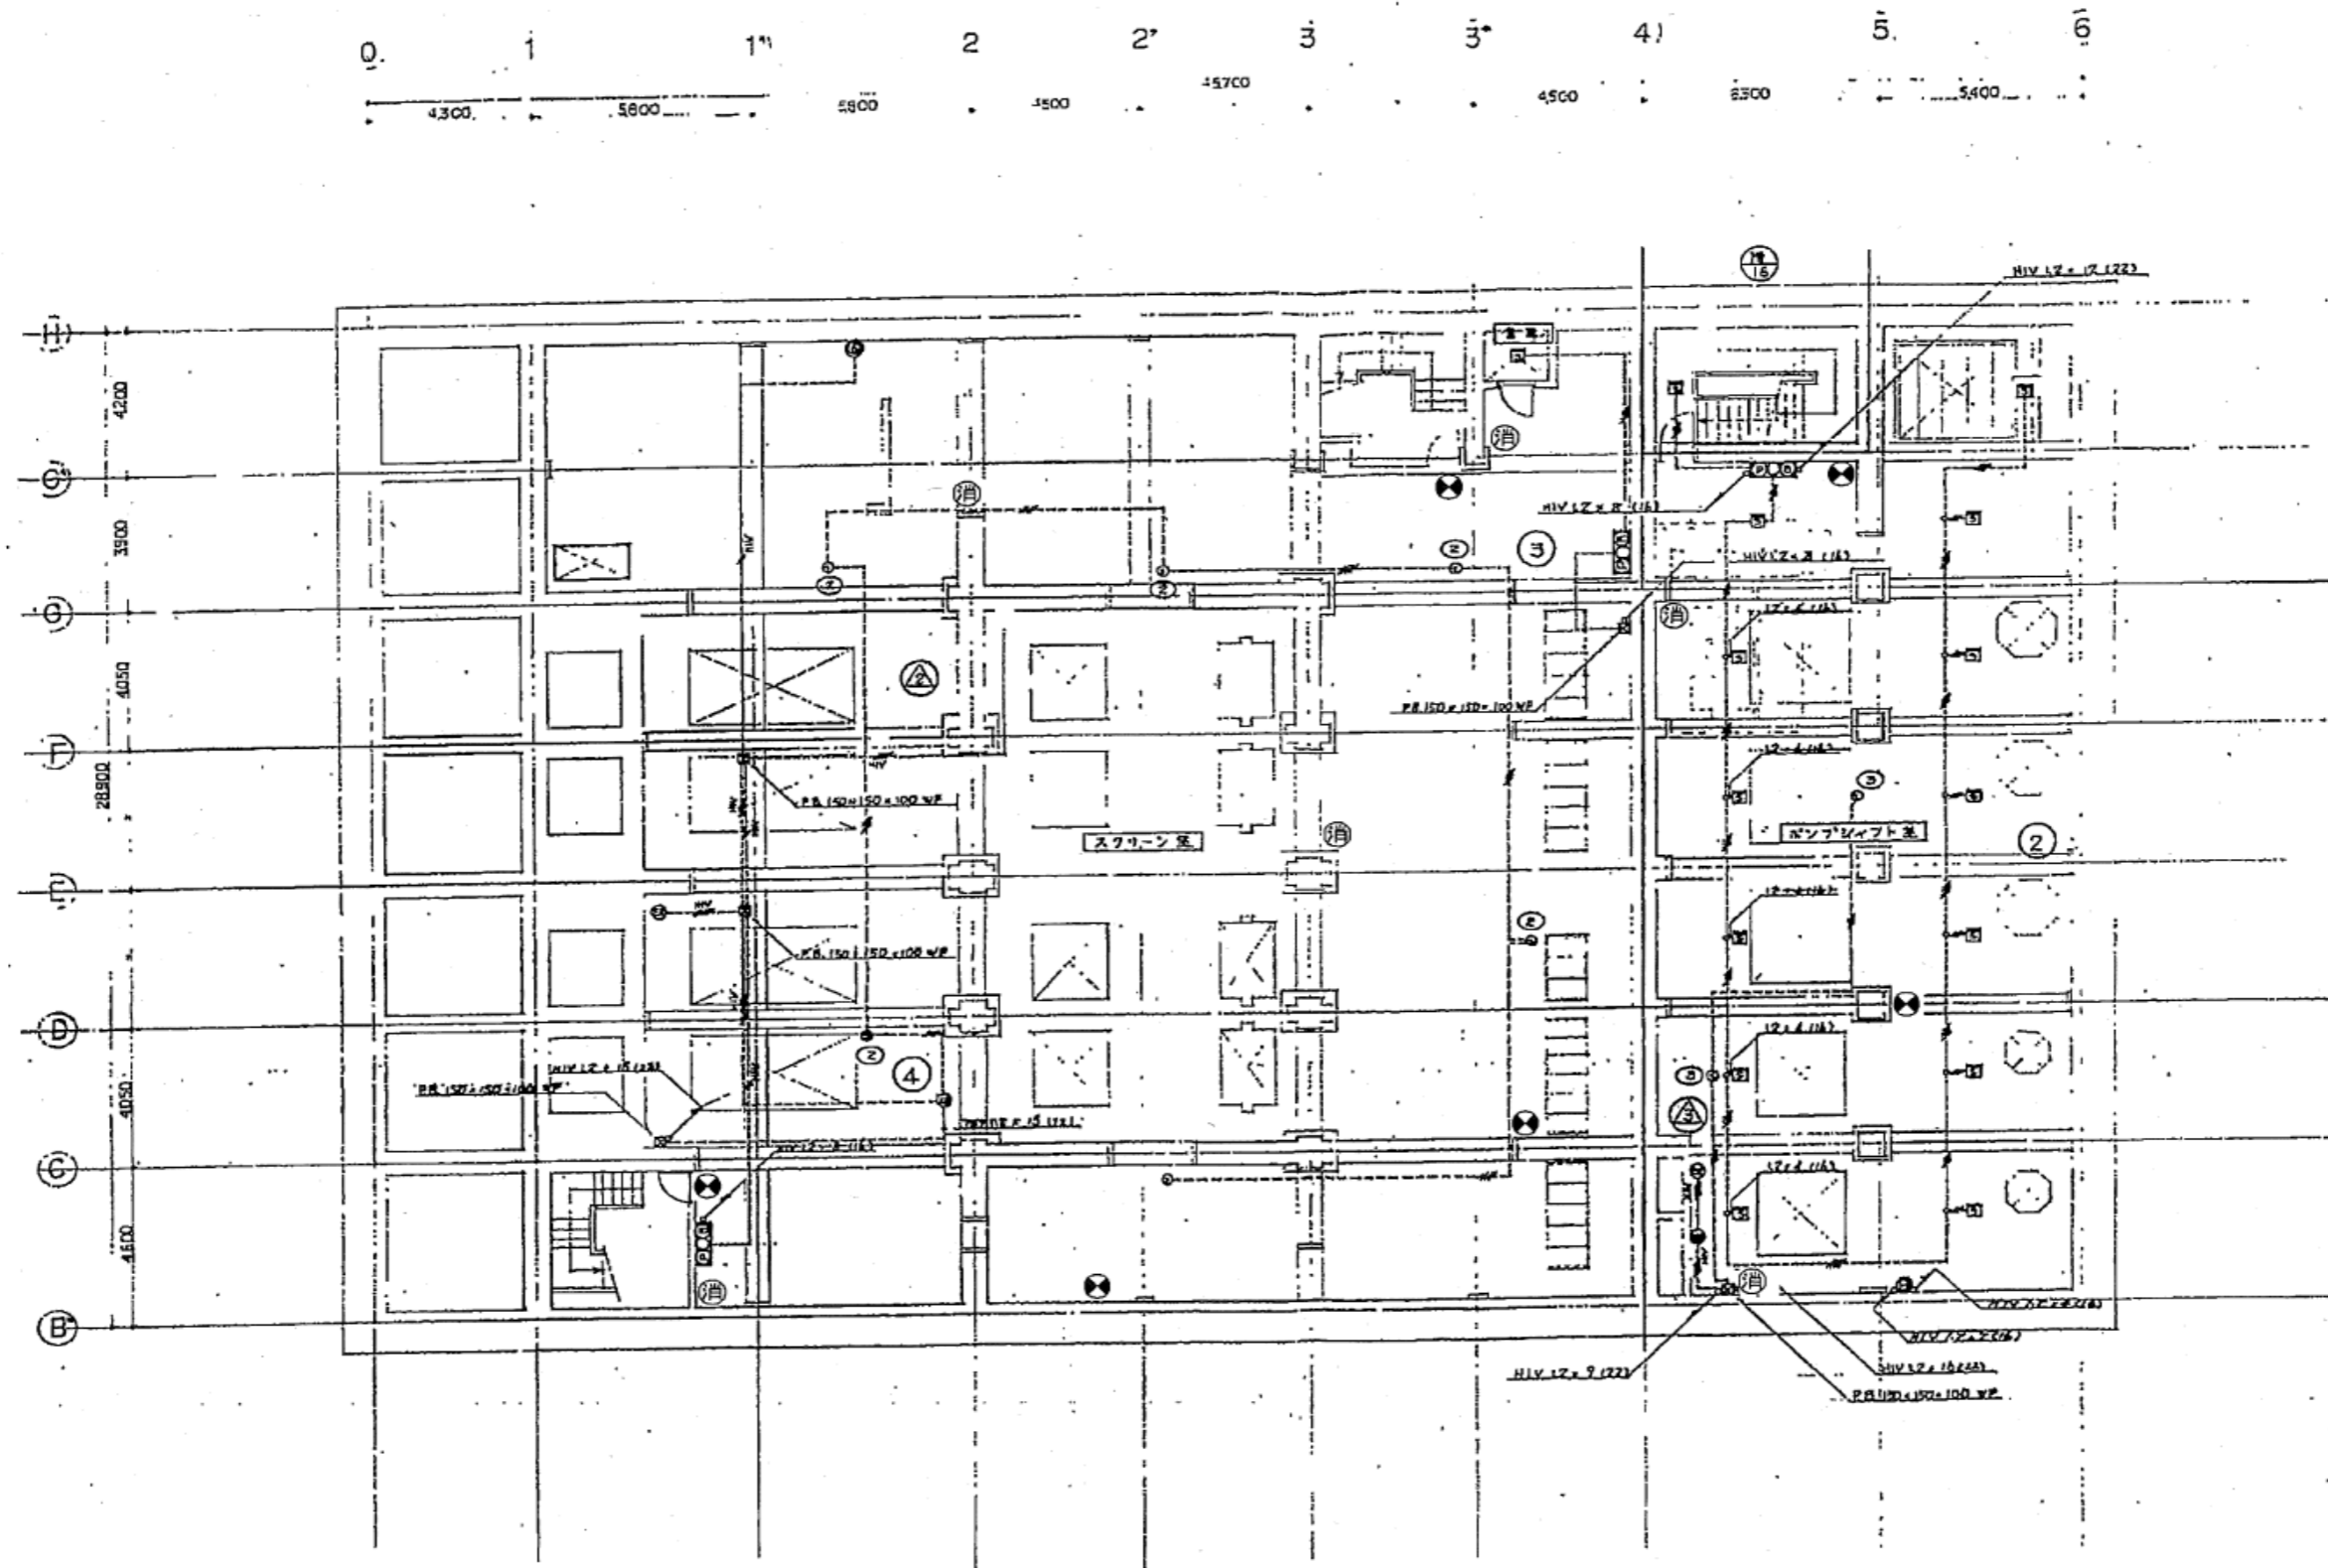


業 務 名	令和6年度 三下北委 第9号 北部浄化センターほか防災設備点検業務		
履 行 場 所	三重郡川越町亀崎新田地内ほか3カ所		
図 面 の 種 類	SP棟地下3階自動火災報知設備図		
縮 尺	NONE	図面番号	8
事 業 所 名	北部浄化センター		

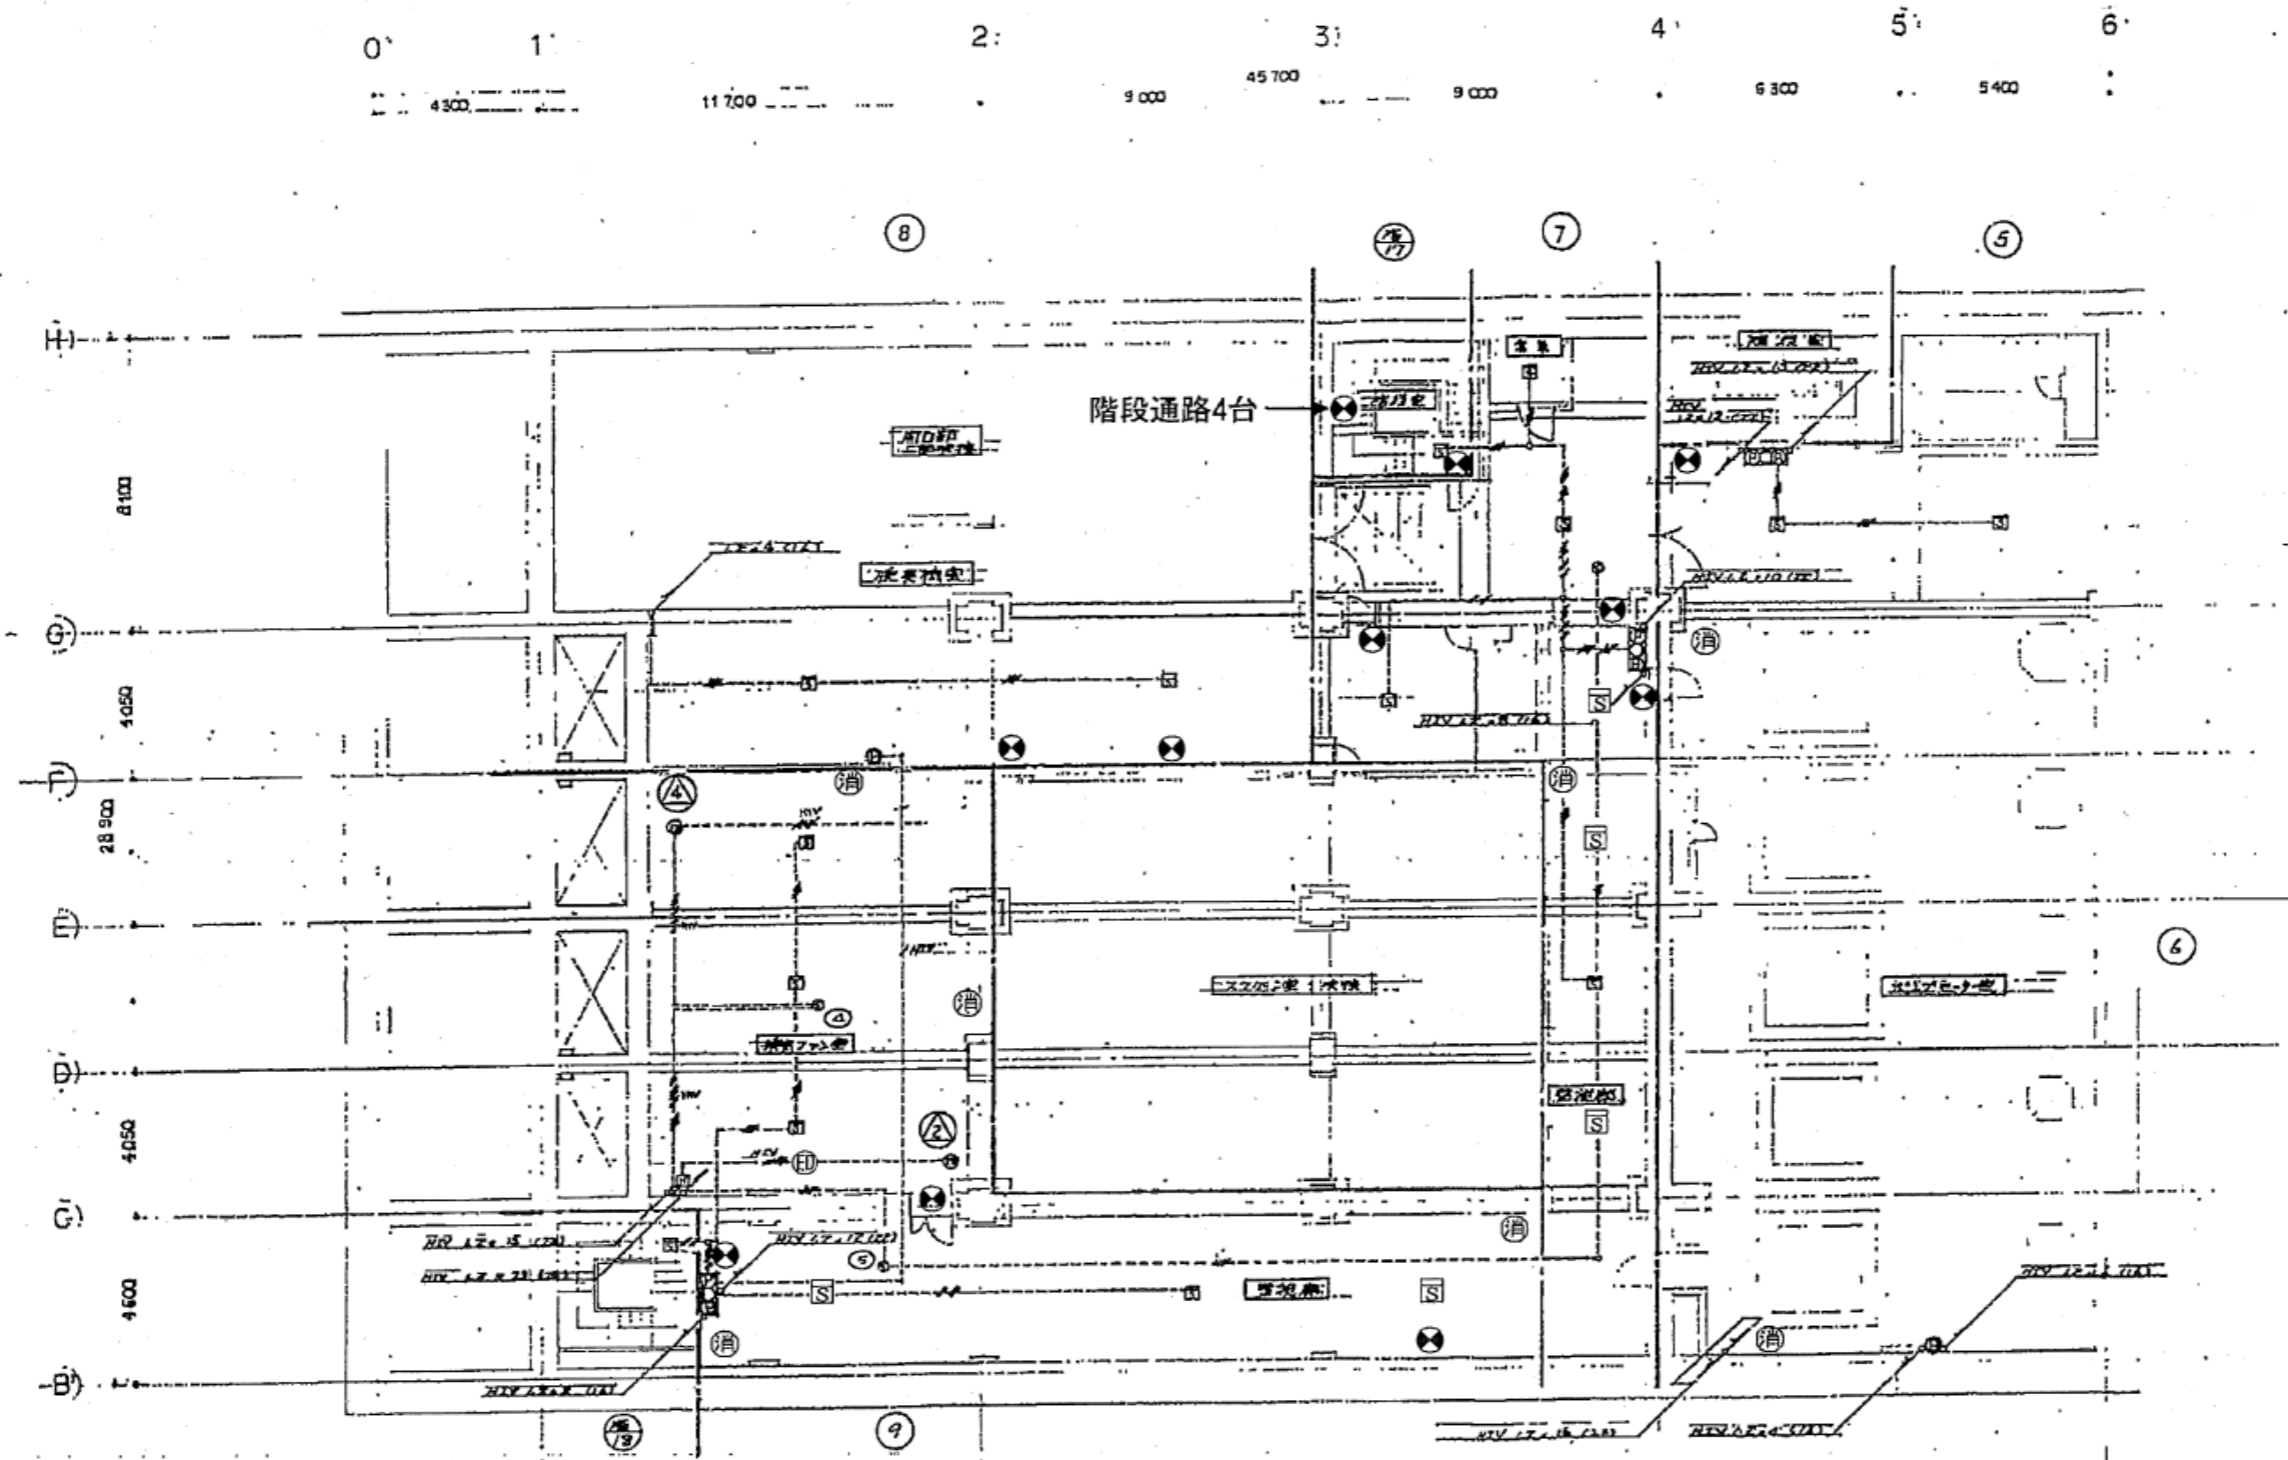





業務名	令和6年度 三下北委 第9号 北部浄化センターほか防災設備点検業務		
履行場所	三重郡川越町亀崎新田地内ほか3カ所		
図面の種類	SP棟地下2階自動火災報知設備図		
縮尺	NONE	図面番号	9
事業所名	北部浄化センター		

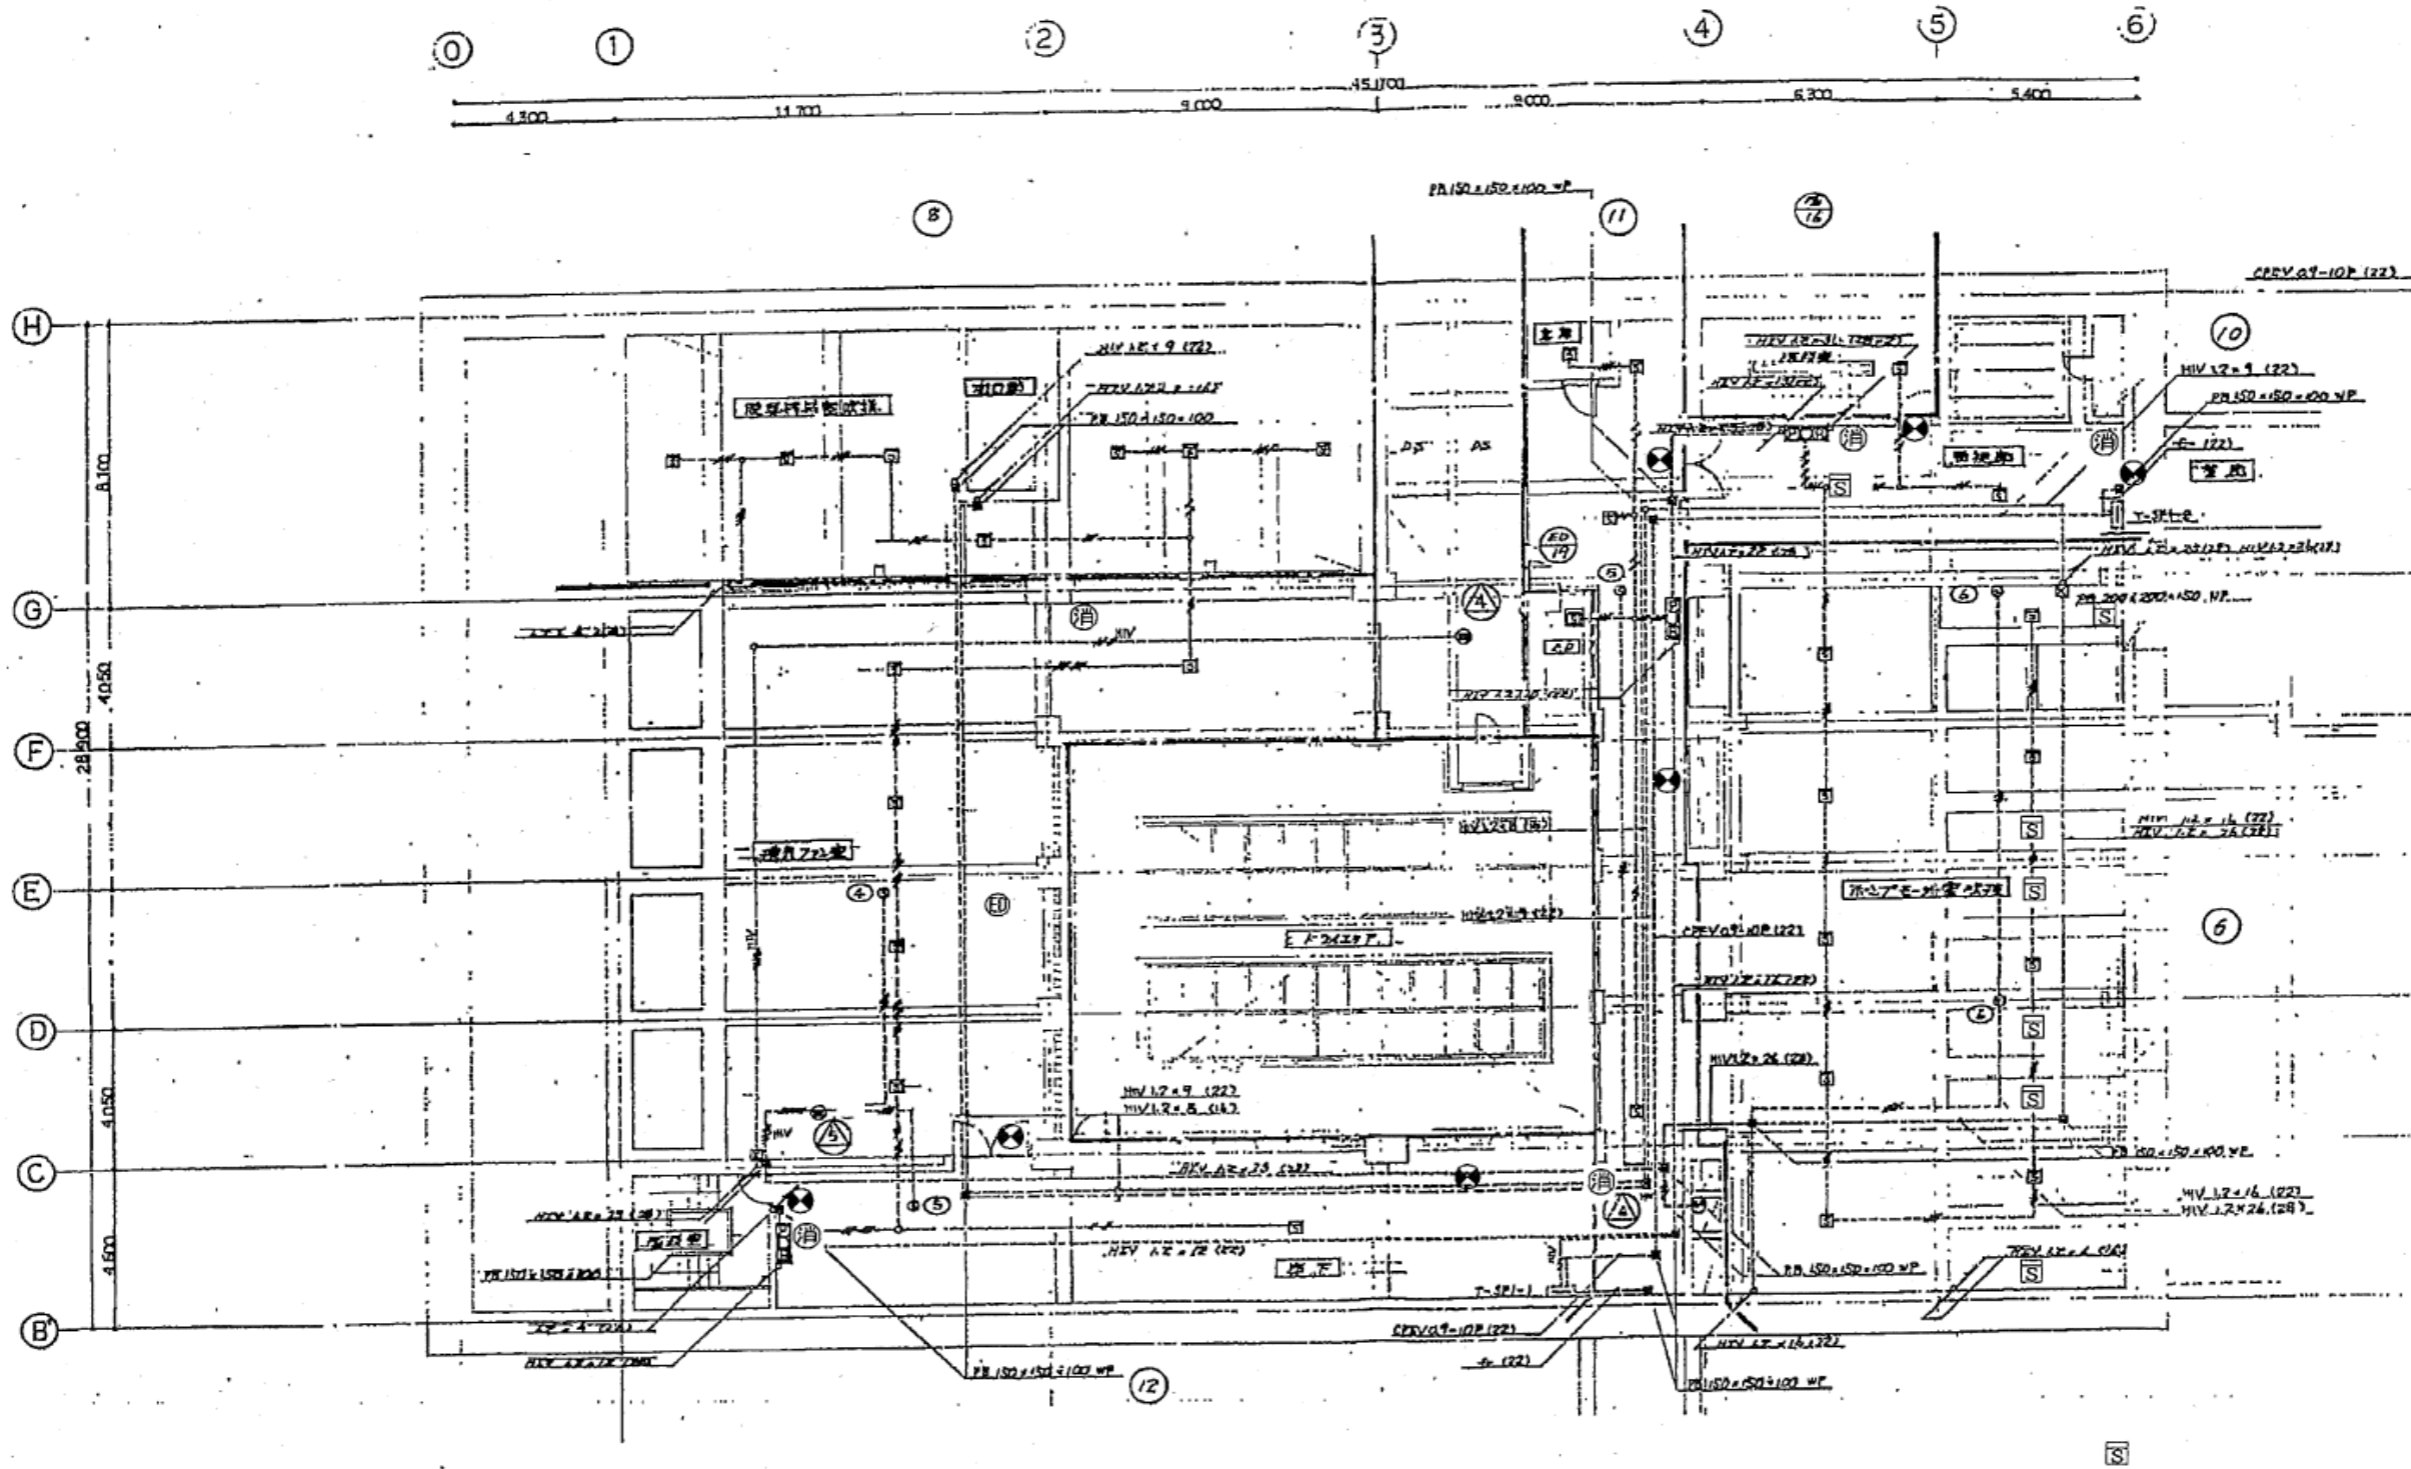



業務名	令和6年度 三下北委 第9号 北部浄化センターほか防災設備点検業務		
履行場所	三重郡川越町亀崎新田地内ほか3カ所		
図面の種類	S.P.棟地下1階自動火災報知設備図		
縮尺	NONE	図面番号	10
事業所名	北部浄化センター		

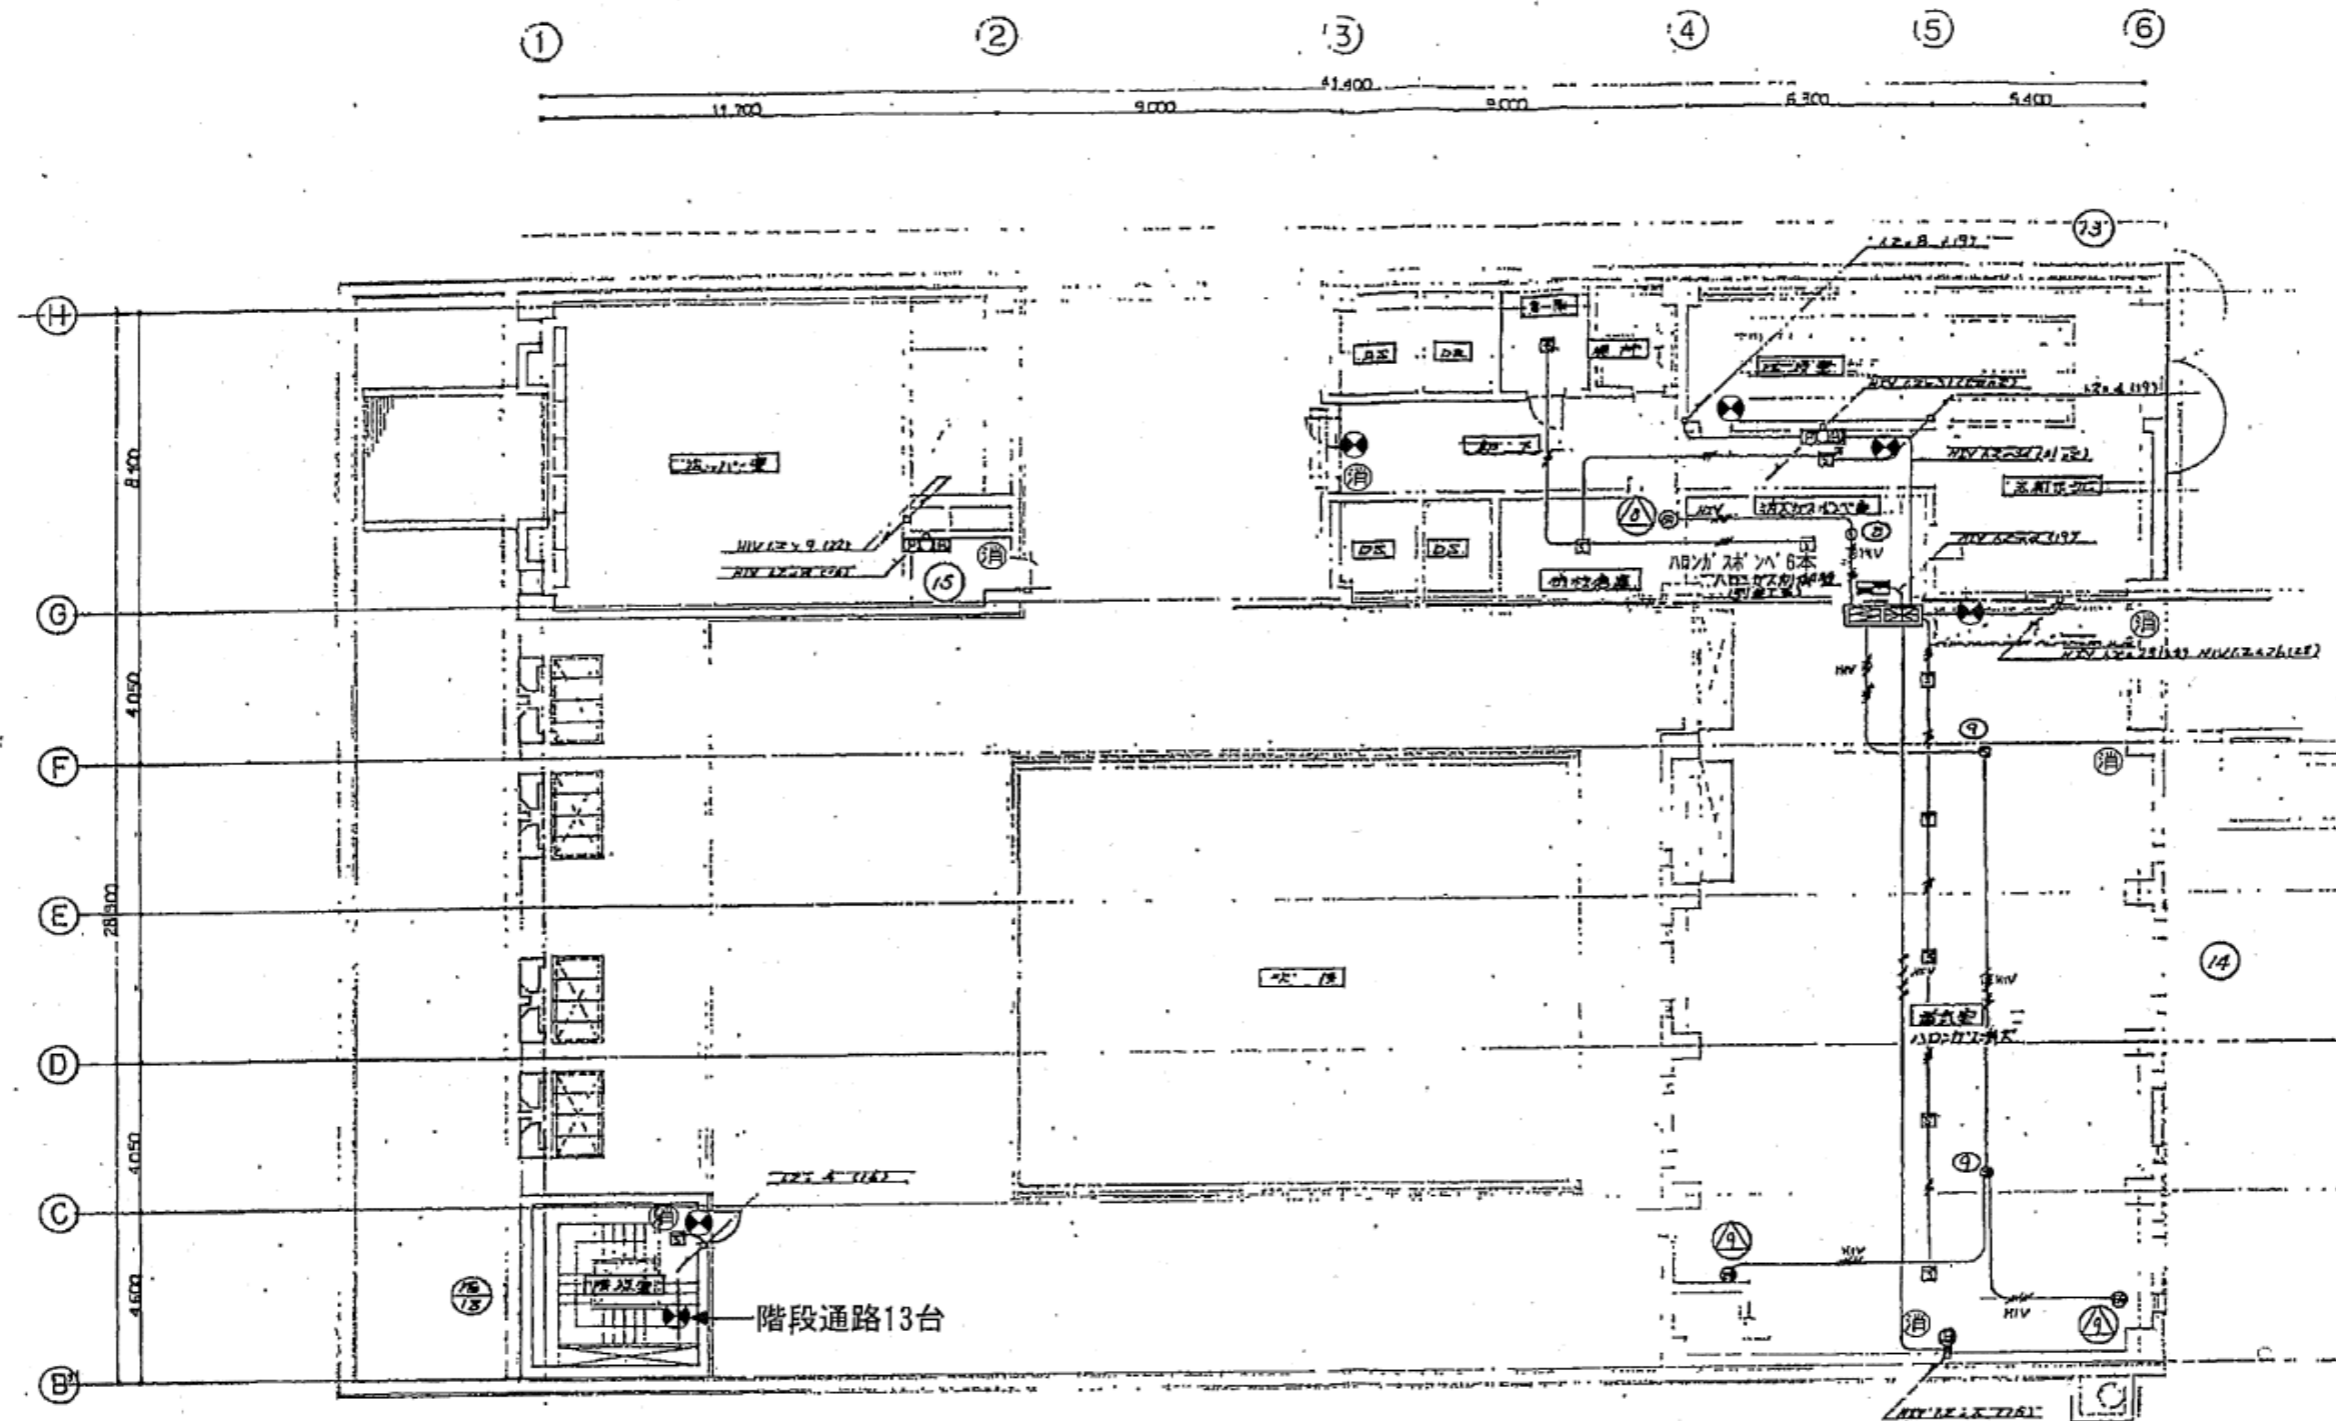


業務名	令和6年度 三下北委 第9号 北部浄化センターほか防災設備点検業務		
履行場所	三重郡川越町亀崎新田地内ほか3カ所		
図面の種類	SP棟1階自動火災報知設備図		
縮尺	NONE	図面番号	11
事業所名	北部浄化センター		

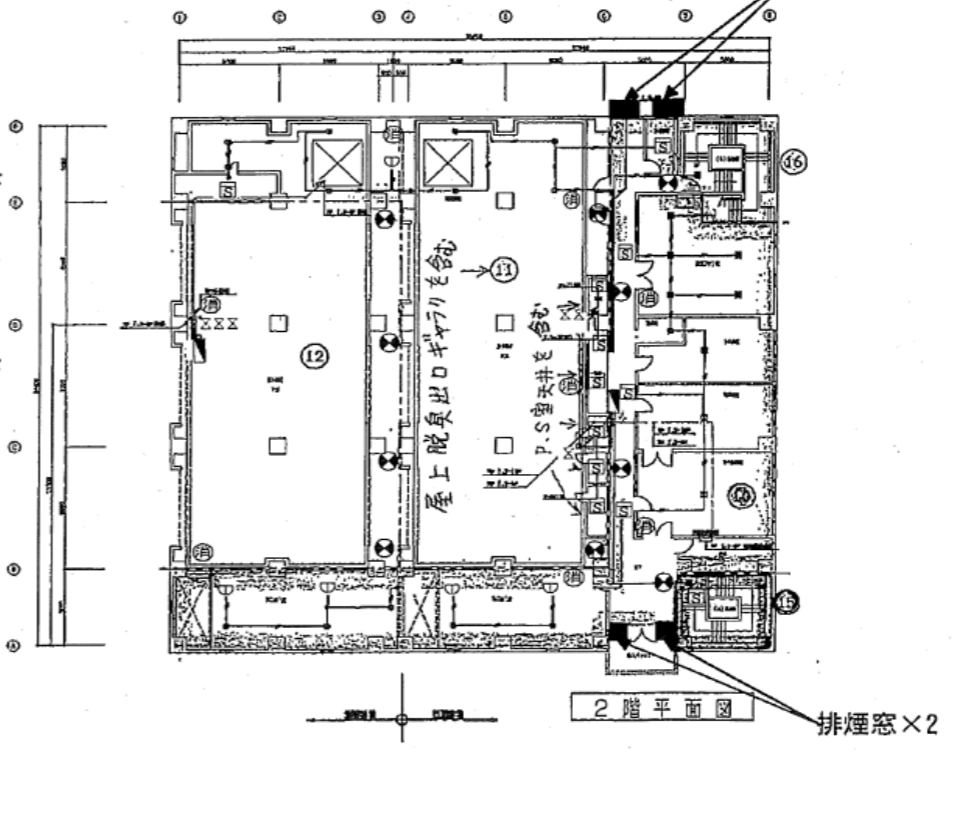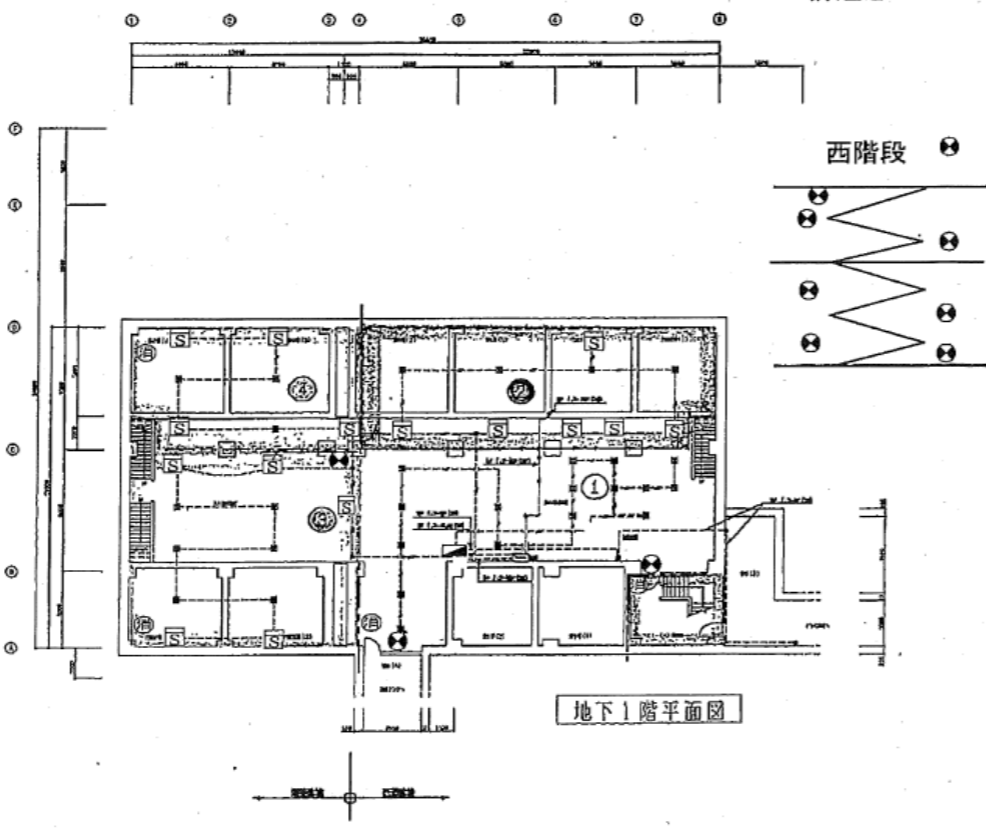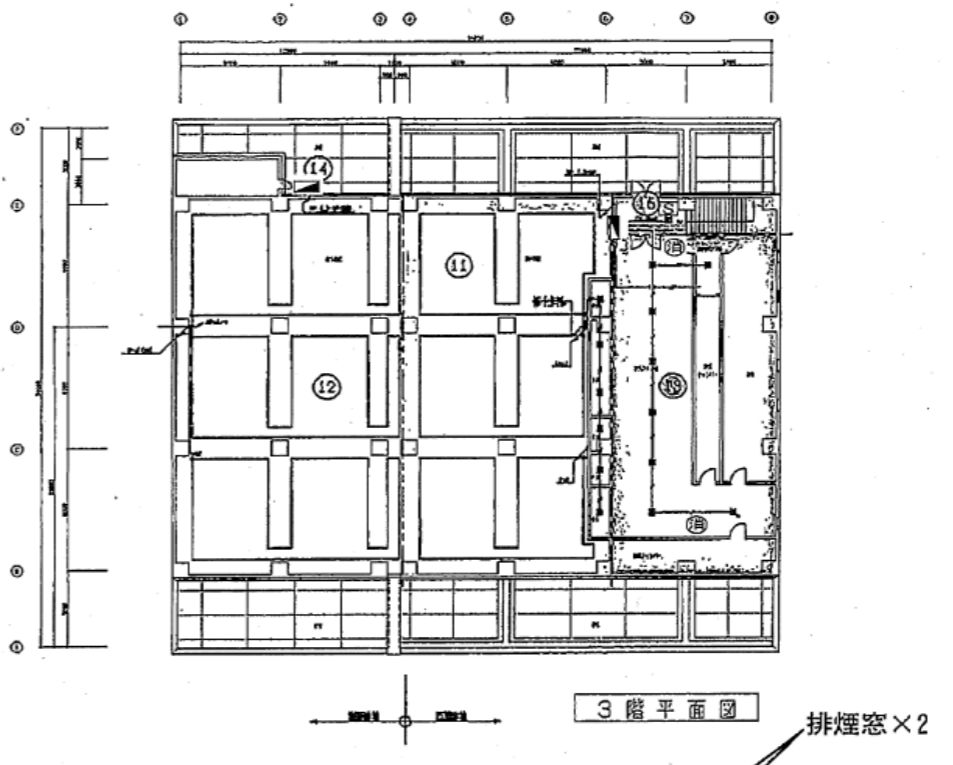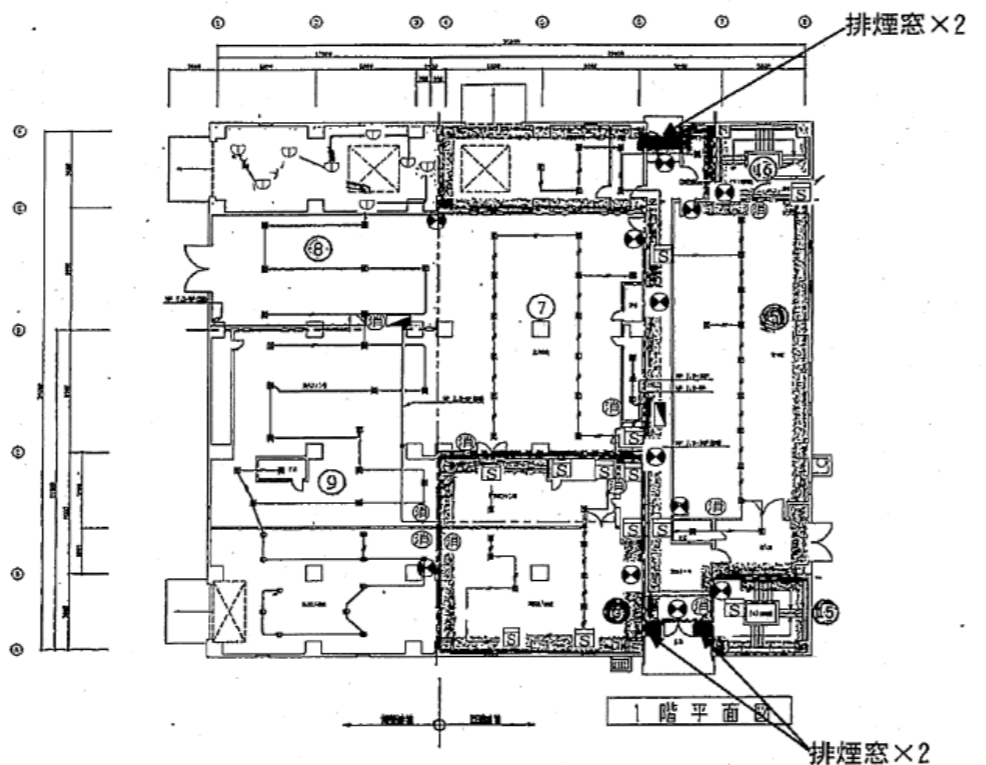


⑳ 濃縮タテ線

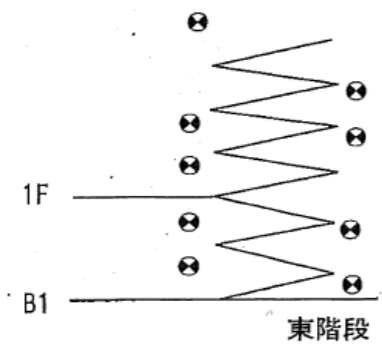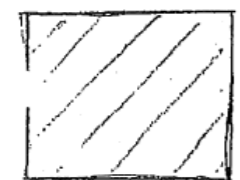


業務名	令和6年度 三下北委 第9号 北部浄化センターほか防災設備点検業務		
履行場所	三重郡川越町亀崎新田地内ほか3カ所		
図面の種類	脱水機棟自動火災報知設備図		
縮尺	NONE	図面番号	13
事業所名	北部浄化センター		

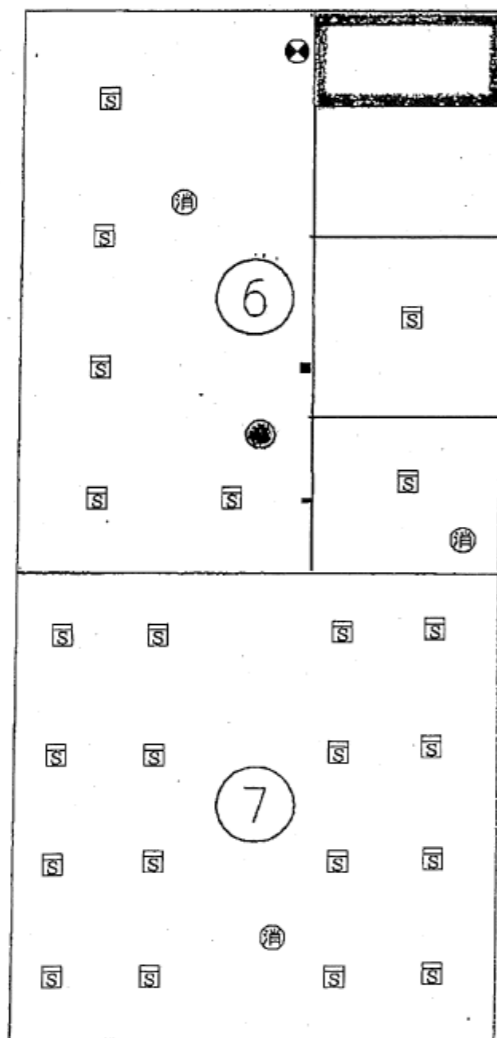


地階平面図

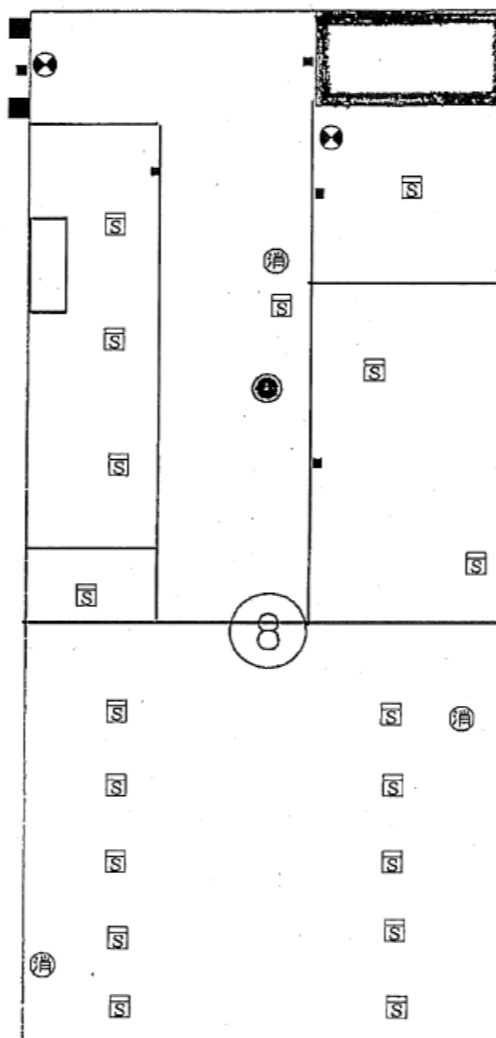

1階平面図

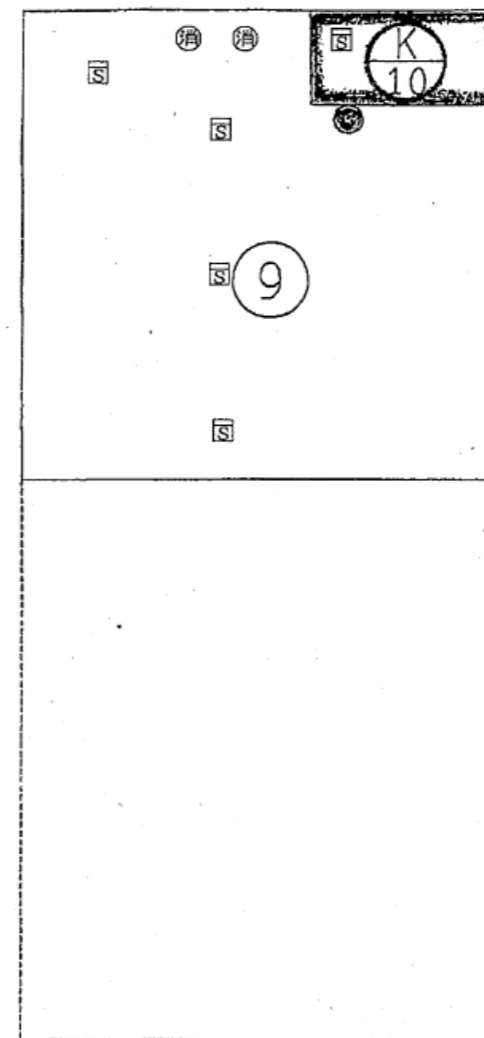


2階平面図



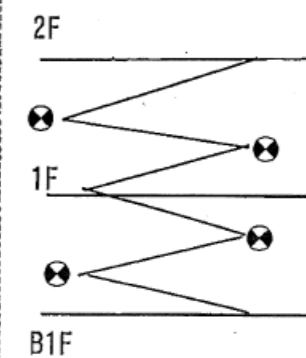


● 発信機 □ 感知器 ○ 消火器 ■ 排煙


業務名	令和6年度 三下北委 第9号 北部浄化センターほか防災設備点検業務		
履行場所	三重郡川越町亀崎新田地内ほか3カ所		
図面の種類	送風機棟自動火災報知設備図		
縮尺	NONE	図面番号	14
事業所名	北部浄化センター		

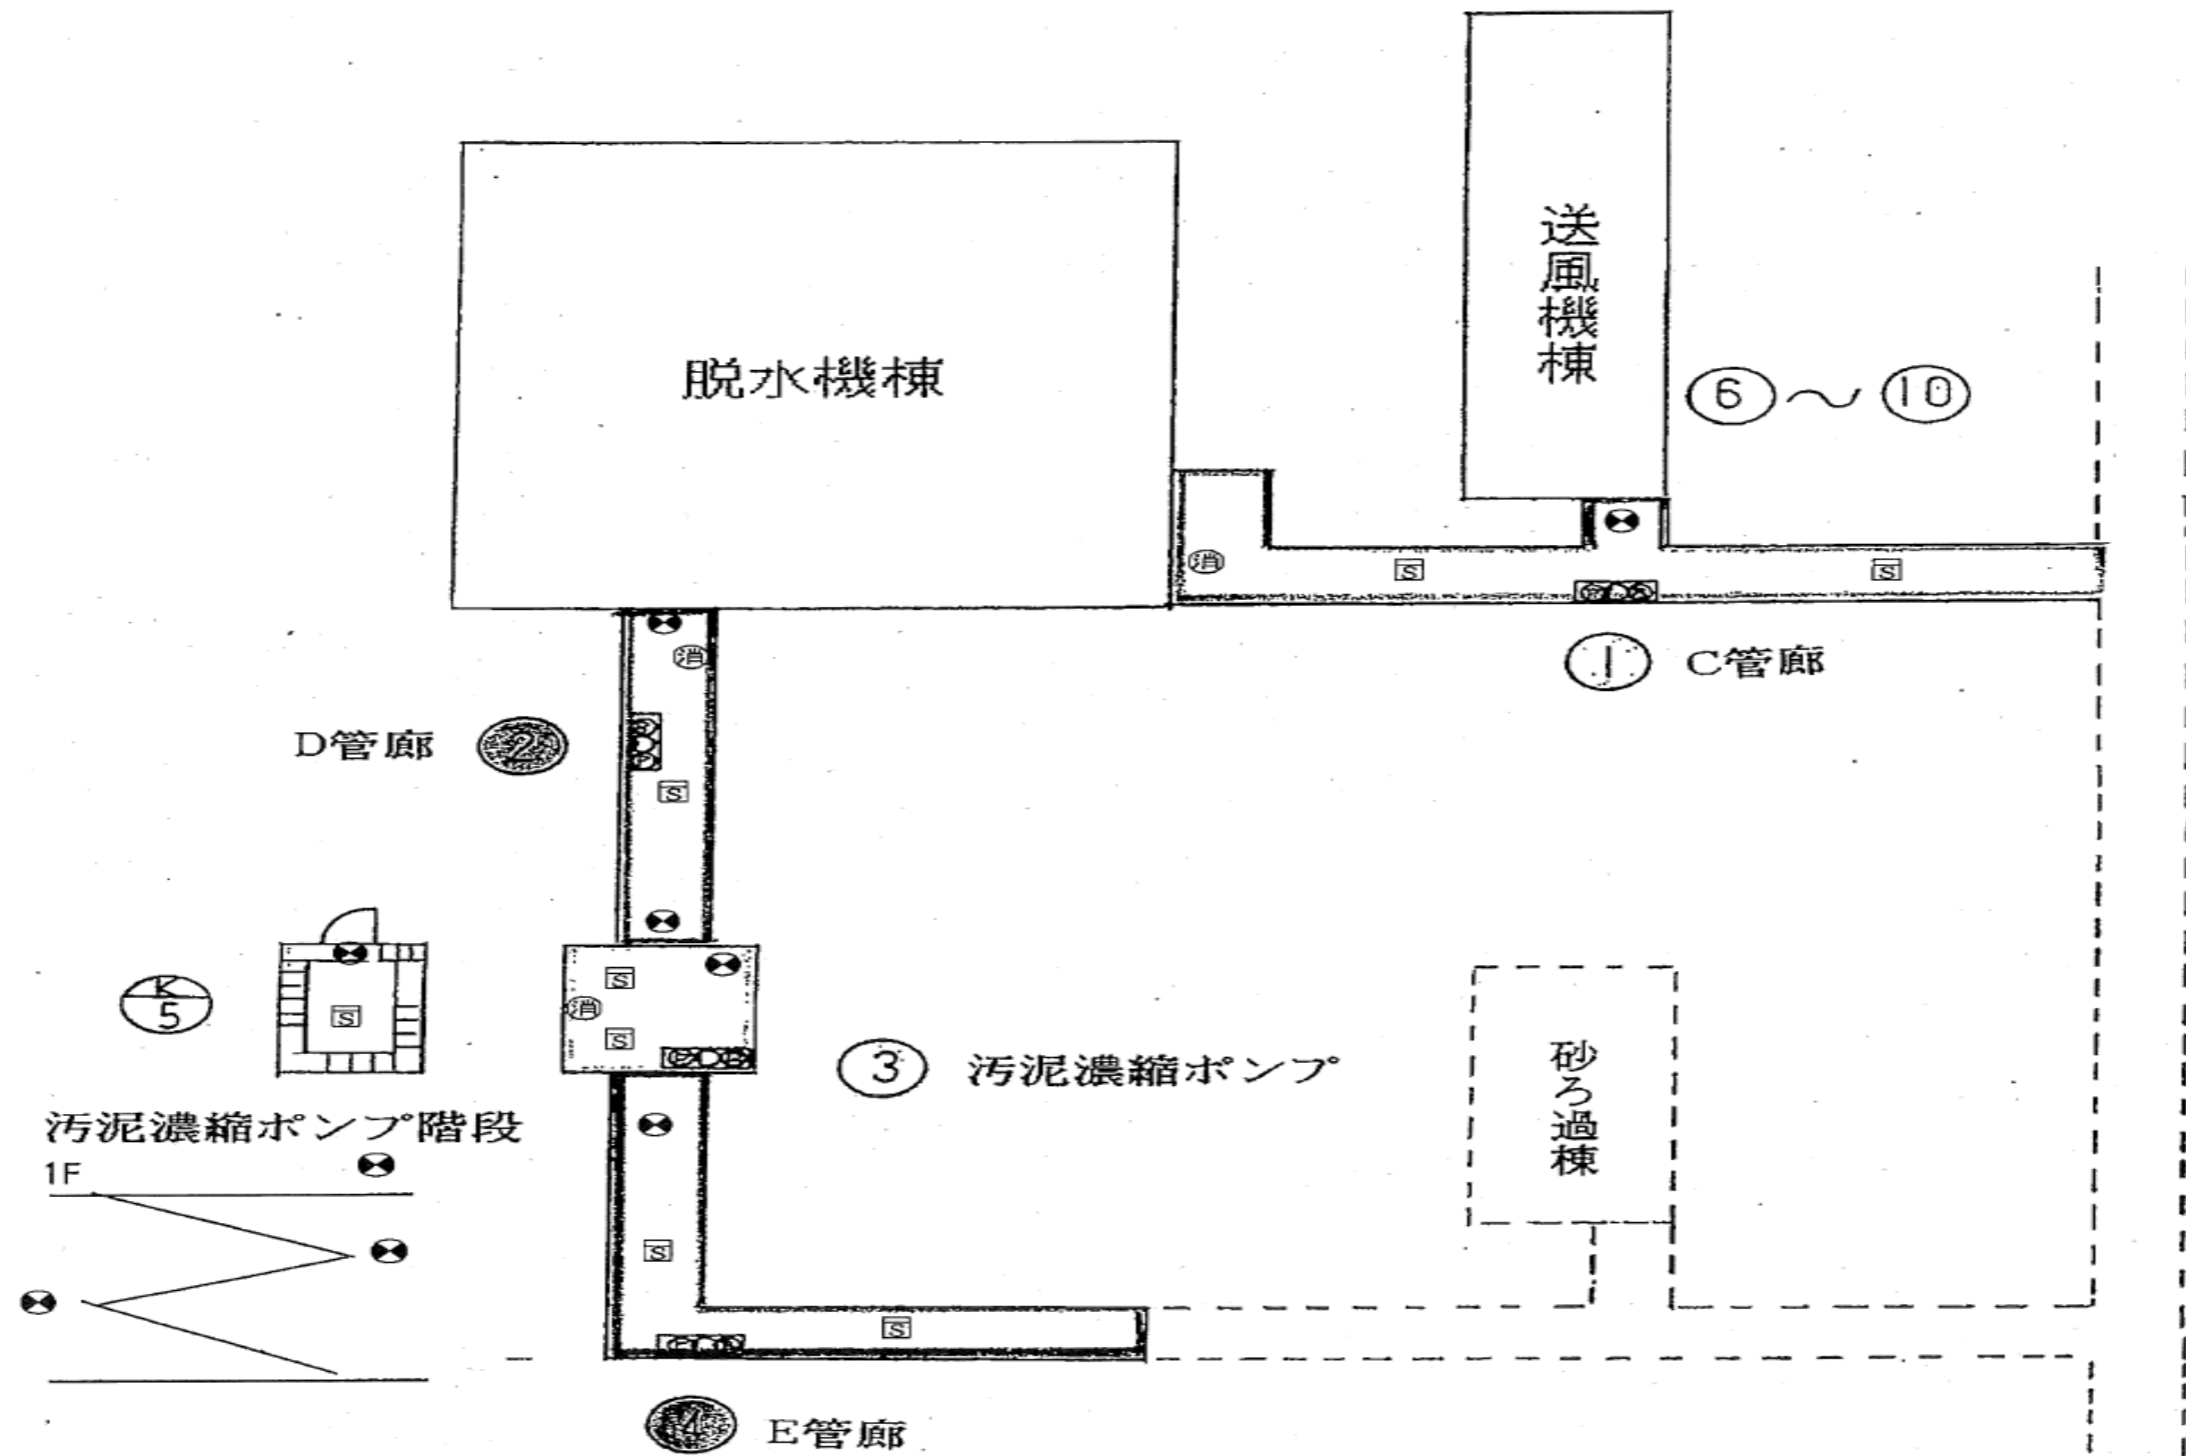


業務名	令和6年度 三下北委 第9号 北部浄化センターほか防災設備点検業務		
履行場所	三重郡川越町亀崎新田地内ほか3カ所		
図面の種類	地下管廊自動火災報知設備図		
縮尺	NONE	図面番号	15
事業所名	北部浄化センター		

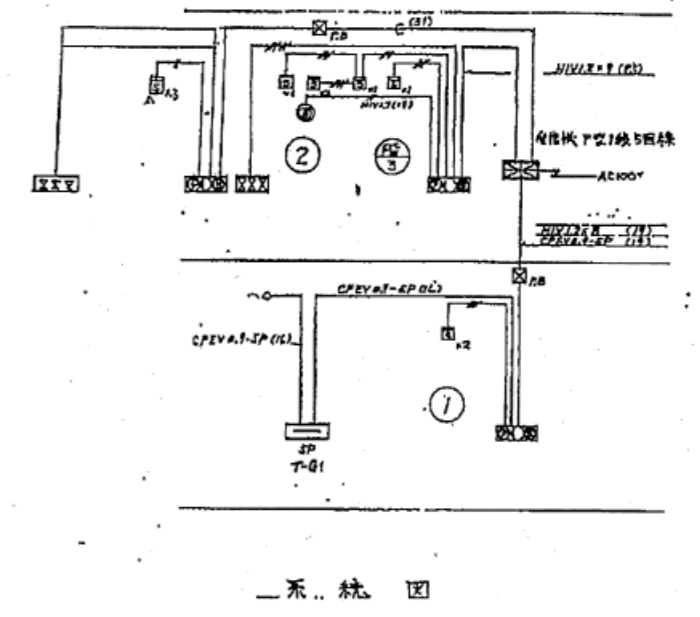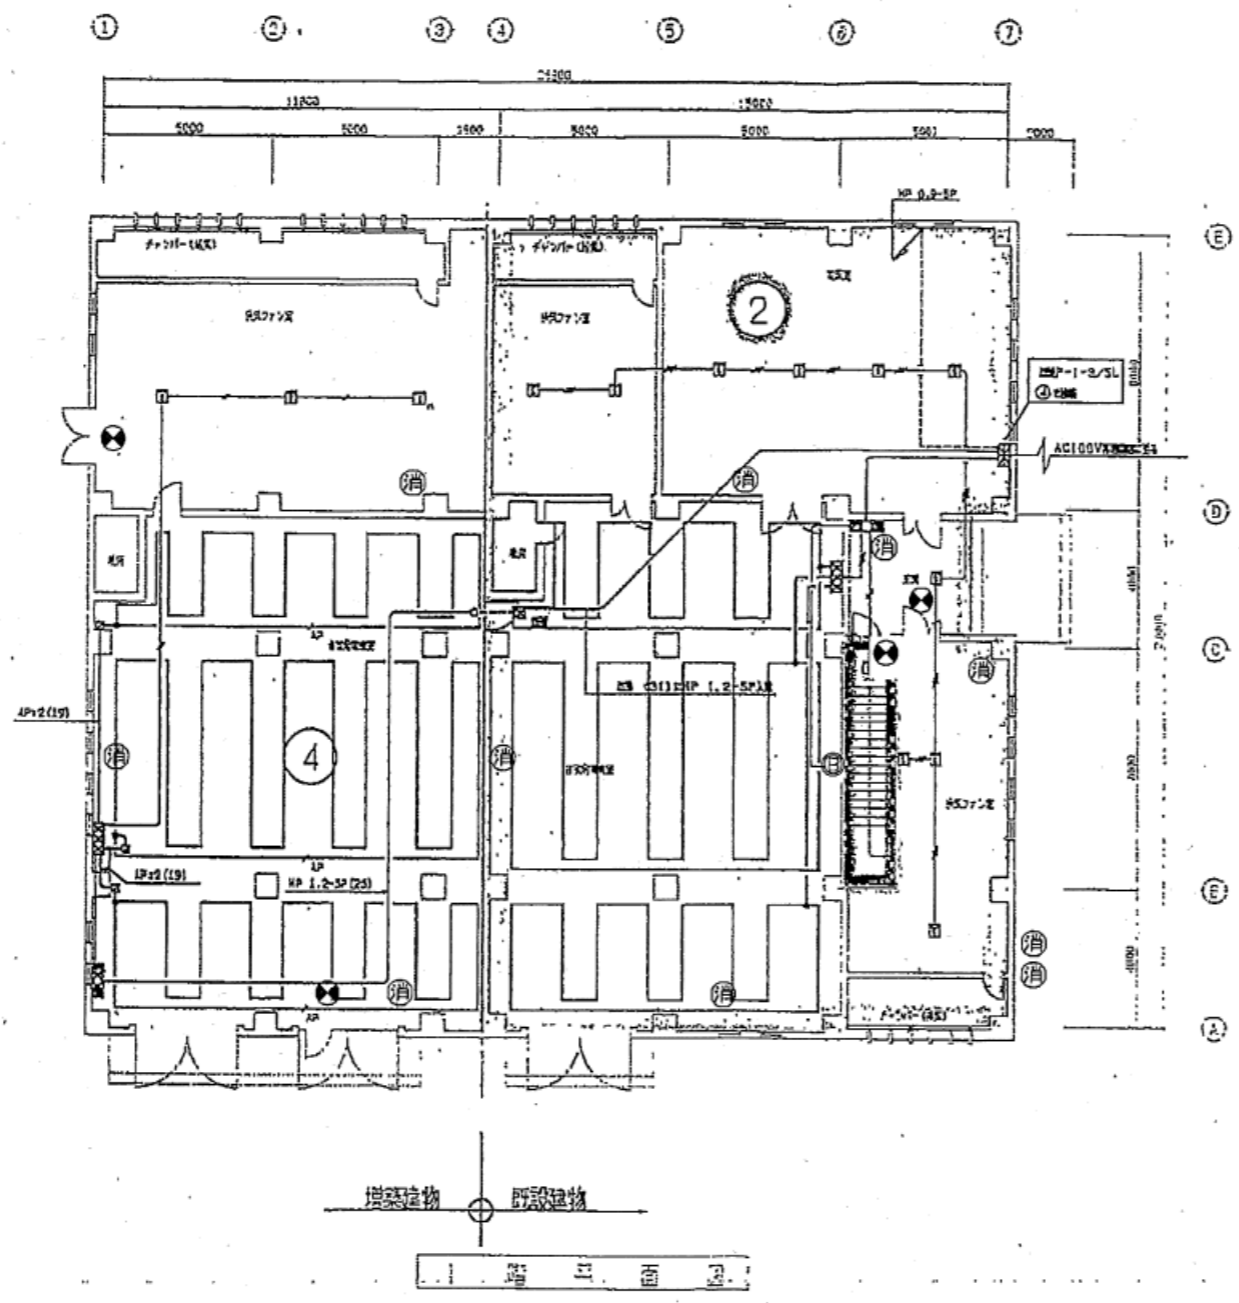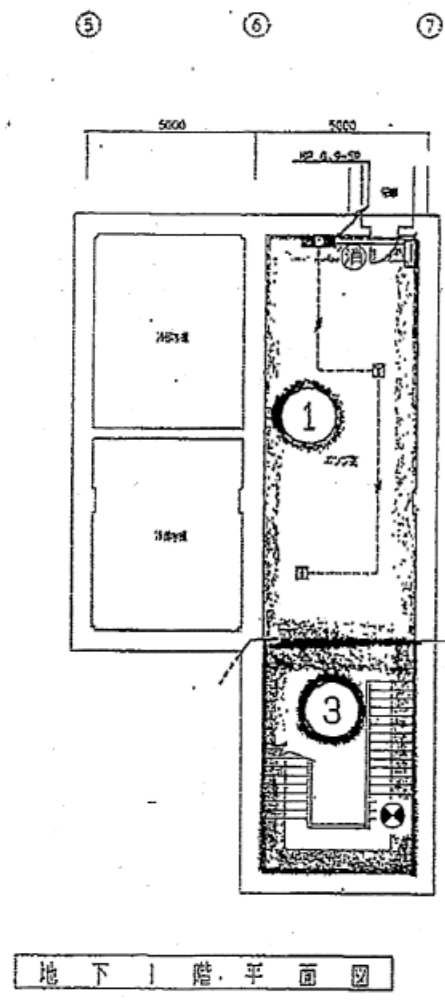


業務名	令和6年度 三下北委 第9号 北部浄化センターほか防災設備点検業務		
履行場所	三重郡川越町亀崎新田地内ほか3カ所		
図面の種類	自家発電機棟自動火災報知設備図		
縮尺	NONE	図面番号	16
事業所名	北部浄化センター		

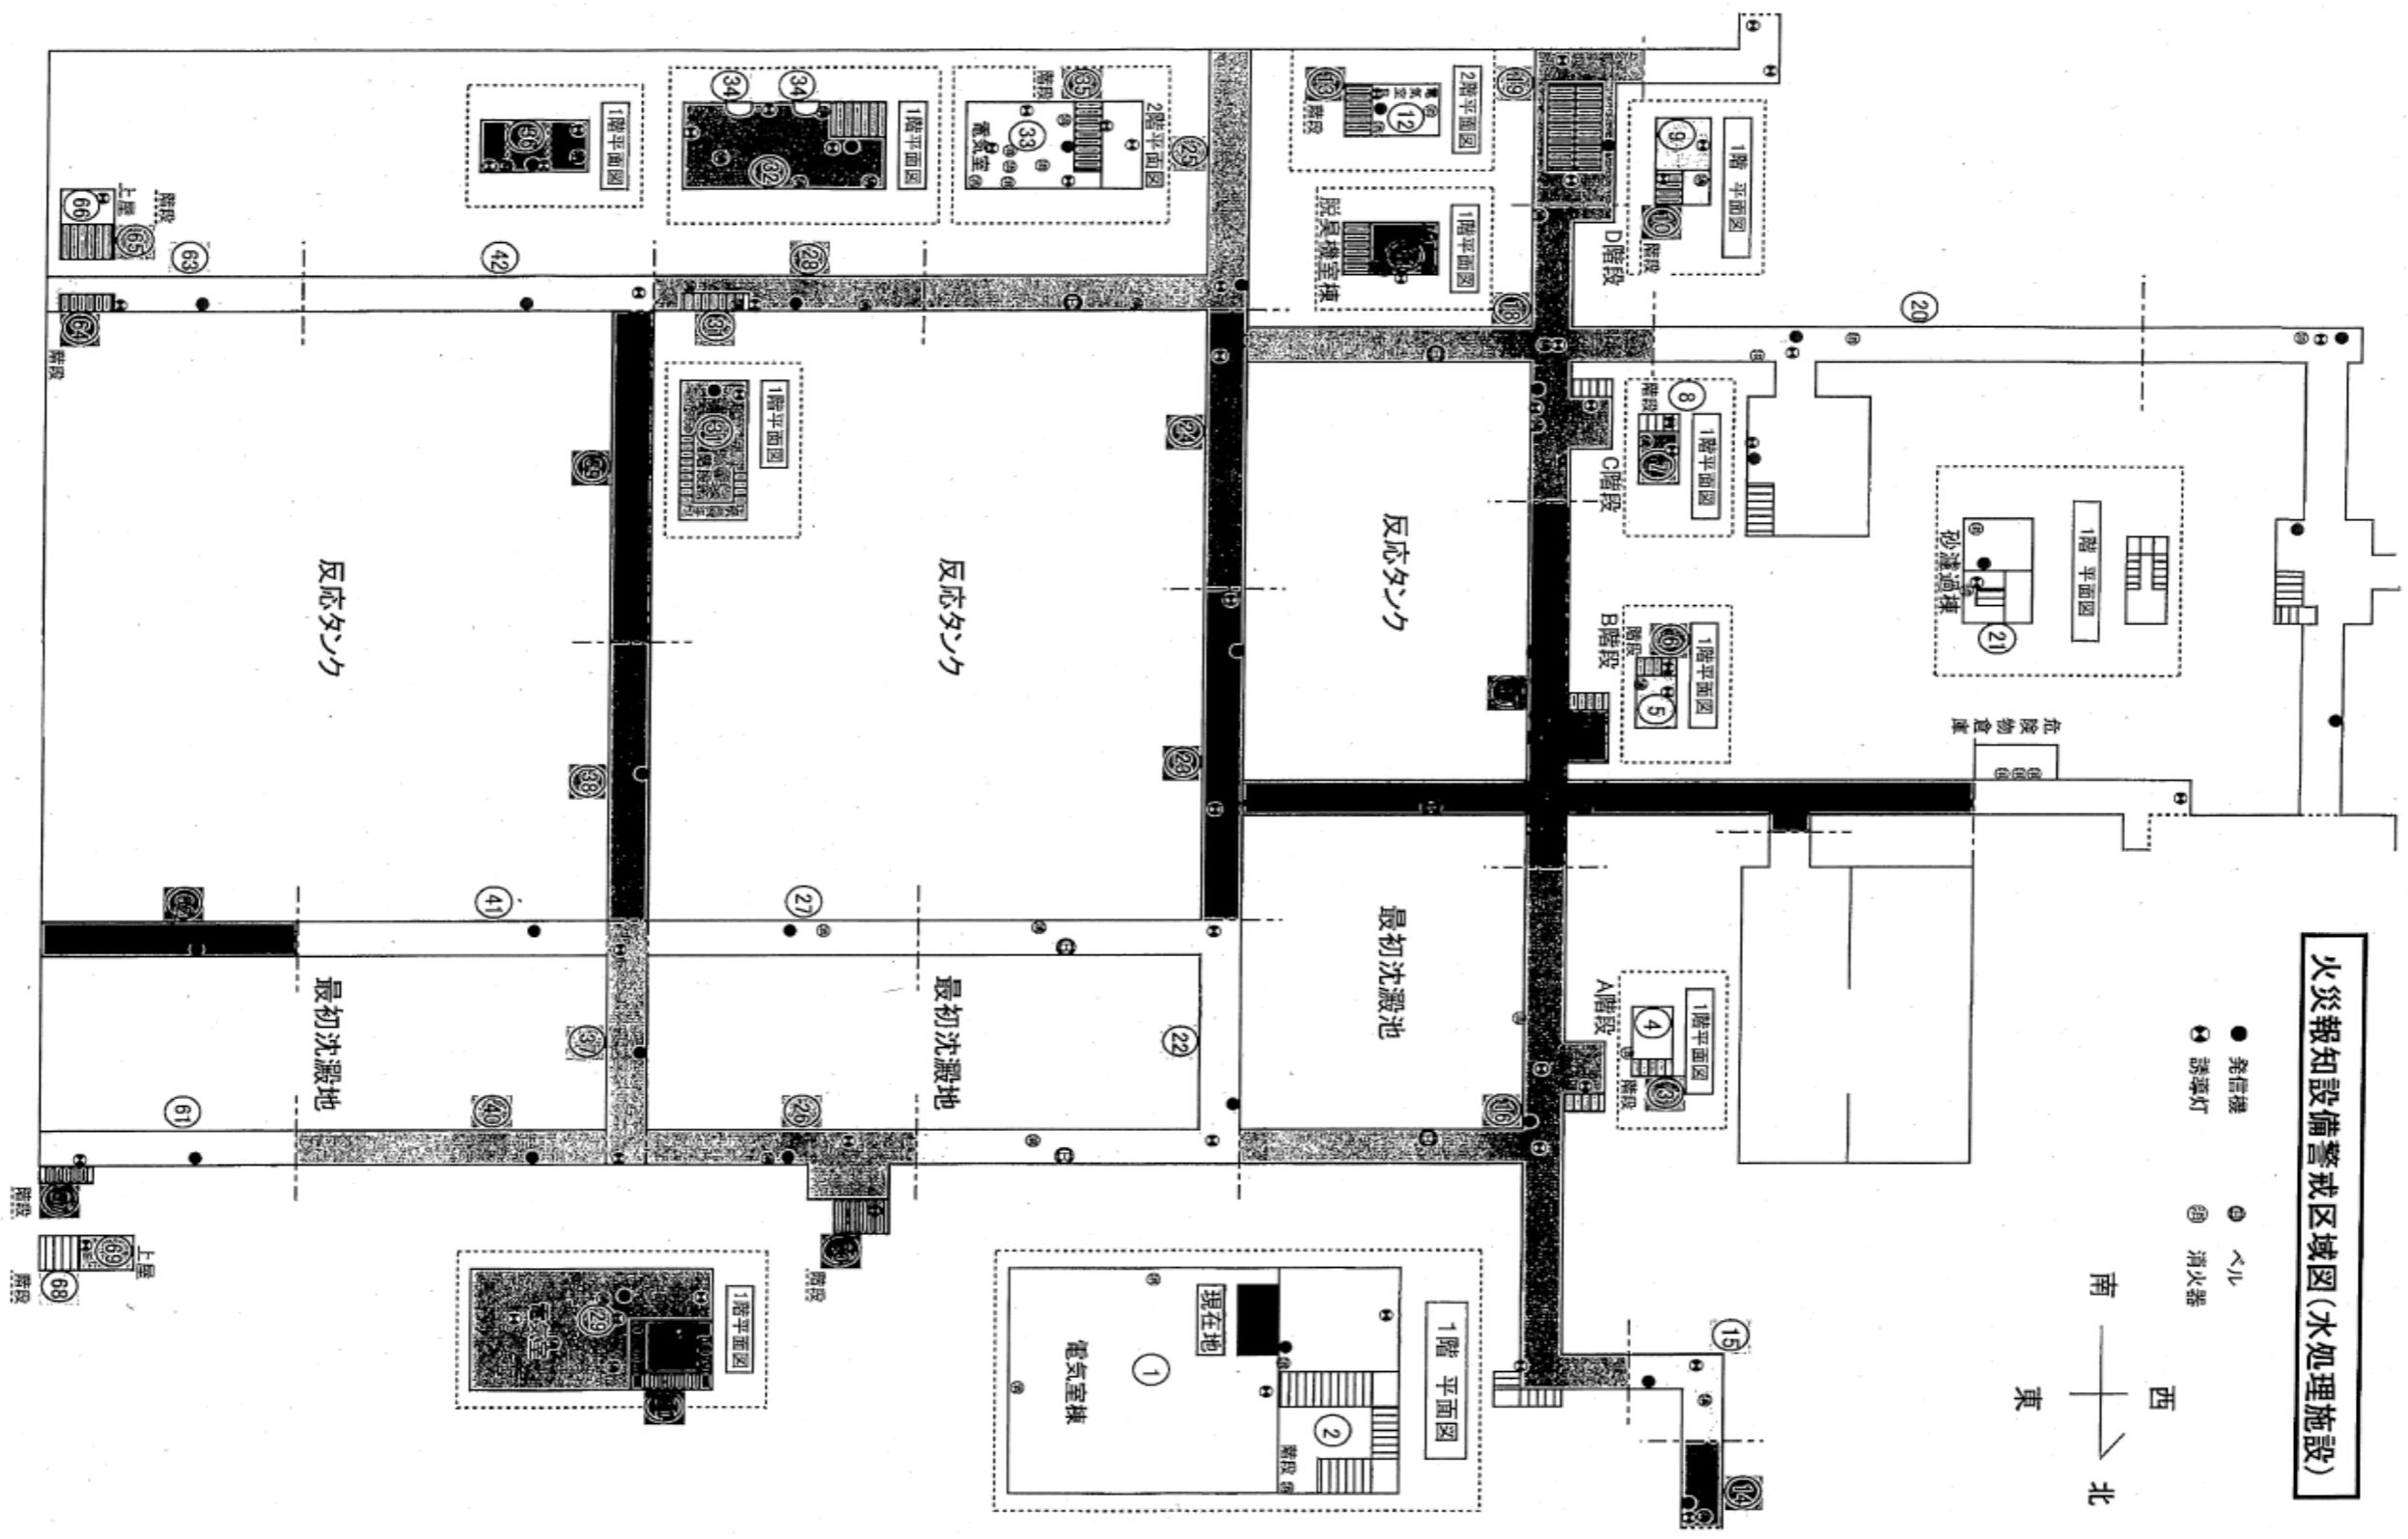

業務名	令和6年度 三下北委 第9号 北部浄化センターほか防災設備点検業務		
履行場所	三重郡川越町亀崎新田地内ほか3カ所		
図面の種類	水処理施設(1) 自動火災報知設備図		
縮尺	NONE	図面番号	17
事業所名	北部浄化センター		

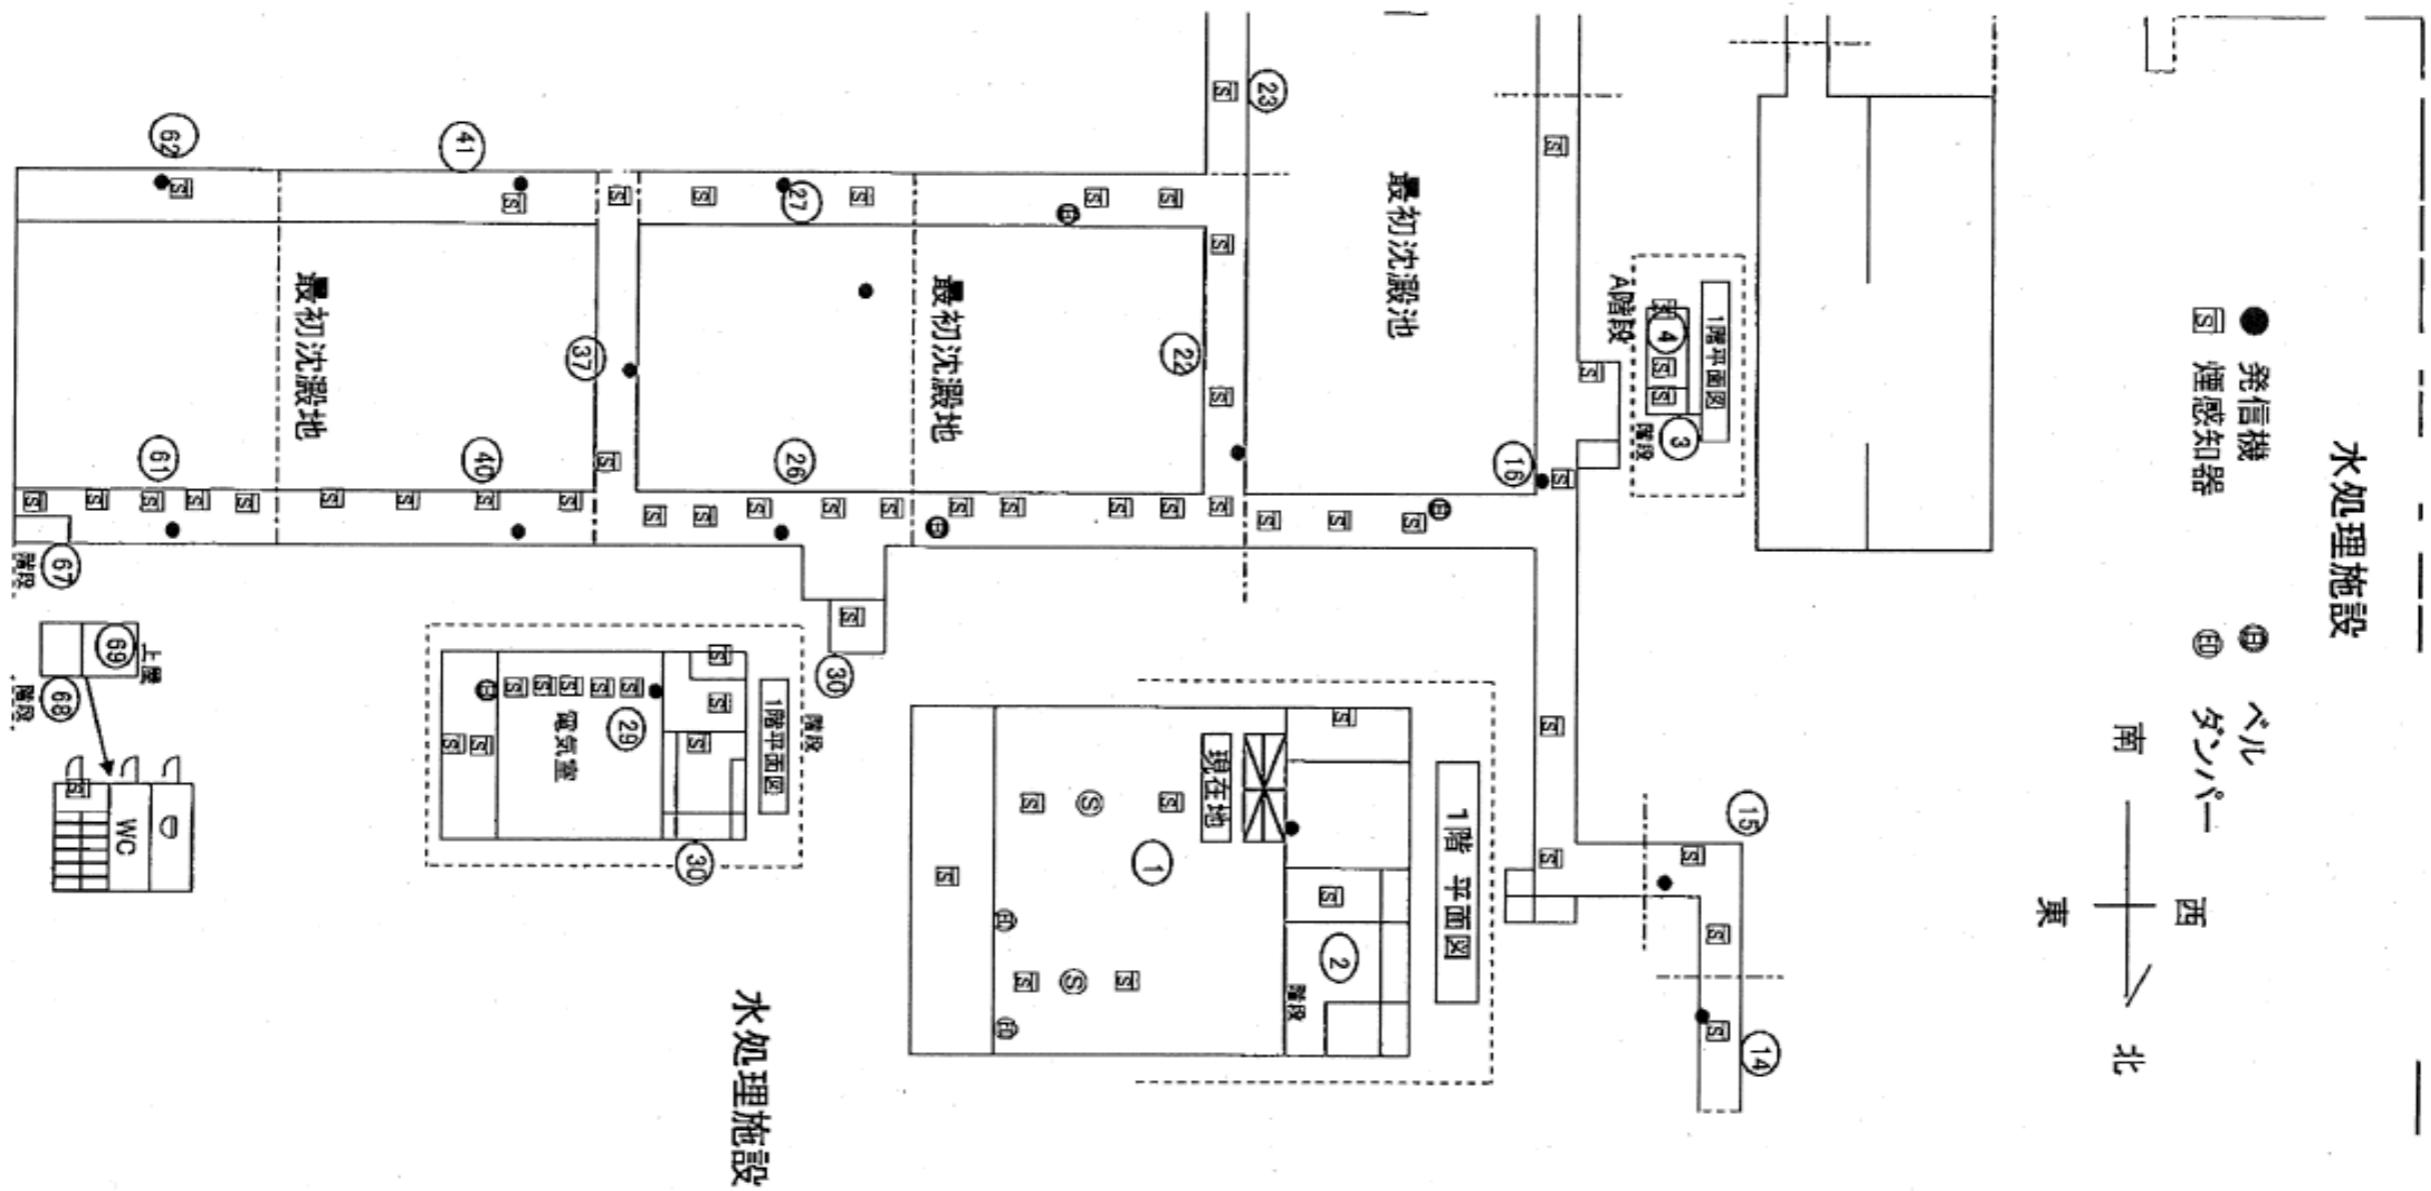


業務名	令和6年度 三下北委 第9号 北部浄化センターほか防災設備点検業務		
履行場所	三重郡川越町亀崎新田地内ほか3カ所		
図面の種類	水処理施設(2)自動火災報知設備図		
縮尺	NONE	図面番号	18
事業所名	北部浄化センター		

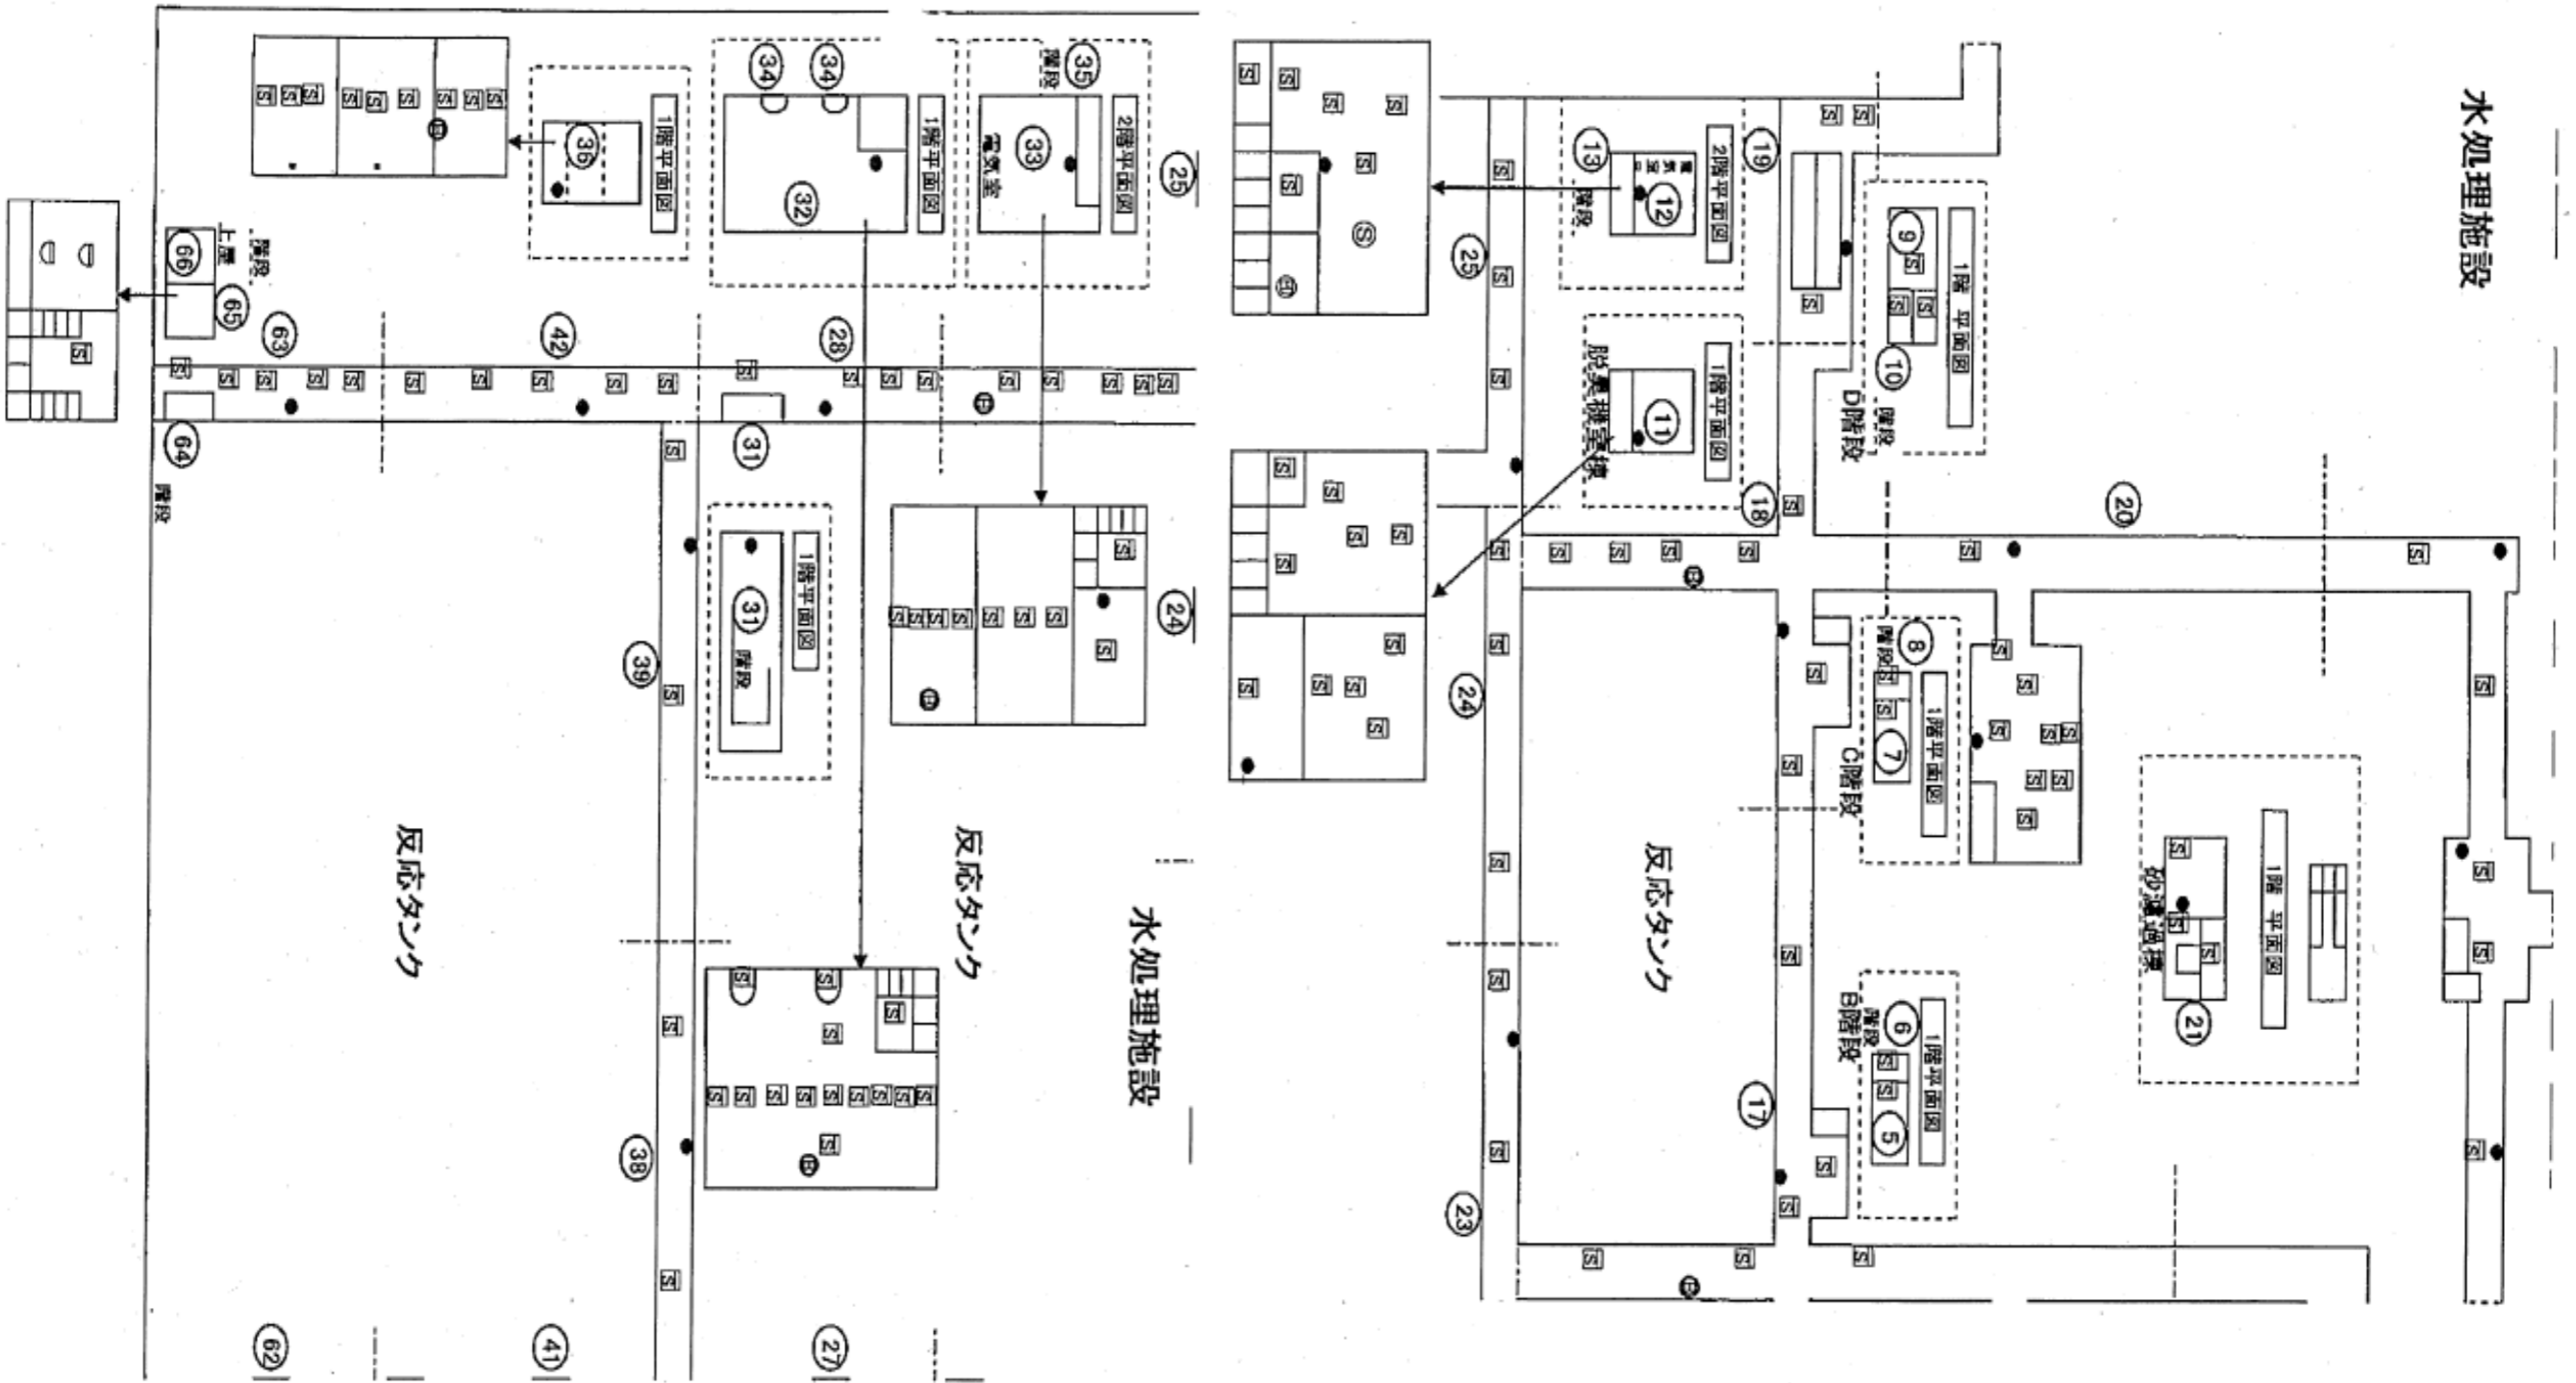


業務名	令和6年度 三下北委 第9号 北部浄化センターほか防災設備点検業務		
履行場所	三重郡川越町亀崎新田地内ほか3カ所		
図面の種類	水処理施設(3) 自動火災報知設備図		
縮尺	NONE	図面番号	19
事業所名	北部浄化センター		



地階

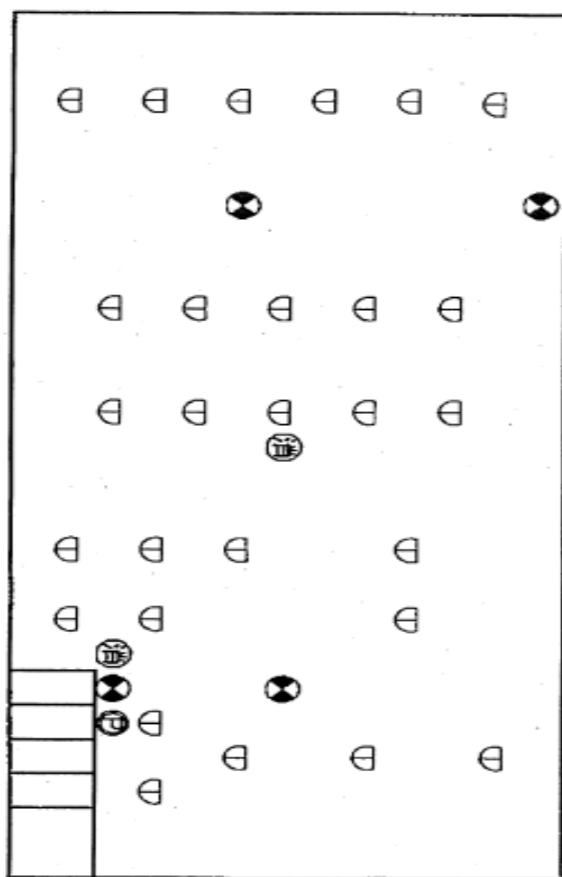


1階

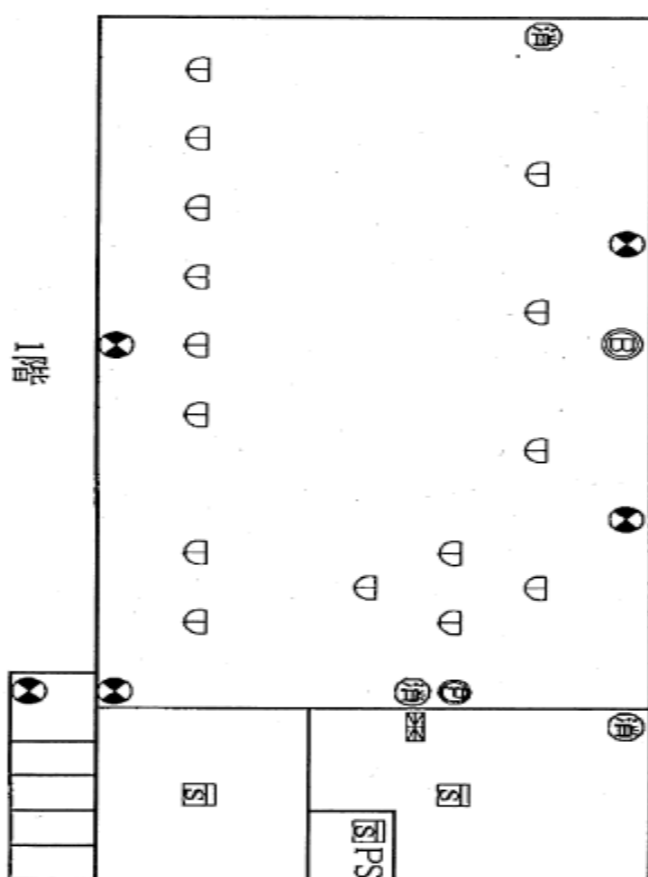

2階

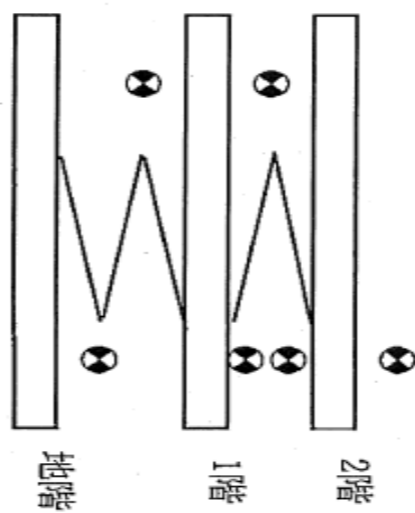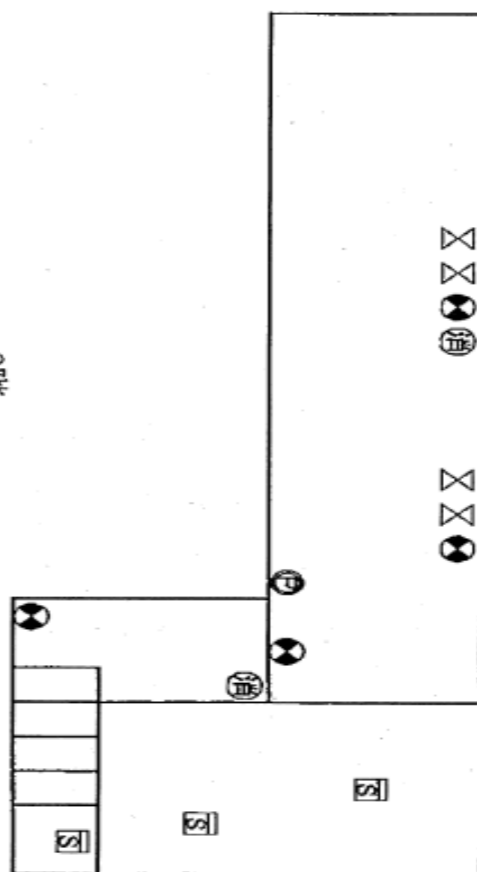

業務名	令和6年度 三下北委 第9号 北部浄化センターほか防災設備点検業務		
履行場所	三重郡川越町亀崎新田地内ほか3カ所		
図面の種類	機械濃縮棟自動火災報知設備図		
縮尺	NONE	図面番号	20
事業所名	北部浄化センター		

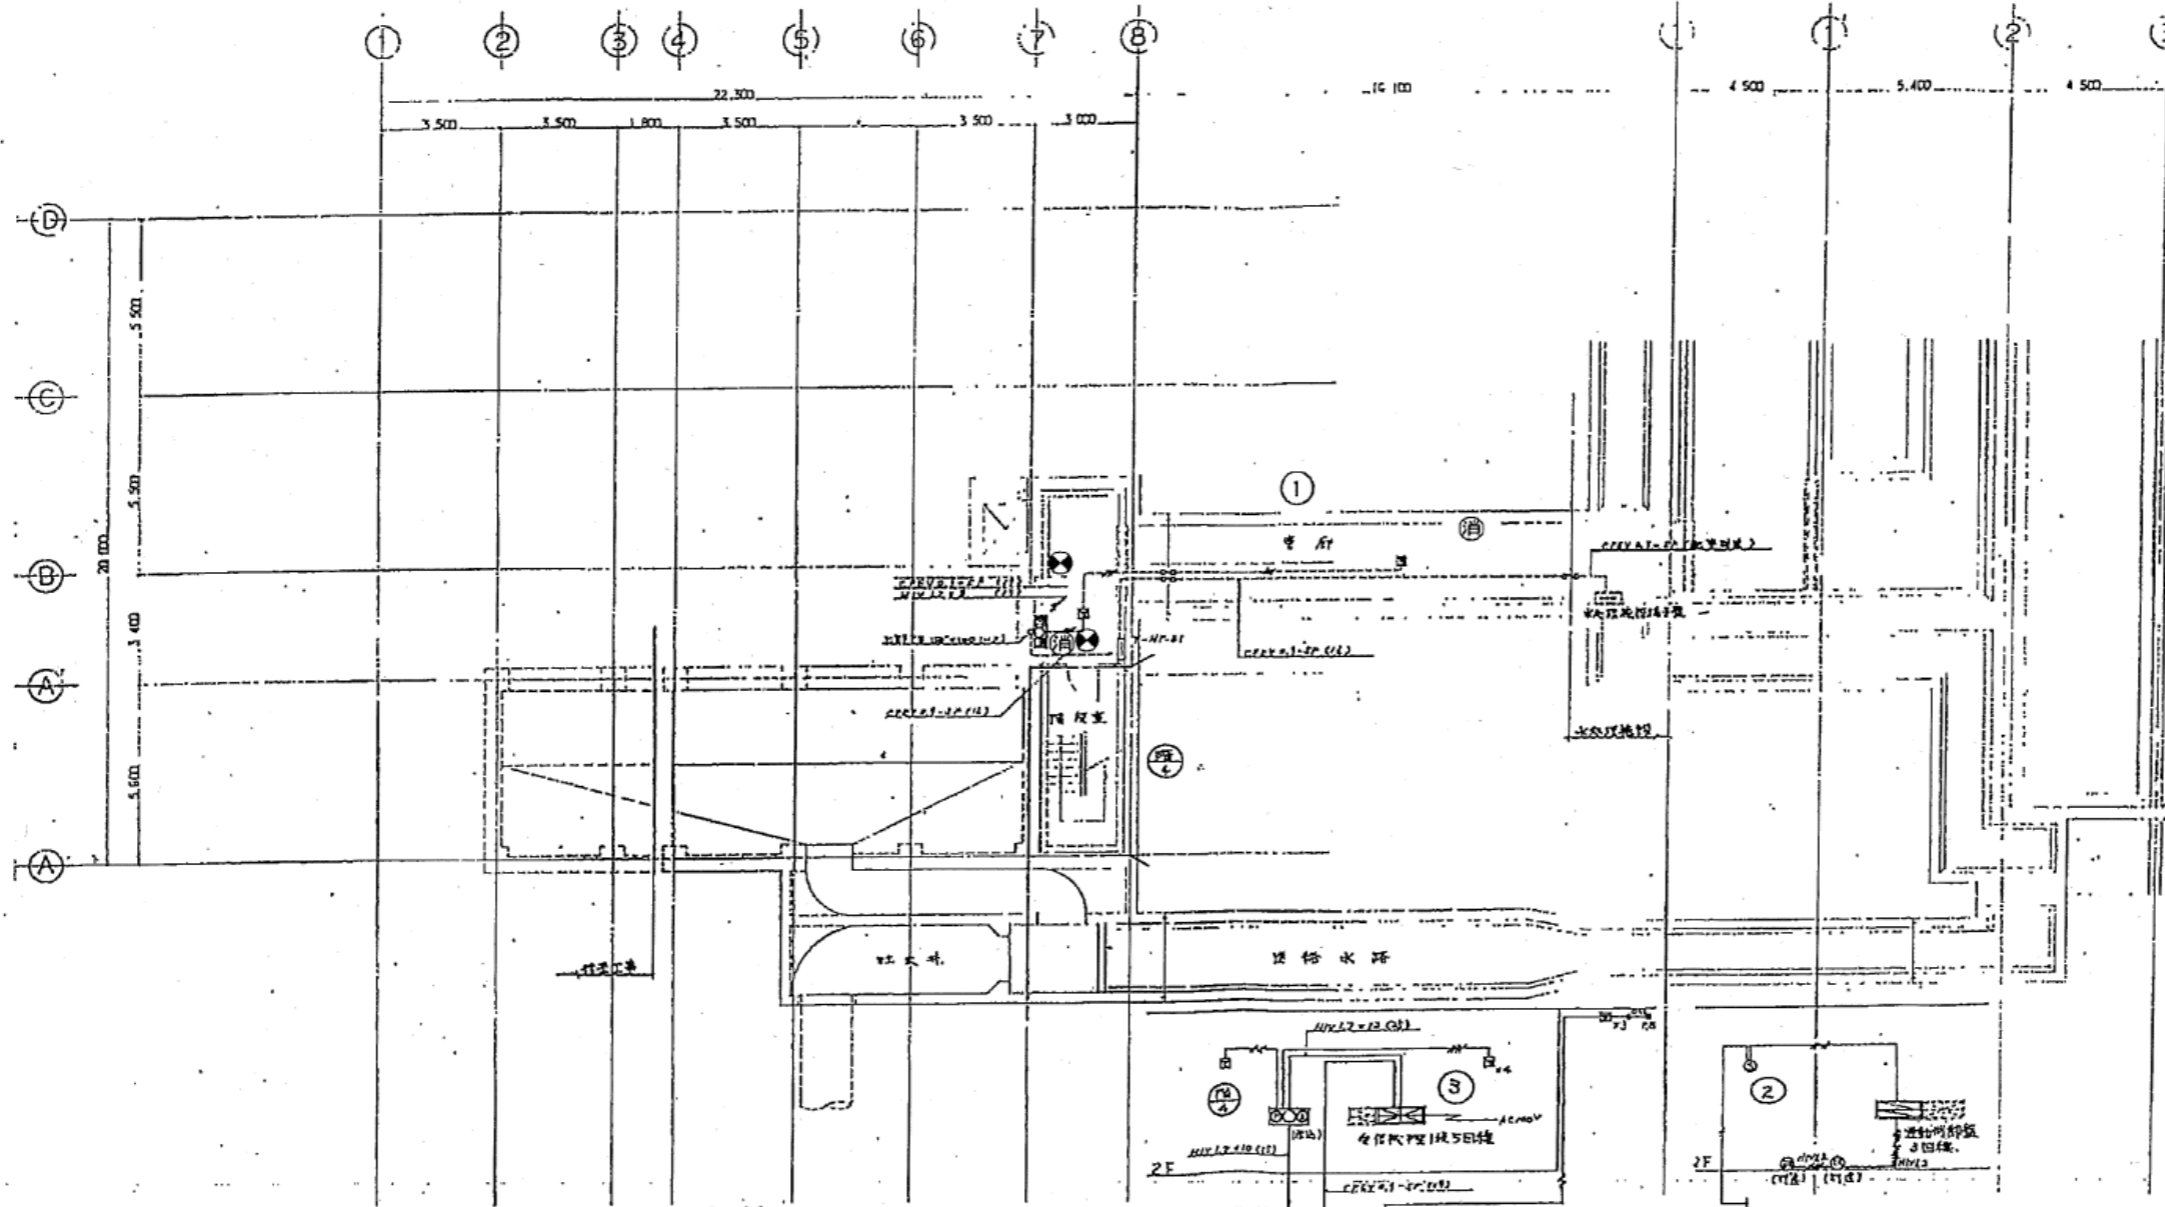


凡例

記号	名称	備考
①	連絡用配管	3回線
②	煙式感知器	2種
③	自動探煙装置	1台
④	表示音響	関係装置
⑤	1.2 x 2 (11)	
⑥	1.2 x 4 (11)	
⑦	2114.2 x 5 (11)	
⑧	2114.2 x 10 (11)	


凡例

記号	名称	備考
□	受信機	PM1級5回線
□	燃気取柄箱	
○	煙式感知器	2種
—	配管配線	
□	50 x 50 x 200 x 25	7011-12-22
□	100 x 100 x 25	
○	自動探煙装置	
○	警報音響装置	
—	1.2 x 4 (11)	10712 (16)

注記
 1. 感知器は全て埋込型とする。
 2. 警報音響装置は代表の黒色とする。
 (変更-1)

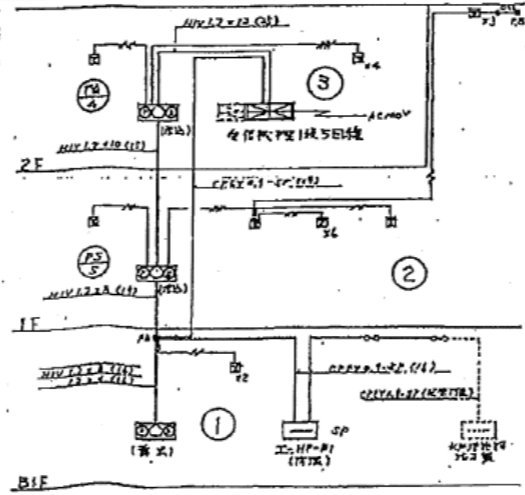


自動火災探知設備系統図

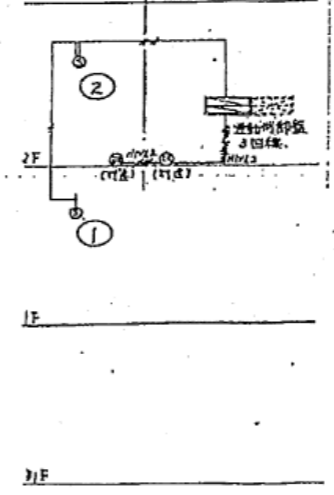




防煙探知設備系統図

業務名	令和6年度 三下北委 第9号 北部浄化センターほか防災設備点検業務		
履行場所	三重郡川越町亀崎新田地内ほか3カ所		
図面の種類	放流ポンプ棟地下1階自動火災報知設備図		
縮尺	NONE	図面番号	21
事業所名	北部浄化センター		

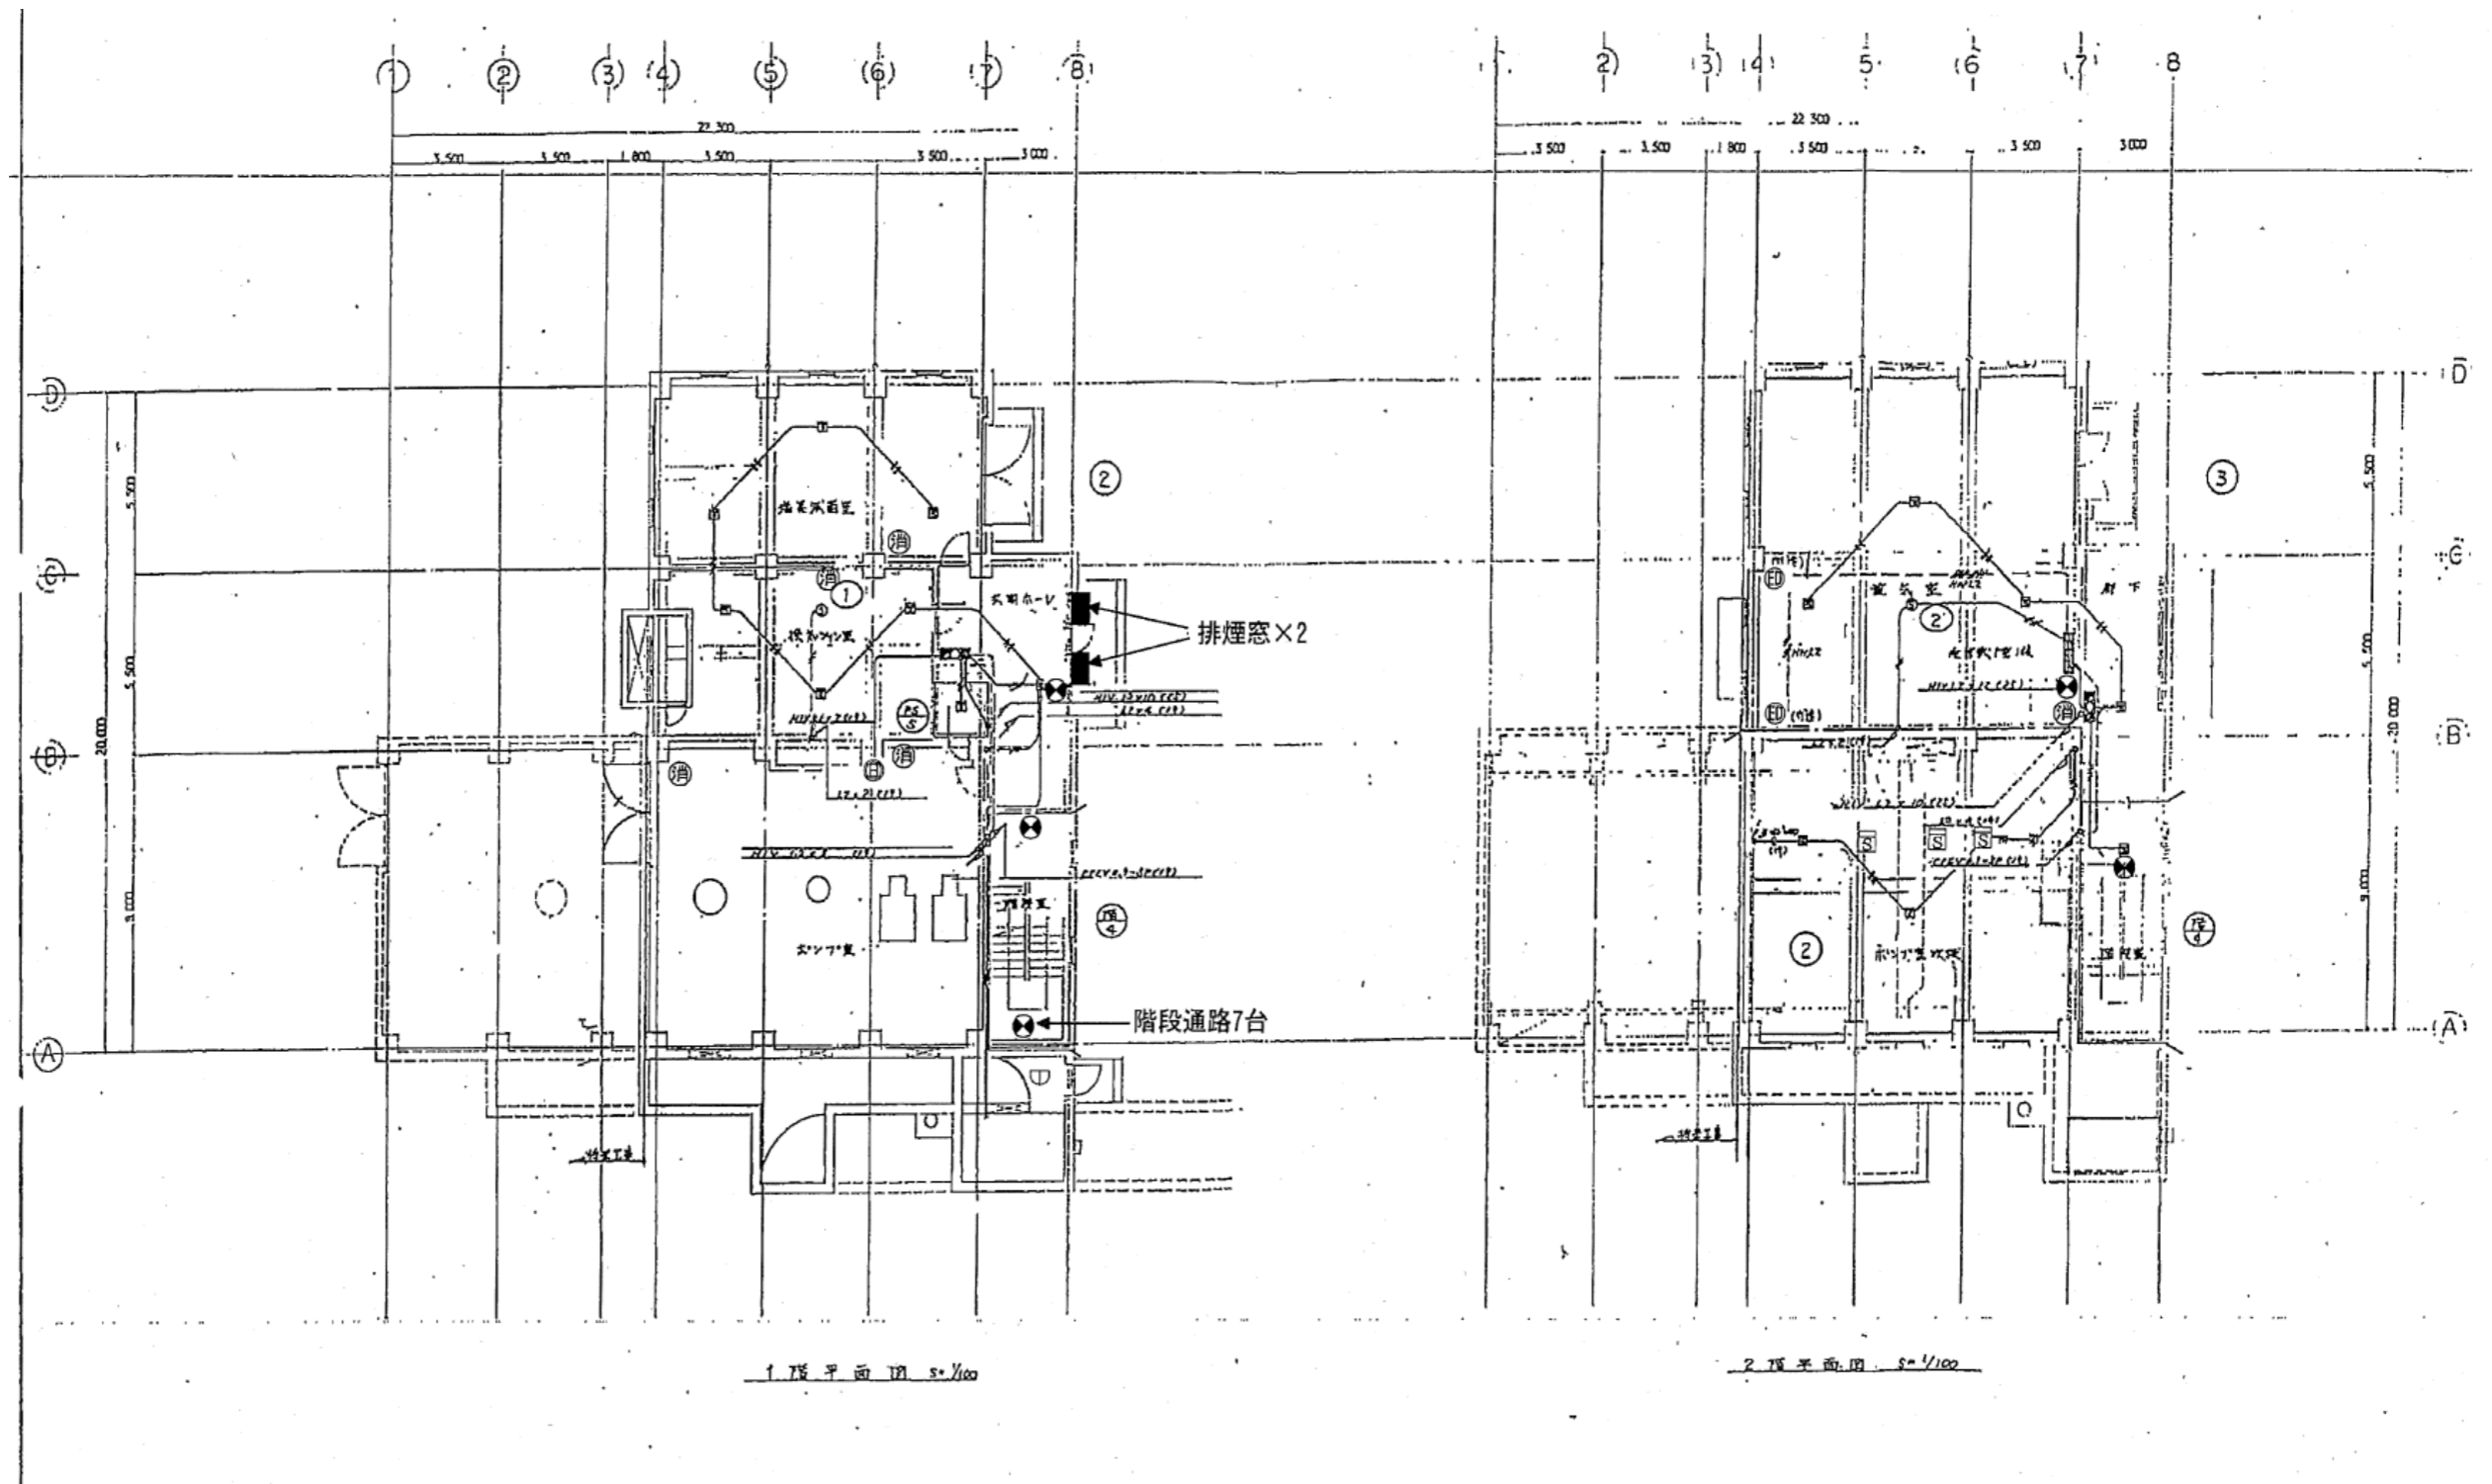


業務名	令和6年度 三下北委 第9号 北部浄化センターほか防災設備点検業務		
履行場所	三重郡川越町亀崎新田地内ほか3カ所		
図面の種類	放流ポンプ棟地下1階・2階自動火災報知設備図		
縮尺	NONE	図面番号	22
事業所名	北部浄化センター		

警戒区域図

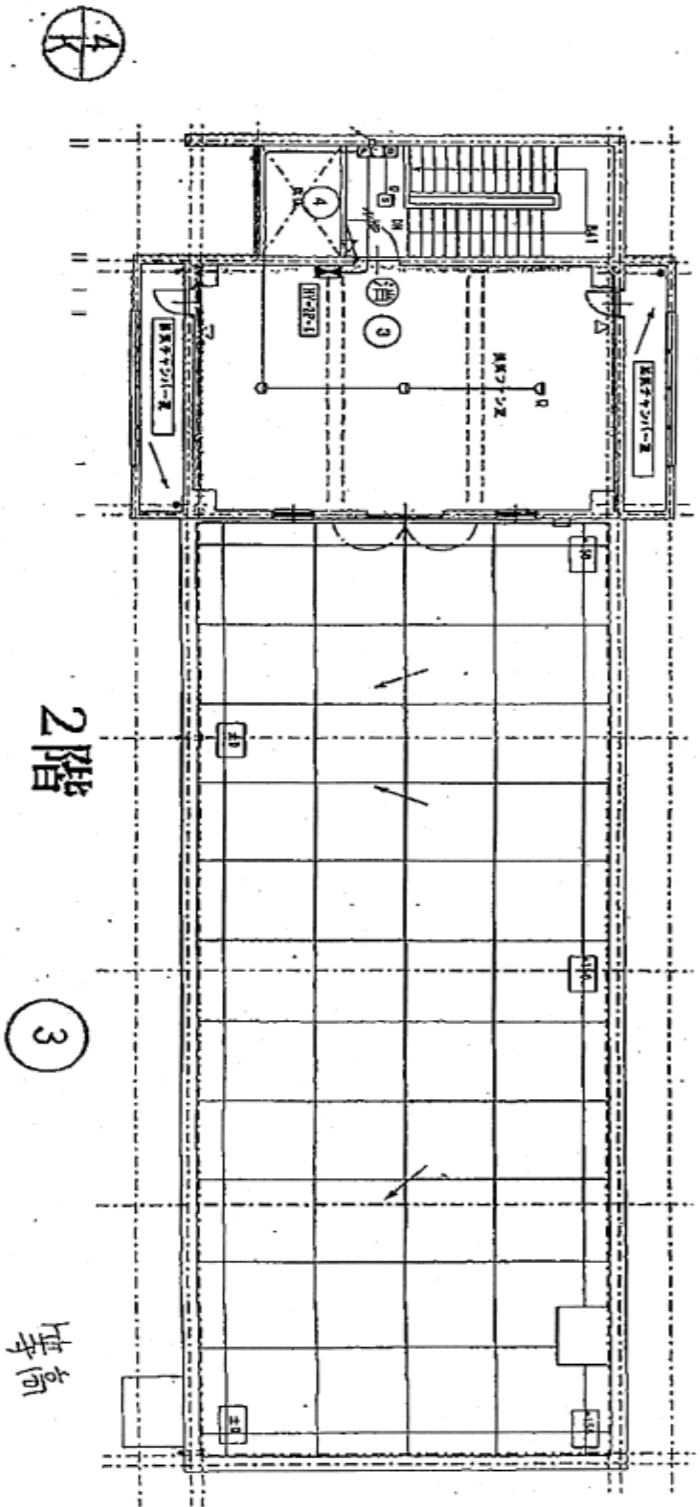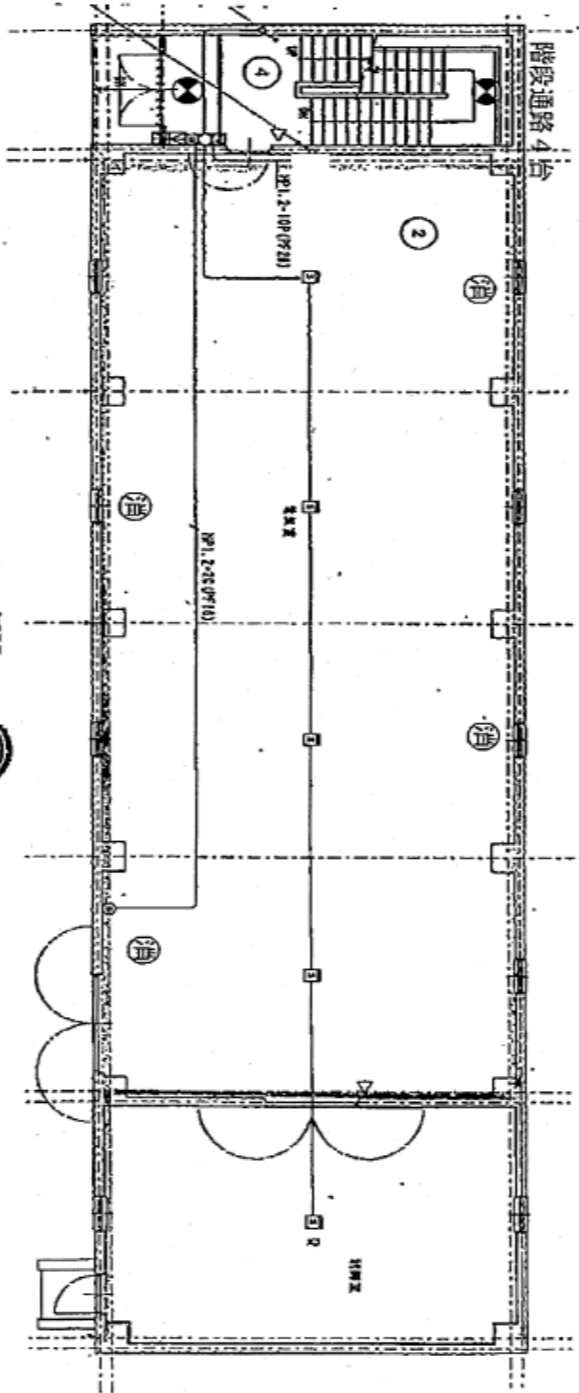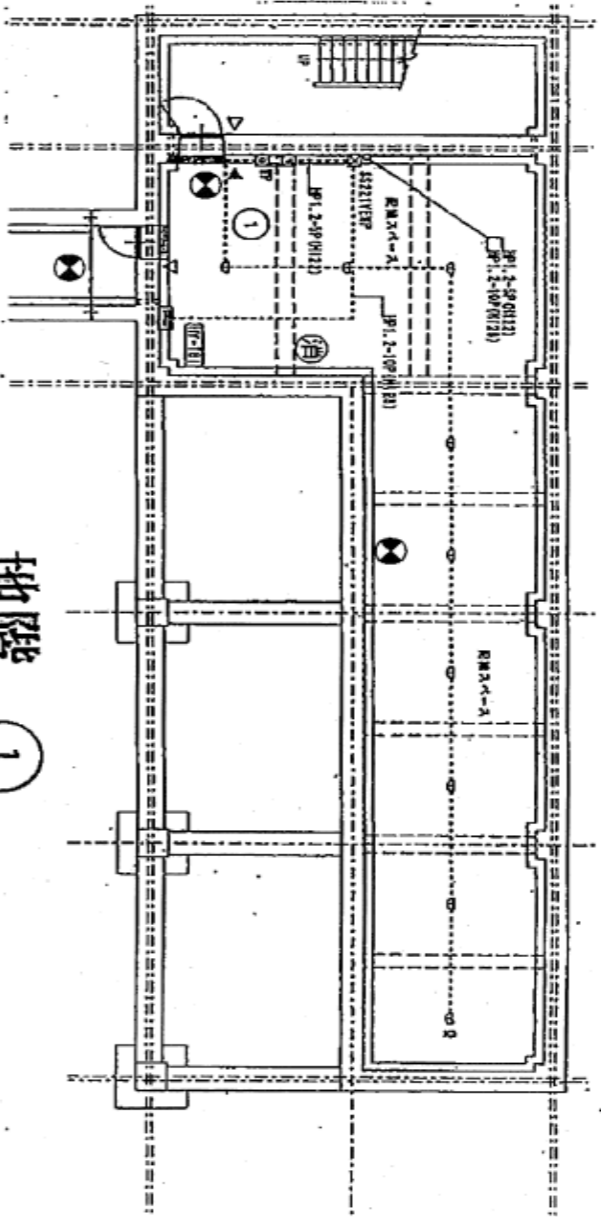


庫高





業務名	令和6年度 三下北委 第9号 北部浄化センターほか防災設備点検業務		
履行場所	三重郡川越町亀崎新田地内ほか3カ所		
図面の種類	特高自動火災報知設備図		
縮尺	NONE	図面番号	23
事業所名	北部浄化センター		

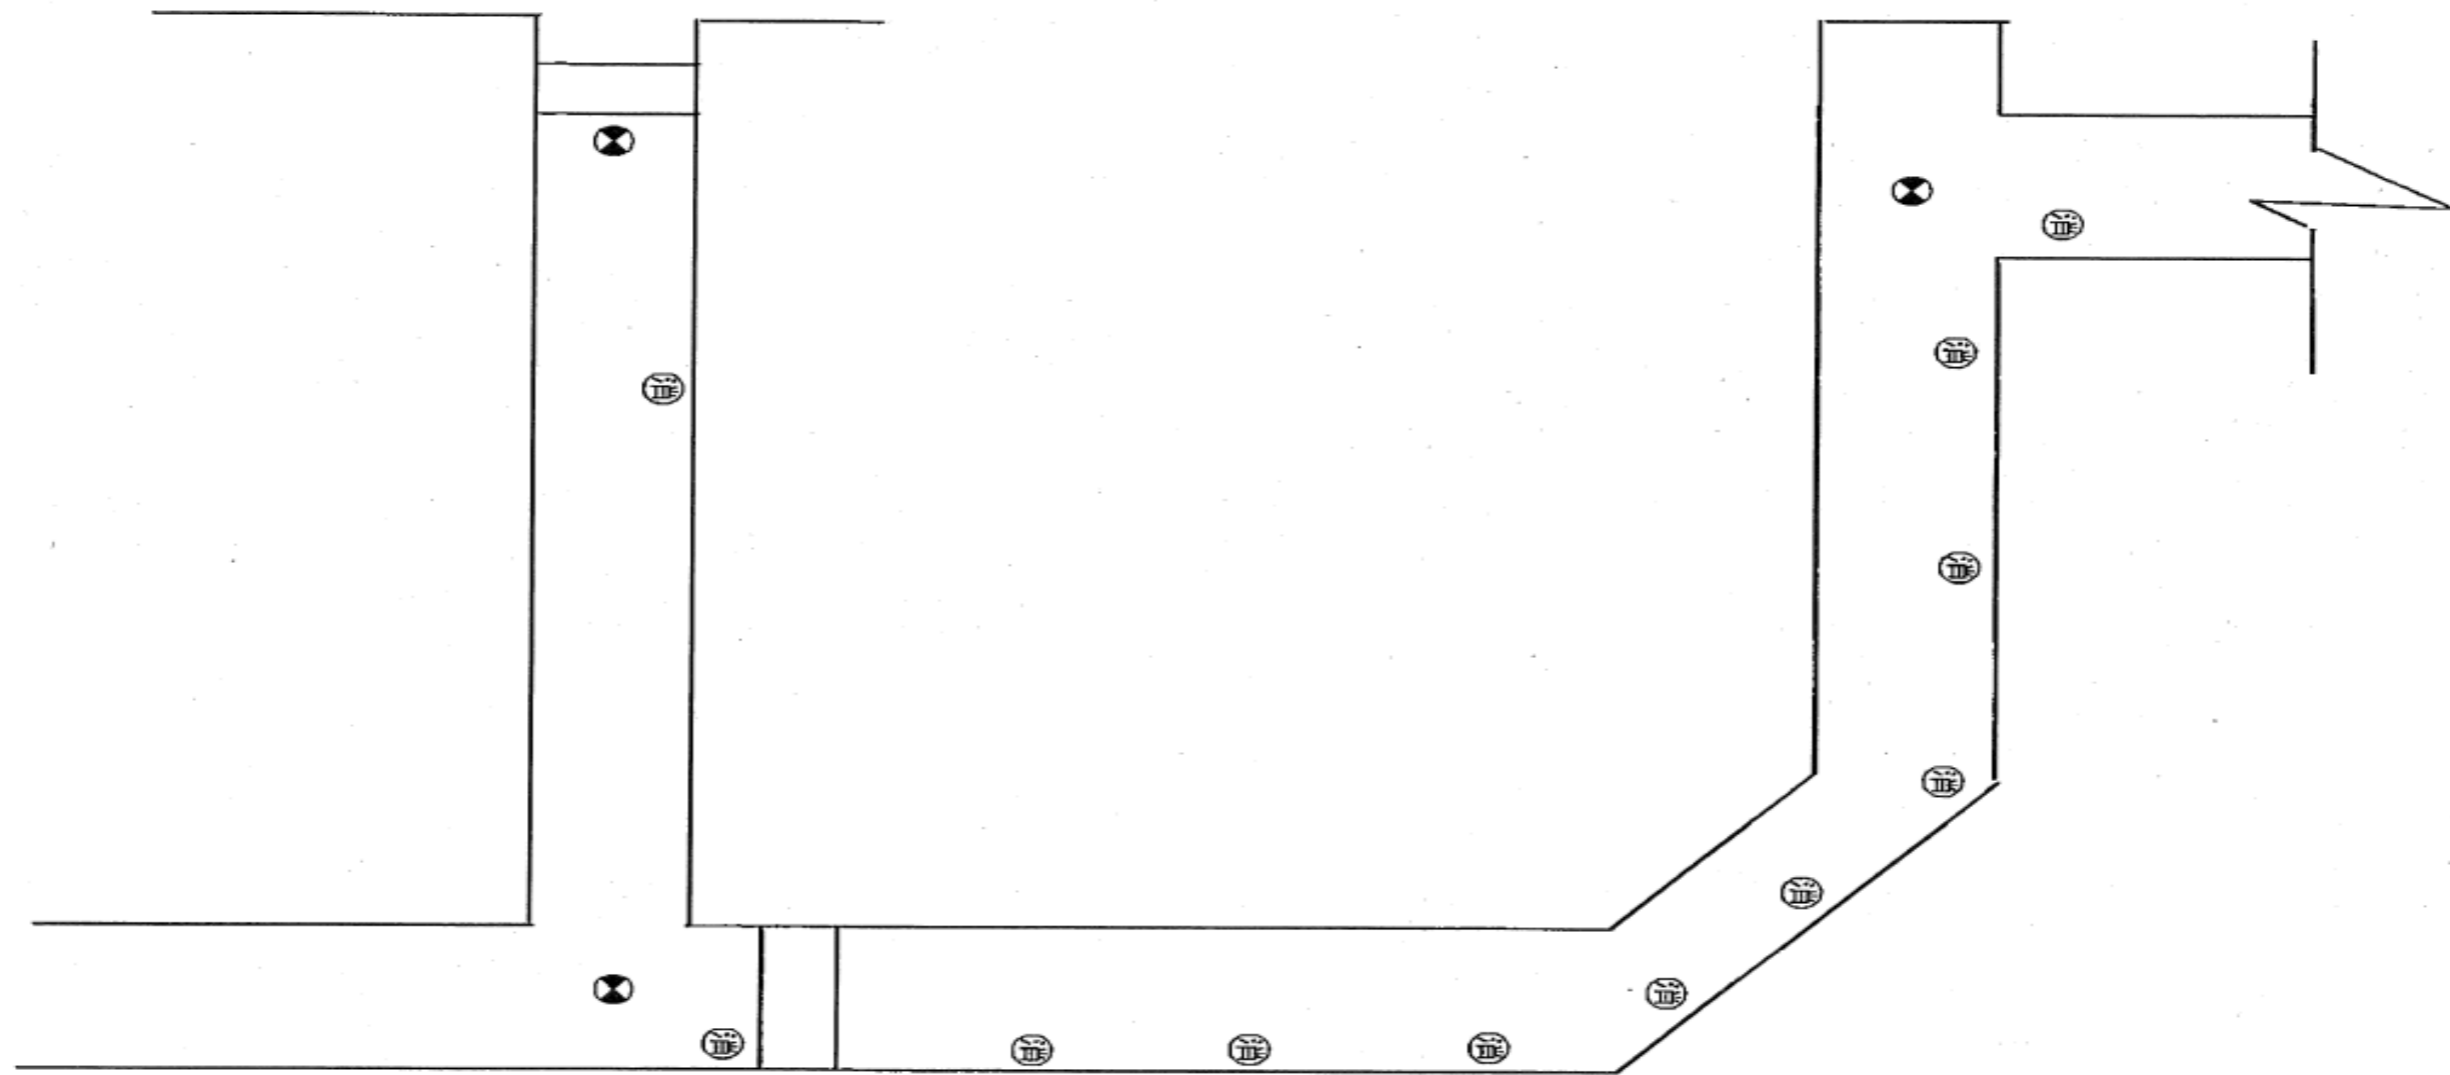



業 務 名	令和6年度 三下北委 第9号 北部浄化センターほか防災設備点検業務		
履 行 場 所	三重郡川越町亀崎新田地内ほか3カ所		
図 面 の 種 類	特高管廊自動火災報知設備図		
縮 尺	NONE	図面番号	24
事 業 所 名	北部浄化センター		

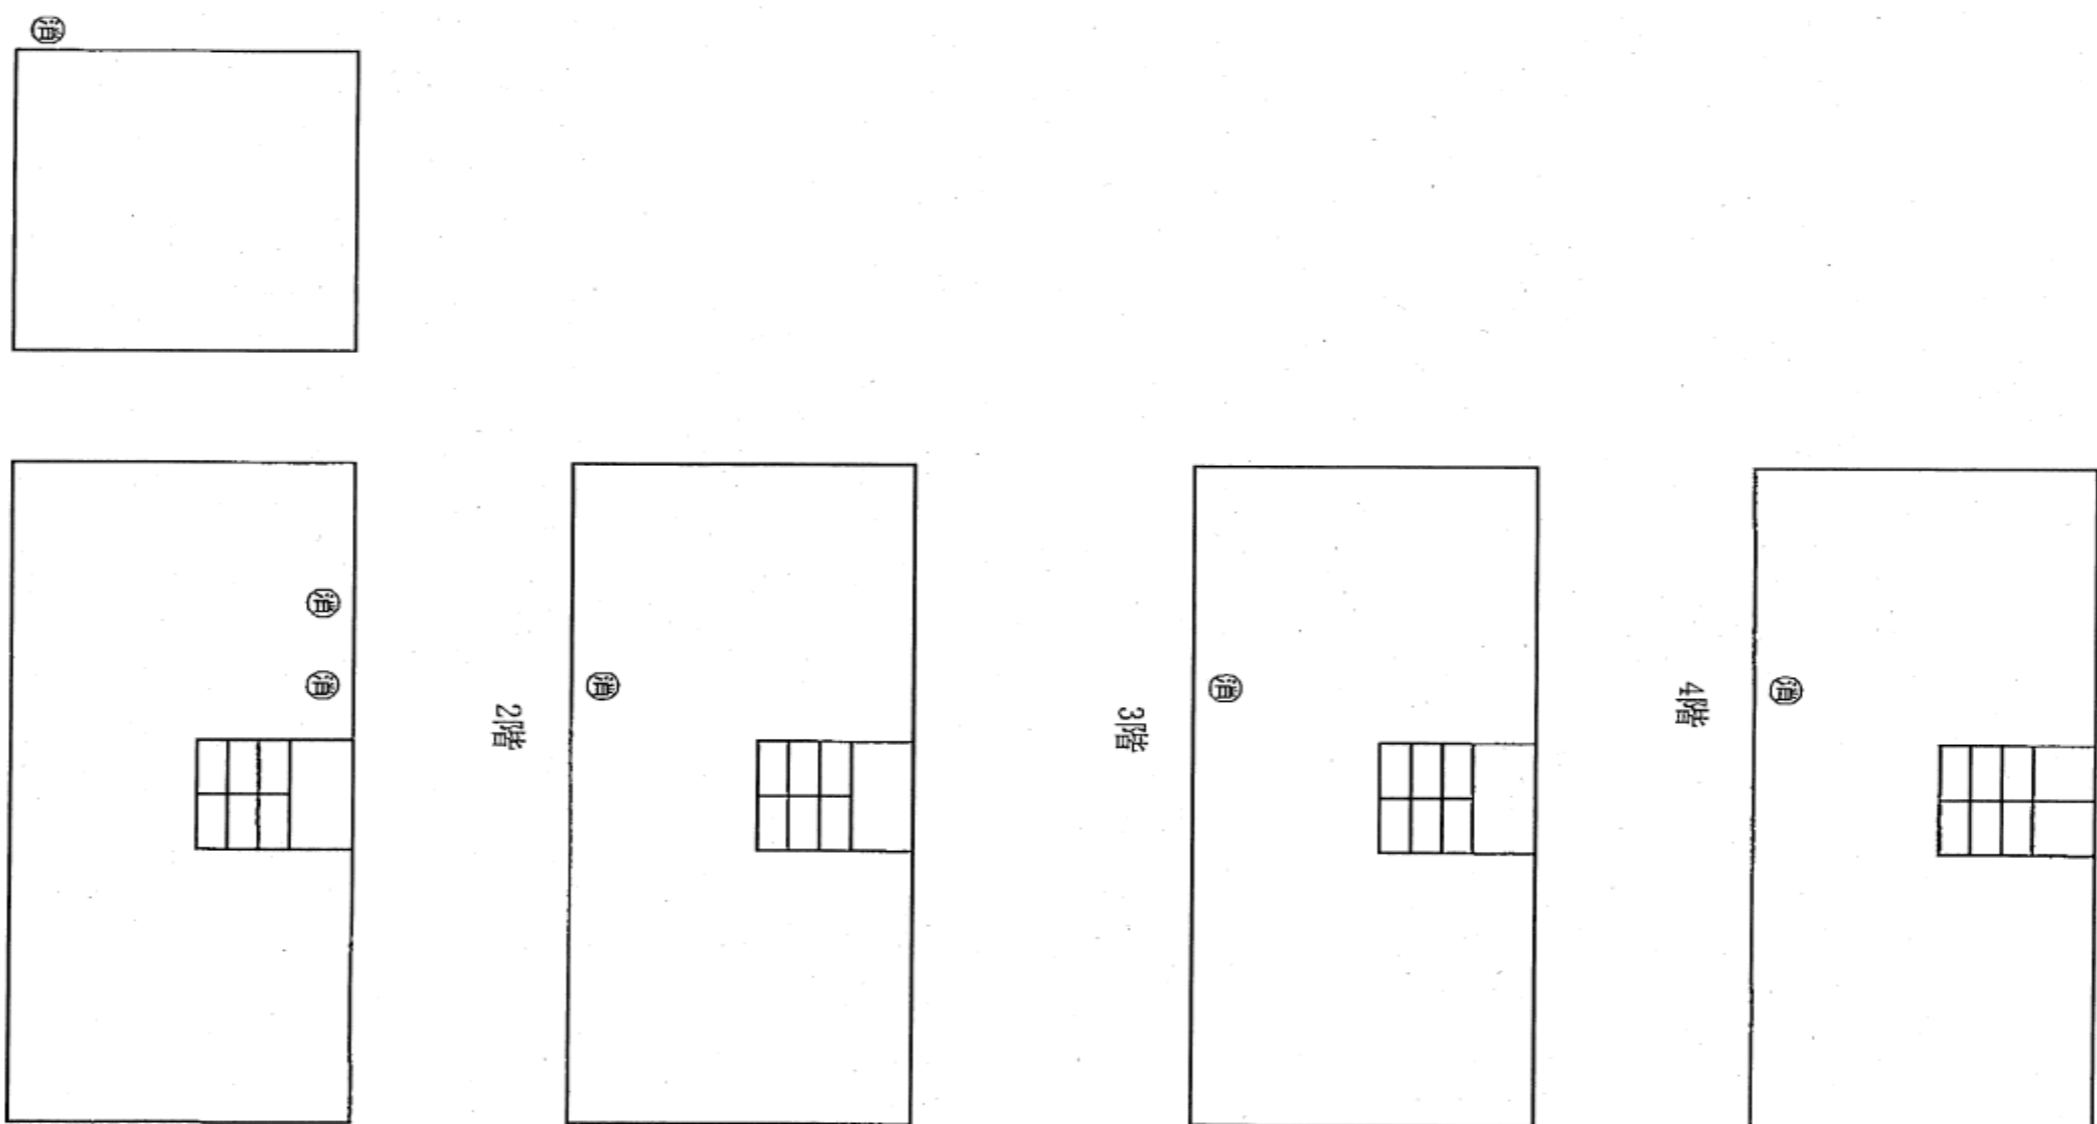


業 務 名	令和6年度 三下北委 第9号 北部浄化センターほか防災設備点検業務		
履 行 場 所	三重郡川越町亀崎新田地内ほか3ヵ所		
図 面 の 種 類	固化設備消火器設置図		
縮 尺	NONE	図面番号	25
事 業 所 名	北部浄化センター		

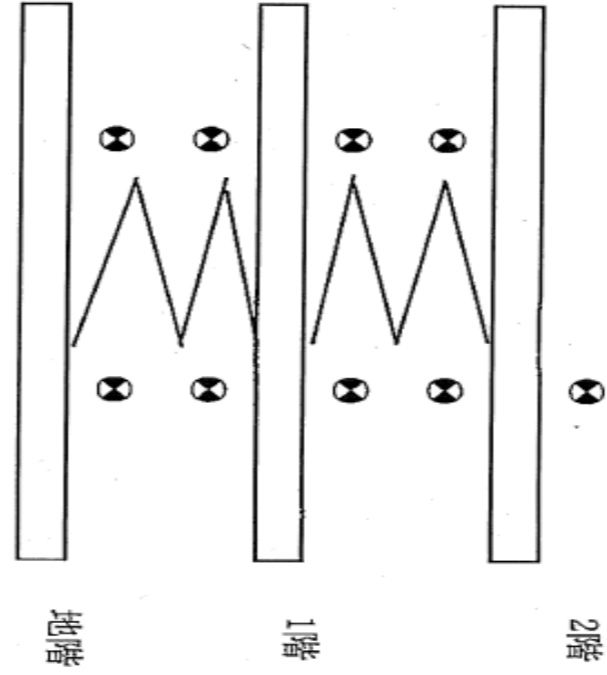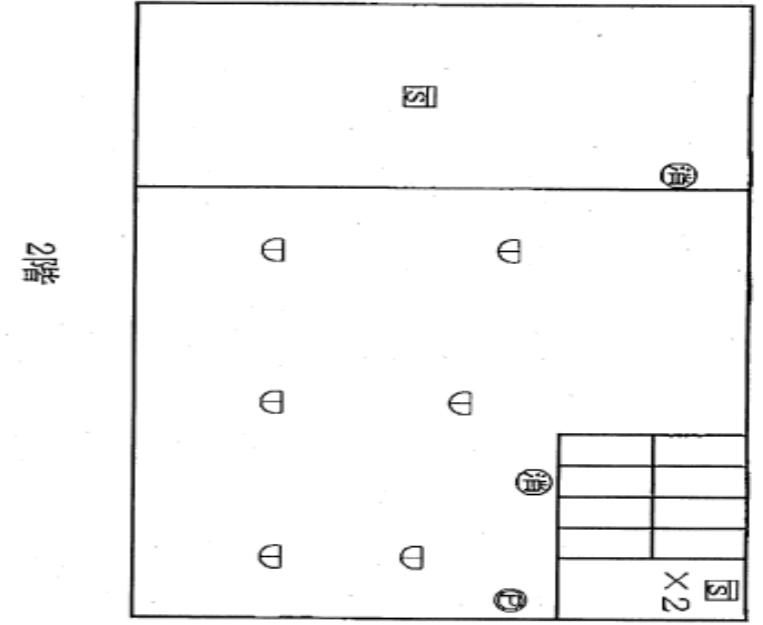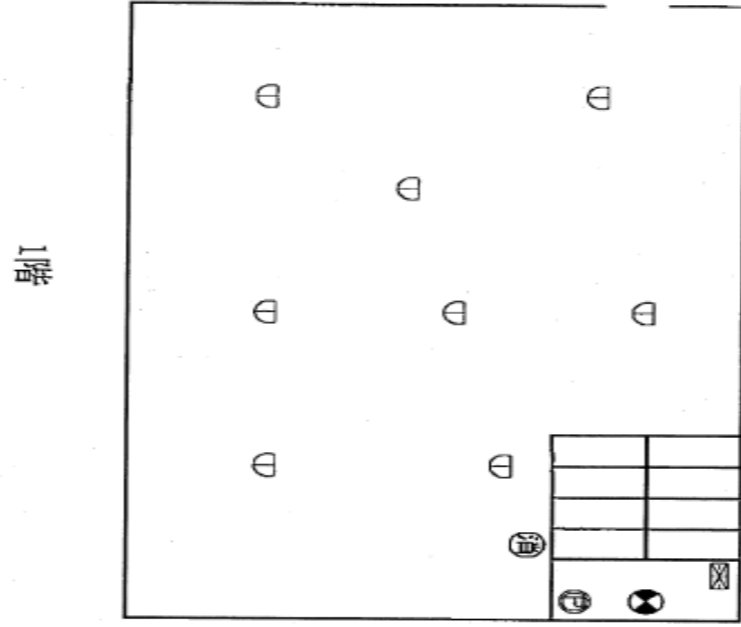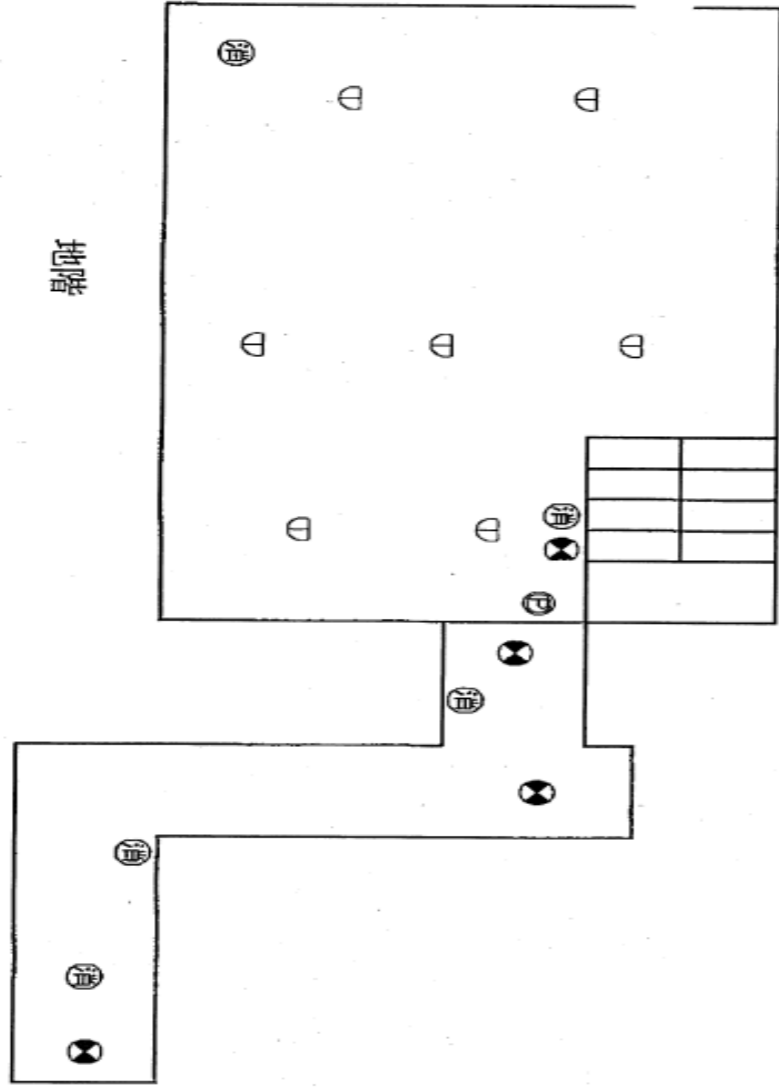


業務名	令和6年度 三下北委 第9号 北部浄化センターほか防災設備点検業務		
履行場所	三重郡川越町亀崎新田地内ほか3カ所		
図面の種類	汚泥スクリーン棟自動火災報知設備図		
縮尺	NONE	図面番号	26
事業所名	北部浄化センター		

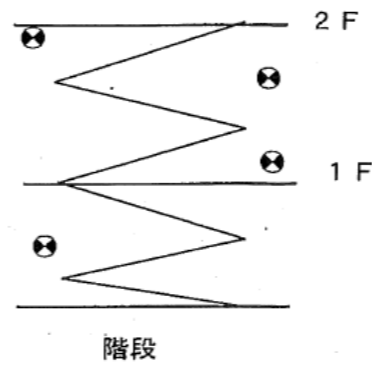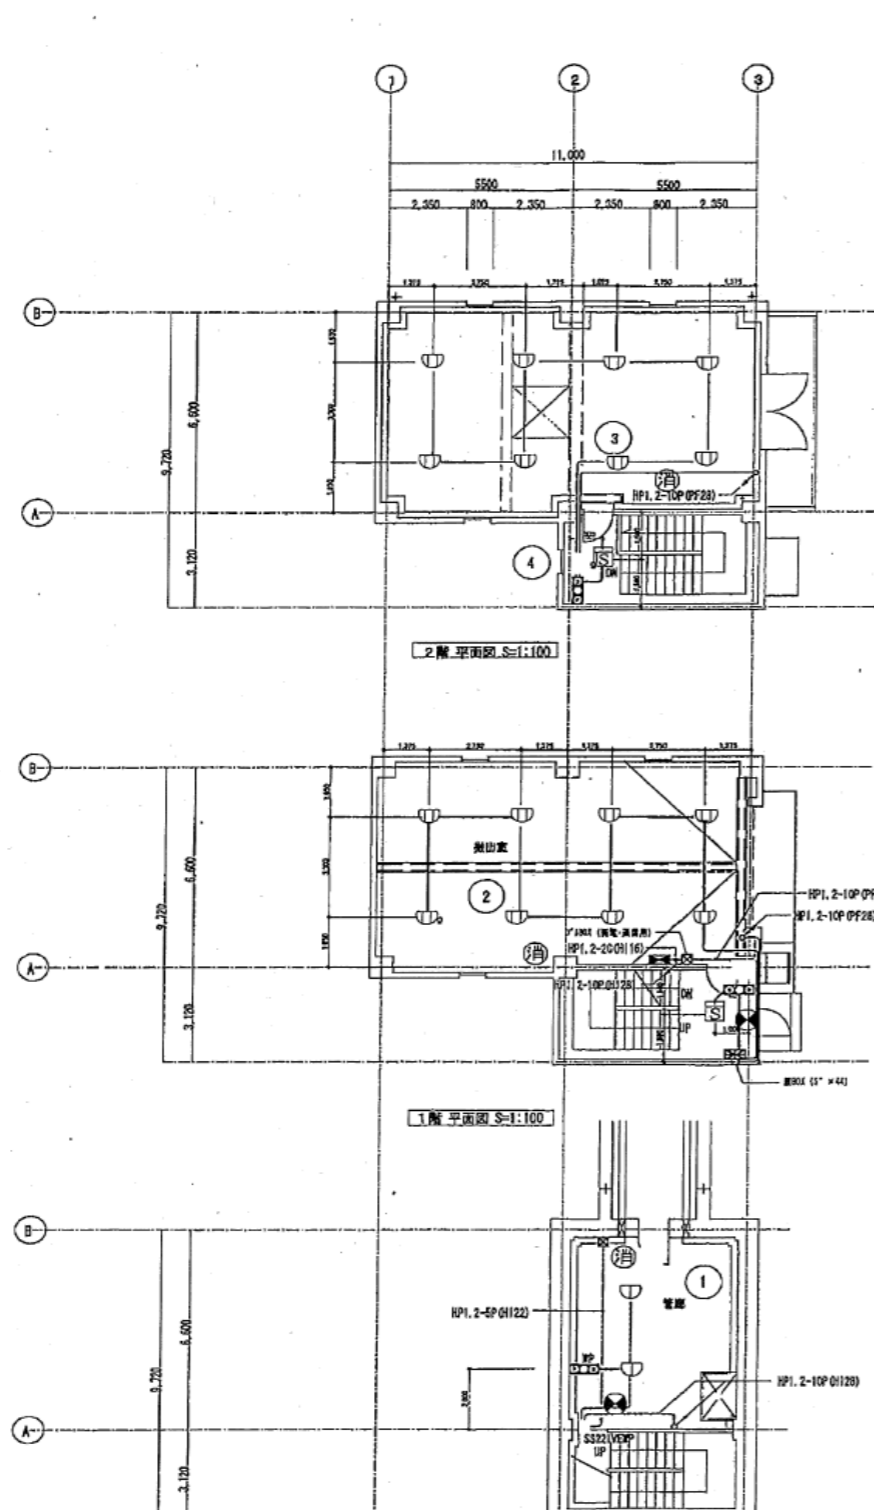


凡 例		
記号	名称	仕様
□	火災警報機	P型1級10音種
○	検出機	○内蔵 異出形
○	検出機	○内蔵 異出防雨
○	発信機	P型1級10音種
○	表示灯	LED灯
○	ベル	150φ
□	光電式煙感知器	2種異出形
□	点検式スポット型感知器	2種異出形
□	定温式スポット型感知器	1種異出形
□	定温式スポット型感知器	1種防水異出形
○	特殊発信	
○	警戒区域番号	
○	配管記号	
—	AEI.2-20 (PF16)	コウチ打込み
—	AEI.2-40 (PF16)	コウチ打込み
—	AEI.2-20 (PF16)	異出

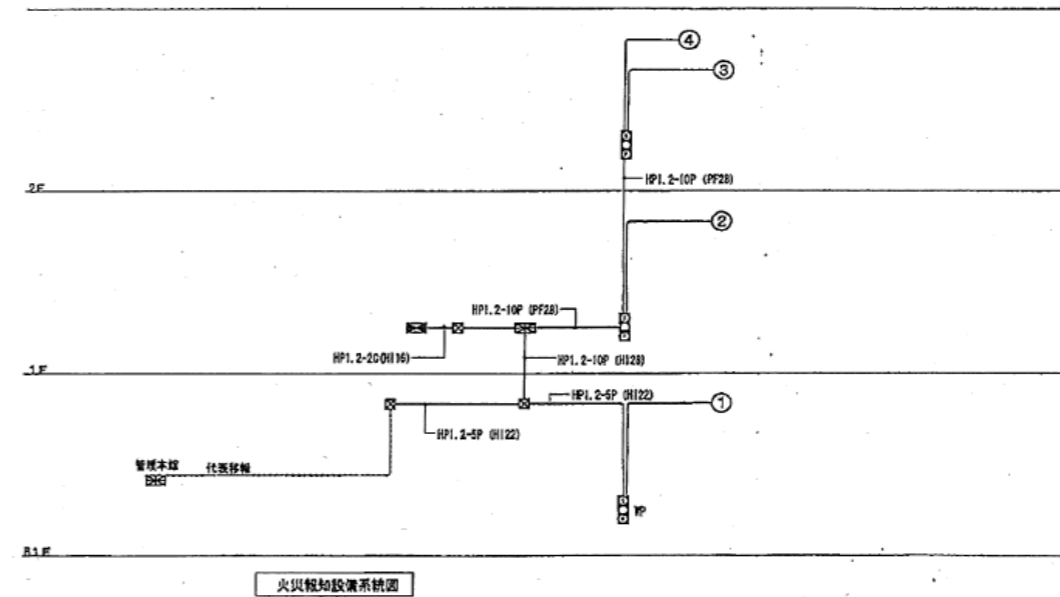





業 務 名	令和6年度 三下北委 第9号 北部浄化センターほか防災設備点検業務		
履 行 場 所	三重郡川越町亀崎新田地内ほか3カ所		
図 面 の 種 類	スカム分離機棟自動火災報知設備図		
縮 尺	NONE	図面番号	27
事 業 所 名	北部浄化センター		

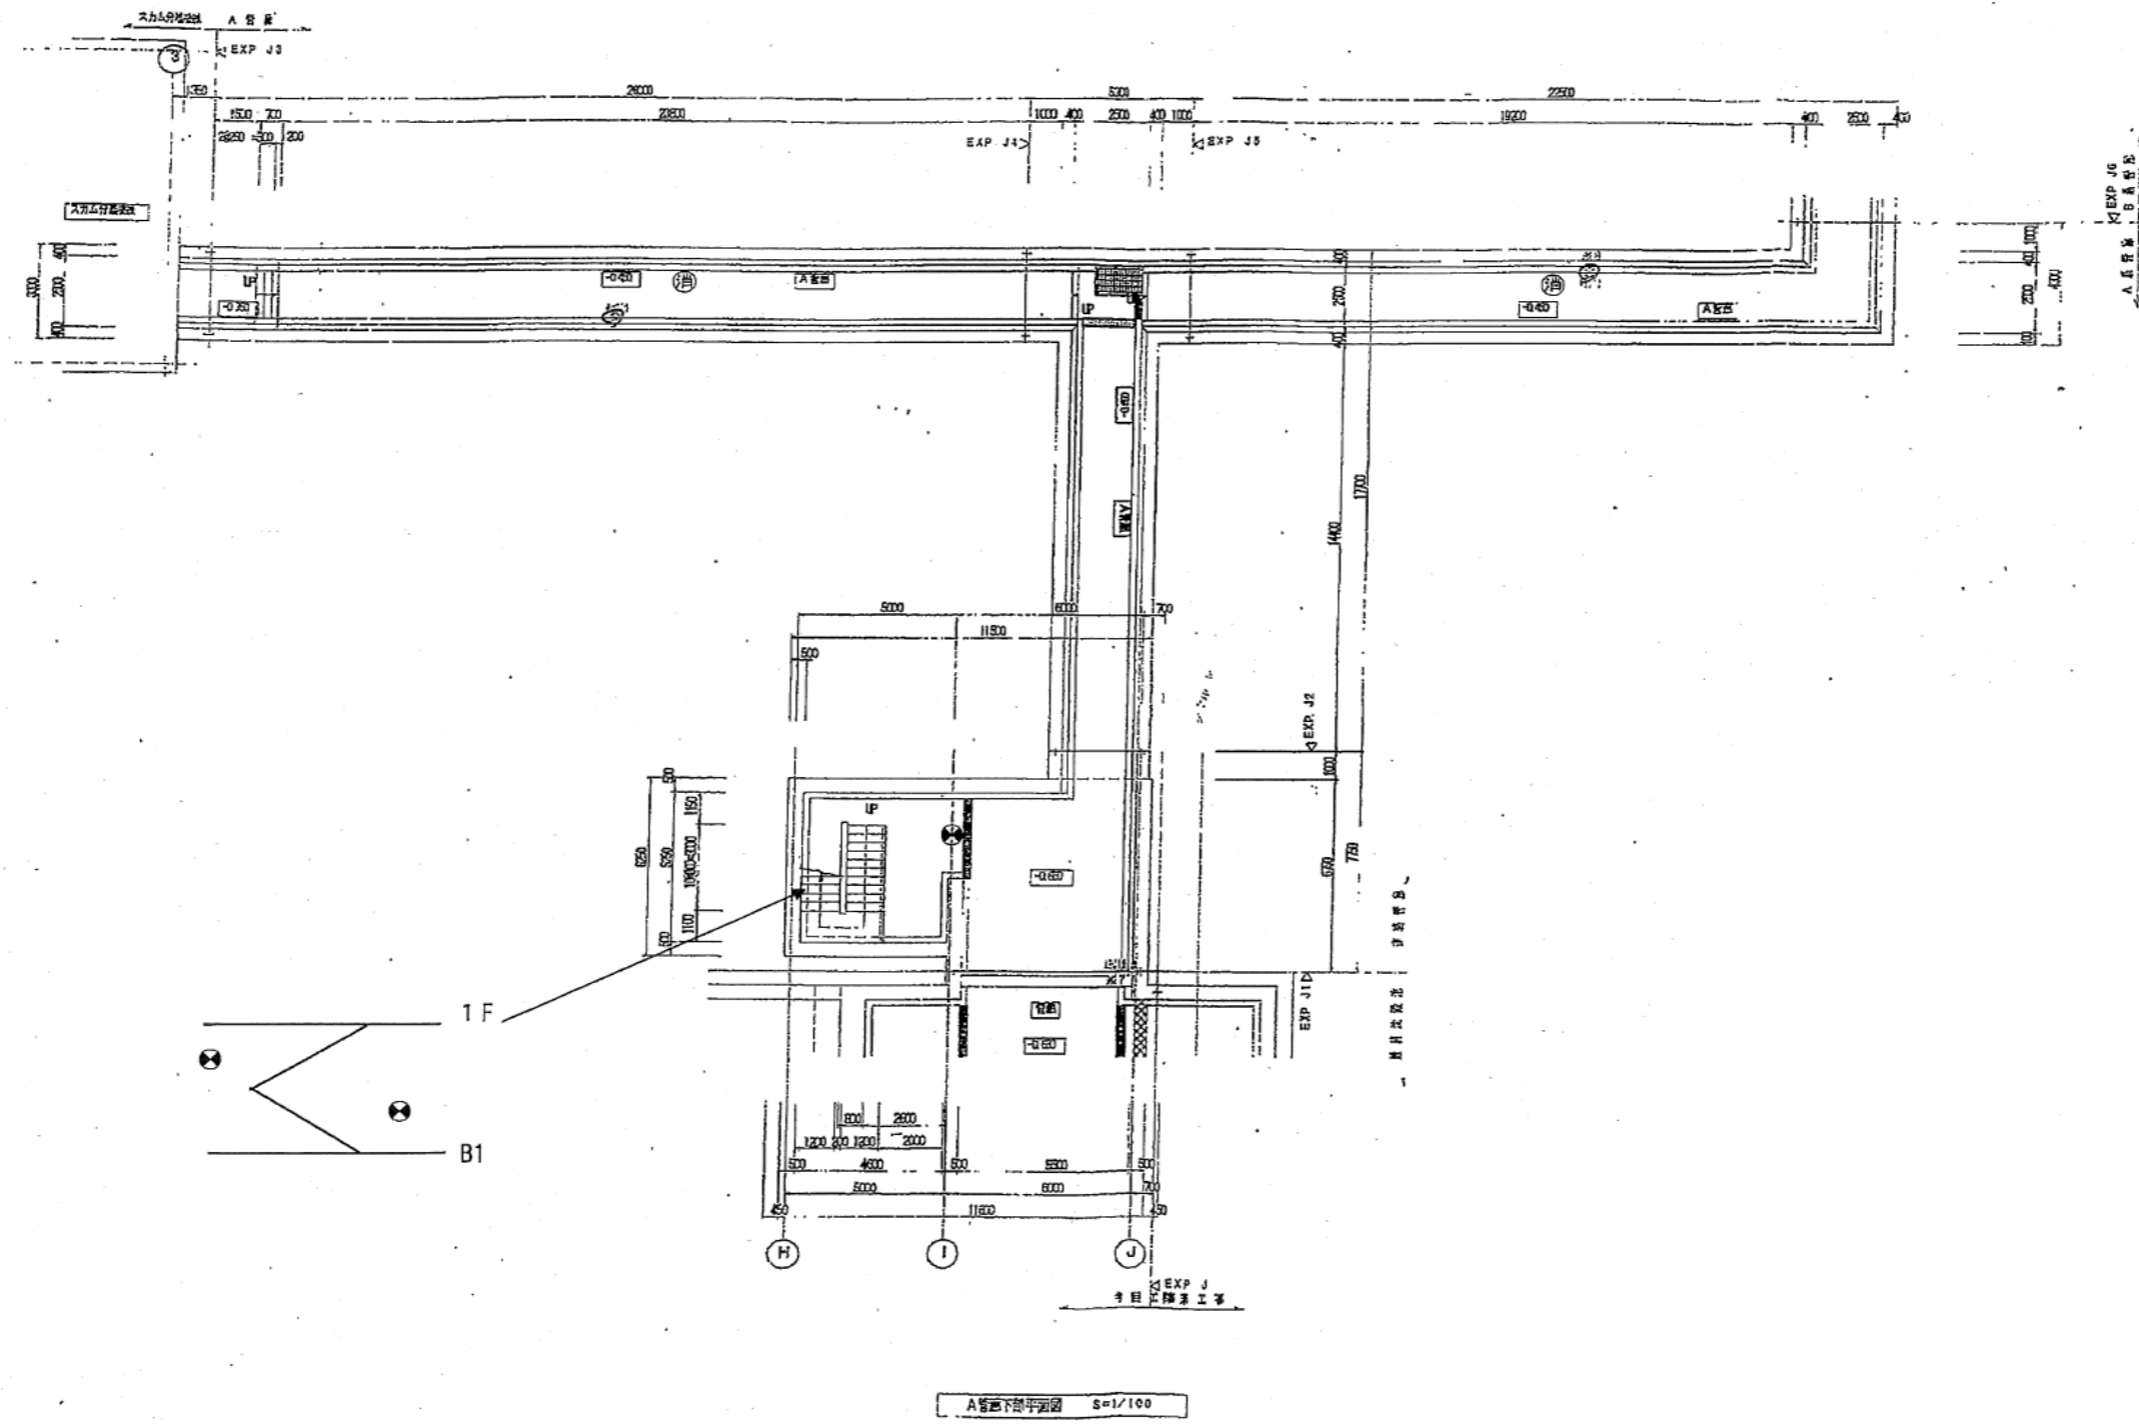



業 務 名	令和6年度 三下北委 第9号 北部浄化センターほか防災設備点検業務		
履 行 場 所	三重郡川越町亀崎新田地内ほか3カ所		
図 面 の 種 類	B-1系水処理施設(1) 自動火災報知設備図		
縮 尺	NONE	図面番号	28
事 業 所 名	北部浄化センター		

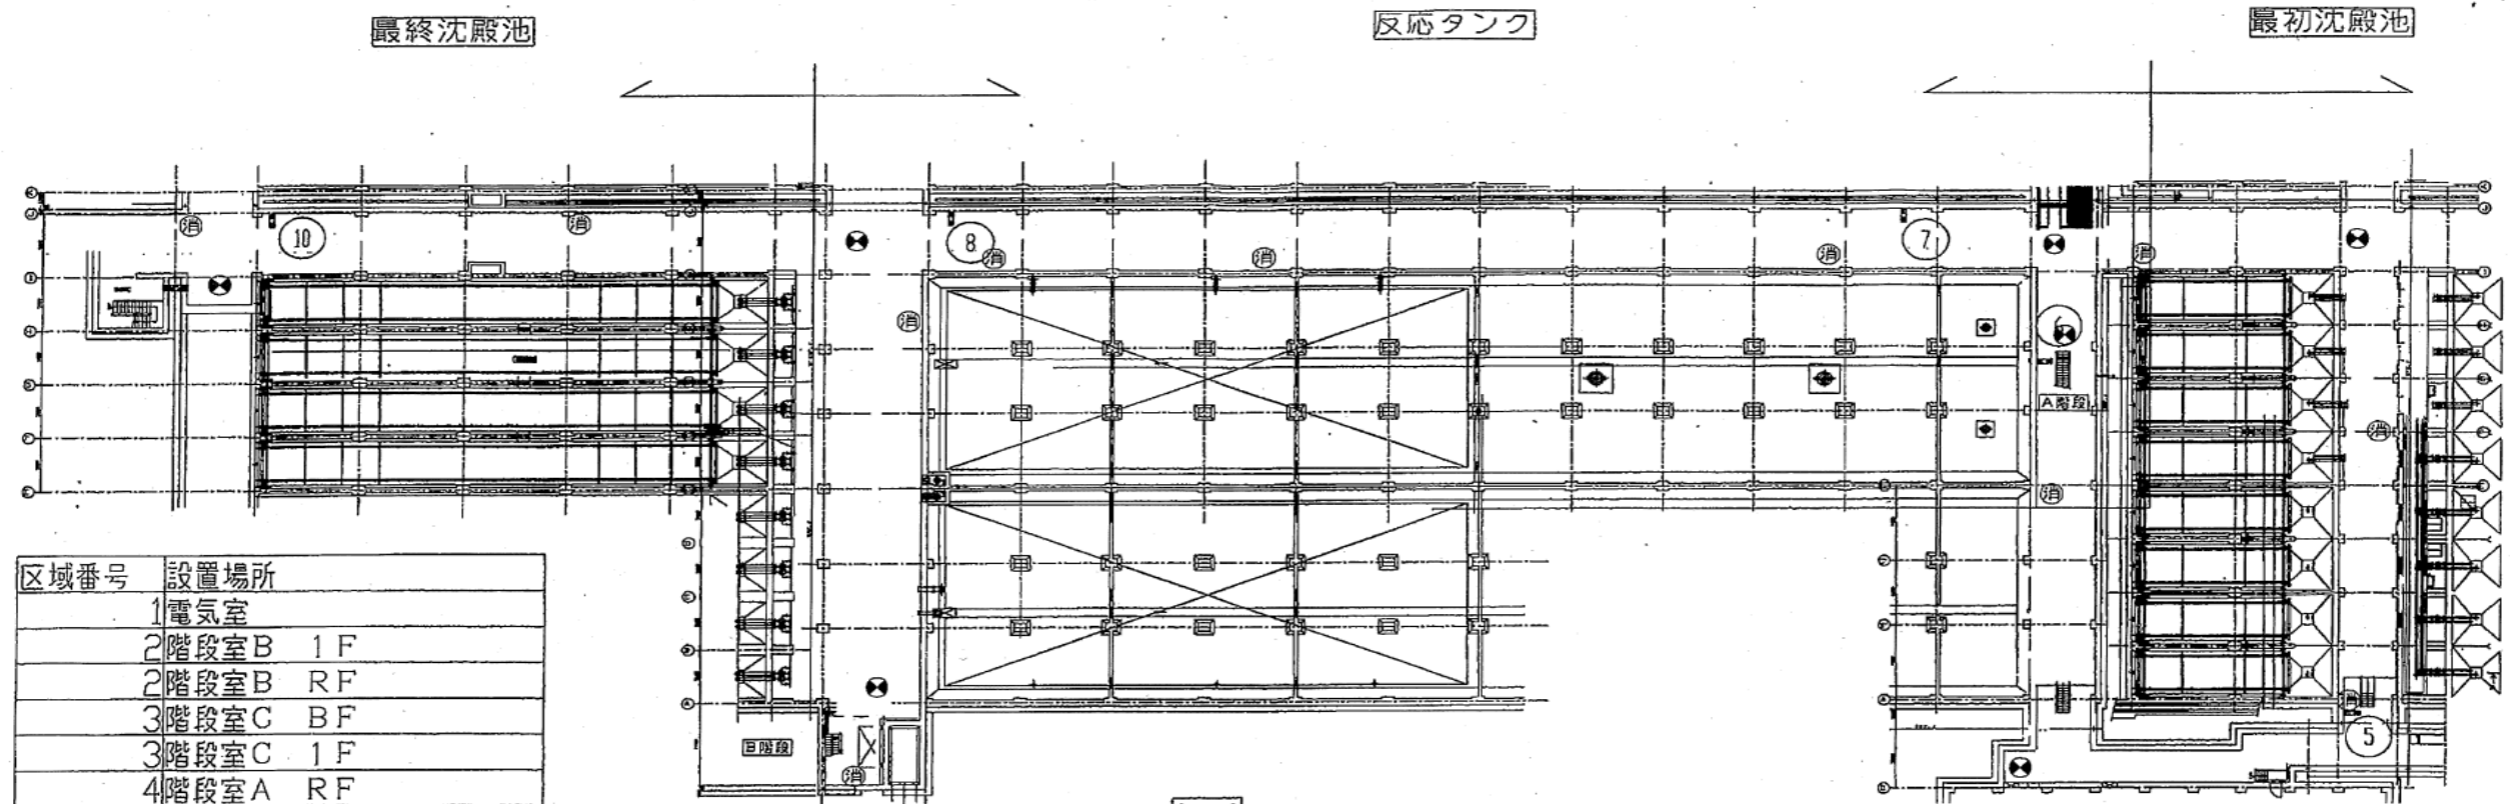


区域番号	設置場所
1	電気室
2	階段室B 1F
2	階段室B RF
3	階段室C BF
3	階段室C 1F
4	階段室A RF
5	最初沈殿池管廊
6	階段室A BF
7	反応タンク主管廊 7-8
8	反応タンク主管廊 17-18
9	階段室B BF
10	最終沈殿池管廊

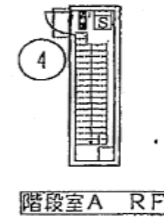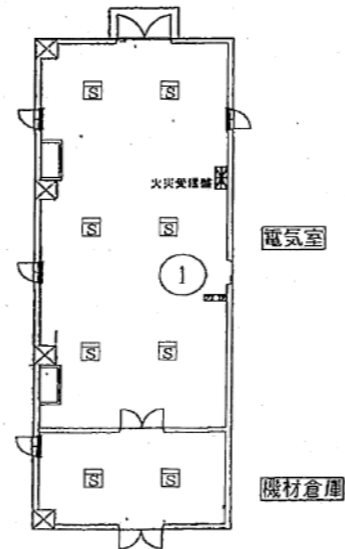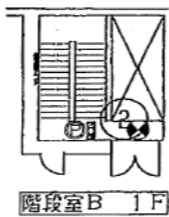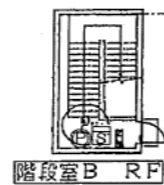




階段室C

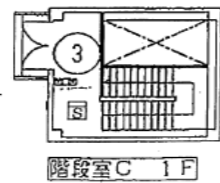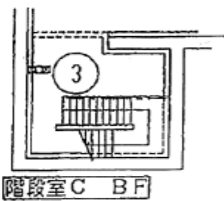


業務名	令和6年度 三下北委 第9号 北部浄化センターほか防災設備点検業務		
履行場所	三重郡川越町亀崎新田地内ほか3カ所		
図面の種類	B-1系水処理施設(2)自動火災報知設備図		
縮尺	NONE	図面番号	29
事業所名	北部浄化センター		

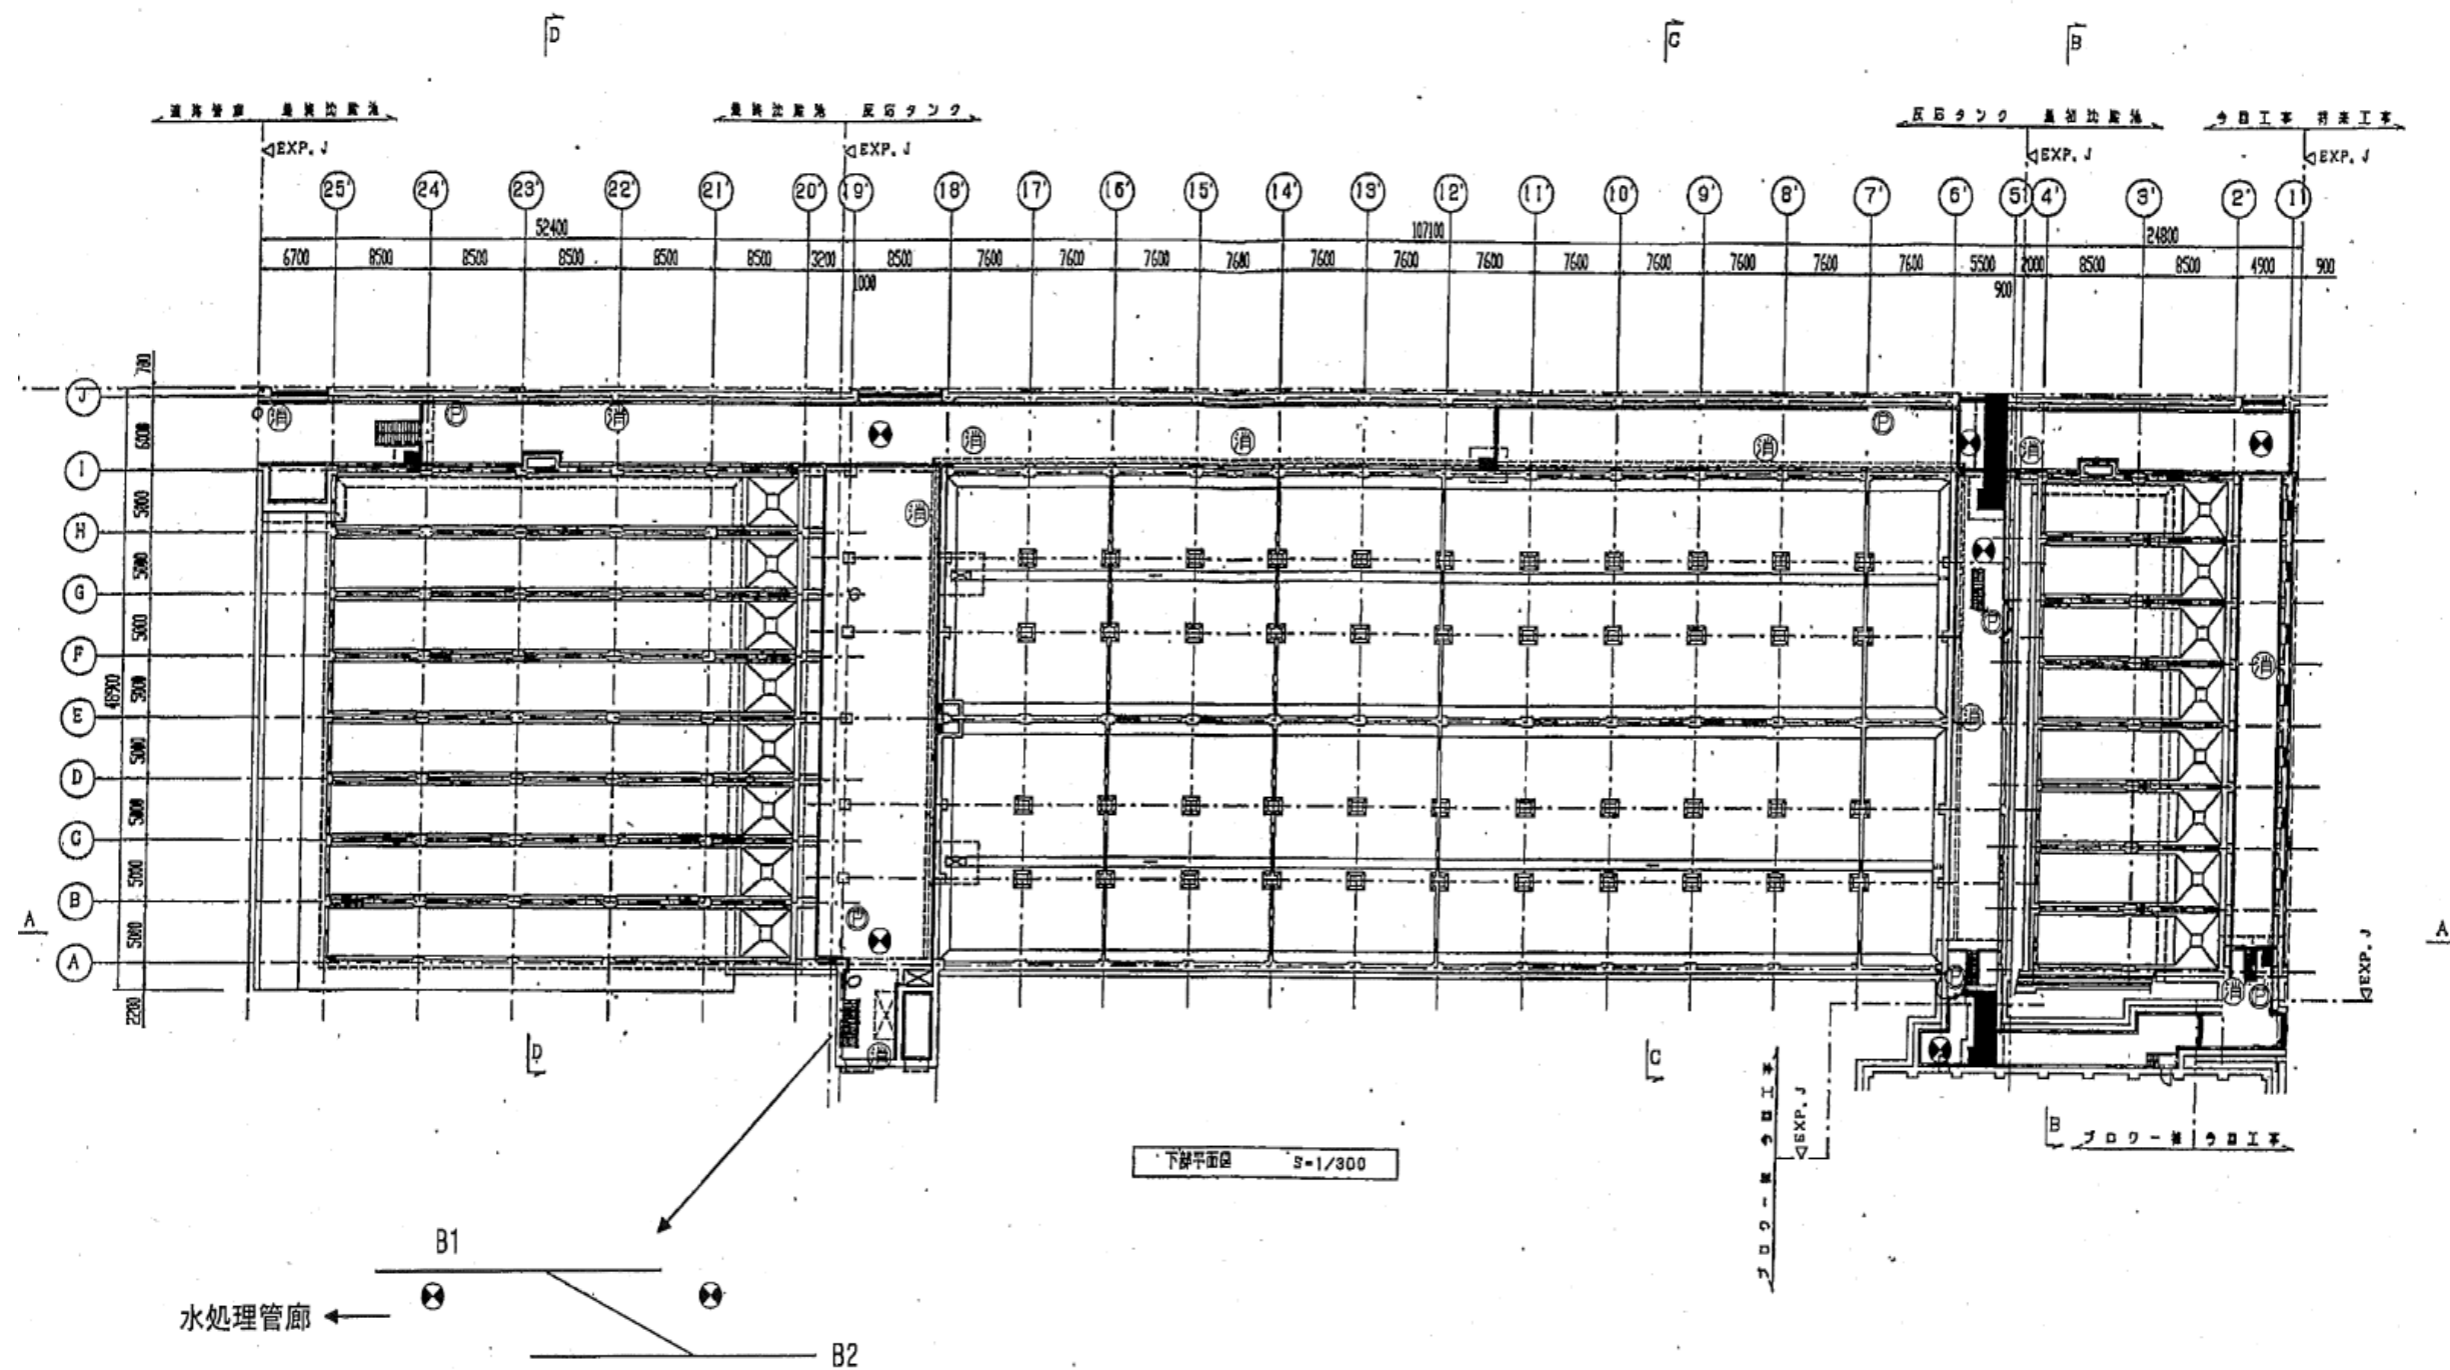

業務名	令和6年度 三下北委 第9号 北部浄化センターほか防災設備点検業務		
履行場所	三重郡川越町亀崎新田地内ほか3カ所		
図面の種類	B-1系水処理施設(3) 自動火災報知設備図		
縮尺	NONE	図面番号	30
事業所名	北部浄化センター		

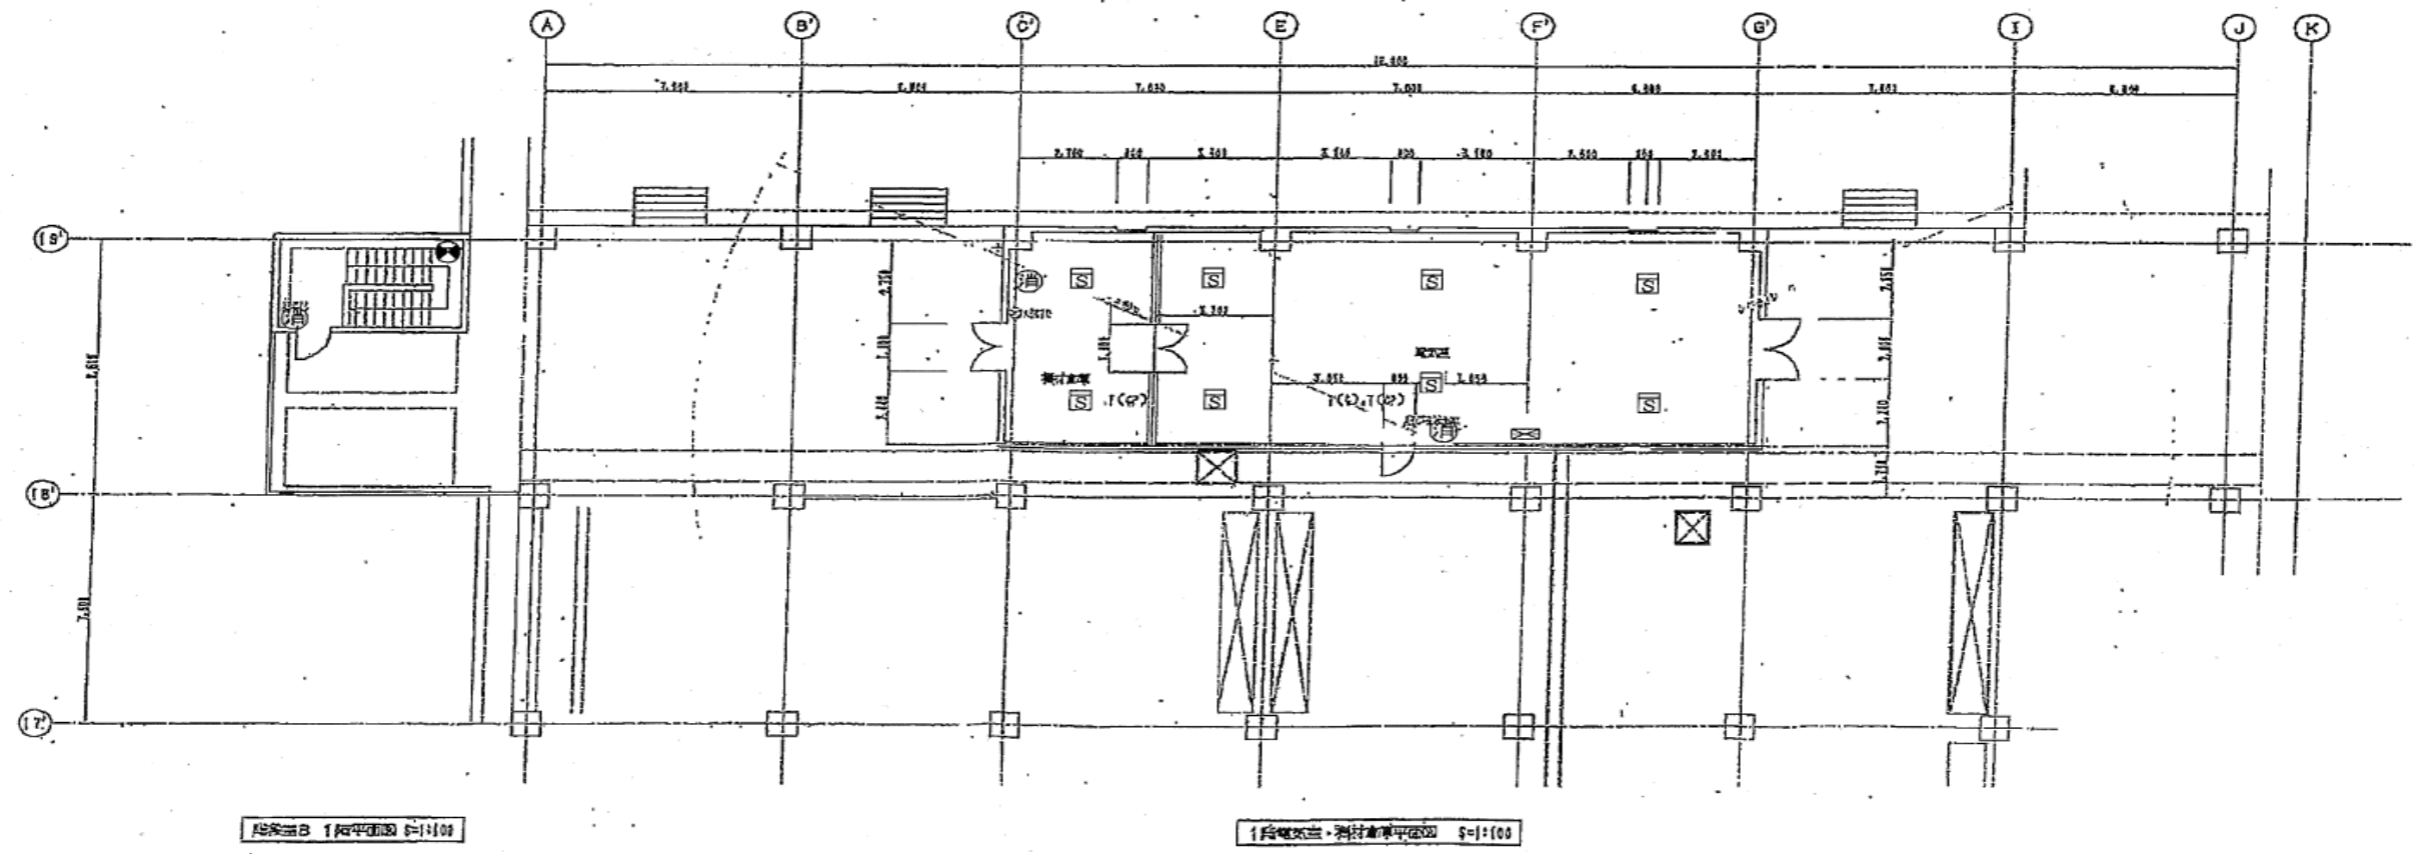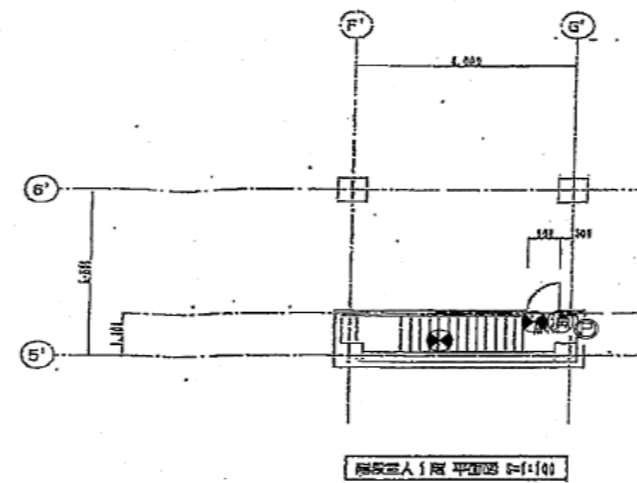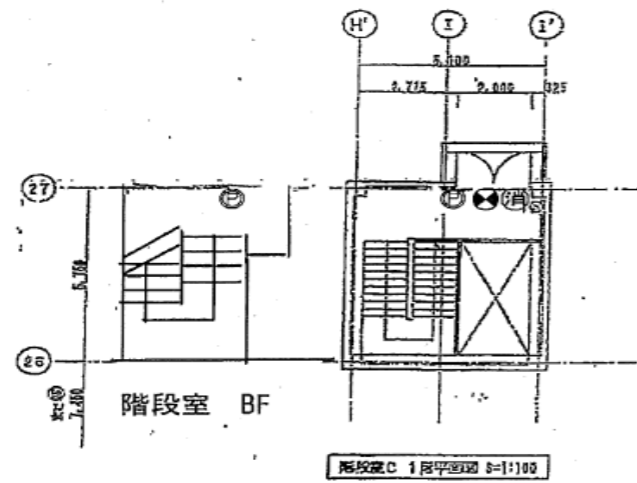


業務名	令和6年度 三下北委 第9号 北部浄化センターほか防災設備点検業務		
履行場所	三重郡川越町亀崎新田地内ほか3カ所		
図面の種類	B-1系水処理施設(4)自動火災報知設備図		
縮尺	NONE	図面番号	31
事業所名	北部浄化センター		

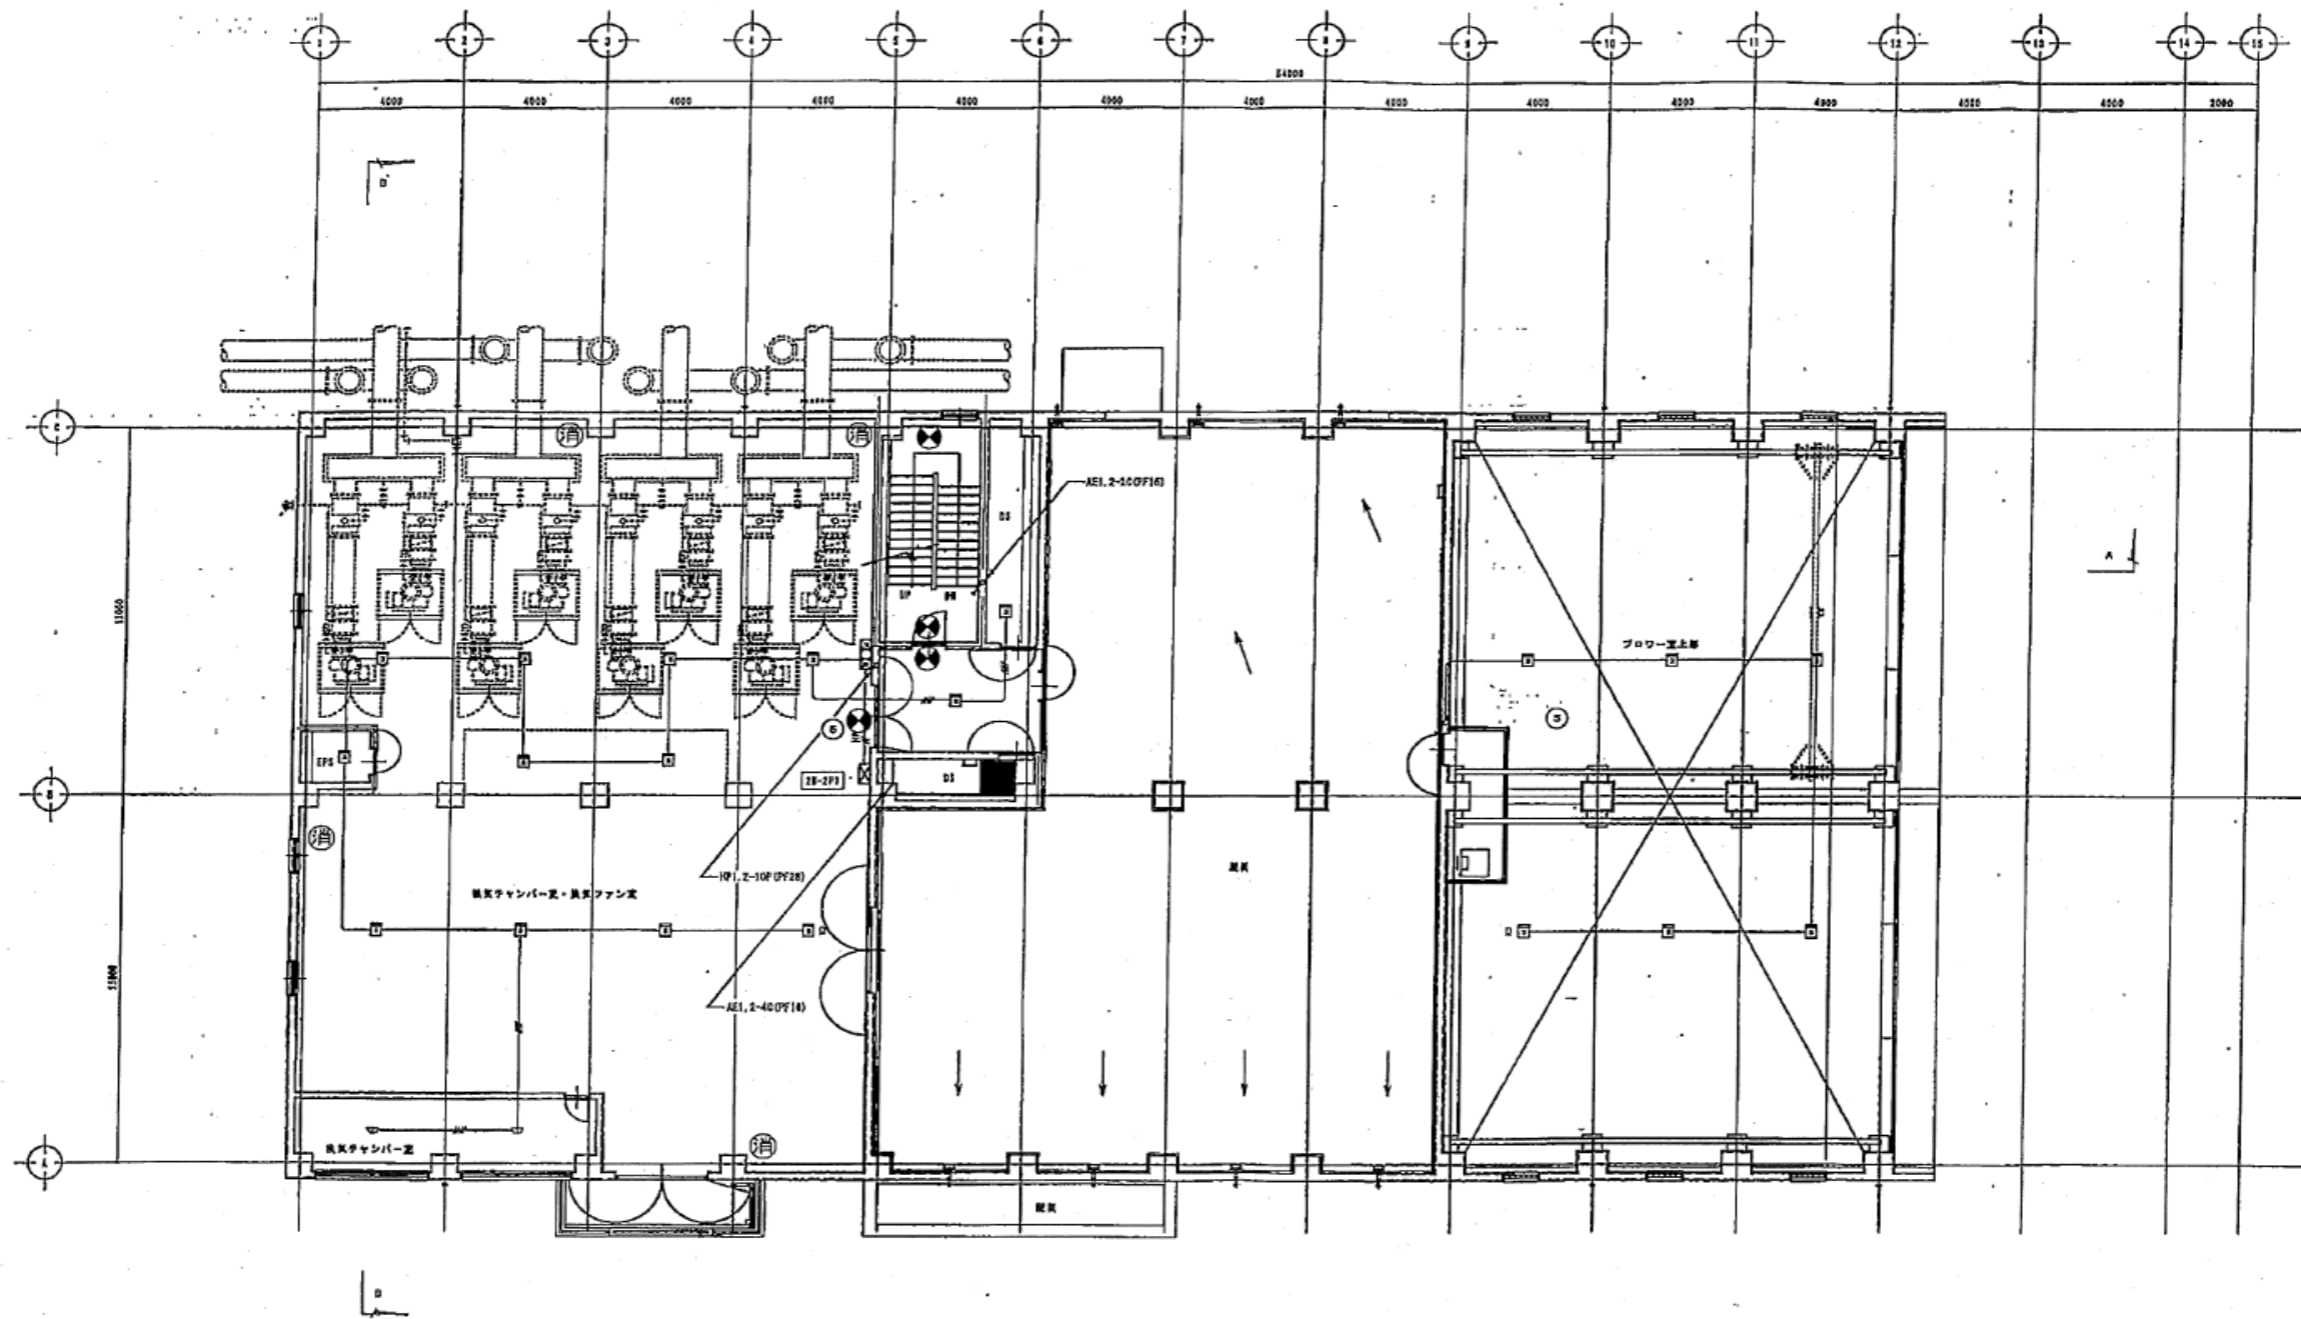


2階平面図 S=1:100

業務名	令和6年度 三下北委 第9号 北部浄化センターほか防災設備点検業務		
履行場所	三重郡川越町亀崎新田地内ほか3カ所		
図面の種類	送風機棟2階自動火災報知設備図		
縮尺	NONE	図面番号	32
事業所名	北部浄化センター		

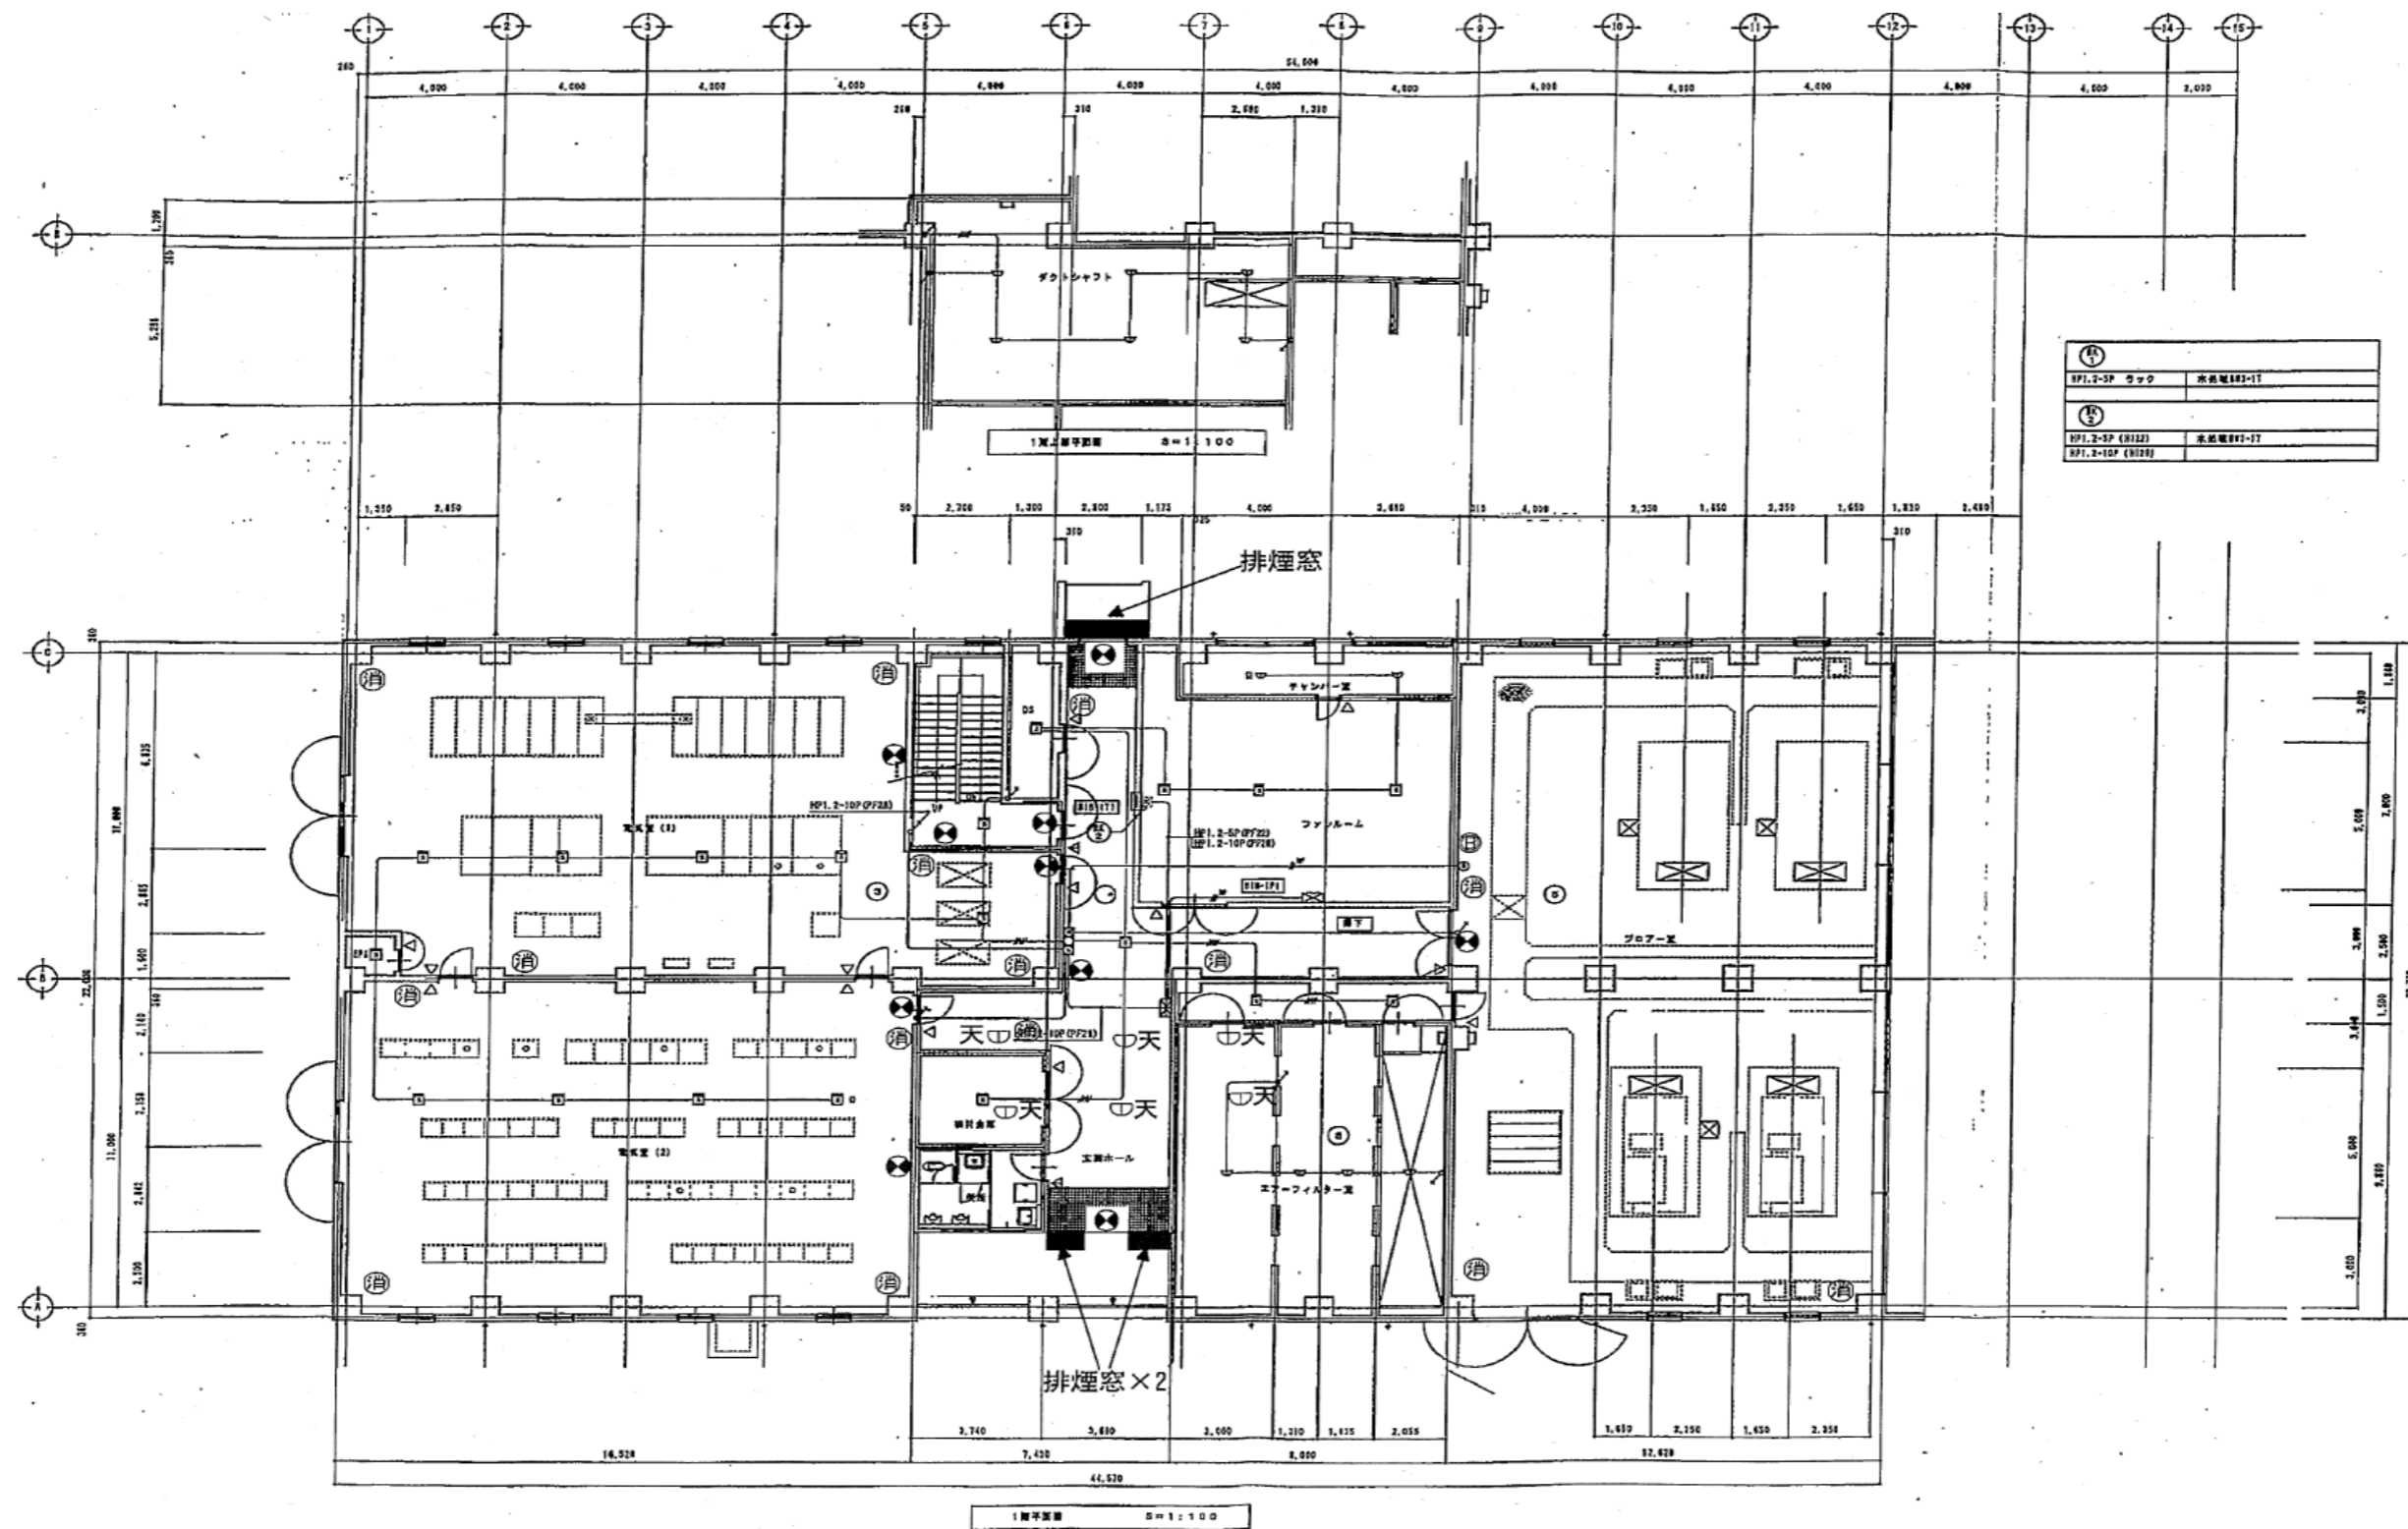

業務名	令和6年度 三下北委 第9号 北部浄化センターほか防災設備点検業務		
履行場所	三重郡川越町亀崎新田地内ほか3カ所		
図面の種類	送風機棟1階自動火災報知設備図		
縮尺	NONE	図面番号	33
事業所名	北部浄化センター		

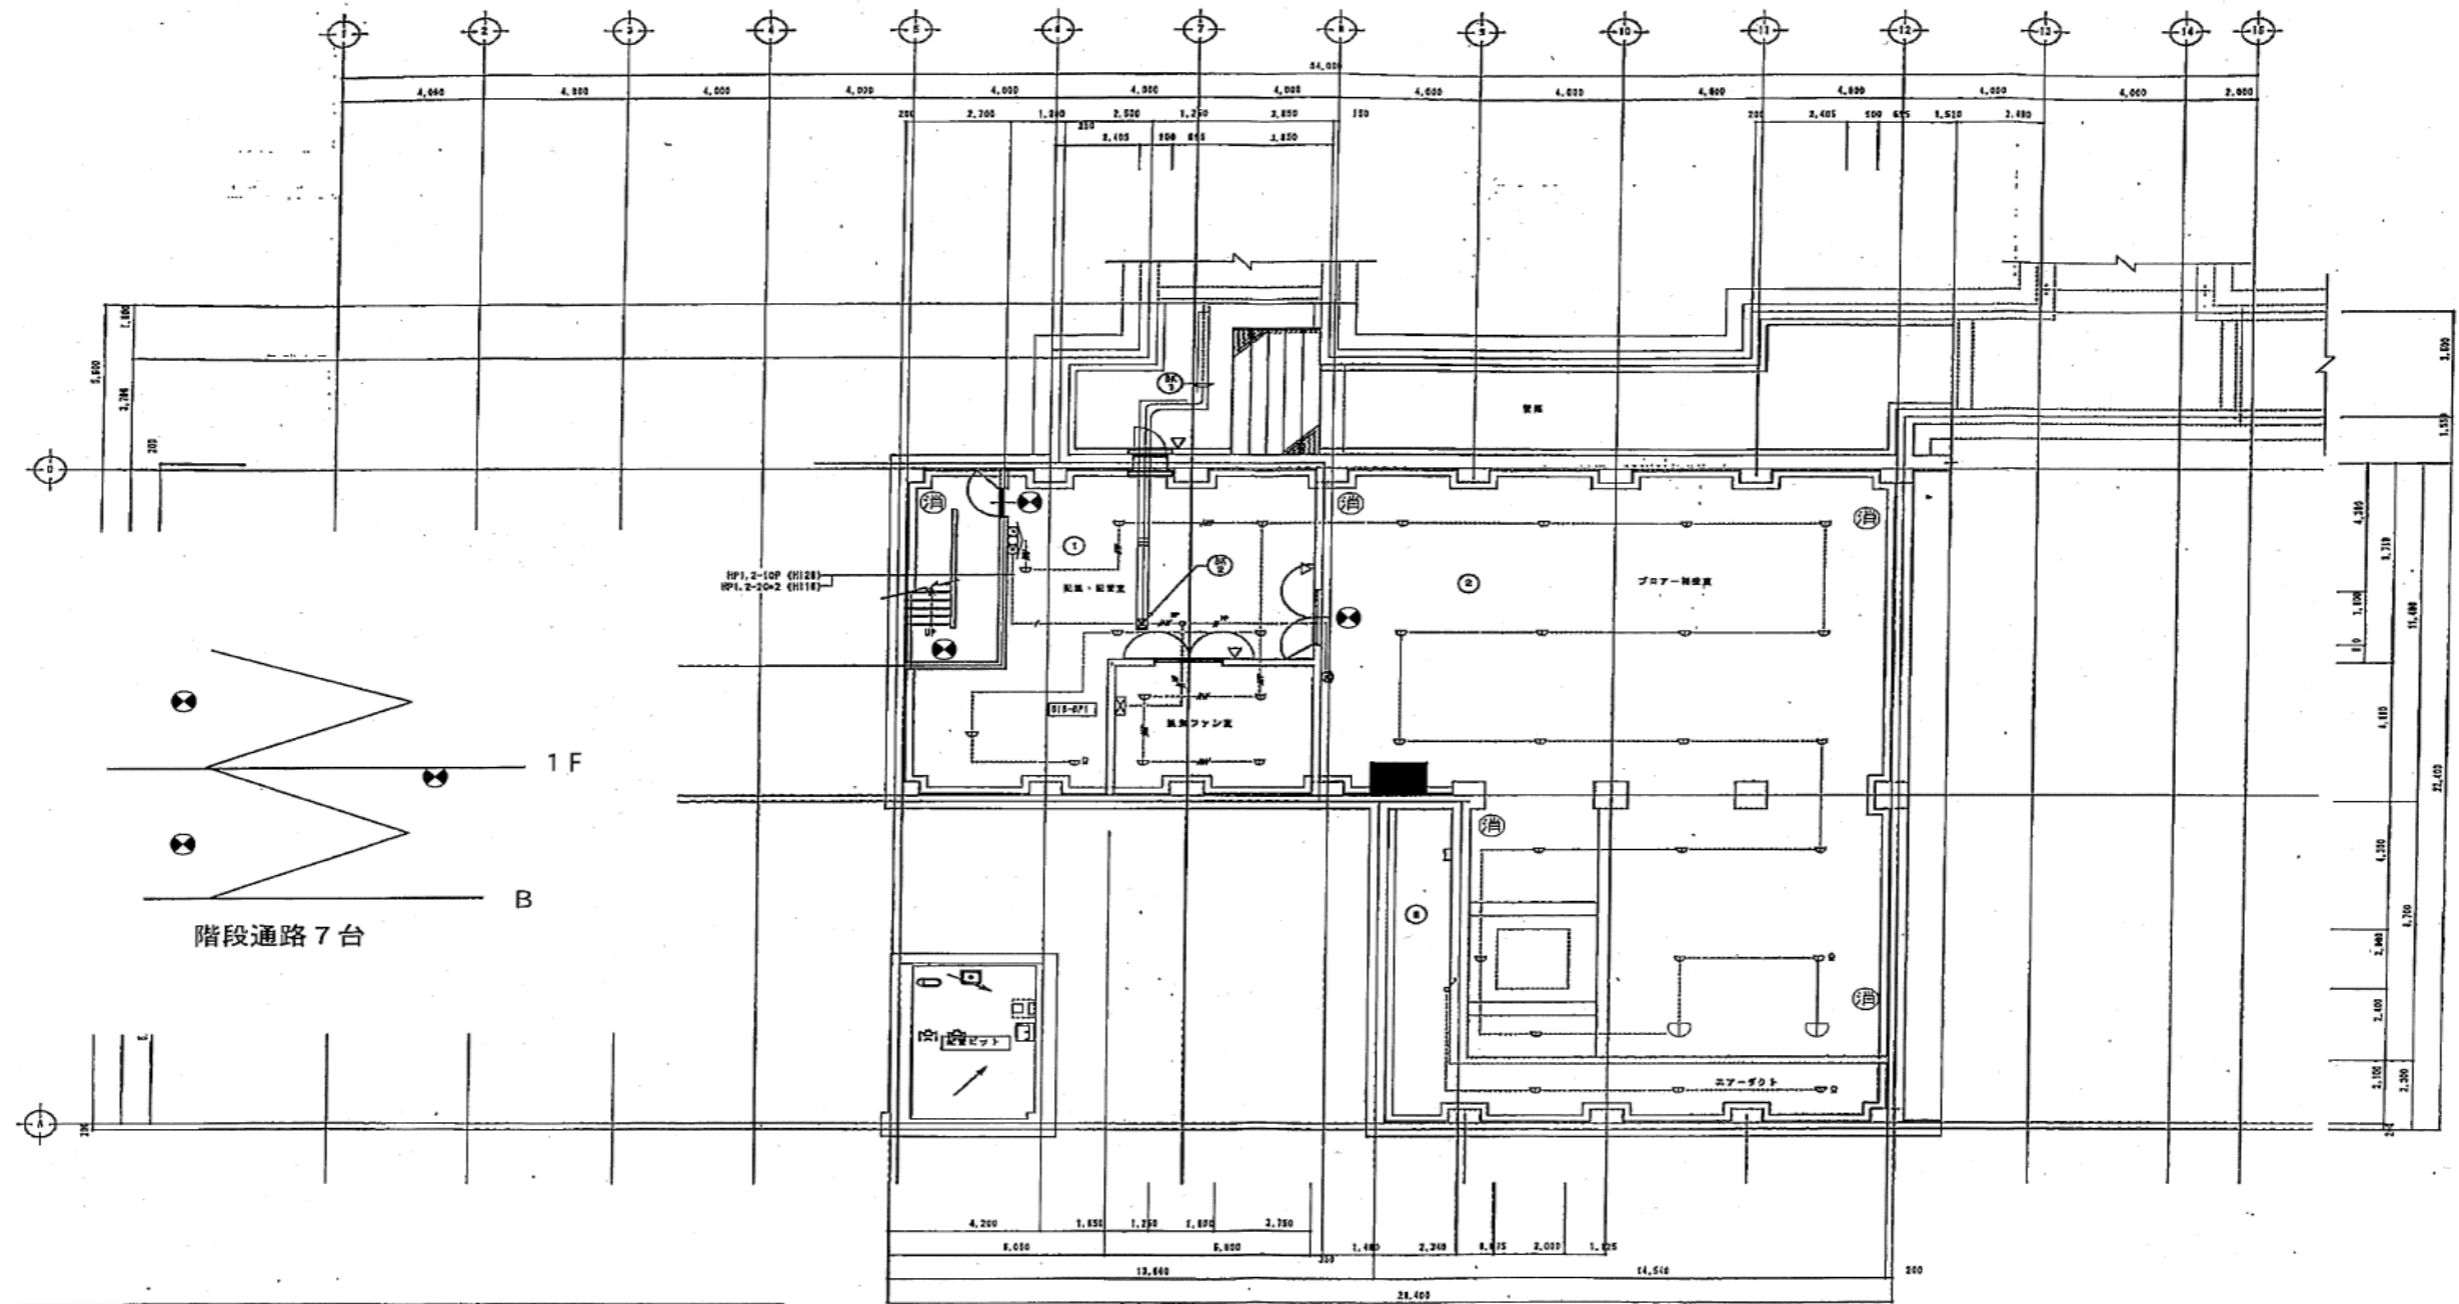


———	AE1.2-20 (PF18)	———	AE1.2-20 (H116)	露出
———	AE1.2-40 (PF18)	———	AE1.2-40 (H116)	露出
———	AE1.2-20-2 (PF18)	———	AE1.2-20-2 (H116)	露出
———	HP1.2-20 (PF18)	———	HP1.2-20 (H116)	露出
———	HP1.2-20 (PF18)	———	HP1.2-20 (H116)	露出
———	HP1.2-50 (PF18)	———	HP1.2-50 (H116)	露出

地下1階平面図 0=1:100


④	HP1.2-20P ラック	本館電線2-11
⑤	HP1.2-20P (H122)	本館電線2-11
⑥	HP1.2-20P (H122)	本館電線2-11

業務名	令和6年度 三下北委 第9号 北部浄化センターほか防災設備点検業務		
履行場所	三重郡川越町亀崎新田地内ほか3カ所		
図面の種類	送風機棟地下1階自動火災報知設備図		
縮尺	NONE	図面番号	34
事業所名	北部浄化センター		

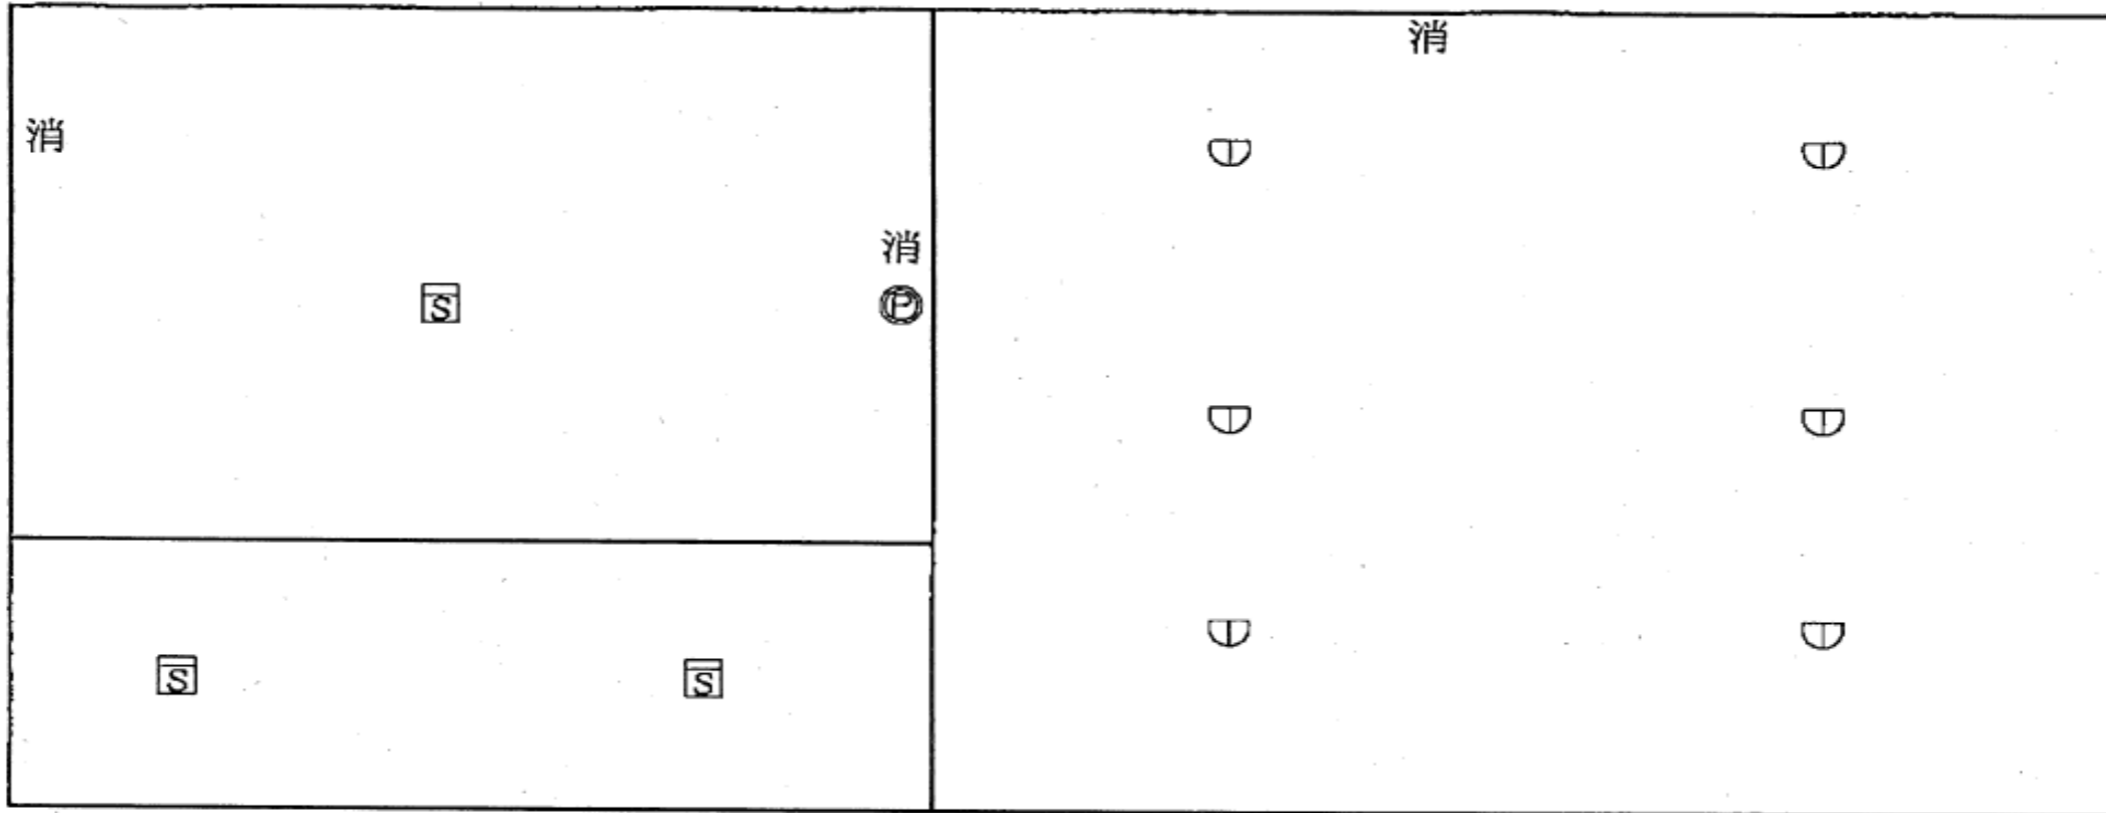


業 務 名	令和6年度 三下北委 第9号 北部浄化センターほか防災設備点検業務		
履 行 場 所	三重郡川越町亀崎新田地内ほか3カ所		
図 面 の 種 類	塩素混和池自動火災報知設備図		
縮 尺	NONE	図面番号	35
事 業 所 名	北部浄化センター		


地階2階

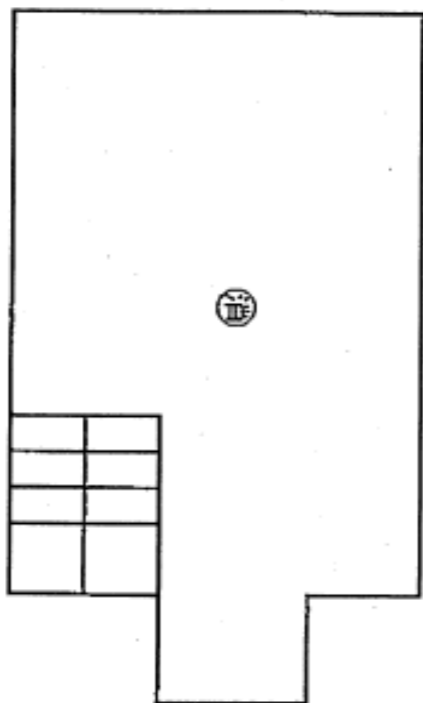


地階

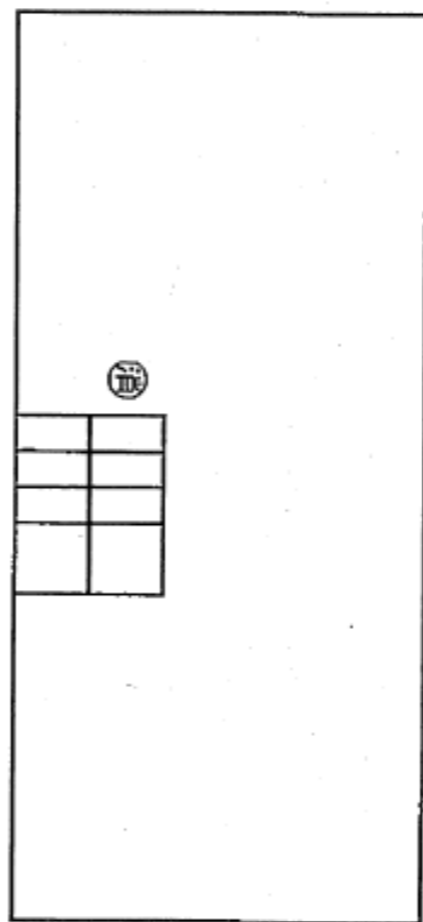


1階

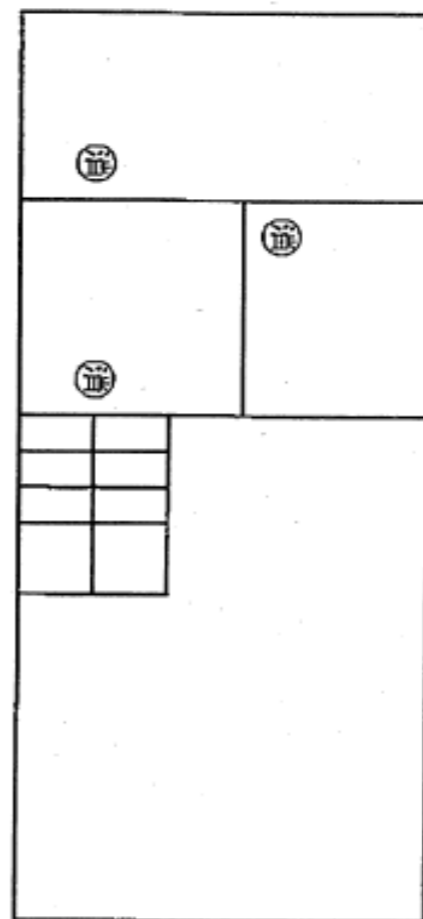

業 務 名	令和6年度 三下北委 第9号 北部浄化センターほか防災設備点検業務		
履 行 場 所	三重郡川越町亀崎新田地内ほか3カ所		
図 面 の 種 類	汰上ポンプ場消火器設置図		
縮 尺	NONE	図面番号	36
事 業 所 名	北部浄化センター		

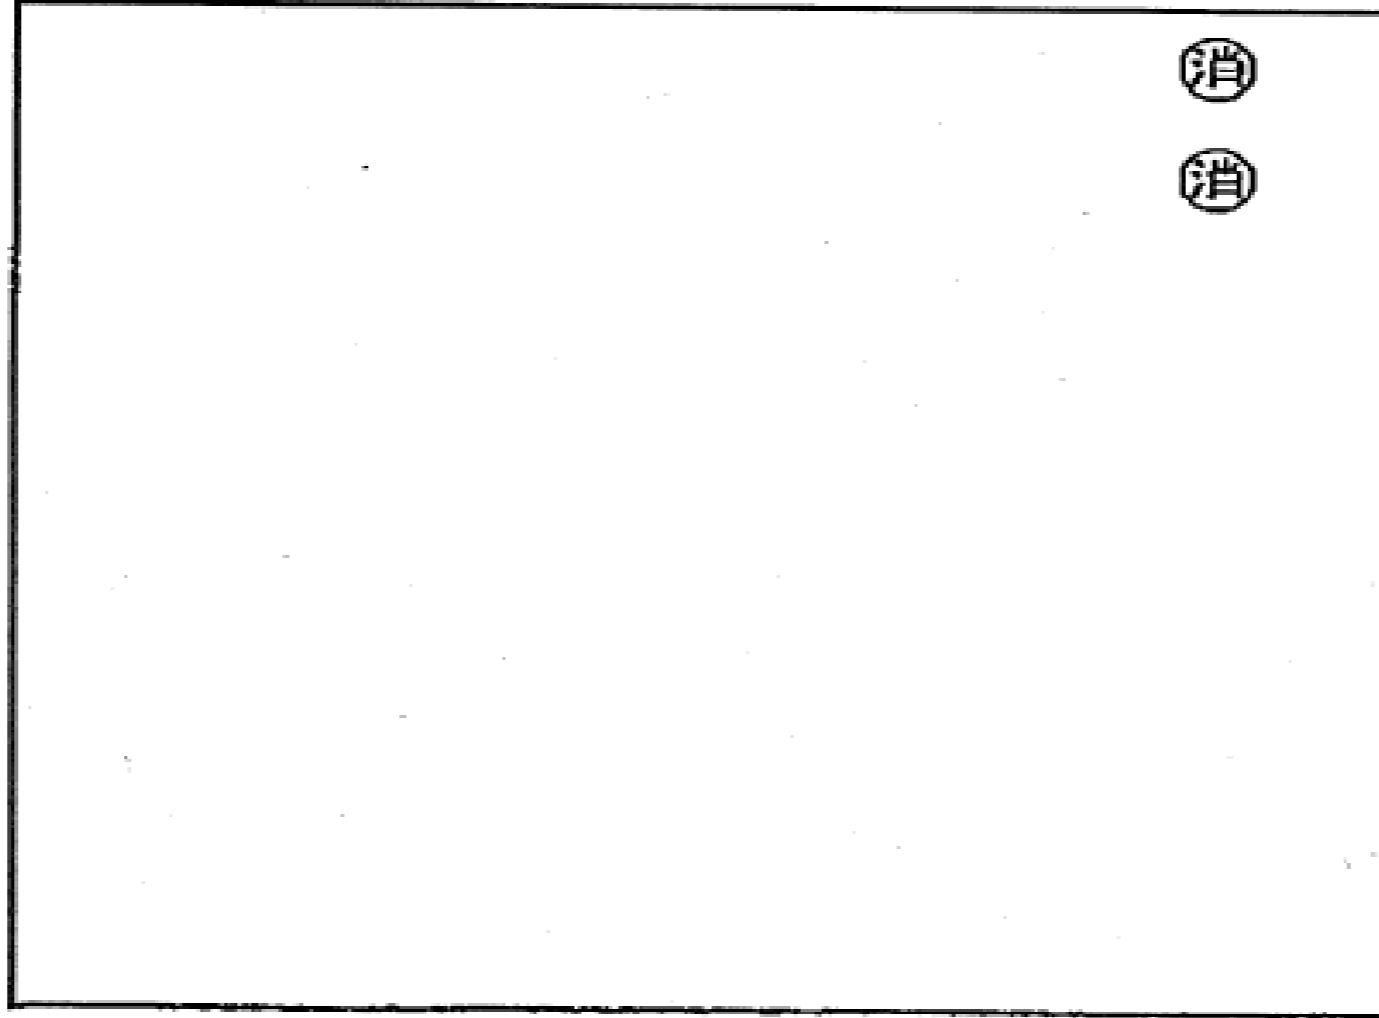

業 務 名	令和6年度 三下北委 第9号 北部浄化センターほか防災設備点検業務		
履 行 場 所	三重郡川越町亀崎新田地内ほか3カ所		
図 面 の 種 類	北勢マンホールポンプ場消火器設置図		
縮 尺	NONE	図面番号	37
事 業 所 名	北部浄化センター		

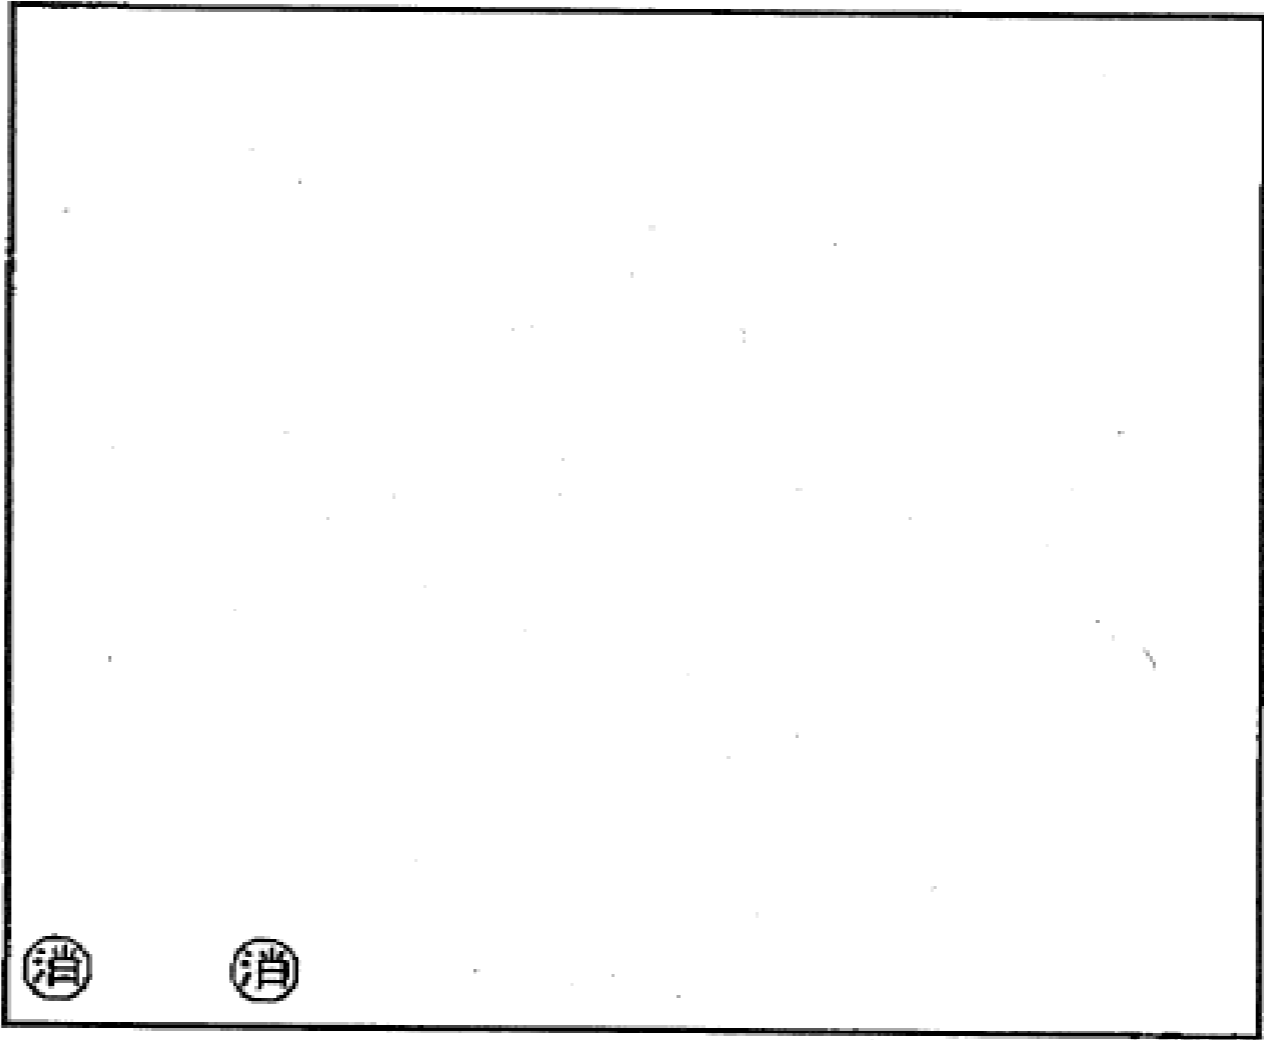

業 務 名	令和6年度 三下北委 第9号 北部浄化センターほか防災設備点検業務		
履 行 場 所	三重郡川越町亀崎新田地内ほか3カ所		
図 面 の 種 類	員弁川マンホールポンプ場消火器設置図		
縮 尺	NONE	図面番号	38
事 業 所 名	北部浄化センター		