

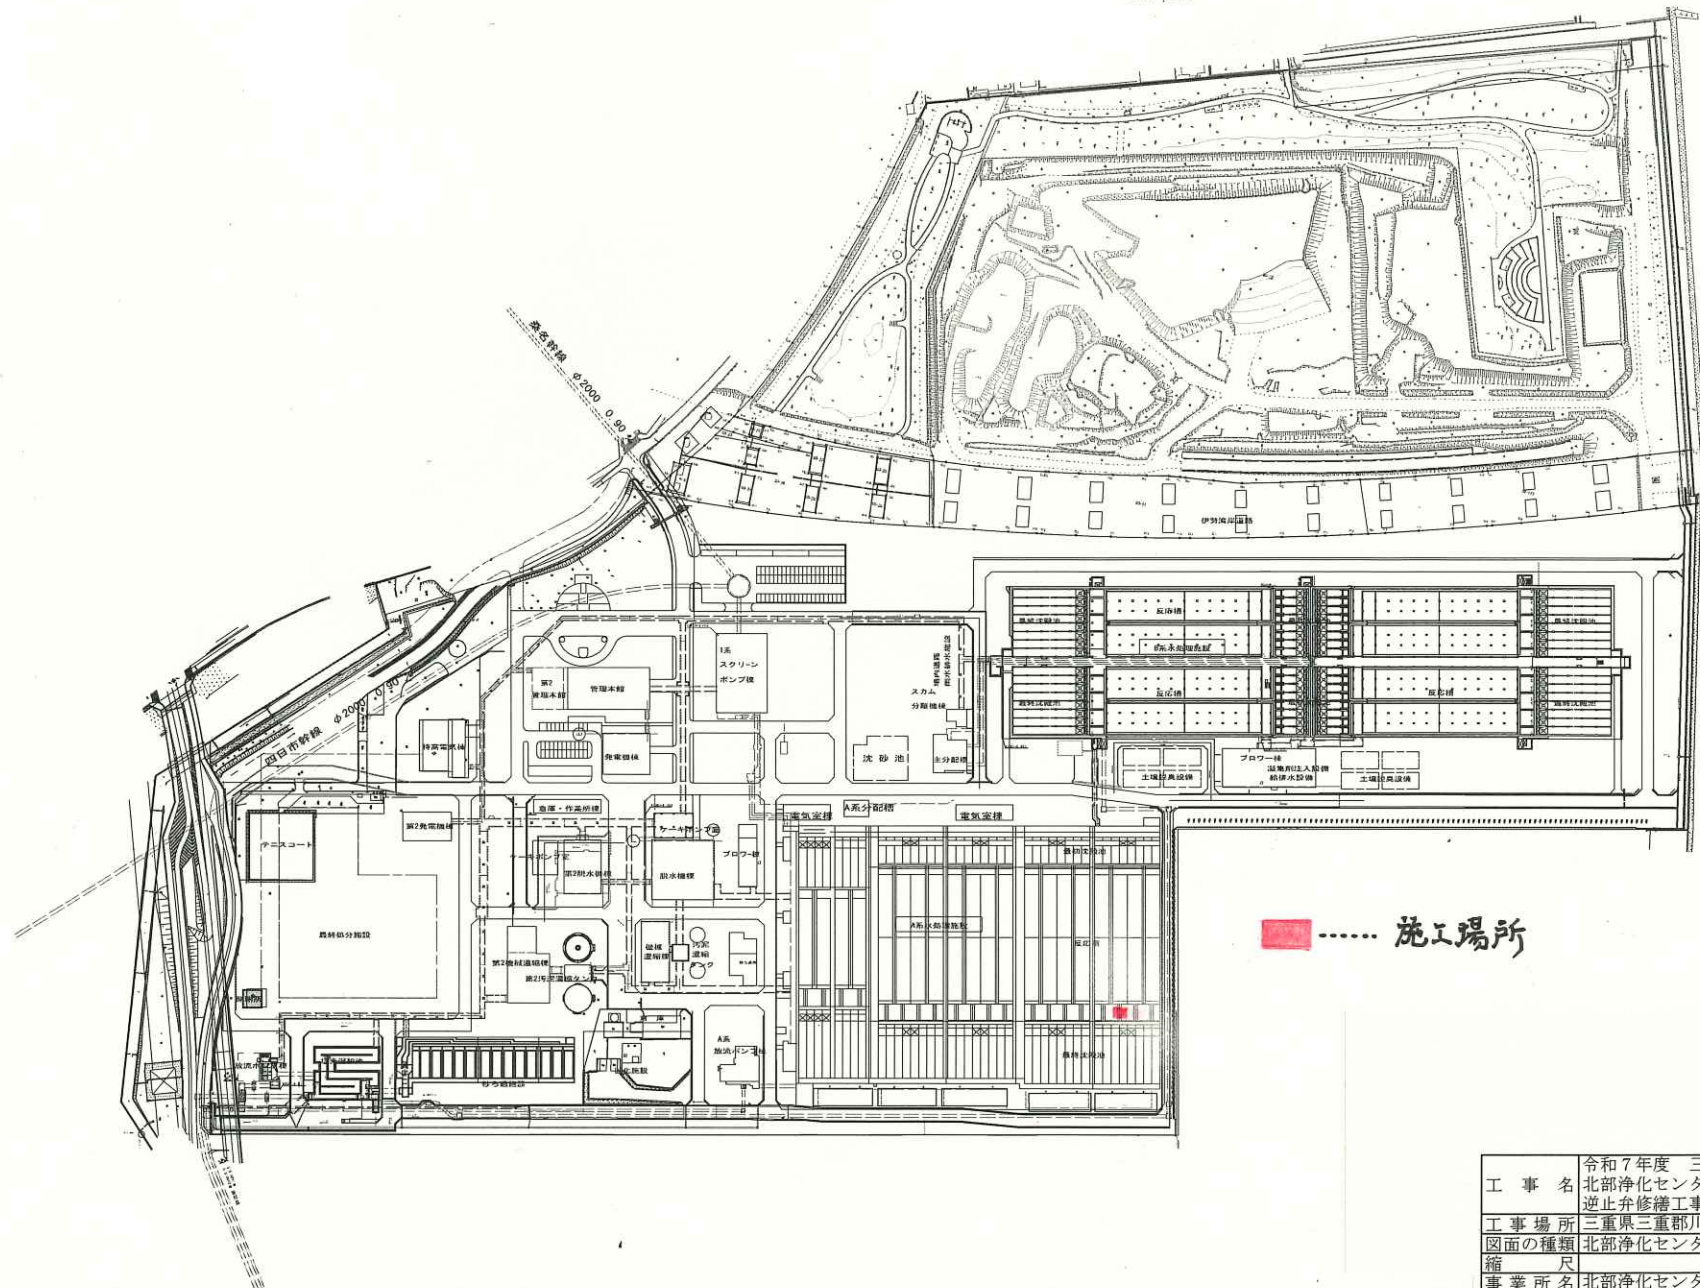



$S=1:1500$

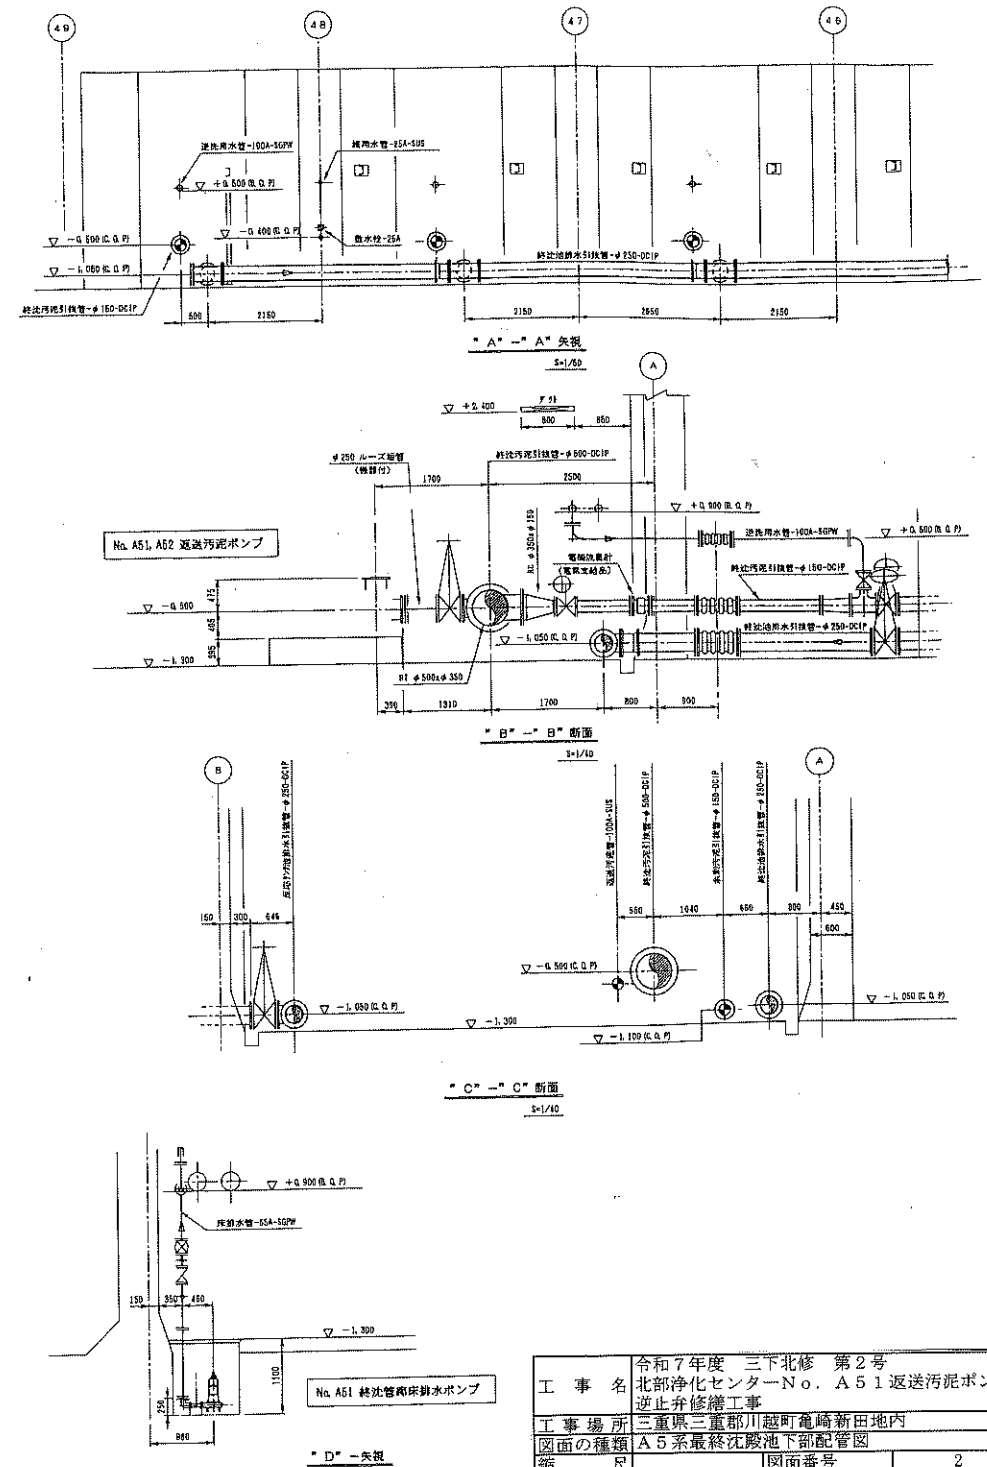

工 事 名	令和7年度 三下北修 第2号 北部浄化センターNo. A51 返送汚泥ポンプ 逆止弁修繕工事		
工事場所	三重県三重郡川越町亀崎新田地内		
図面の種類	北部浄化センター	一般平面図	
縮 尺		図面番号	1
事業所名	北部浄化センター		

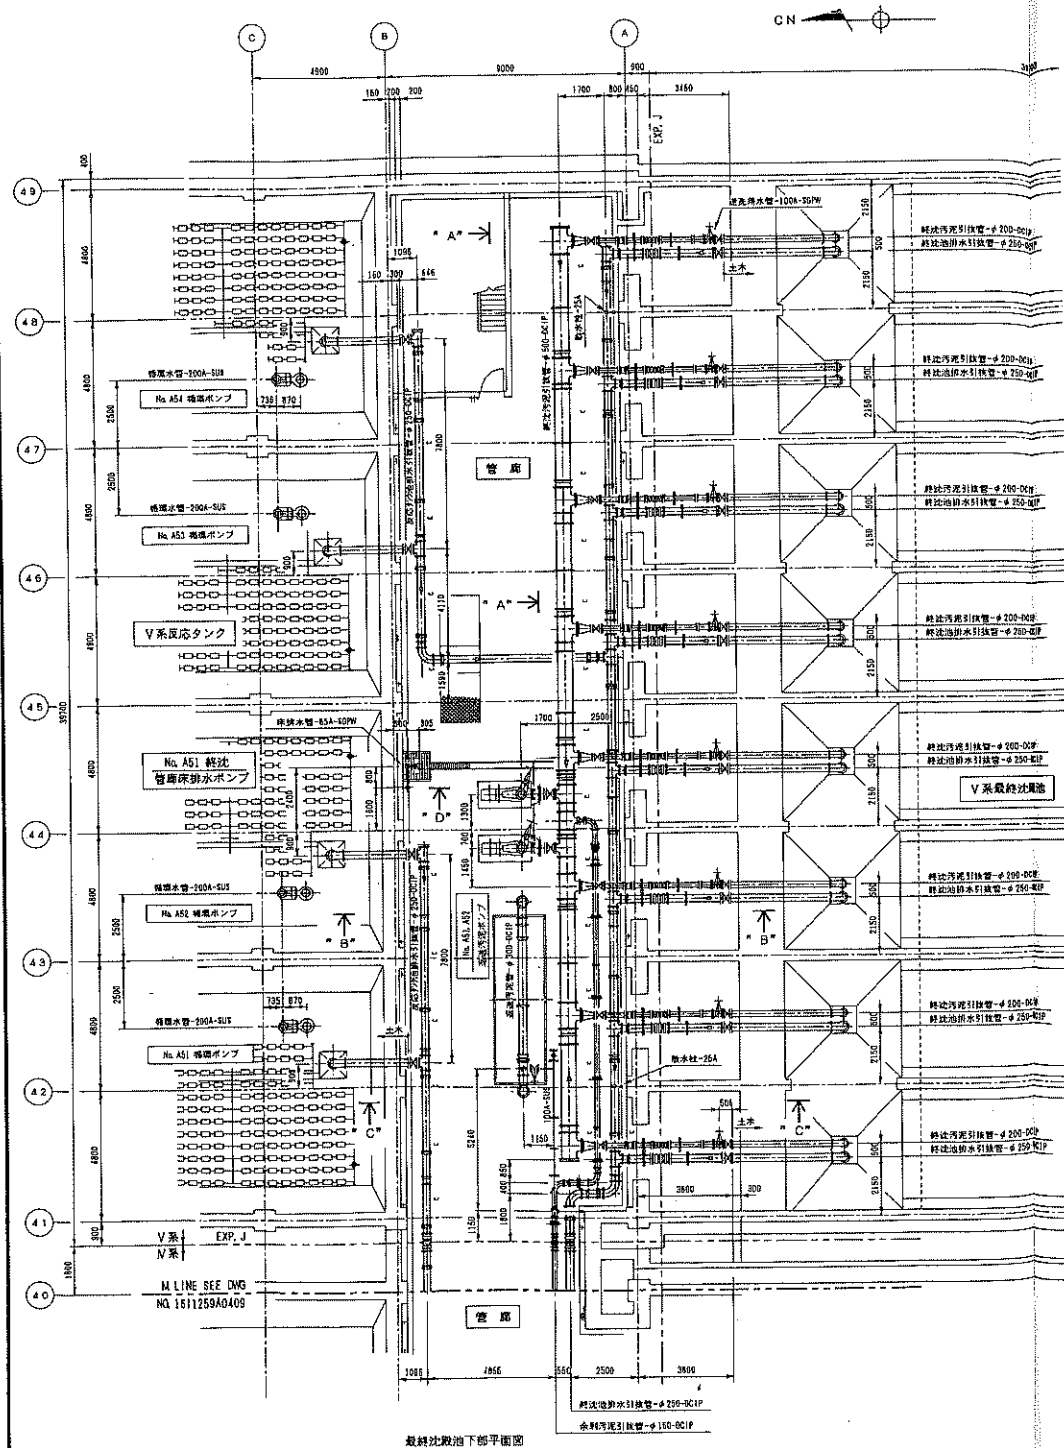

工 事 名	令和7年度 三下北修 第2号 北部浄化センターNo. A51 送還汚泥ポンプ 逆止弁修繕工事
工 事 場 所	三重県三重郡川越町亀崎新田内
図面の種類	A5系最終沈殿池下部配管図
縮 尺	図面番号
事業所名	北部浄化センター

 

關係圖面

反応タンク A-J下部配管図; DWG No. 1611259A0407


最終込取池 下部配管図 : DWG No. 1611259-A0408

工 事 名	令和7年度 三下北修 第2号 北部浄化センターNo. A51 返送汚泥ポンプ 逆送弁修繕工事		
工事場所 図面の種類	三重県三重郡川越町亀崎新田地内 A5系返送汚泥管スケルトン図		
縮 尺	図面番号		3
事業所名	北部浄化センター		

No.

[illegible]

製作番号 ORDER NO.	製作数 Q' TY	備 考 REMARKS	日 付 F T E	担当 ENG.

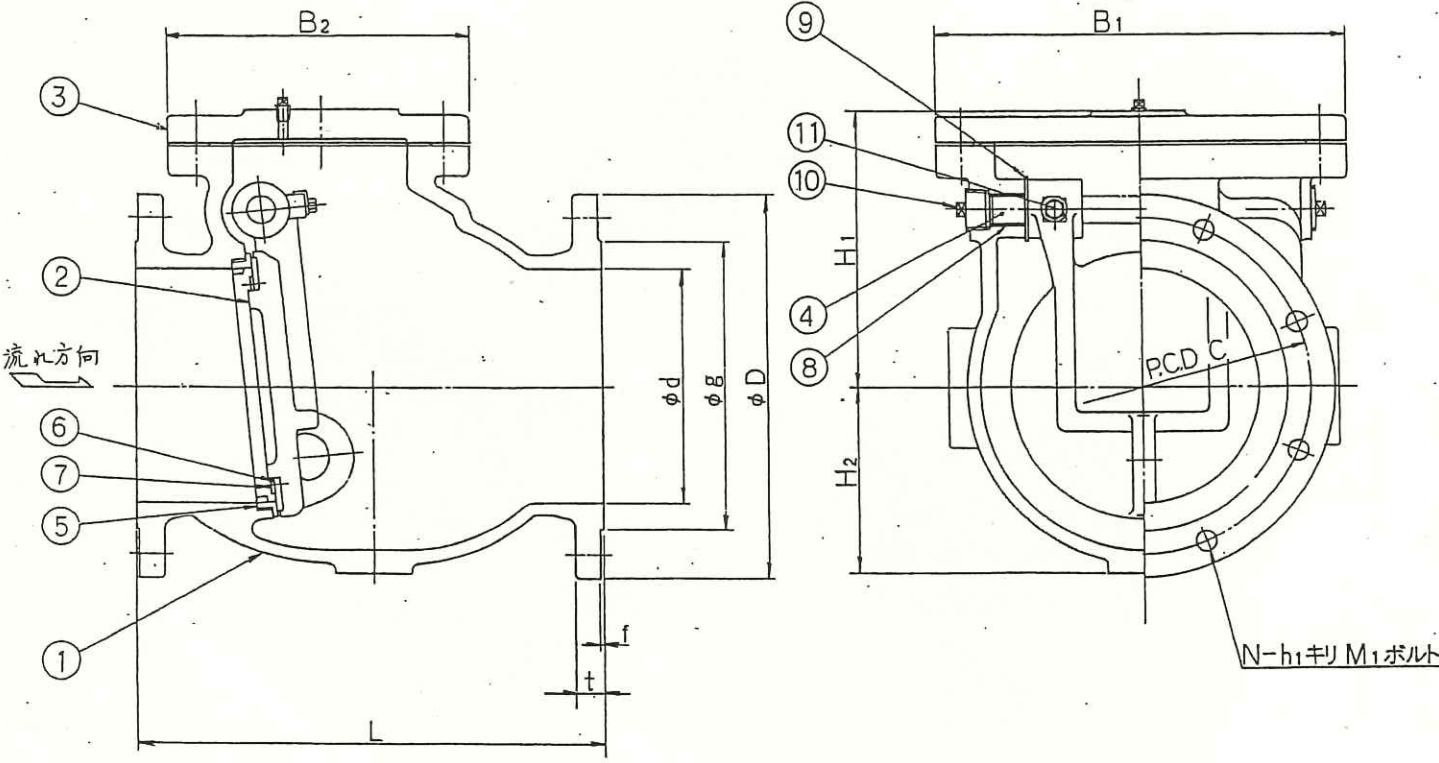

11	ボルト	SUS304	15 25	φ200 φ250
10	プラグ	FCMB	2	
9	スペーサー	SUS304	2	
8	ブッシュ	オイルレス	2	
7	弁座押エ	SUS304	1	
6	弁体弁座	合成ゴム	1	CR
5	弁箱弁座	SUS304	1	
4	弁 棒	SUS403	1	
3	フ タ	FC250	1	
2	弁 体	FC250	1	
1	弁 箱	FC250	1	



部号 PART NO	名 称 NAME OF PARTS	材 質 MATERIAL JIS No	図 数 REQ NO	備 考 REMARKS
---------------	----------------------	---------------------------	---------------	----------------

※標準2種(1991) FL:JIS B 2062(7.5K)

CS-10形
φ200,φ250 スイング逆止弁組立図

口径面間		フ ラ ン ジ										—			
d	L	D	C	g	t	f	N	h ₁	M ₁	H ₁	H ₂	B ₁	B ₂		
200	430	342	299	256	27	3	8	19	M16	258	195	370	300		
250	480	410	360	308	29	3	8	23	M20	286	200	440	310		

工 事 名	令和7年度 三下北修 第2号 北部浄化センターNo. A51 返送汚泥ポンプ 逆止弁修繕工事
工 事 場 所	三重県三重郡川越町亀崎新田地内
図面の種類	スイング式逆止弁組立図
縮 尺	図面番号 5
事業所名	北部浄化センター

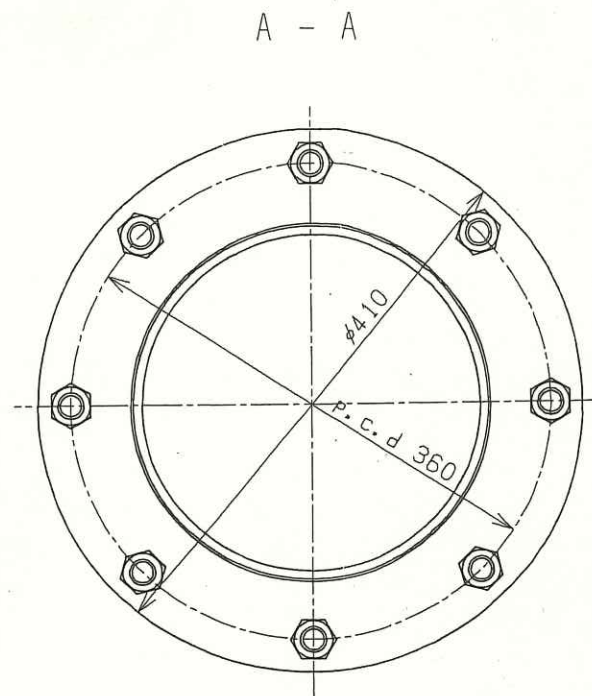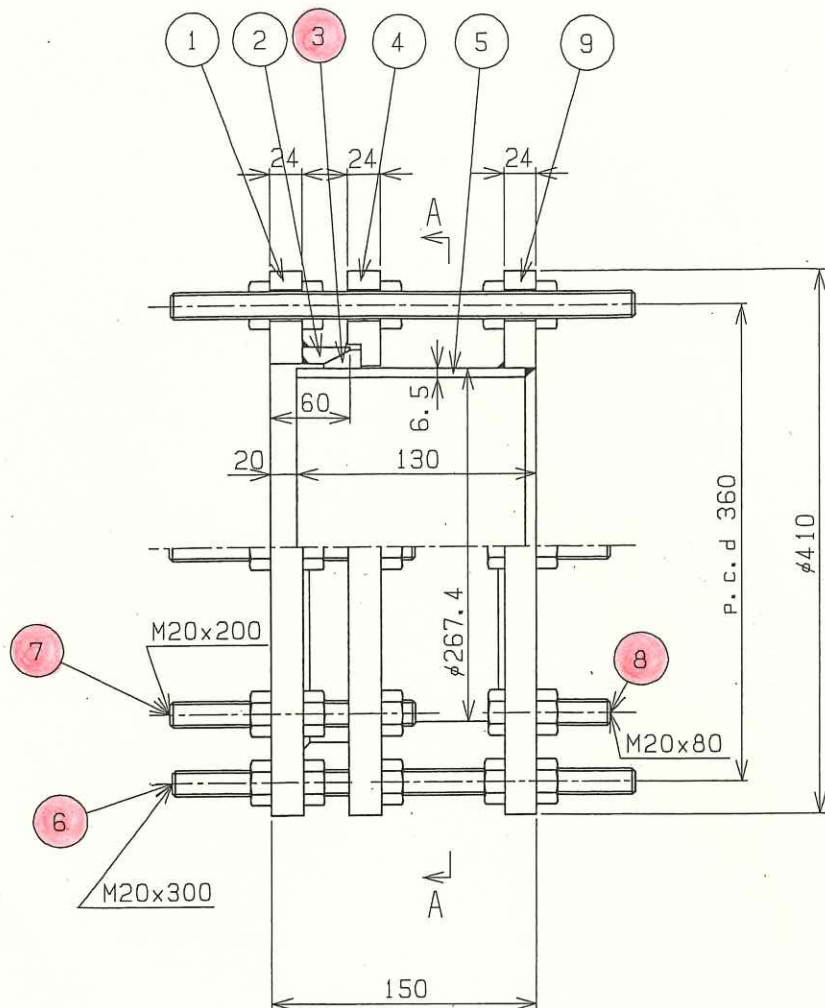

三重県 様

北勢沿岸流域下水道(北部処理区)北部浄化センター 様

返送汚泥ポンプ

【吸込・吐出用】

部品番号	部品名称	材質	個数	備考
⑨	フランジ	SUS304	1	上水形
⑧	ボルト, ナット3	SUS304	6	
⑦	ボルト, ナット2	SUS304	6	
⑥	ボルト, ナット1	SUS304	2	
⑤	スリーブ	SUS304	1	
④	FAフランジ	SUS304	1	上水形
③	ゴムリング	SBR	1	
②	FAソケット	SUS304	1	
①	フランジ	SUS304	1	上水形

工事名	令和7年度 三下北修 第2号 北部浄化センターNo. A51 返送汚泥ポンプ 逆止弁修繕工事
工事場所	三重県三重郡川越町亀崎新田地内
図面の種類	伸縮管組立図
縮尺	
図面番号	6
事業所名	北部浄化センター