


北部浄化センター一般平面図

S=1:1500


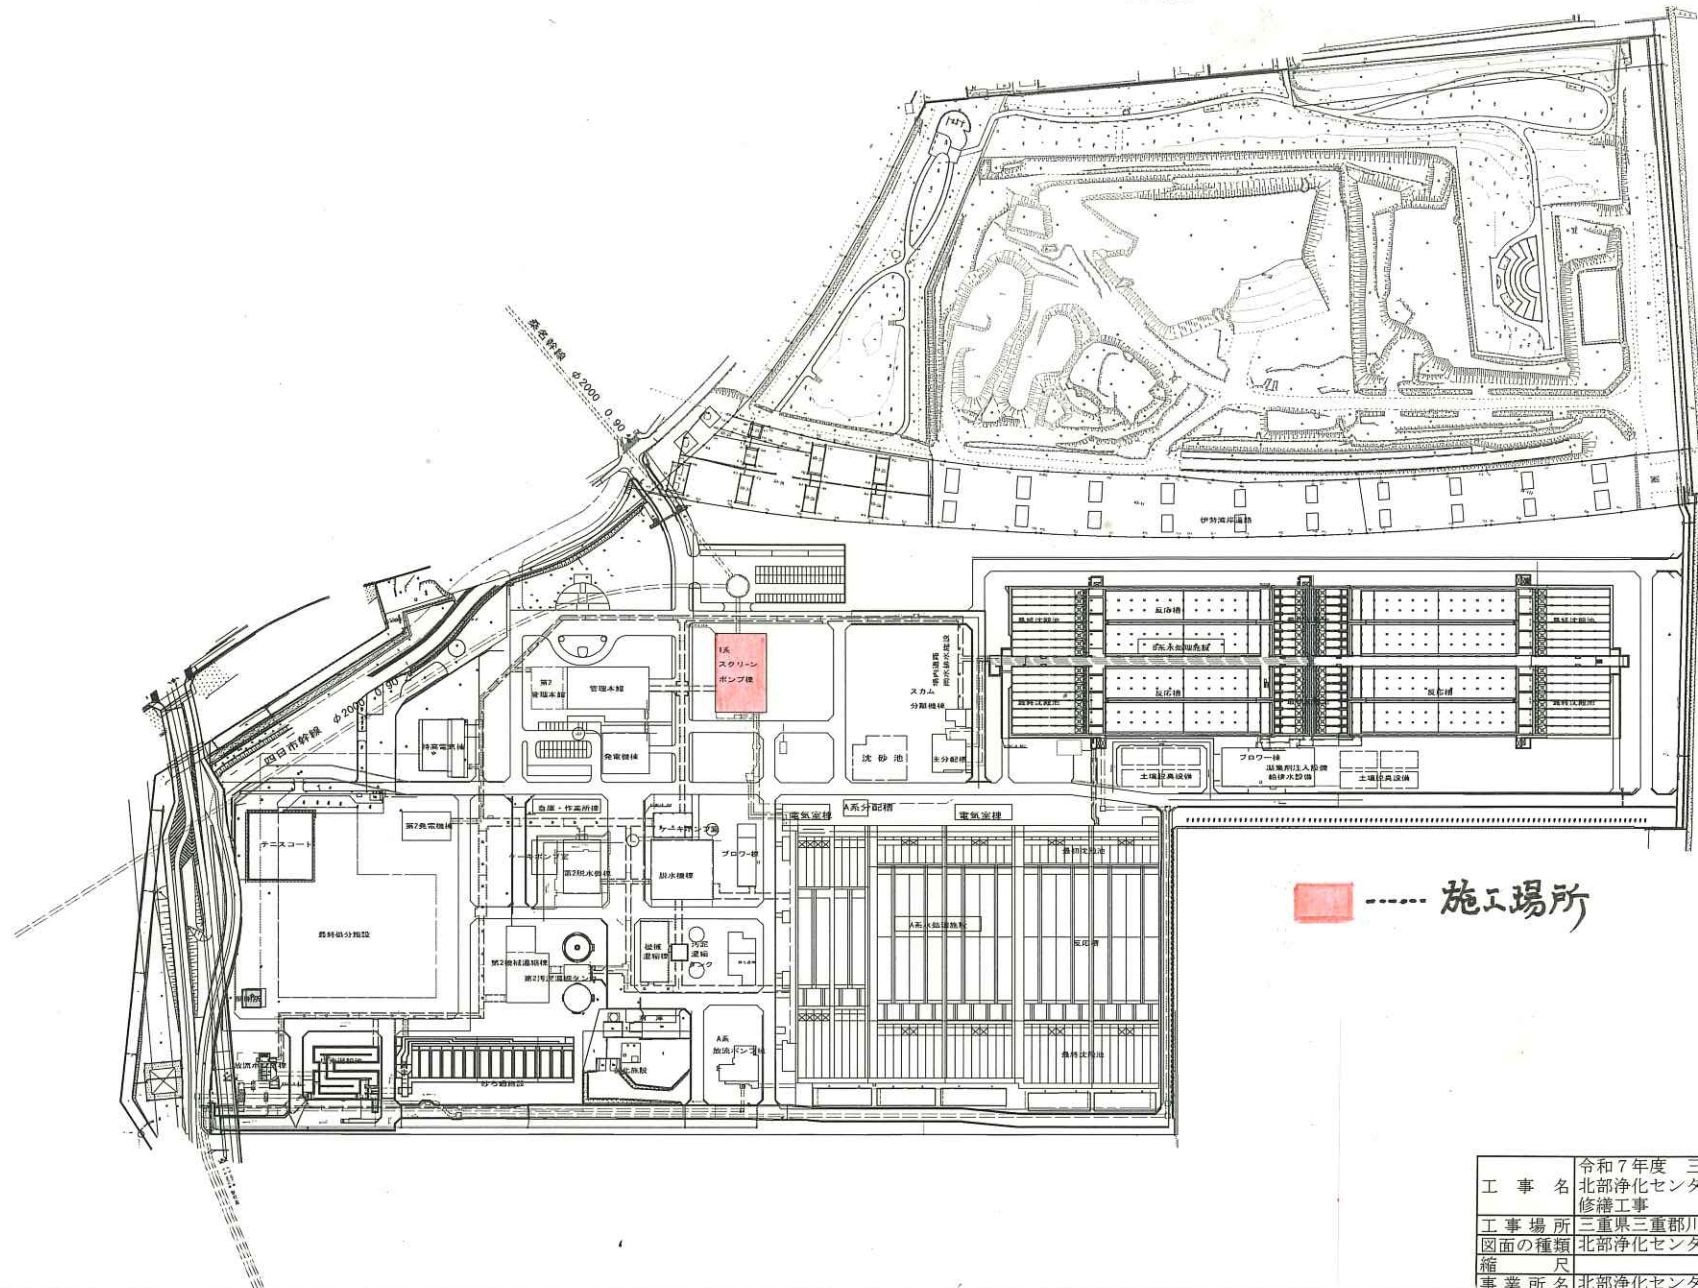


施工場所

工 事 名	令和7年度 三下北修 第4号 北部浄化センターNo. 03 流入ゲート開閉器 修繕工事
工 事 場 所	三重県三重郡川越町亀崎新田地内
図面の種類	北部浄化センター 一般平面図
縮 尺	図面番号 1
事業所名	北部浄化センター

制水扉製作仕様書 No.1

ご注文主		貴仕様番	
ご使用先		三重県土木部 殿 (北勢浄化センター 殿)	
品名		1200" x 1200" 電動式制水扉	形式 内ネジ 外ネジ 台数 4台
名称		No.01204 流入ゲート	
制御方式		ON-OFF 流調	
流	種類	汚水	
	設計水深	舌口中心 正圧 (前面) 23.45m	
	操作水深	舌口中心 正圧 (前面) 23.45m	
	流体温度	常温	
漏れ試験		水張り	
減速機	形式	LTKD-3形	
	メーカー	西部電機 日本ギア	
	ハンドル変換方向	右 (左) 廻り開き	
	ハンドル回転数	全開から全閉まで約 7658回転	
開閉台	据付高さ	舌口中心一床上 23350 mm	
	据付場所	屋内 屋外	
電動時開閉時間	約	4分3秒	
	メーカー	安川 明電	
	容量	5.5 kW 4 P	
	電源	AC 400 V 60 Hz	
	定格	15min 30min	
	絶縁	E 種	
	ブレーキ	無 (標準) 有	
	起動電流	53.5 A	
	定格電流	11.0 A	
	操作電源	AC 105 V 60 Hz	
遠隔指示	セルシン式	ポテンシヨ式	
	発信機	多摩川 緑測器	
	形式	ocp-5S (0~5002/270°)	
	受信機	多摩川 東洋計器	
形式	形式		
	寸法	□100 □110 □120	
	塗装	マンセルN1.5	
	電源	AC 105 V 60 Hz	
開度表示		mm 0 %	
塗装		本体 塗装仕様は別紙参照 コンクリート接触部は無塗装	
開閉装置		開閉装置	
付属品		1. 本体取付用基礎ボルト・ナット (M24x250) 4組/1台 2. 開閉台取付用基礎ボルト・ナット (M30x250) 4組/1台 3. 振れ止め金具 {FC20+BC6} 8組/1台 4. 振れ止め金具取付用基礎ボルト・ナット (M16x200) 32組/1台 5. 遠隔受信機 1台 6. カンパネ {FCDA5} 8組/1台 7. 中継ボックス {SUS403} 7個/1台 7. 合解工具 1set/1台 8. FRP 77 1set/1台	
備考		主要部材質 本体: FC20 扉体: FC20 本体弁座: SUS304 扉体弁座: BC6 弁座: SUS403	
工事名		令和7年度 三下北修 第4号 北部浄化センターNo. 03 流入ゲート開閉器修繕工事	
工事場所		三重県三重郡川越町亀崎新田地内	
図面の種類		制水扉製作仕様書	
縮尺		図面番号 2	
事業所名		北部浄化センター	

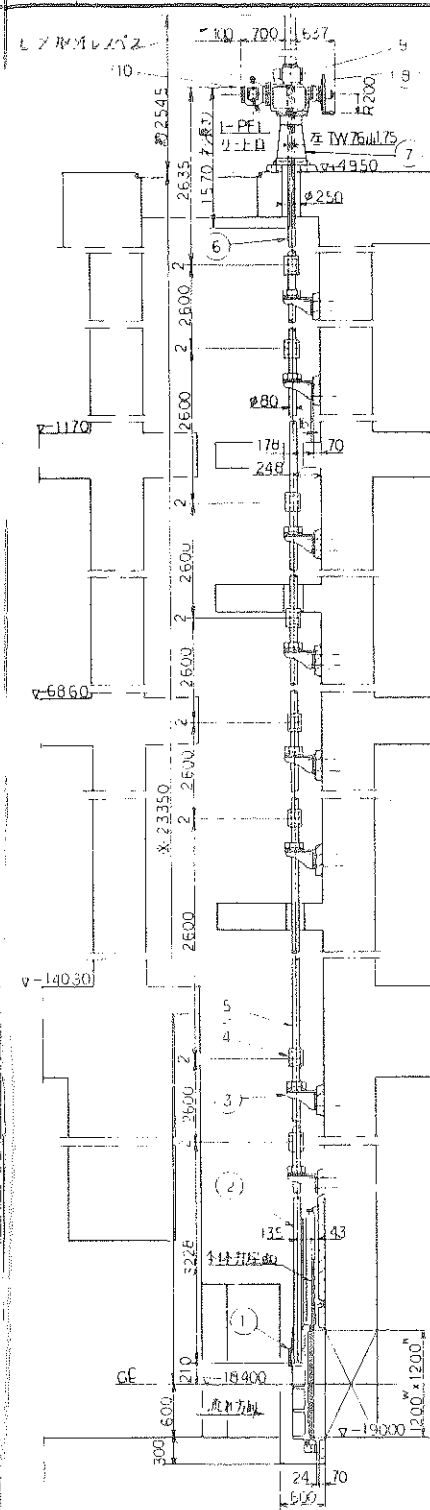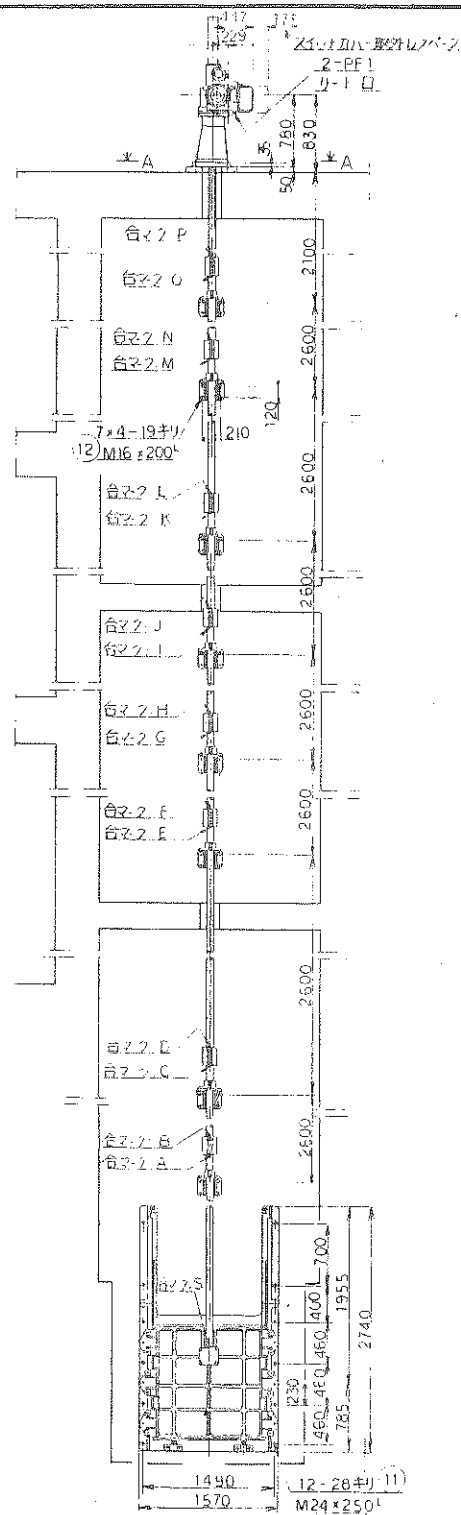

科記學集

- 1 基礎ポリトロン J-22-1 の試験に、埃物 100 粒の 1 容器として下さい。
- 2 部は、張付時、エタノールを充塞して下さい。
- 3 ※ 1 法は、検付時 30 nm と厳守して下さい。
- 4 脂膜試験スライドに作用する物質

開時	16200	Kg(下向)
閉時	10700	Kg(上向)

13	基礎ボルト	SUS403	1	NEW	SUS304
12	基礎ボルト	SUS403	25	NEW	SUS304
11	基礎ボルト	SUS403	12	NEW	SUS304
10	モーター	—	1	55KW	—
9	開閉器	—	1	—	—
8	開閉装置	—	1	LTKD-3	—
7	スタント	FC20	1	—	—
6	弁持	SUS403	1	—	—
5	中継ロッド	SUS403	7	—	—
4	カブリング	FCD45	8	—	—
3	振れ止め定具	FC20+BC6	8	—	—
2	弁持	SUS403	1	—	—
1	封水缶	—	1	—	—

工 事 名	令和7年度 三下北修 第4号 北部浄化センターN.O. 03流入ゲート開閉器 修繕工事
工事場所	三重県三重郡川越町竜崎新田地内
図面の種類	電動開閉台付外ネジ制水扉据付図
縮 尺	図面番号 3
事業所名	北部浄化センター

