




雲出川左岸浄化センター



出典: 国土地理院ウェブサイト

工事名	令和8年度 三下雲修 第1号 雲出川左岸浄化センター汚泥棟 1号浮上濃縮機分解整備工事		
図面名	位置図		
縮尺	—	図面番号	1
発注者	公益財団法人 三重県下水道公社 雲出川左岸浄化センター		



雲出川左岸浄化センター
平面図

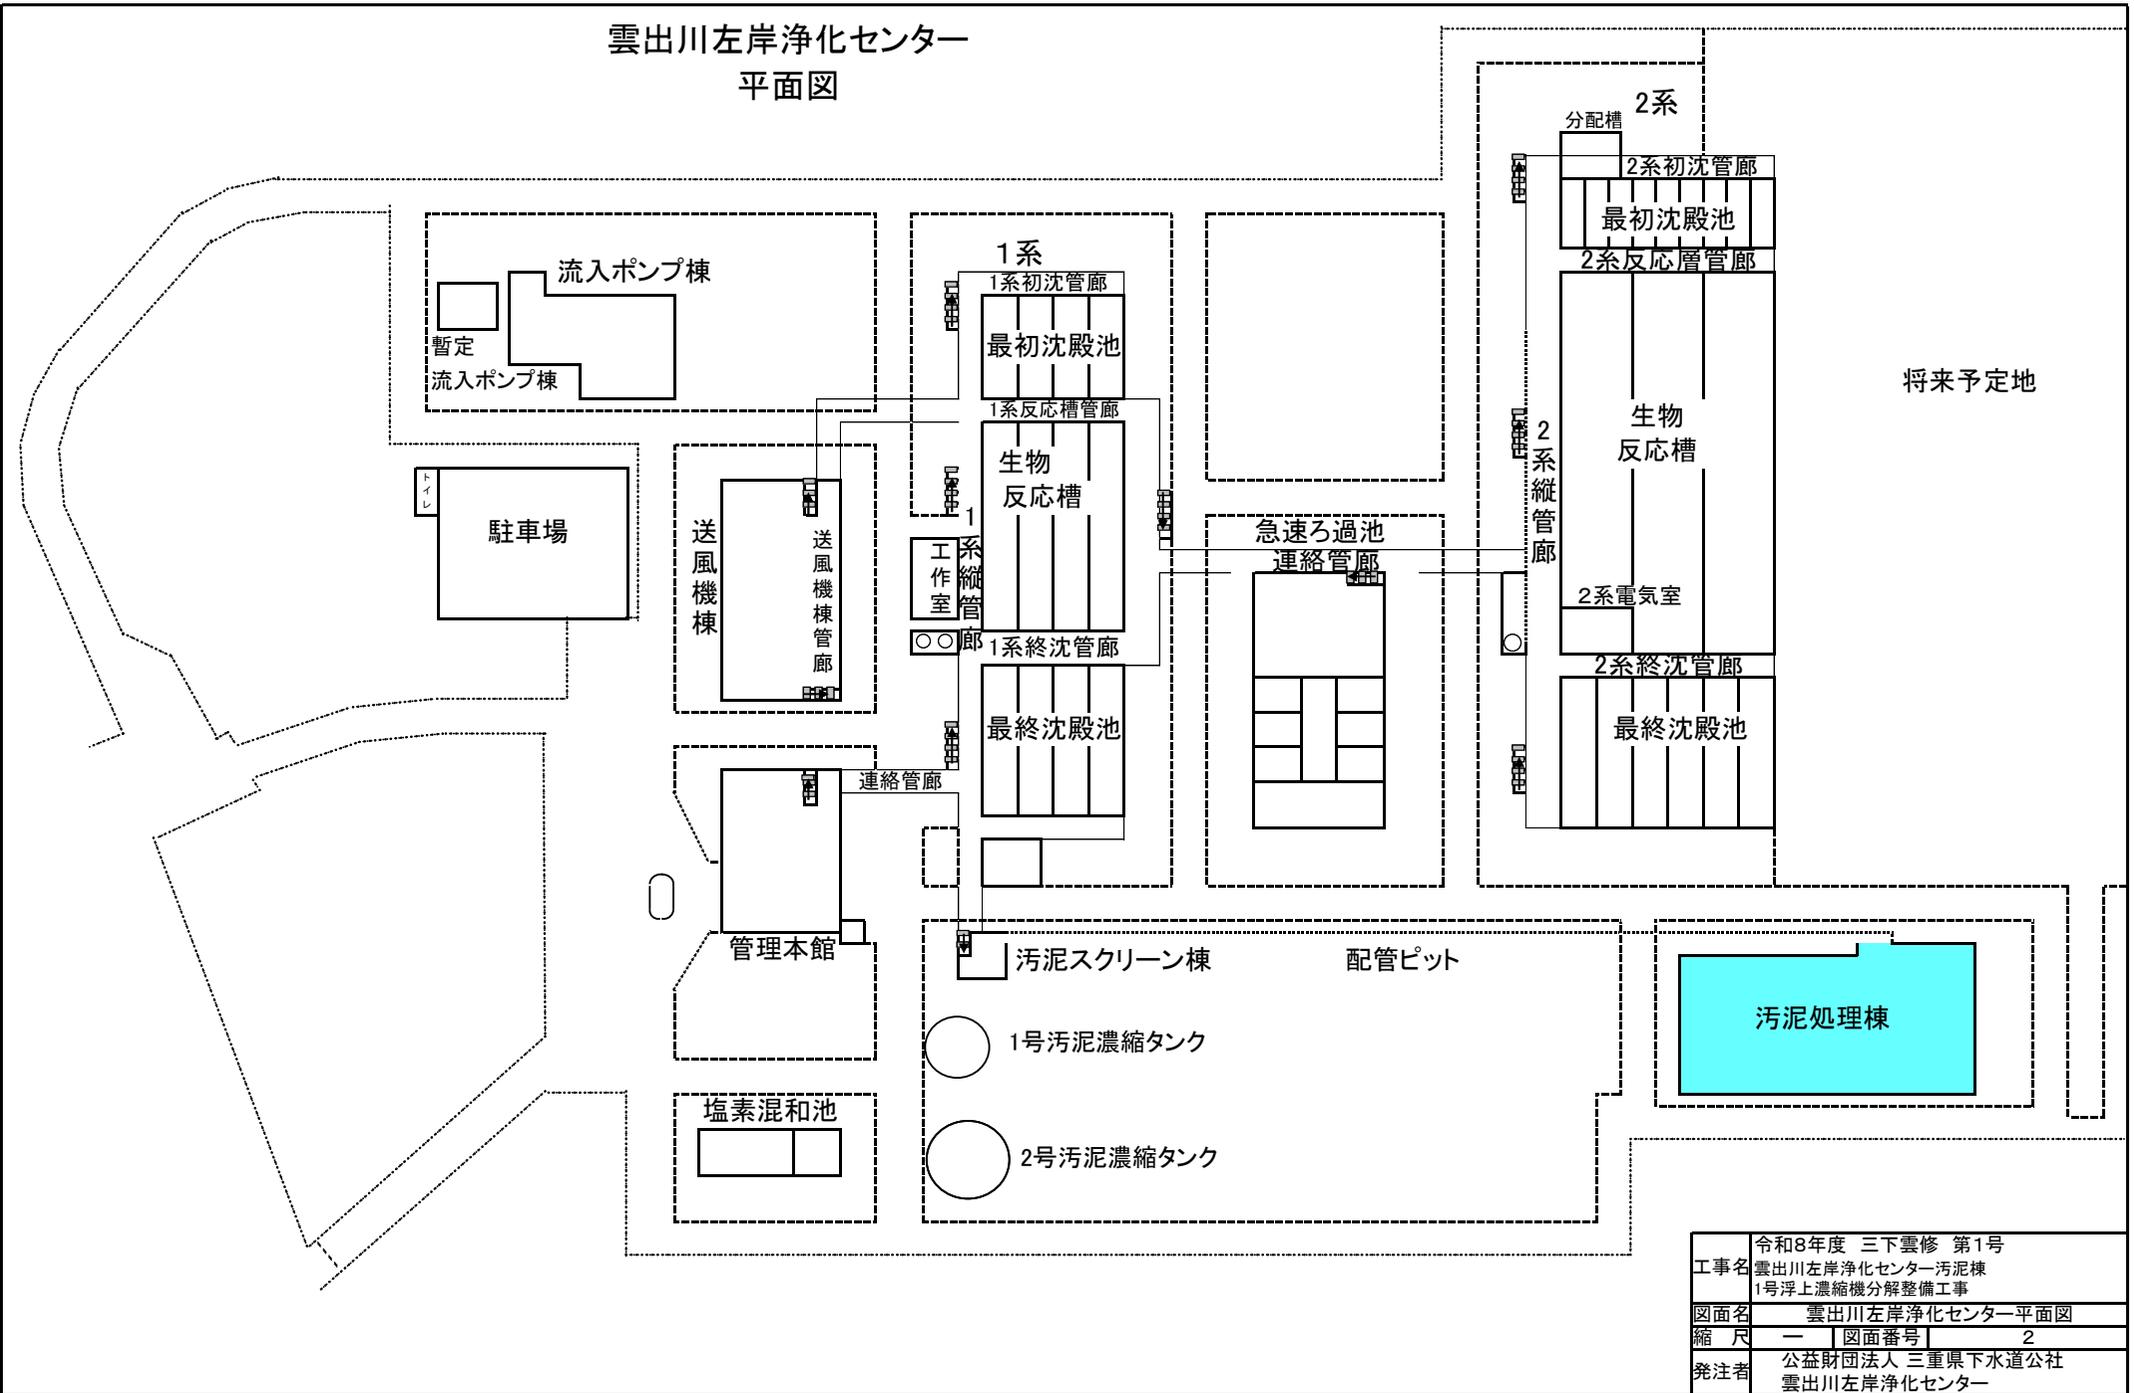

工事名	令和8年度 三下雲修 第1号 雲出川左岸浄化センター汚泥棟 1号浮上濃縮機分解整備工事
図面名	雲出川左岸浄化センター平面図
縮尺	— 図面番号 2
発注者	公益財団法人 三重県下水道公社 雲出川左岸浄化センター

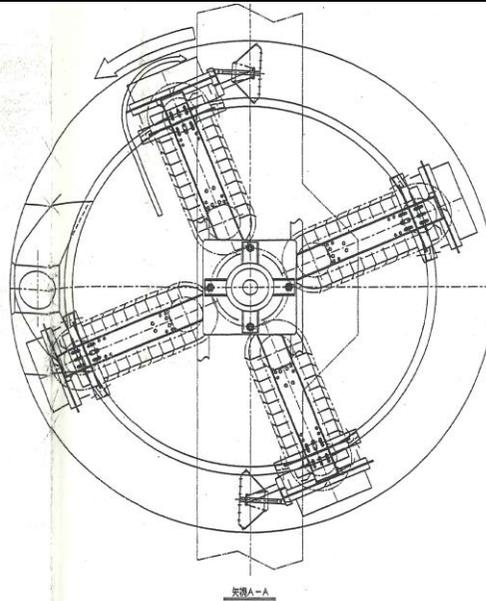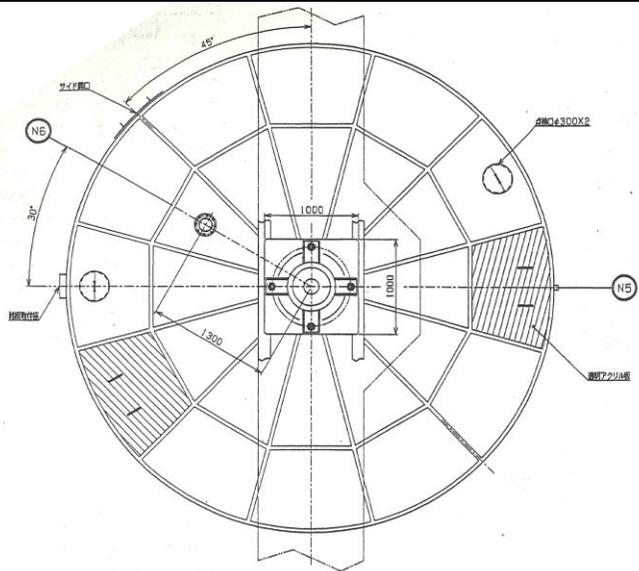

符号	部 品 名	材 質	数 量	備 考
1	浮上槽本体	SUS304	1	側板 t4, t6 底板 t6
2	架 台	SS400	1	
3	サイクロ減速機	—	1	住友 CVVM2-4225DA-TL -4437 1.5kw400V60Hz
4	減速機取付台	SUS304	1	
5	シャフト	SUS304	1	
6	掻き寄せユニット駆動板	SUS304	1	
7	ピローブロック	SUJ2 FC200	1組	UCFS322
8	掻き寄せユニット	SUS304	4組	
9	チェーン	SUS304	2組	JIS 100
10	バケット	SUS304	4	
11	車 輪	MCナイロン	8	φ130
12	吹 出 管	SUS304	1	
13	センターコーン	SUS304	1	
14	フ ード	SUS304 アクリル	22 2	

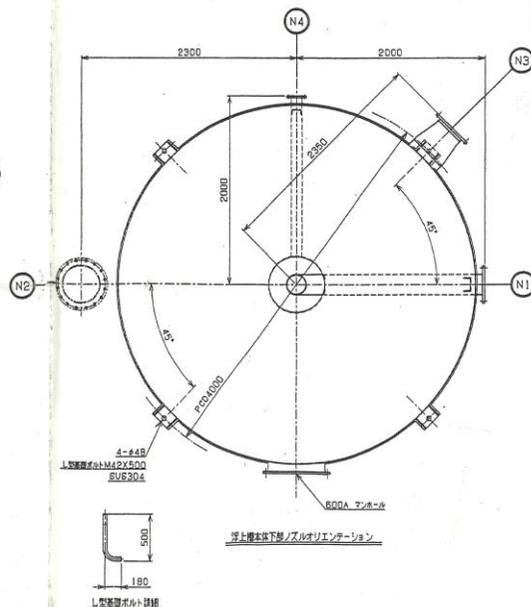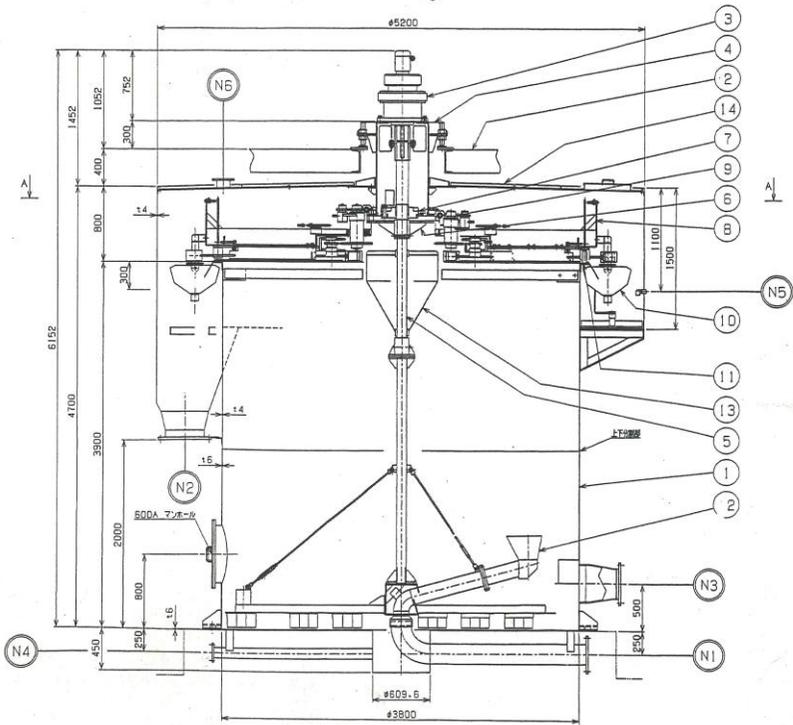


ノズル表

N1	汚泥入口	200A JIS10K
N2	濃縮汚泥出口	400A JIS10K
N3	分離液出口	300A JIS10K
N4	ドレ ン	100A JIS10K
N5	混合装置空気抜	32A ソケット
N6	臭気抜き	125A JIS5K

工事名	令和8年度 三下雲修 第1号 雲出川左岸浄化センター汚泥棟 1号浮上濃縮機分解整備工事		
図面名	浮上濃縮機全体図		
縮 尺	—	図面番号	3
発注者	公益財団法人 三重県下水道公社 雲出川左岸浄化センター		


- 第一駆動シャフト駆動部
- 第二駆動シャフト駆動部
- 第三駆動シャフト駆動部
- 駆動部
- フライウイング駆動部
- パケット駆動部
- 駆動部

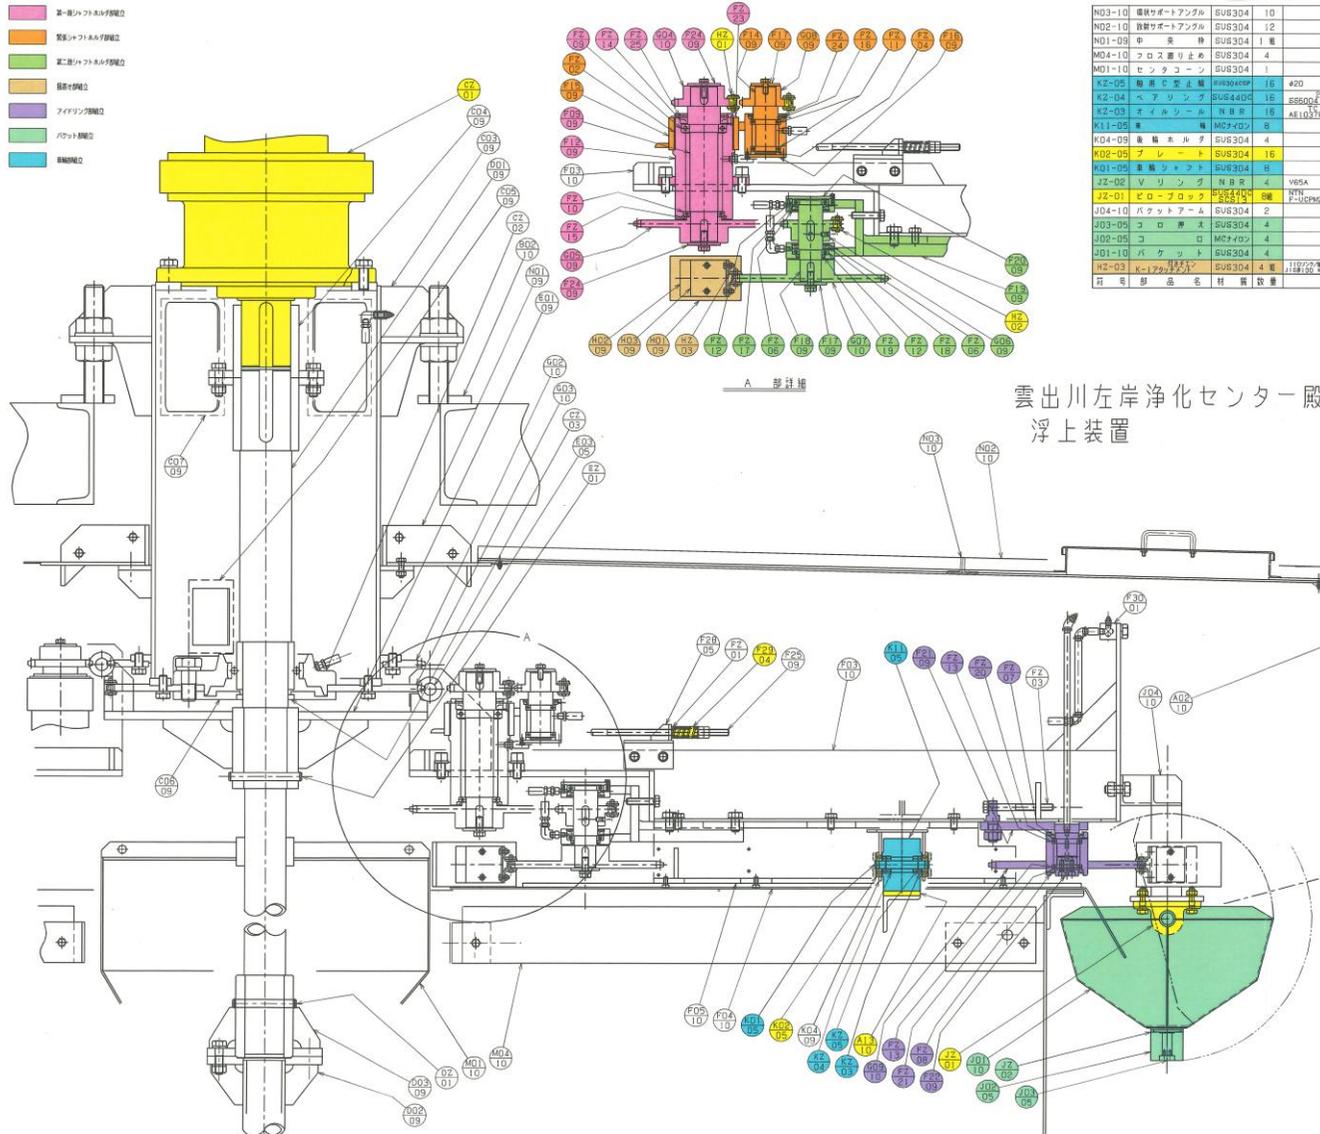

雲出川左岸浄化センター
浮上装置


品名	数量	単位	材料	規格	備考
N03-10	10	個	SUS304		
N02-10	12	個	SUS304		
N01-09	1	個	SUS304		
M04-10	4	個	SUS304		
M01-10	1	個	SUS304		
FZ-05	16	個	SUS304		
FZ-04	16	個	SUS304		
FZ-03	16	個	SUS304		
K11-05	8	個	SUS304		
V04-09	4	個	SUS304		
N02-05	16	個	SUS304		
N01-05	16	個	SUS304		
JZ-02	4	個	SUS304		
JZ-01	6	個	SUS304		
J04-10	2	個	SUS304		
J03-09	4	個	SUS304		
J02-05	4	個	SUS304		
J01-10	4	個	SUS304		
K02-03	4	個	SUS304		
FZ-19	4	個	SUS304		
FZ-18	4	個	SUS304		
FZ-17	4	個	SUS304		
FZ-16	4	個	SUS304		
FZ-15	4	個	SUS304		
FZ-14	4	個	SUS304		
FZ-13	8	個	SUS304		
FZ-12	8	個	SUS304		
FZ-11	8	個	SUS304		
FZ-10	8	個	SUS304		
FZ-09	4	個	SUS304		
FZ-08	4	個	SUS304		
FZ-07	4	個	SUS304		
FZ-06	4	個	SUS304		
FZ-04	4	個	SUS304		
FZ-03	4	個	SUS304		
FZ-02	4	個	SUS304		
FZ-01	4	個	SUS304		
F30-01	4	個	SUS304		
F29-04	4	個	SUS304		
F28-05	4	個	SUS304		
F28-06	4	個	SUS304		
F24-09	4	個	SUS304		
F22-09	4	個	SUS304		
F21-05	4	個	SUS304		
F20-09	4	個	SUS304		
F19-09	4	個	SUS304		
F18-09	4	個	SUS304		
F17-09	4	個	SUS304		
F16-09	4	個	SUS304		
F15-09	4	個	SUS304		
F14-09	4	個	SUS304		
F12-09	4	個	SUS304		
F09-09	4	個	SUS304		
F05-10	4	個	SUS304		
F04-10	4	個	SUS304		
F03-10	4	個	SUS304		
E2-01	1	個	SUS303		
E03-05	8	個	SUS304		
E01-09	4	個	SUS304		
DZ-01	1	個	SUS303		
D03-09	4	個	SUS304		
D06-09	4	個	SUS304		
D01-09	4	個	SUS304		
C2-03	1	個	SUS304		
C2-02	1	個	SUS304		
C2-01	1	個	SUS304		
C07-09	4	個	SUS304		
C06-09	4	個	SUS304		
C05-09	2	個	SUS304		
C04-09	1	個	SUS304		
C03-09	1	個	SUS304		
B02-10	1	個	SUS400		
A13-10	1	個	SUS304		
A02-10	1	個	SUS304		

工事名	令和8年度 三下雲修 第1号 雲出川左岸浄化センター汚泥棟 1号浮上濃縮機分解整備工事
図面名	浮上濃縮機組立図
縮尺	— 図面番号 4
発注者	公益財団法人 三重県下水道公社 雲出川左岸浄化センター

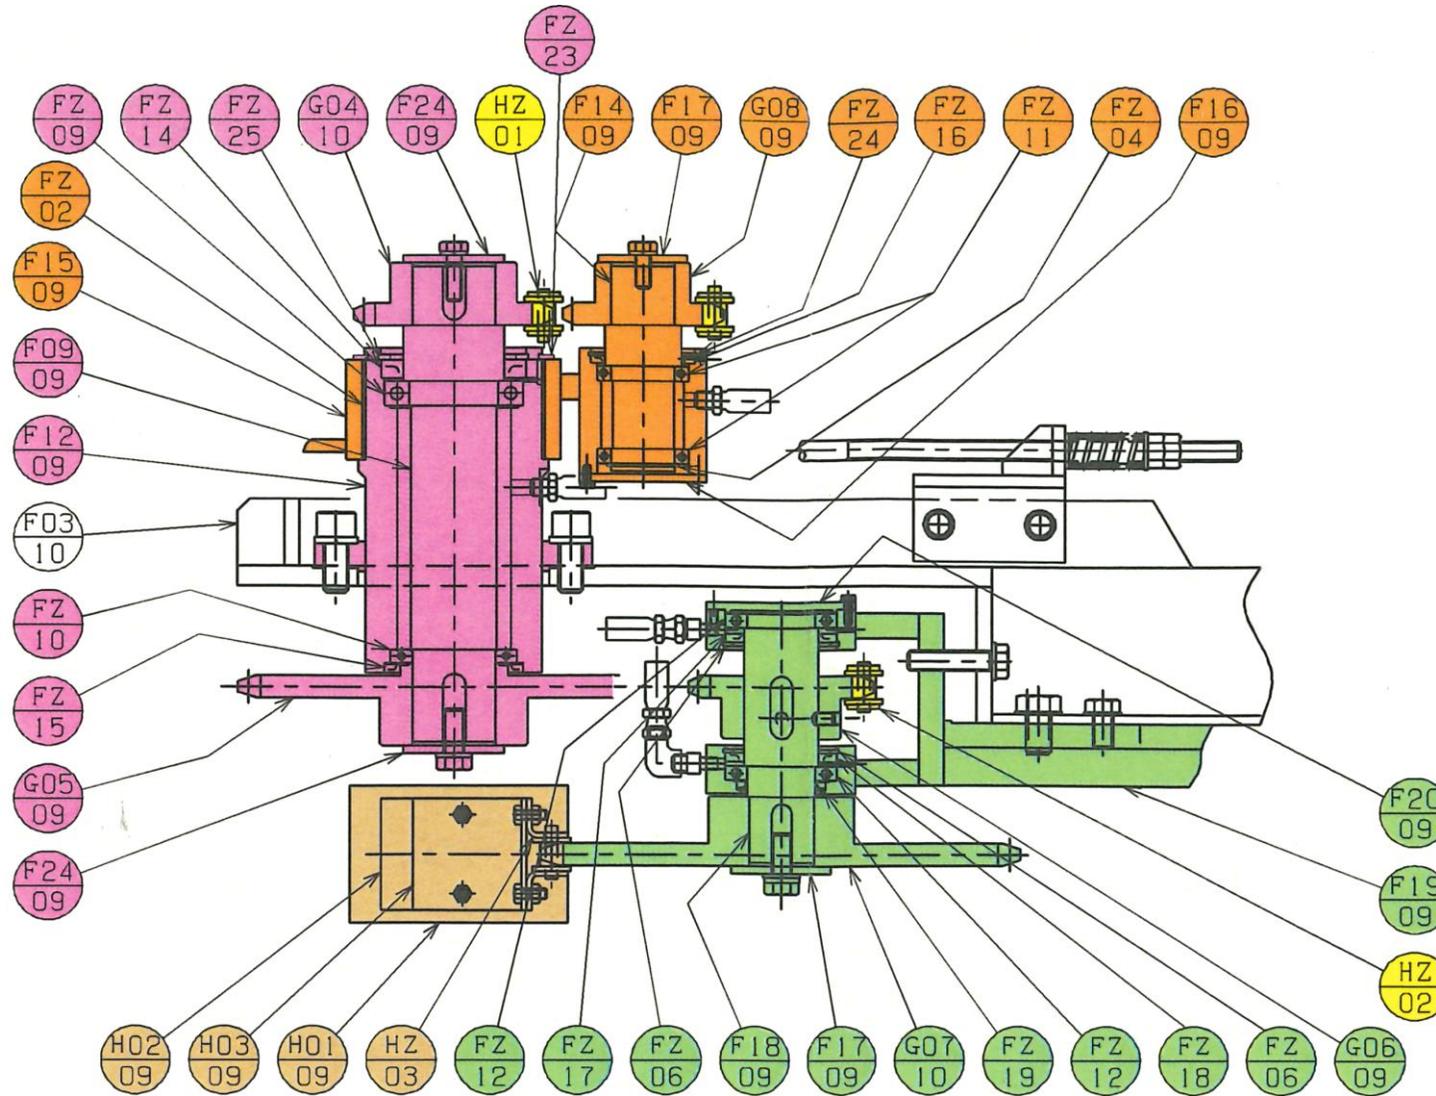


HZ-02	増速チェーン	SUS304	4 組	JIS#100	40リンク組
HZ-01	中央チェーン	SUS304	2 組	JIS#100	31リンク組
H03-09	押え板	SUS304	108		
H02-09	撥水寄せプレート取付板	SUS304	108		
H01-09	撥水寄せプレート	C R	108		
G09-10	アイドリングスプロケット	SUS304	4	軸径 35	JIS#100
G08-09	緊張用スプロケット	SUS304	4	軸径 35	JIS#100
G07-10	第二段出力スプロケット	SUS304	4	軸径 35	JIS#100
G06-09	第二段入力スプロケット	SUS304	4	軸径 35	JIS#100
G05-09	第一段出力スプロケット	SUS304	4	軸径 32	JIS#100
G04-10	第一段入力スプロケット	SUS304	4	軸径 32	JIS#100
G03-10	中央スプロケット(下)	SUS304	1	軸径 75	JIS#100
G02-10	中央スプロケット(上)	SUS304	1	軸径 75	JIS#100
FZ-25	穴用 C 型止輪	SUS304CSP	4	φ115	
FZ-24	穴用 C 型止輪	SUS304CSP	4	φ82	
FZ-23	軸用 C 型止輪	SUS304CSP	4	φ140	
FZ-21	オイルシール	NBR	4	AG3053A2	55, 78, 9
FZ-20	オイルシール	NBR	4	AG3053A2	55, 78, 9
FZ-19	オイルシール	NBR	4	AG3036A2	55, 72, 7
FZ-18	オイルシール	NBR	4	AG3240E0	50, 90, 7
FZ-17	オイルシール	NBR	4	AG3240E0	50, 90, 7
FZ-16	オイルシール	NBR	4	AG3217A2	50, 82, 6
FZ-15	オイルシール	NBR	4	AG3839A2	55, 110, 7
FZ-14	オイルシール	NBR	4	AE3761E0	50, 115, 1E
FZ-13	ベアリング	SUJ2	8	6910	50, 72, 12
FZ-12	ベアリング	SUJ2	8	16011	55, 90, 11
FZ-11	ベアリング	SUJ2	8	6910	50, 72, 12
FZ-10	ベアリング	SUJ2	4	16013	55, 100, 11
FZ-09	ベアリング	SUJ2	4	6014	70, 110, 20
FZ-08	穴用 C 型止輪	SUS304CSP	4	φ78	
FZ-07	穴用 C 型止輪	SUS304CSP	4	φ78	
FZ-06	穴用 C 型止輪	SUS304CSP	8	φ90	
FZ-04	軸用 C 型止輪	SUS304CSP	4	φ50	
FZ-03	チェーン調節ホルト	SUS304	4		
FZ-02	ドライベアリング	チフロンコート	4	MB140B00V 大径メタル	
FZ-01	平 座 金	SUS304	4	M16	
F30-01	グリスニップル取付座	SUS304	4		
F29-04	押しパネ	SUS304WPA	4		
F28-05	緊張用ブラケット	SUS304	4		
F25-09	緊張用ロッド	SUS304	4		
F24-09	スプロケット押え板	SUS304	8		
F22-09	アイドリングシャフト押え板	SUS304	4		
F21-09	アイドリングシャフト	SUS304	4		
F20-09	第二段シャフトふた	SUS304	4		
F19-09	第二段シャフトホルダ	SUS304	4		
F18-09	第二段シャフト	SUS304	4		
F17-09	緊張用 P 押え板	SUS304	4		
F16-09	緊張用シャフトふた	SUS304	4		
F15-09	緊張用シャフトホルダ	SUS304	4		
F14-09	緊張用シャフト	SUS304	4		
F12-09	第一段シャフトホルダ	SUS304	4		
F09-09	第一段シャフト	SUS304	4		

令和8年度 三下雲修 第1号	
工事名	雲出川左岸浄化センター汚泥棟 1号浮上濃縮機分解整備工事
図面名	浮上濃縮機組立詳細図1
縮尺	— 図面番号 5
発注者	公益財団法人三重県下水道公社 雲出川左岸浄化センター

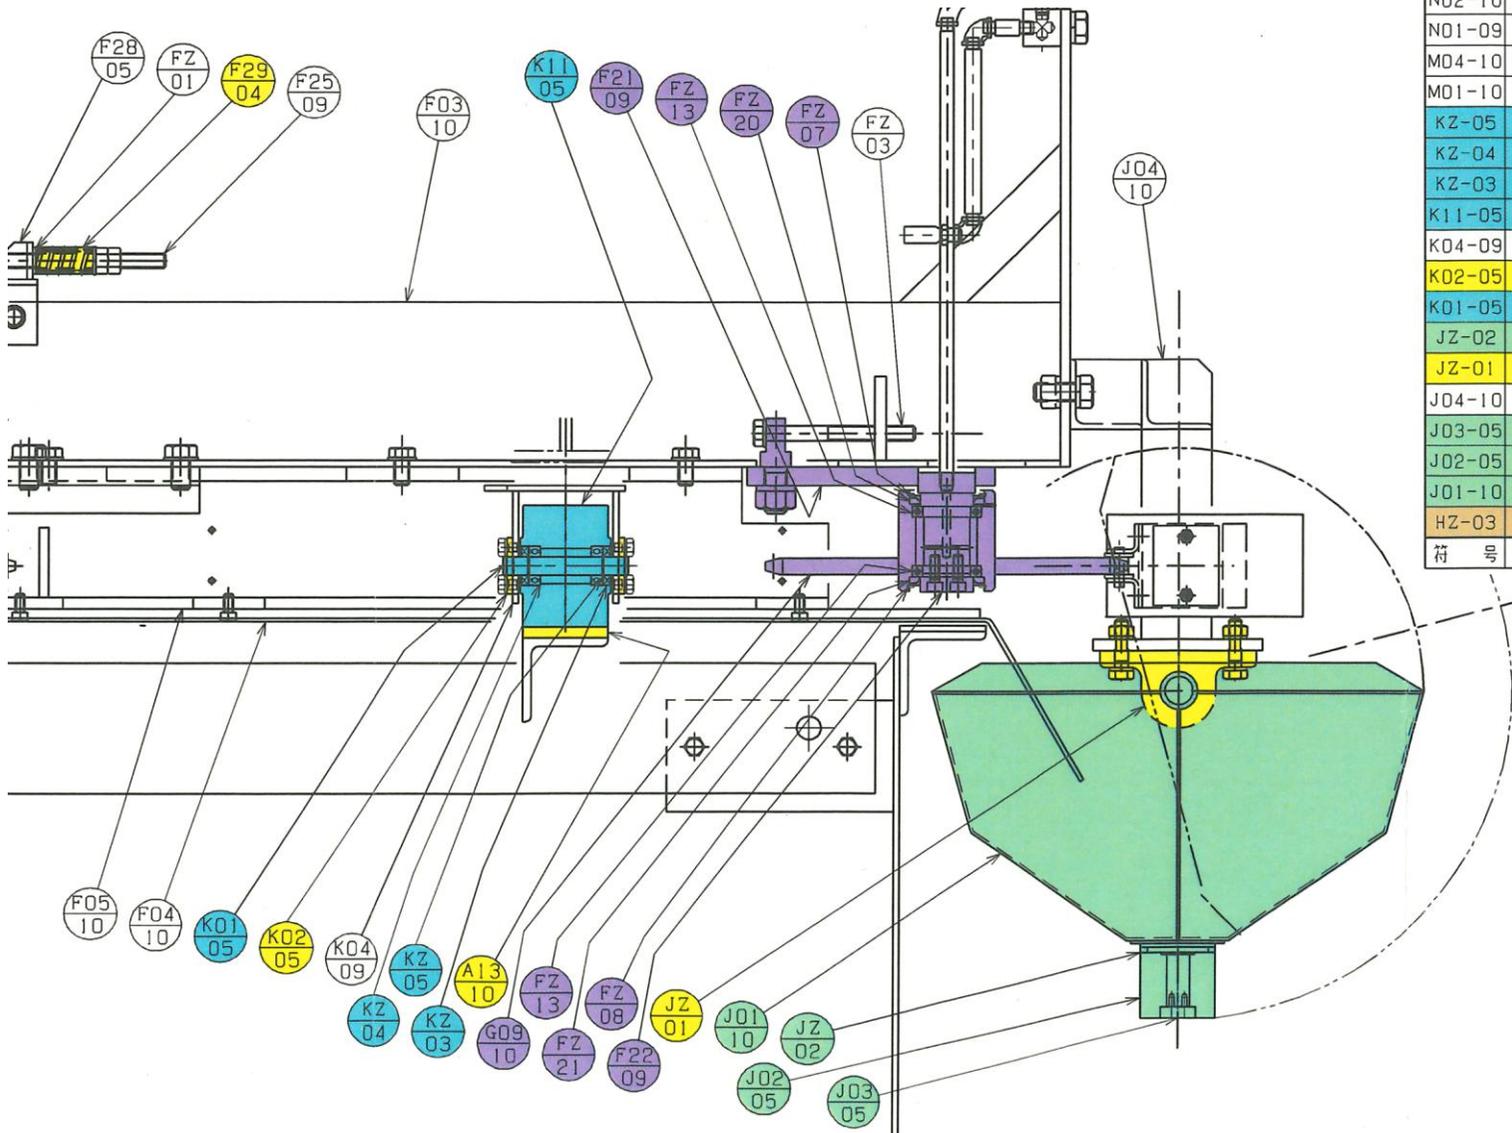

N03-10	環状サポートアングル	SUS304	10	
N02-10	放射サポートアングル	SUS304	12	
N01-09	中央棒	SUS304	1組	
M04-10	フロス廻り止め	SUS304	4	
M01-10	センタコーン	SUS304	1	
KZ-05	軸用C型止輪	SUS304CSF	16	φ20
KZ-04	ベアリング	SUS440C	16	SS6004 20, 42, 12
KZ-03	オイルシール	NBR	16	TC 20, 42, 8 AE1037E0
K11-05	車輪	MCナイロン	8	
K04-09	後輪ホルダ	SUS304	4	
K02-05	プレート	SUS304	16	
K01-05	車輪シャフト	SUS304	8	
JZ-02	Vリング	NBR	4	V65A
JZ-01	ピローブロック	SUS440C SCS13	8組	NTN F-UCPM206/LP03
J04-10	バケットアーム	SUS304	2	
J03-05	コロ押え	SUS304	4	
J02-05	コロ	MCナイロン	4	
J01-10	バケット	SUS304	4	
HZ-03	付着ピン K-1アタッチメント	SUS304	4組	110リンク/組 JIS#100 K1アタッチメント付
符 号	部 品 名	材 質	数 量	

工事名	令和8年度 三下雲修 第1号 雲出川左岸浄化センター汚泥棟 1号浮上濃縮機分解整備工事
図面名	浮上濃縮機組立詳細図2
縮 尺	— 図面番号 6
発注者	公益財団法人 三重県下水道公社 雲出川左岸浄化センター

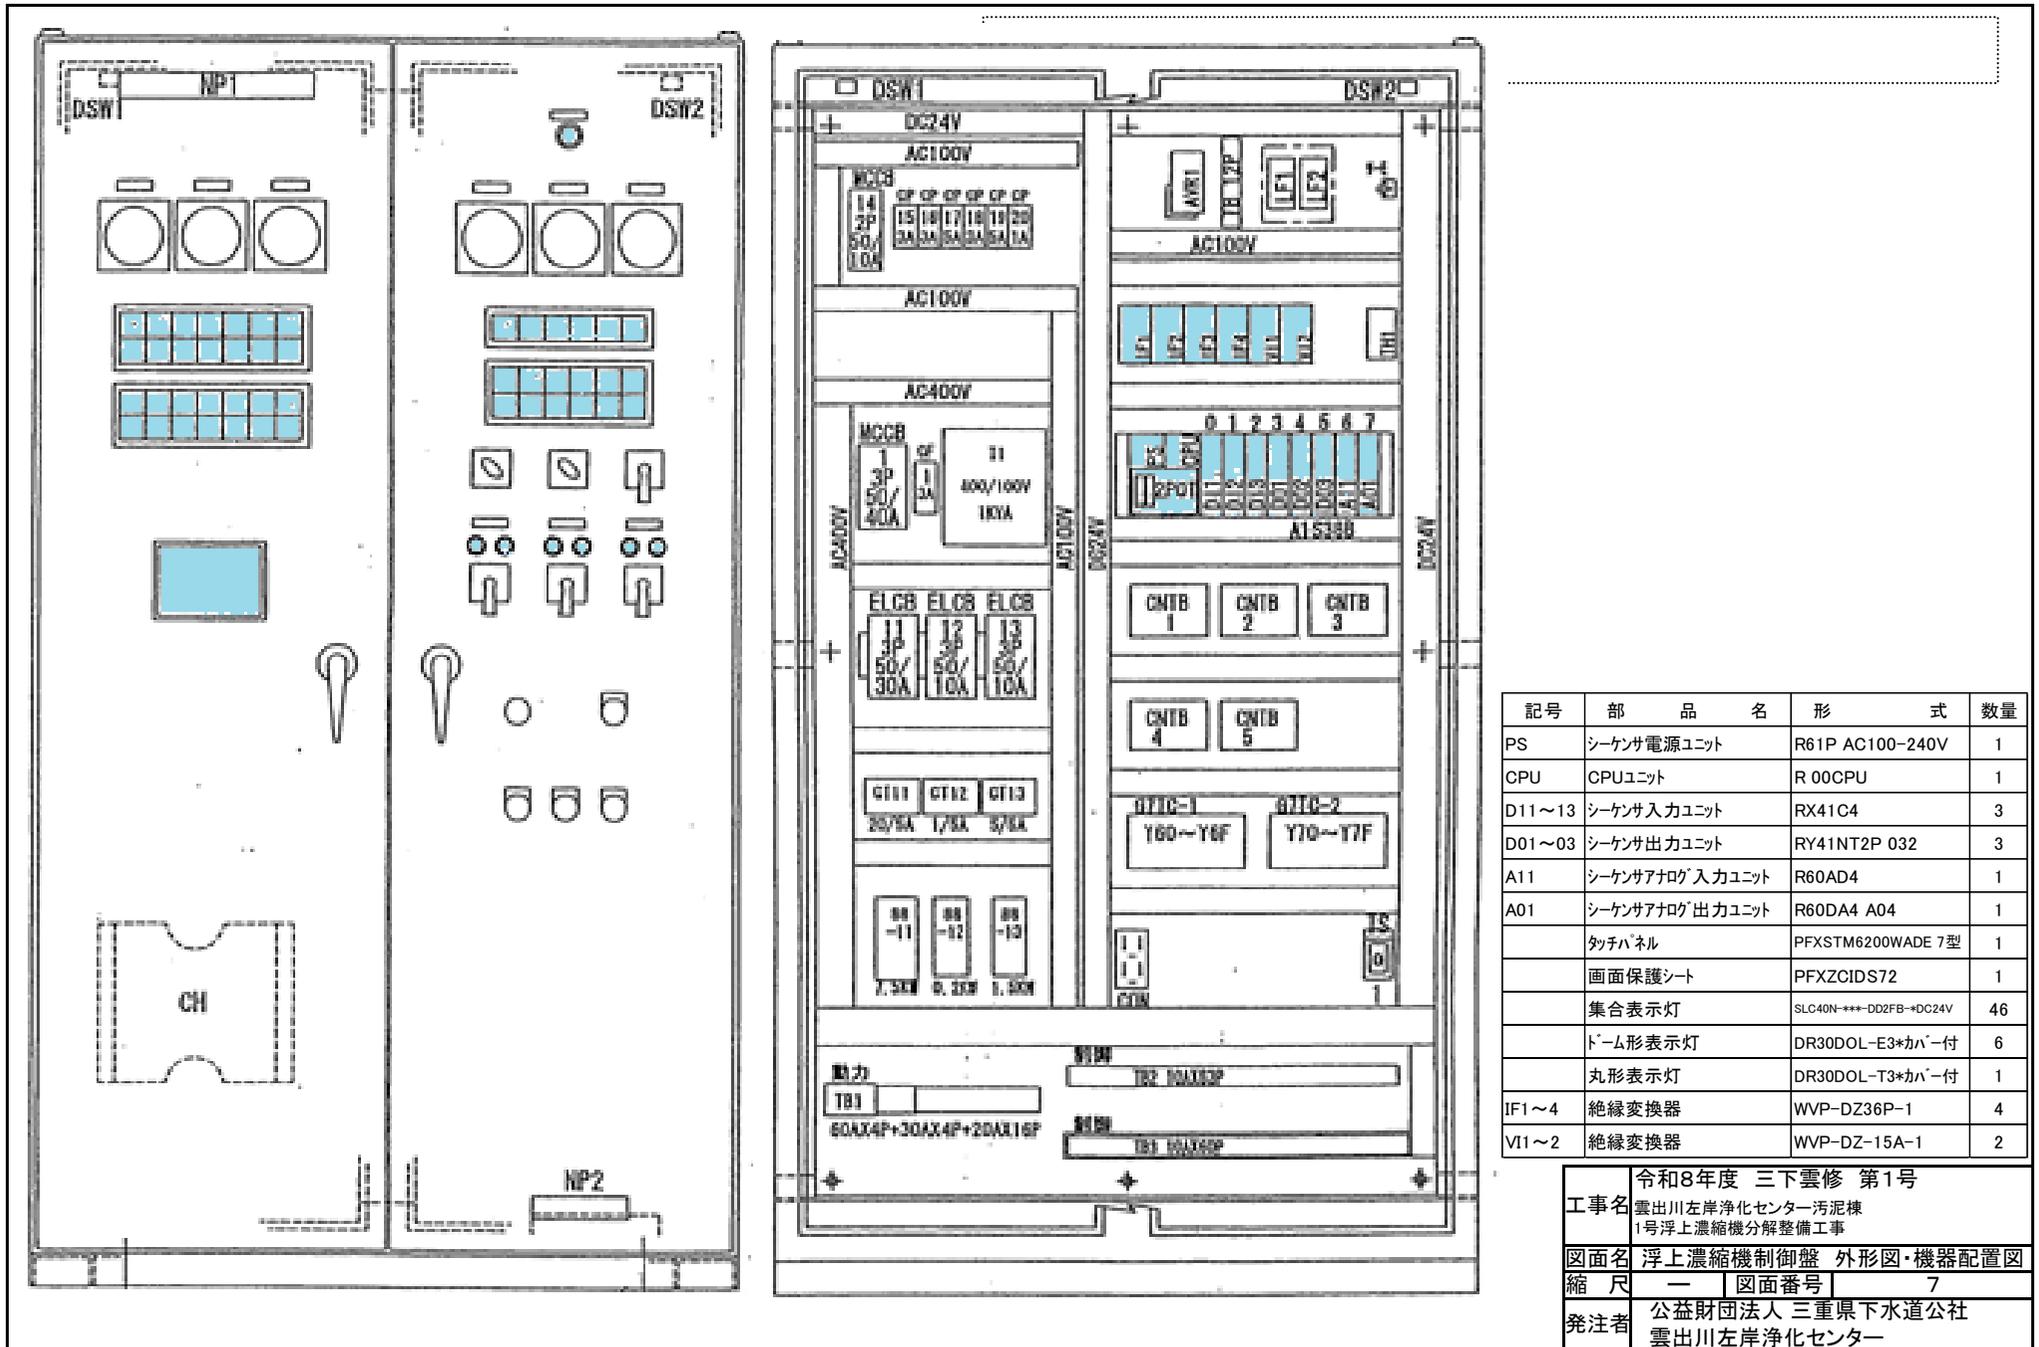

記号	部 品 名	形 式	数量
PS	シーケンサ電源ユニット	R61P AC100-240V	1
CPU	CPUユニット	R 00CPU	1
D11~13	シーケンサ入力ユニット	RX41C4	3
D01~03	シーケンサ出力ユニット	RY41NT2P 032	3
A11	シーケンサアナログ入力ユニット	R60AD4	1
A01	シーケンサアナログ出力ユニット	R60DA4 A04	1
	タッチパネル	PFXSTM6200WADE 7型	1
	画面保護シート	PFXZCIDS72	1
	集合表示灯	SLC40N-***-DD2FB-+DC24V	46
	ドーム形表示灯	DR30DOL-E3*カバー付	6
	丸形表示灯	DR30DOL-T3*カバー付	1
IF1~4	絶縁変換器	WVP-DZ36P-1	4
VI1~2	絶縁変換器	WVP-DZ-15A-1	2

令和8年度 三下雲修 第1号
 工事名 雲出川左岸浄化センター汚泥棟
 1号浮上濃縮機分解整備工事
 図面名 浮上濃縮機制御盤 外形図・機器配置図
 縮 尺 1/1 図面番号 7
 発注者 公益財団法人 三重県下水道公社
 雲出川左岸浄化センター