




業務名	令和8年度 三下北委 第4号 北部浄化センターほか防災設備点検業務		
履行場所	三重郡川越町亀崎新田地内ほか3カ所		
図面の種類	管理本館3階自動火災報知設備図		
縮尺	NONE	図面番号	3
事業所名	北部浄化センター		

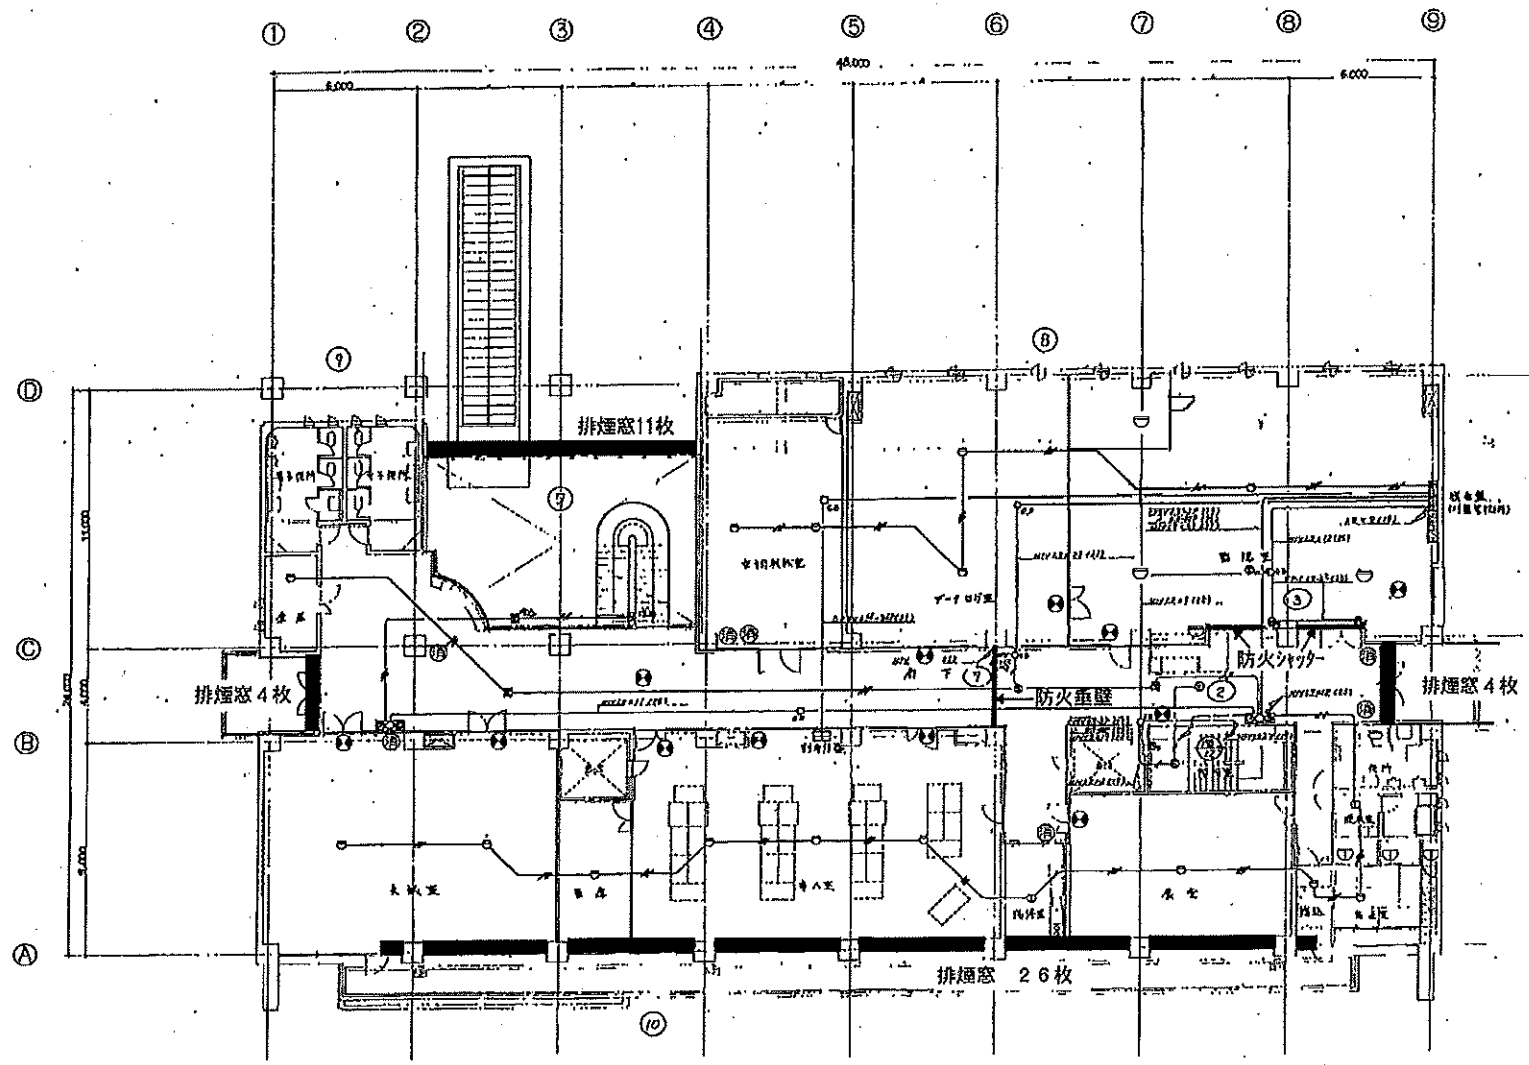


業務名	令和8年度 三下北委 第4号 北部浄化センターほか防災設備点検業務		
履行場所	三重郡川越町亀崎新田地内ほか3カ所		
図面の種類	管理本館2階自動火災報知設備図		
縮尺	NONE	図面番号	4
事業所名	北部浄化センター		

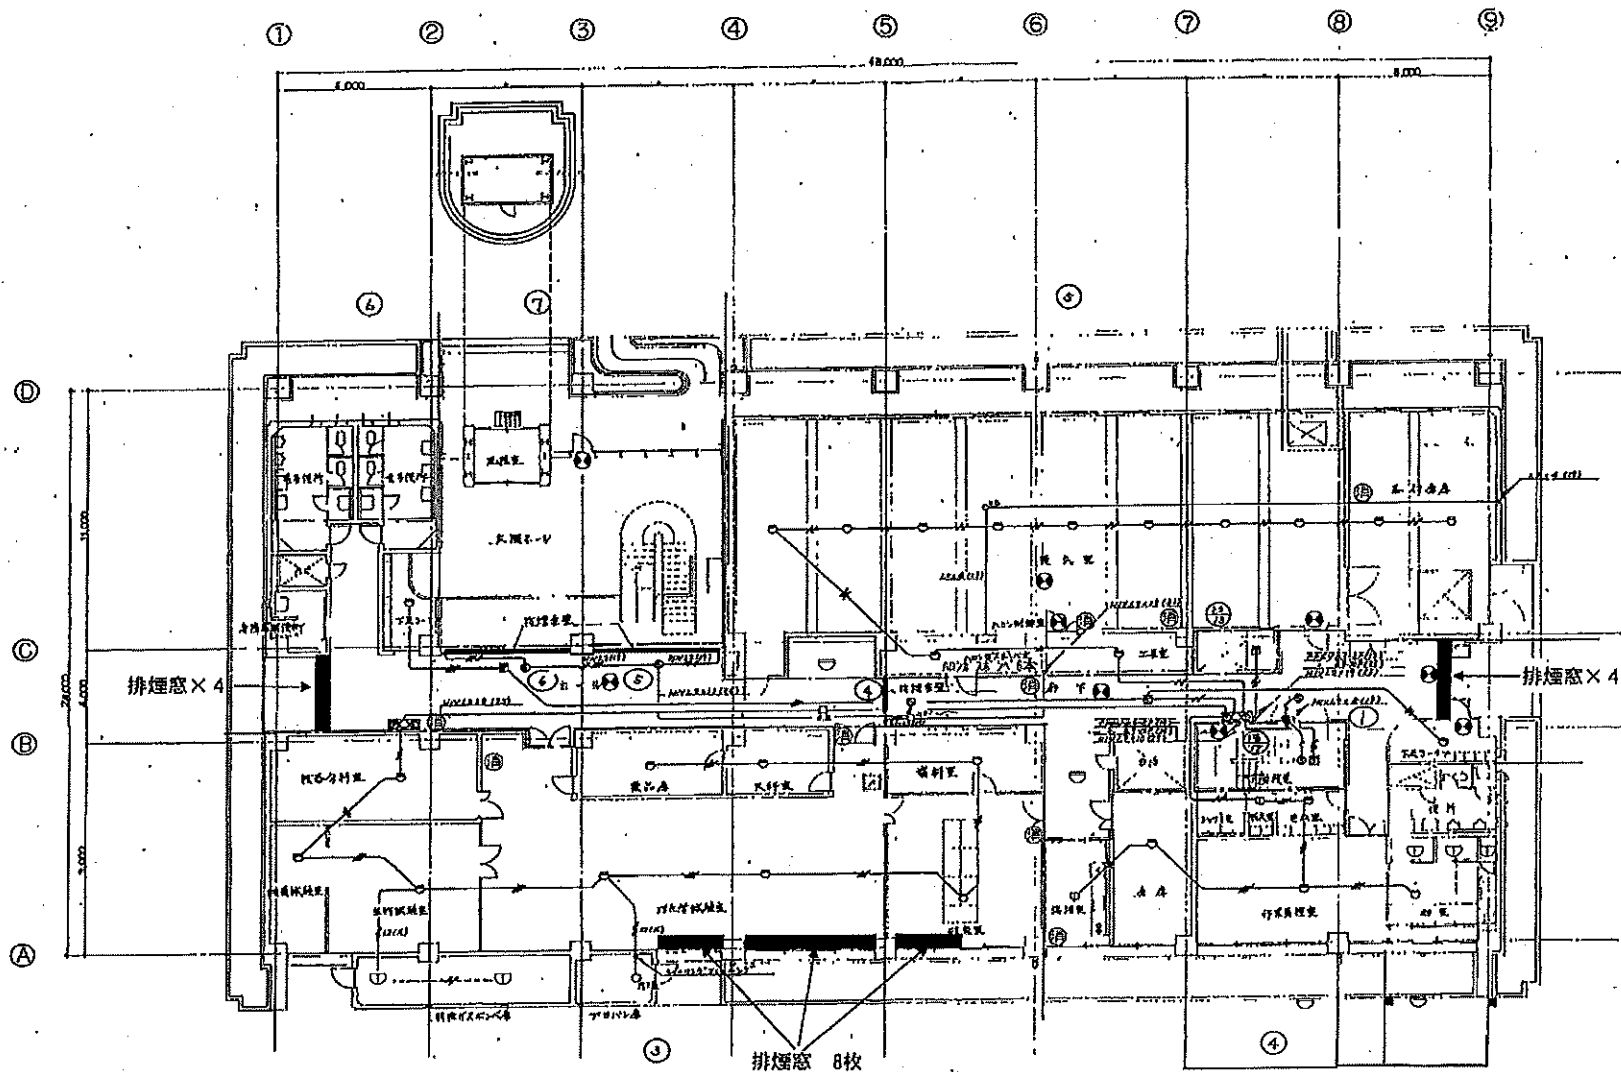


業務名	令和8年度 三下北委 第4号 北部浄化センターほか防災設備点検業務		
履行場所	三重郡川越町亀崎新田地内ほか3カ所		
図面の種類	管理本館1階自動火災報知設備図		
縮尺	NONE	図面番号	5
事業所名	北部浄化センター		

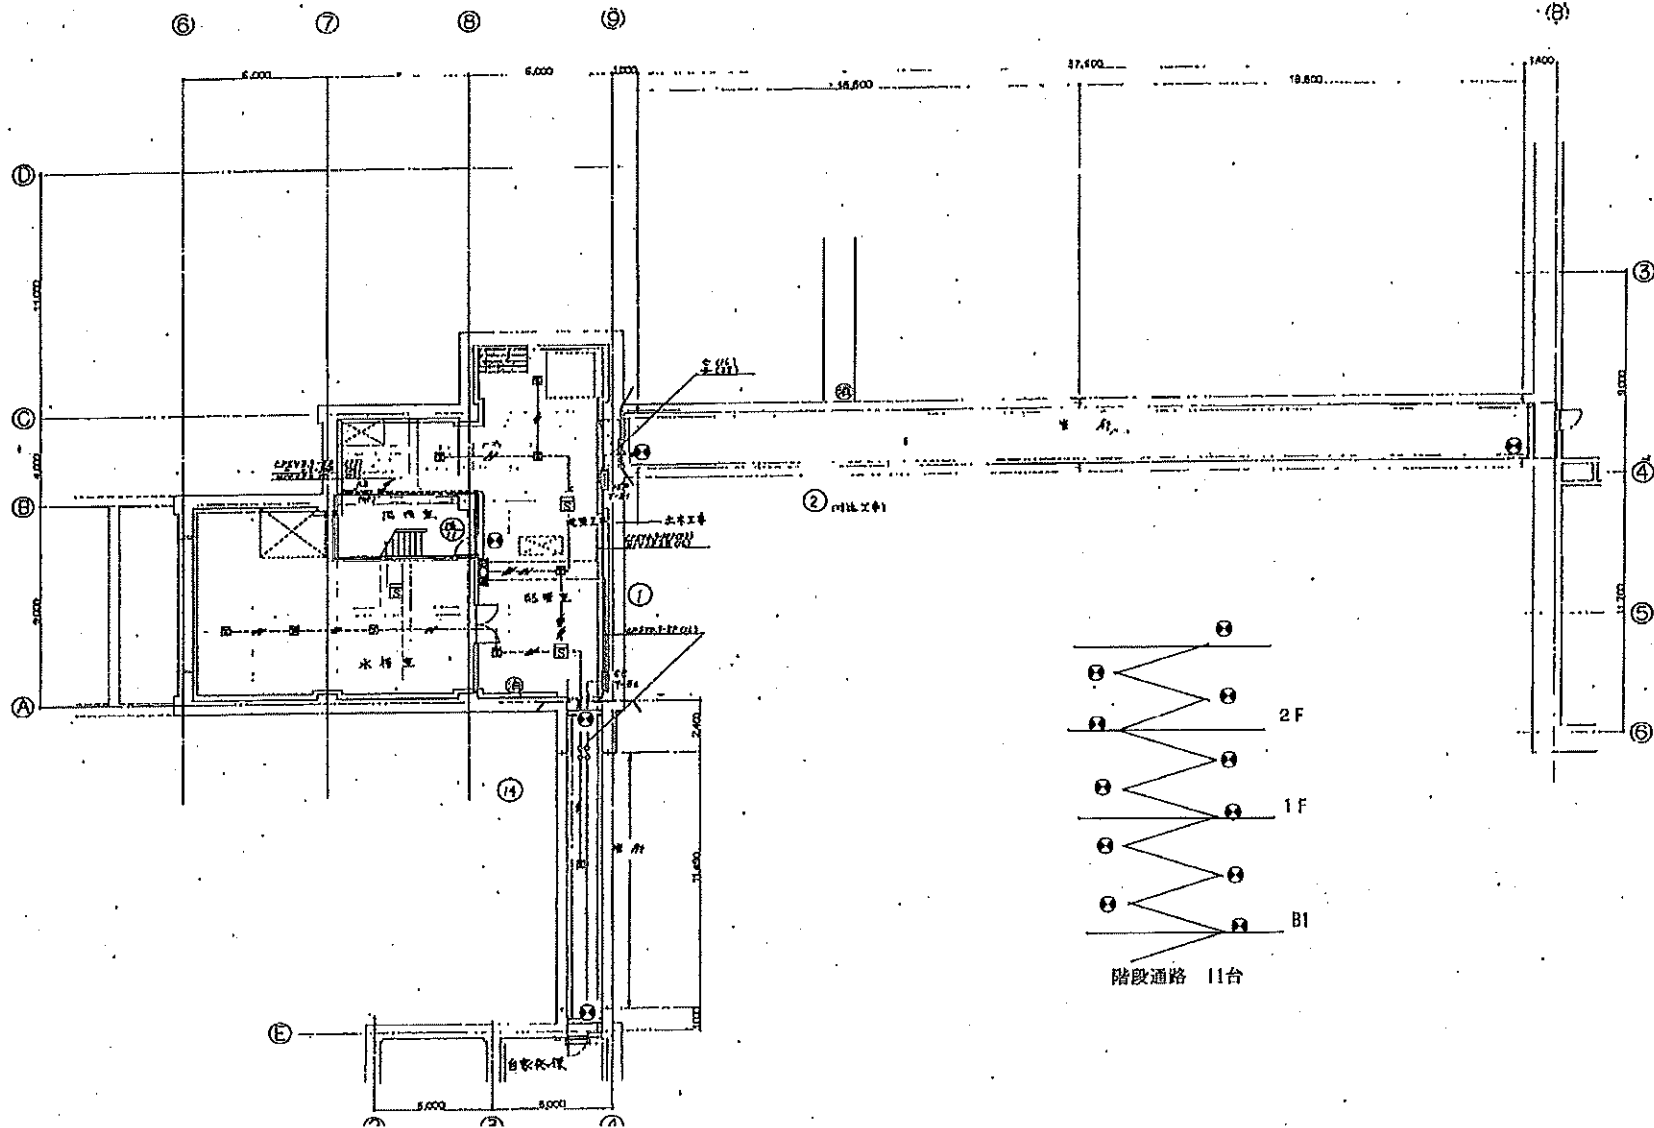


業 務 名	令和8年度 三下北委 第4号 北部浄化センターほか防災設備点検業務		
履 行 場 所	三重郡川越町亀崎新田地内ほか3カ所		
図 面 の 種 類	管理本館地下1階自動火災報知設備図		
縮 尺	NONE	図面番号	6
事 業 所 名	北部浄化センター		

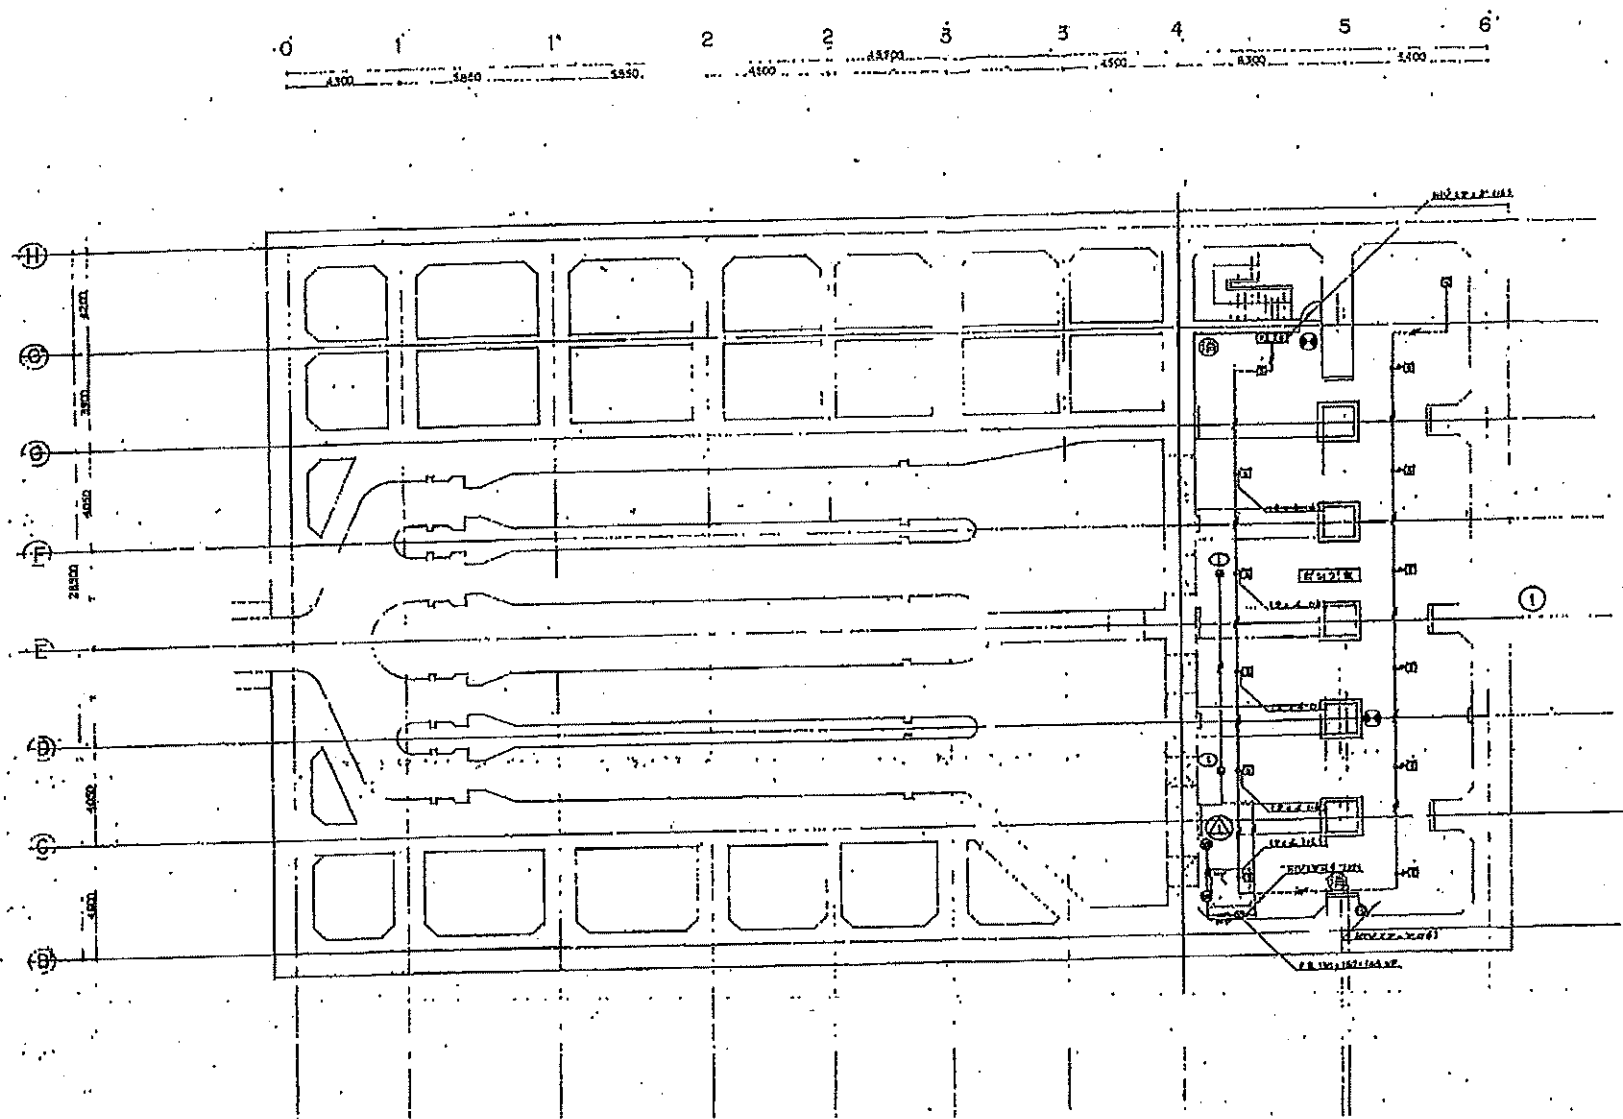


業 務 名	令和8年度 三下北委 第4号 北部浄化センターほか防災設備点検業務		
履 行 場 所	三重郡川越町亀崎新田地内ほか3カ所		
図 面 の 種 類	S P棟地下4階自動火災報知設備図		
縮 尺	NONE	図面番号	7
事 業 所 名	北部浄化センター		

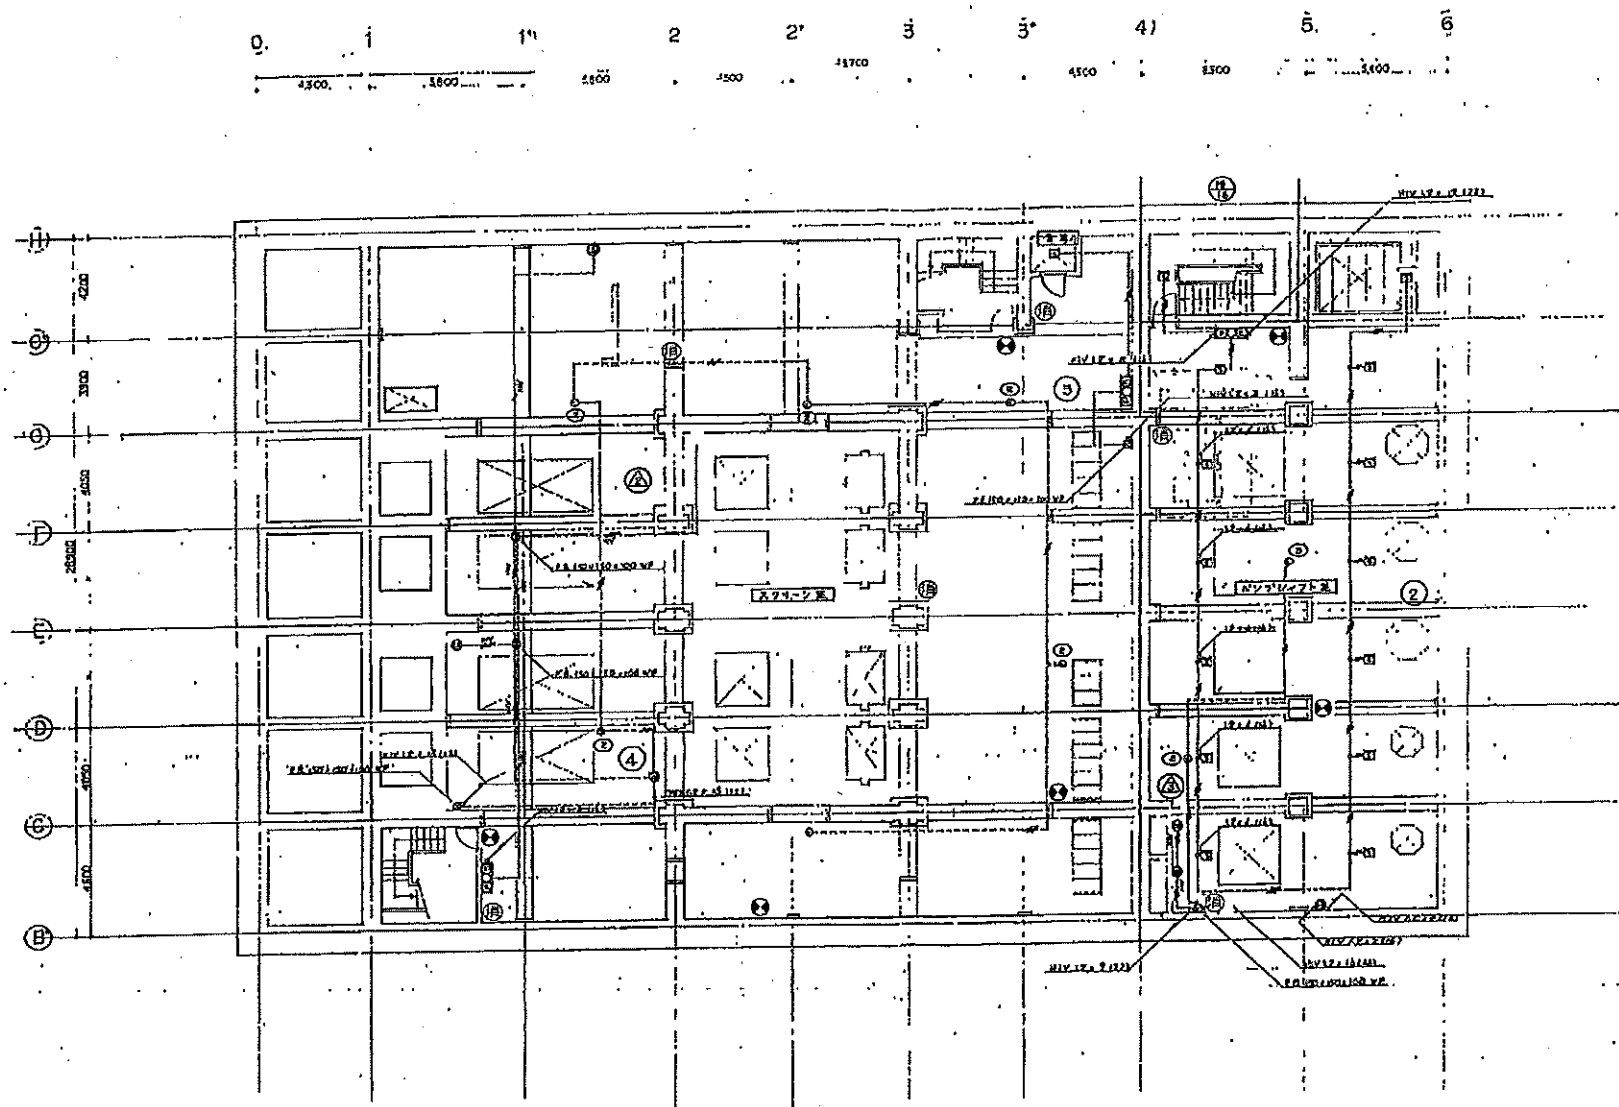


業 務 名	令和8年度 三下北委 第4号 北部浄化センターほか防災設備点検業務		
履 行 場 所	三重郡川越町亀崎新田地内ほか3カ所		
図 面 の 種 類	SP棟地下3階自動火災報知設備図		
縮 尺	NONE	図面番号	8
事 業 所 名	北部浄化センター		

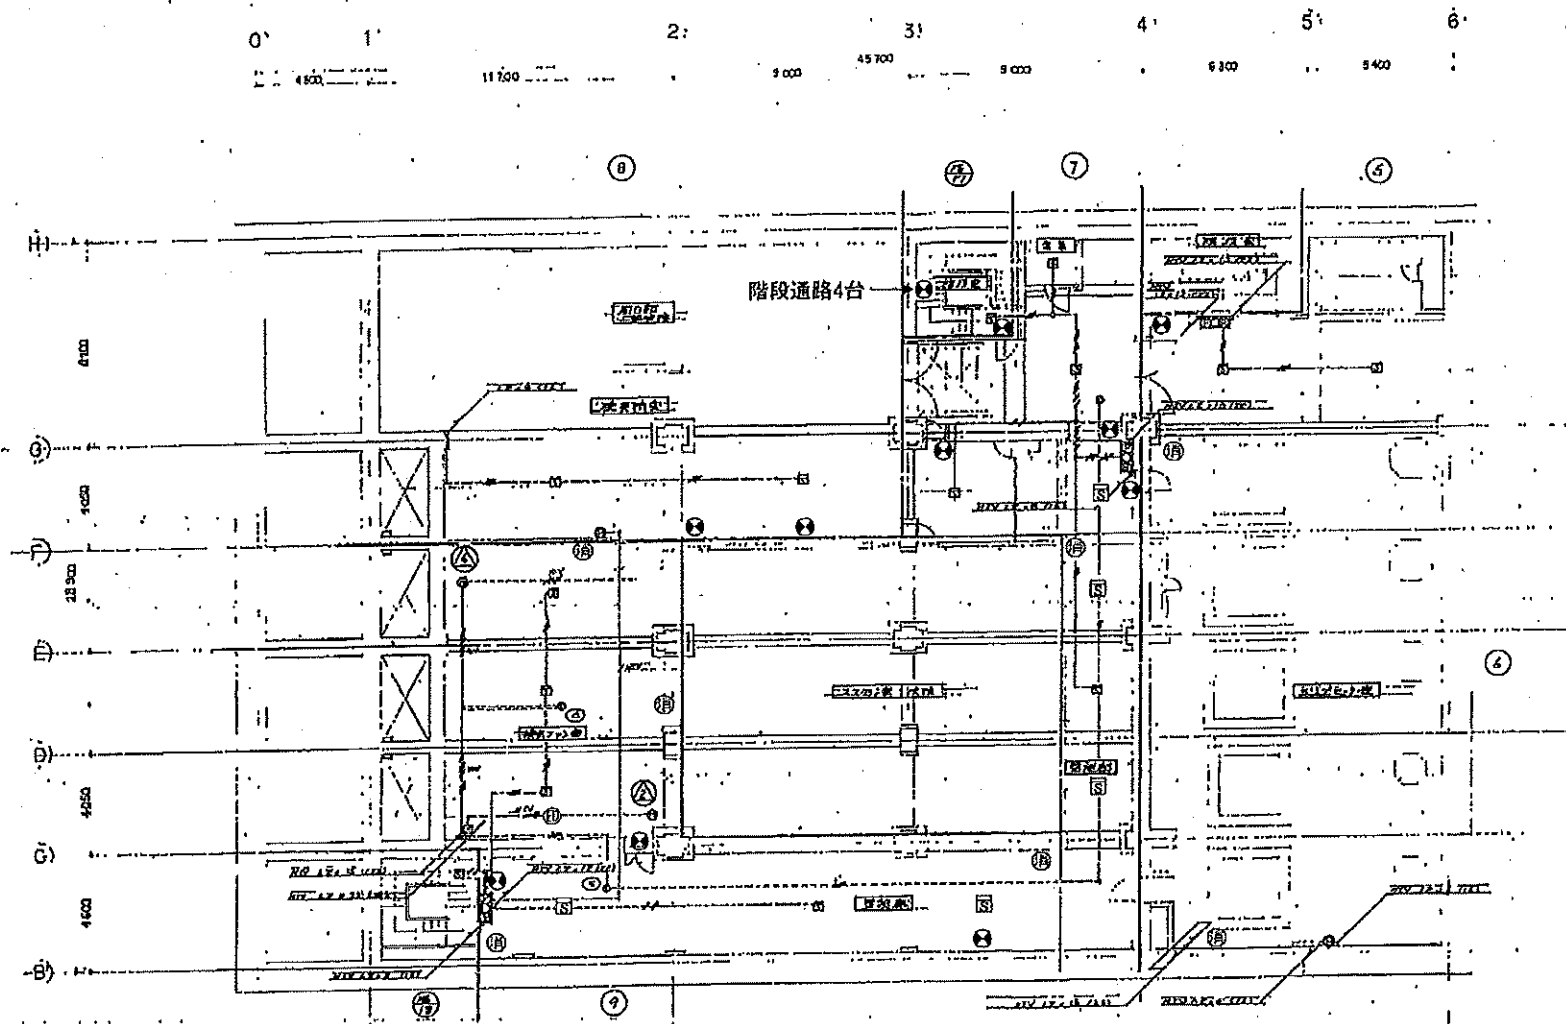


業 務 名	令和8年度 三下北委 第4号 北部浄化センターほか防災設備点検業務		
履 行 場 所	三重郡川越町亀崎新田地内ほか3カ所		
図 面 の 種 類	S P棟地下2階自動火災報知設備図		
縮 尺	NONE	図面番号	9
事 業 所 名	北部浄化センター		

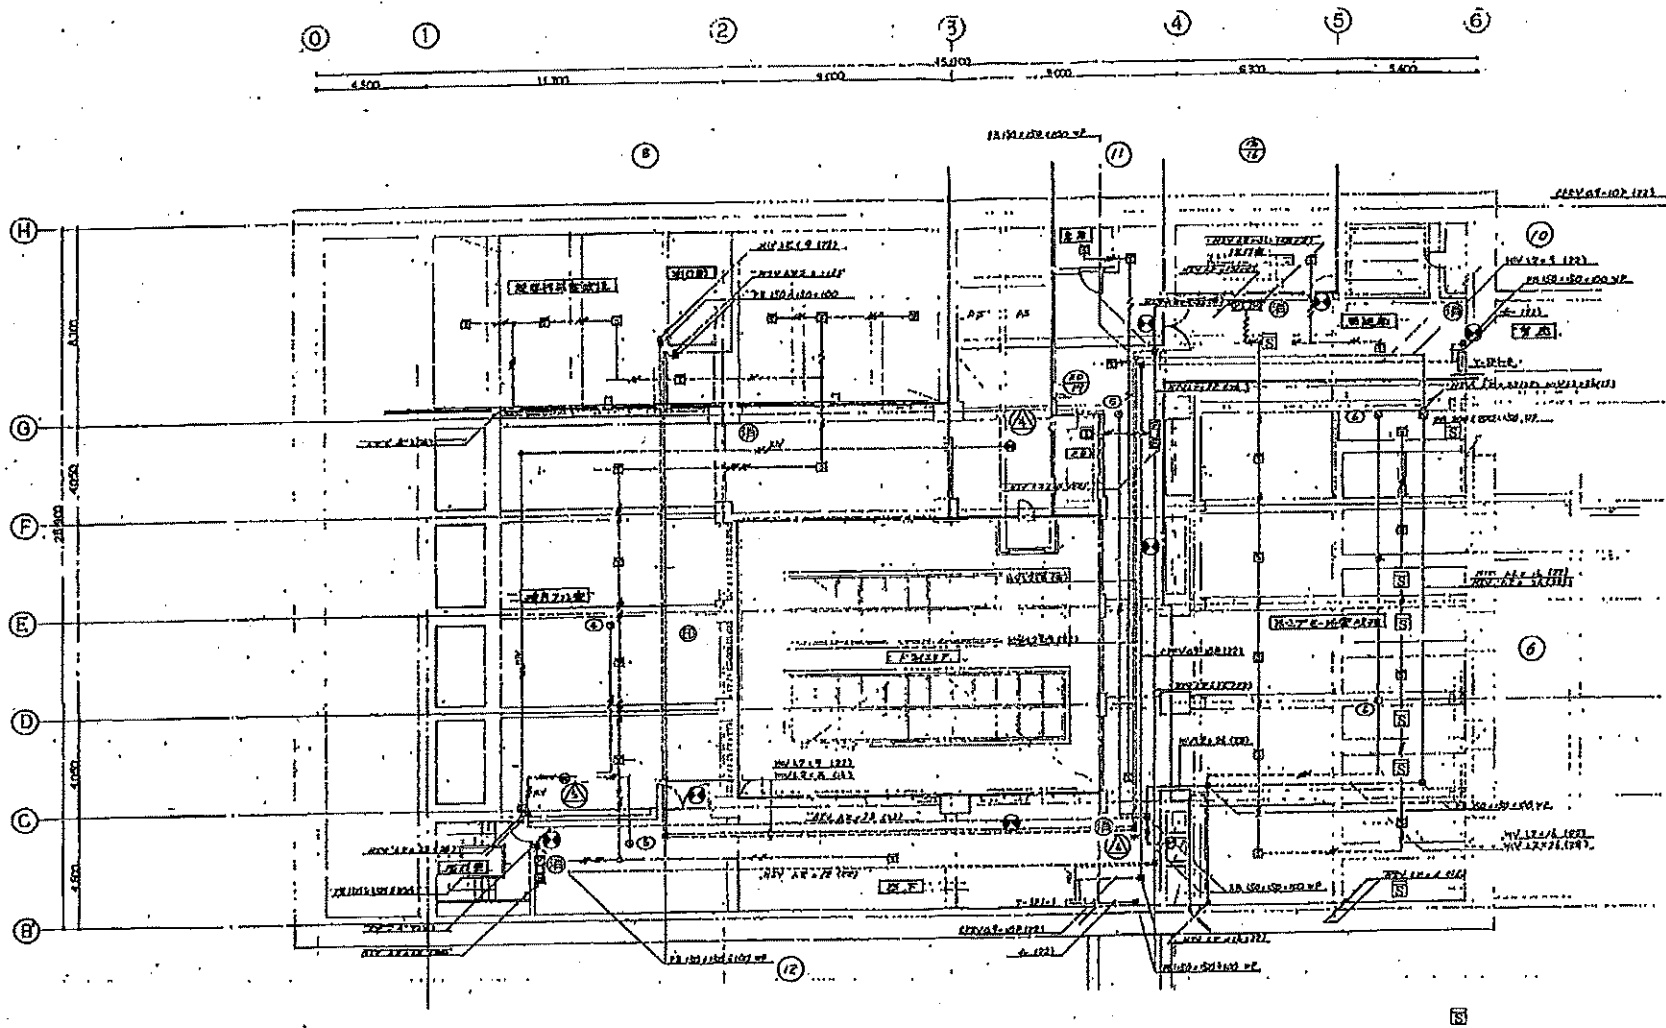





業務名	令和8年度 三下北委 第4号 北部浄化センターほか防災設備点検業務		
履行場所	三重郡川越町亀崎新田地内ほか3カ所		
図面の種類	S P棟地下1階自動火災報知設備図		
縮尺	NONE	図面番号	10
事業所名	北部浄化センター		

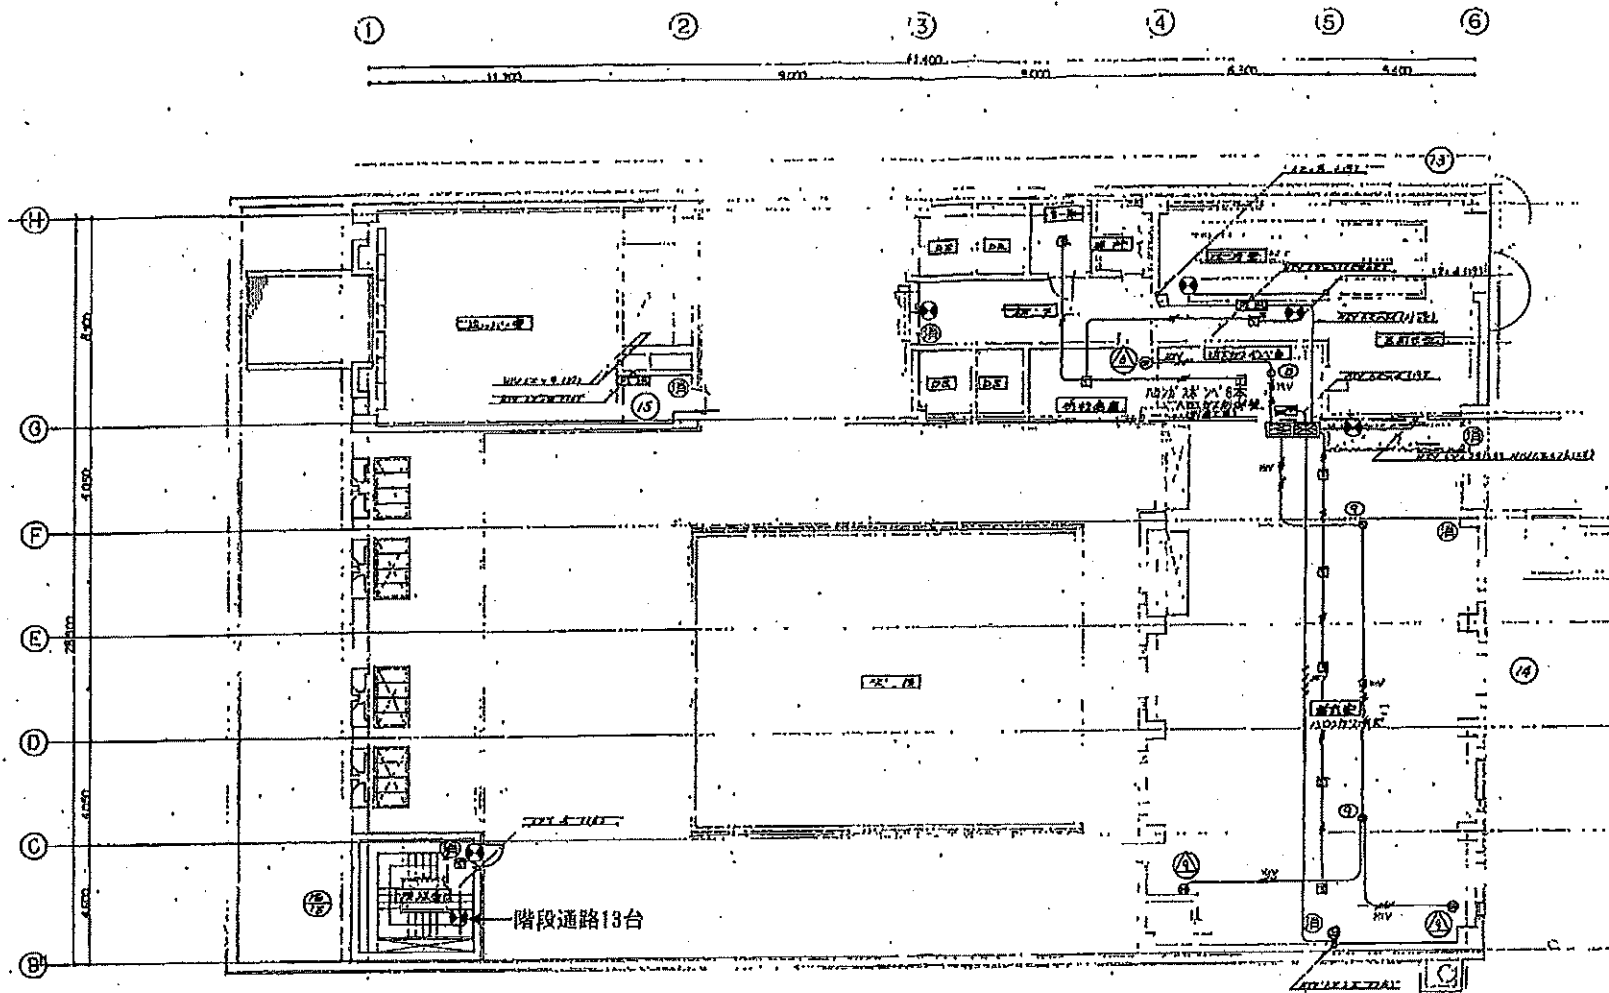


業務名	令和8年度 三下北委 第4号 北部浄化センターほか防災設備点検業務		
履行場所	三重郡川越町亀崎新田地内ほか3カ所		
図面の種類	SP棟1階自動火災報知設備図		
縮尺	NONE	図面番号	11
事業所名	北部浄化センター		

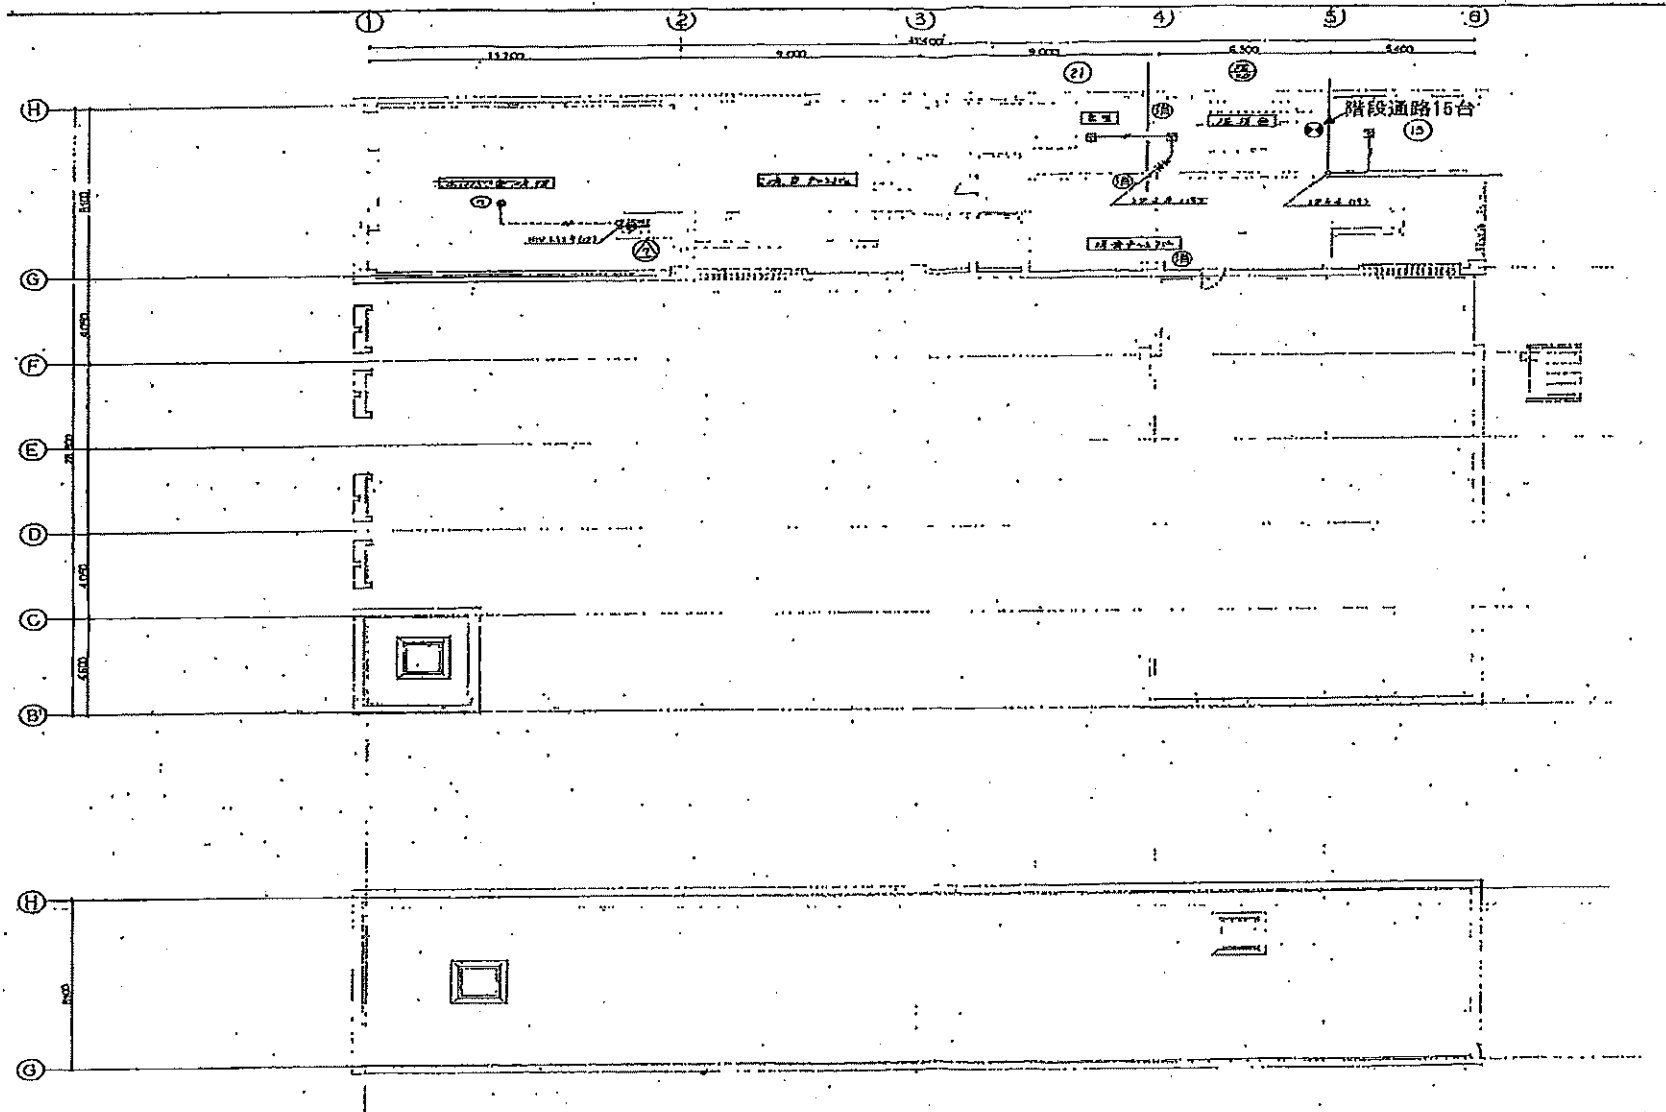


業 務 名	令和8年度 三下北委 第4号 北部浄化センターほか防災設備点検業務		
履 行 場 所	三重郡川越町亀崎新田地内ほか3カ所		
図 面 の 種 類	SP棟屋上自動火災報知設備図		
縮 尺	NONE	図面番号	12
事 業 所 名	北部浄化センター		

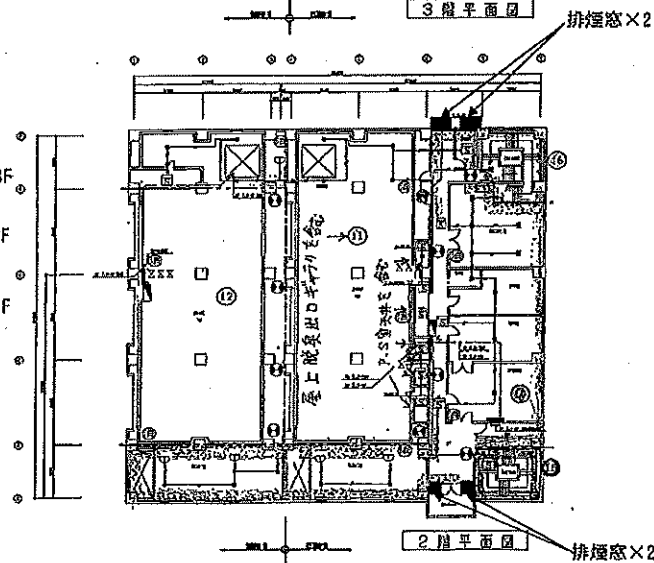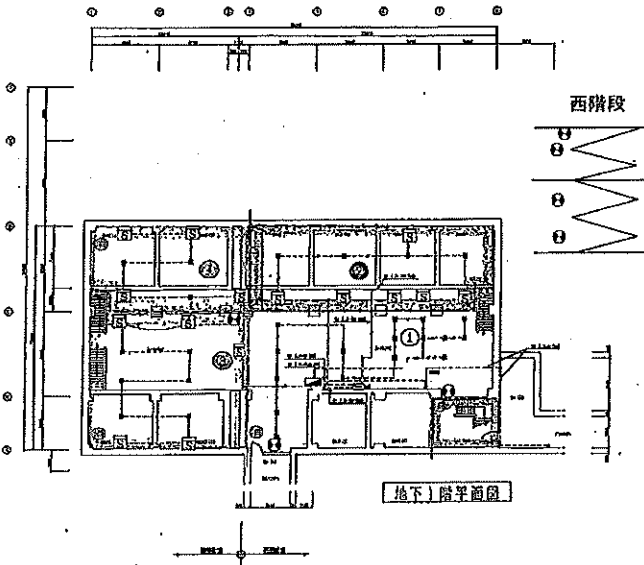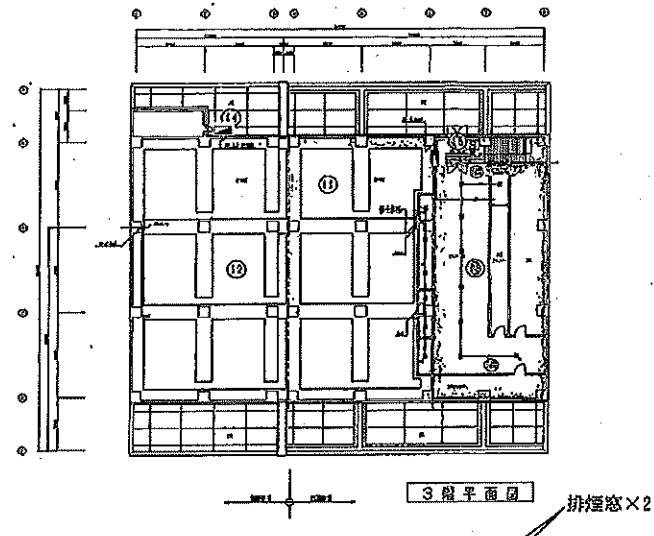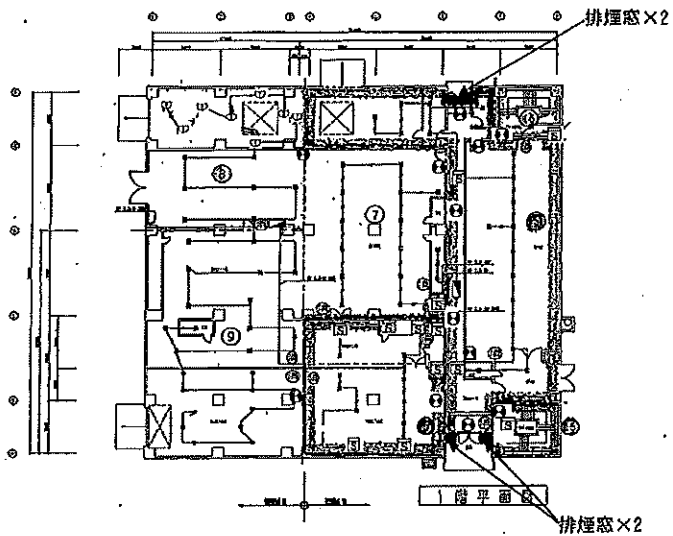


②0 炭縮タケ除

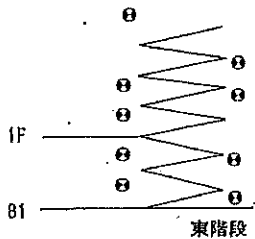


業務名	令和8年度 三下北委 第4号 北部浄化センターほか防災設備点検業務		
履行場所	三重郡川越町亀崎新田地内ほか3カ所		
図面の種類	脱水機棟自動火災報知設備図		
縮尺	NONE	図面番号	13
事業所名	北部浄化センター		

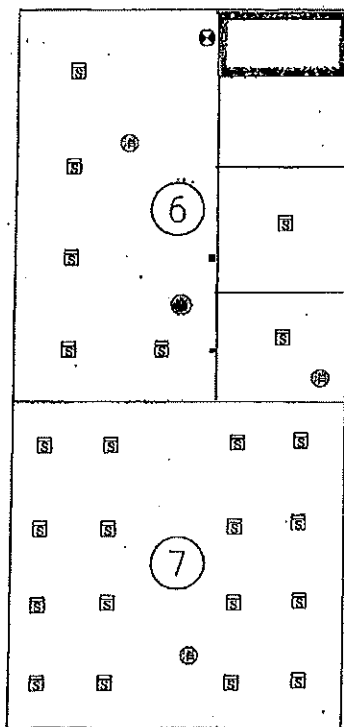


地階平面図

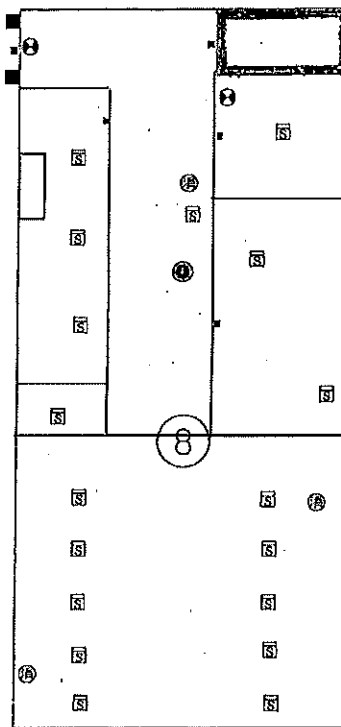

1階平面図

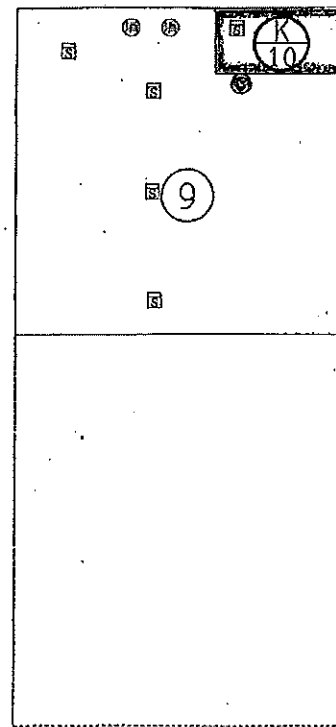


2階平面図

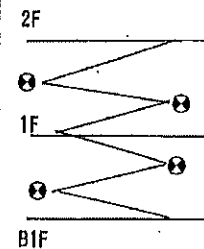


● 発信機 □ 感知器 ⊕ 消火器 ■ 排煙


業 務 名	令和8年度 三下北委 第4号 北部浄化センターほか防災設備点検業務		
履 行 場 所	三重郡川越町亀崎新田地内ほか3カ所		
図 面 の 種 類	送風機棟自動火災報知設備図		
縮 尺	NONE	図面番号	14
事 業 所 名	北部浄化センター		

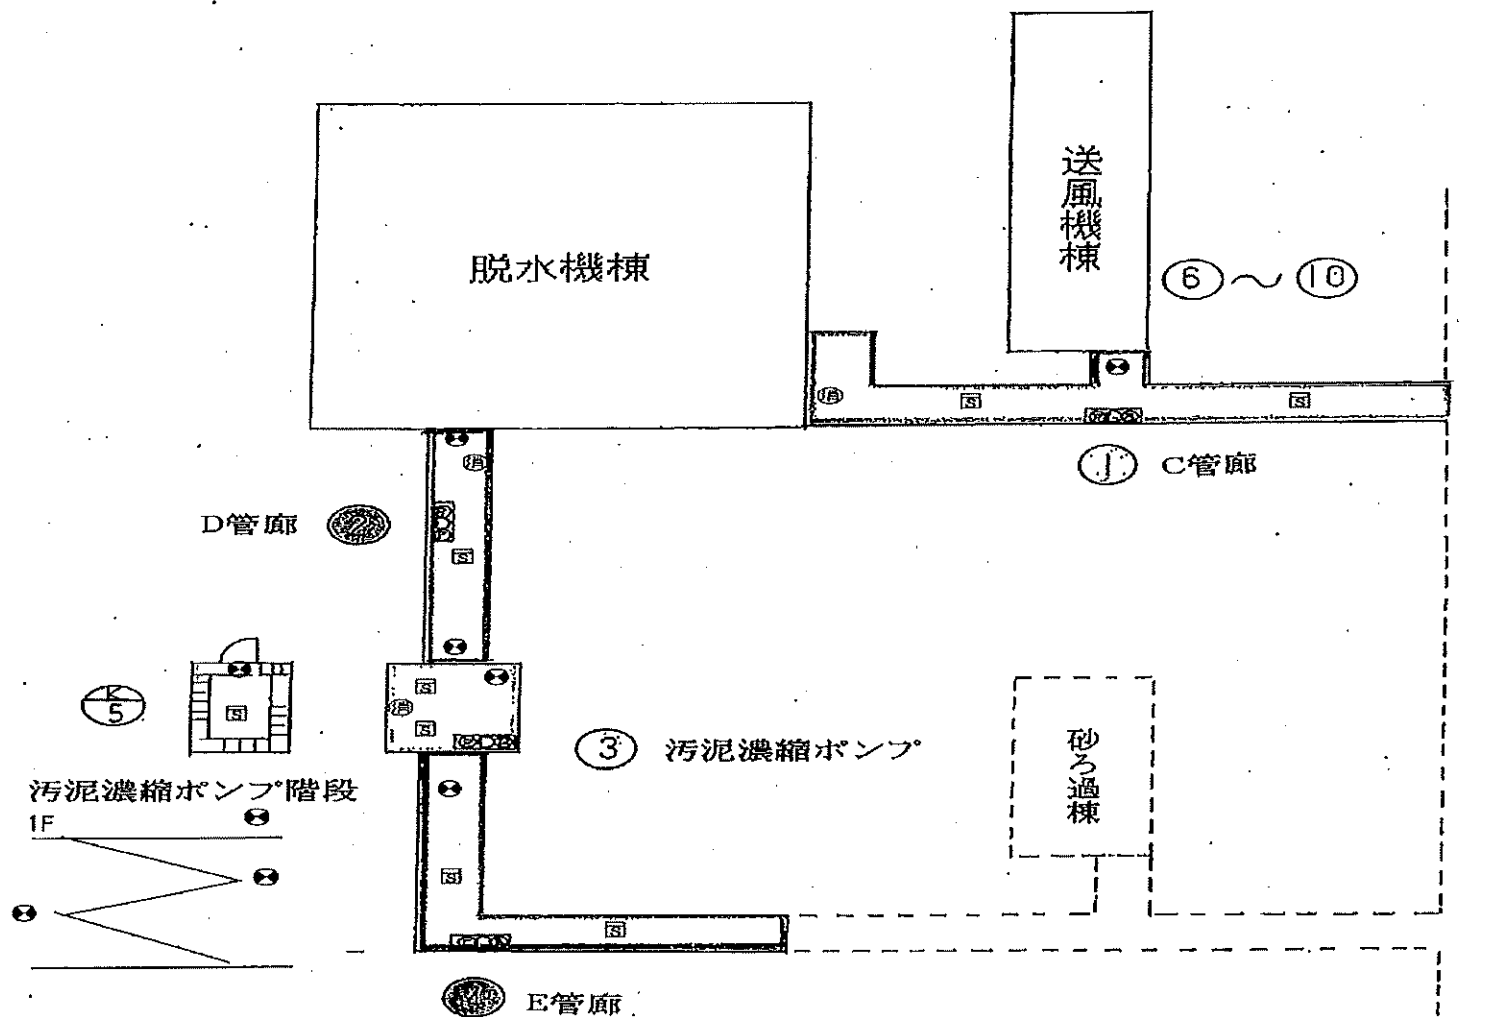


業務名	令和8年度 三下北委 第4号 北部浄化センターほか防災設備点検業務		
履行場所	三重郡川越町亀崎新田地内ほか3カ所		
図面の種類	地下管廊自動火災報知設備図		
縮尺	NONE	図面番号	15
事業所名	北部浄化センター		

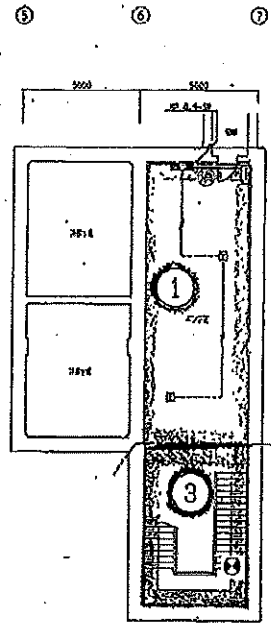

地下1階平面図

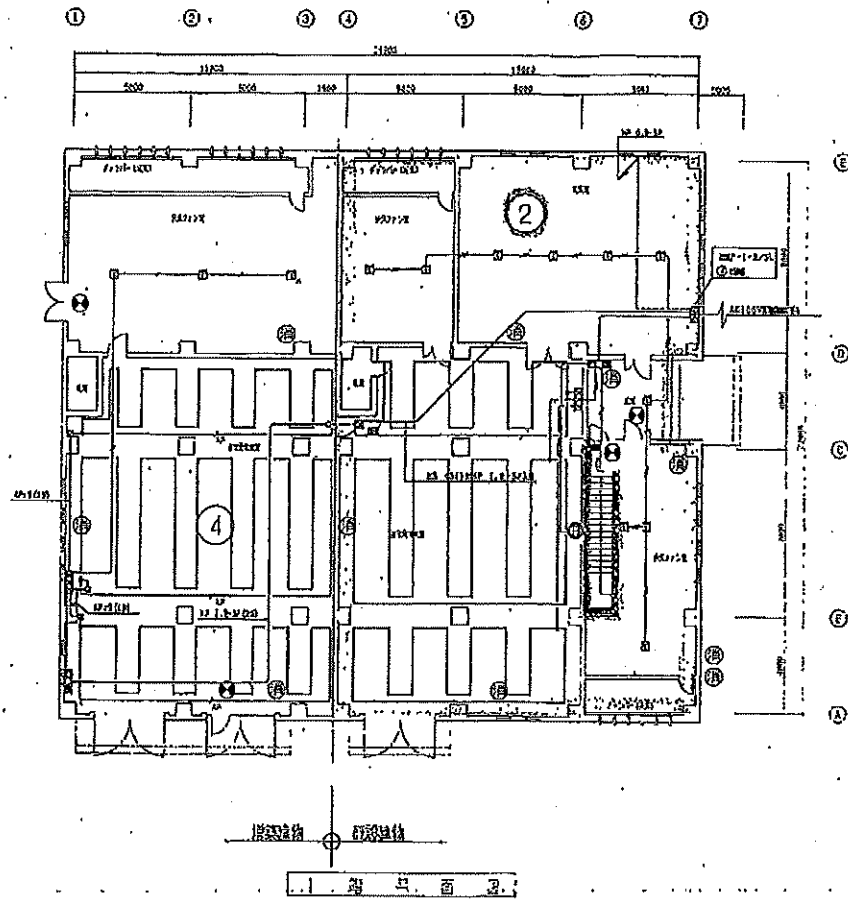


地下1階平面図

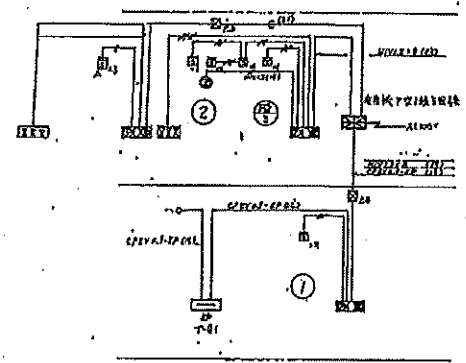



系統図

業務名	令和8年度 三下北委 第4号 北部浄化センターほか防災設備点検業務		
履行場所	三重郡川越町亀崎新田地内ほか3カ所		
図面の種類	自家発電機棟自動火災報知設備図		
縮尺	NONE	図面番号	16
事業所名	北部浄化センター		

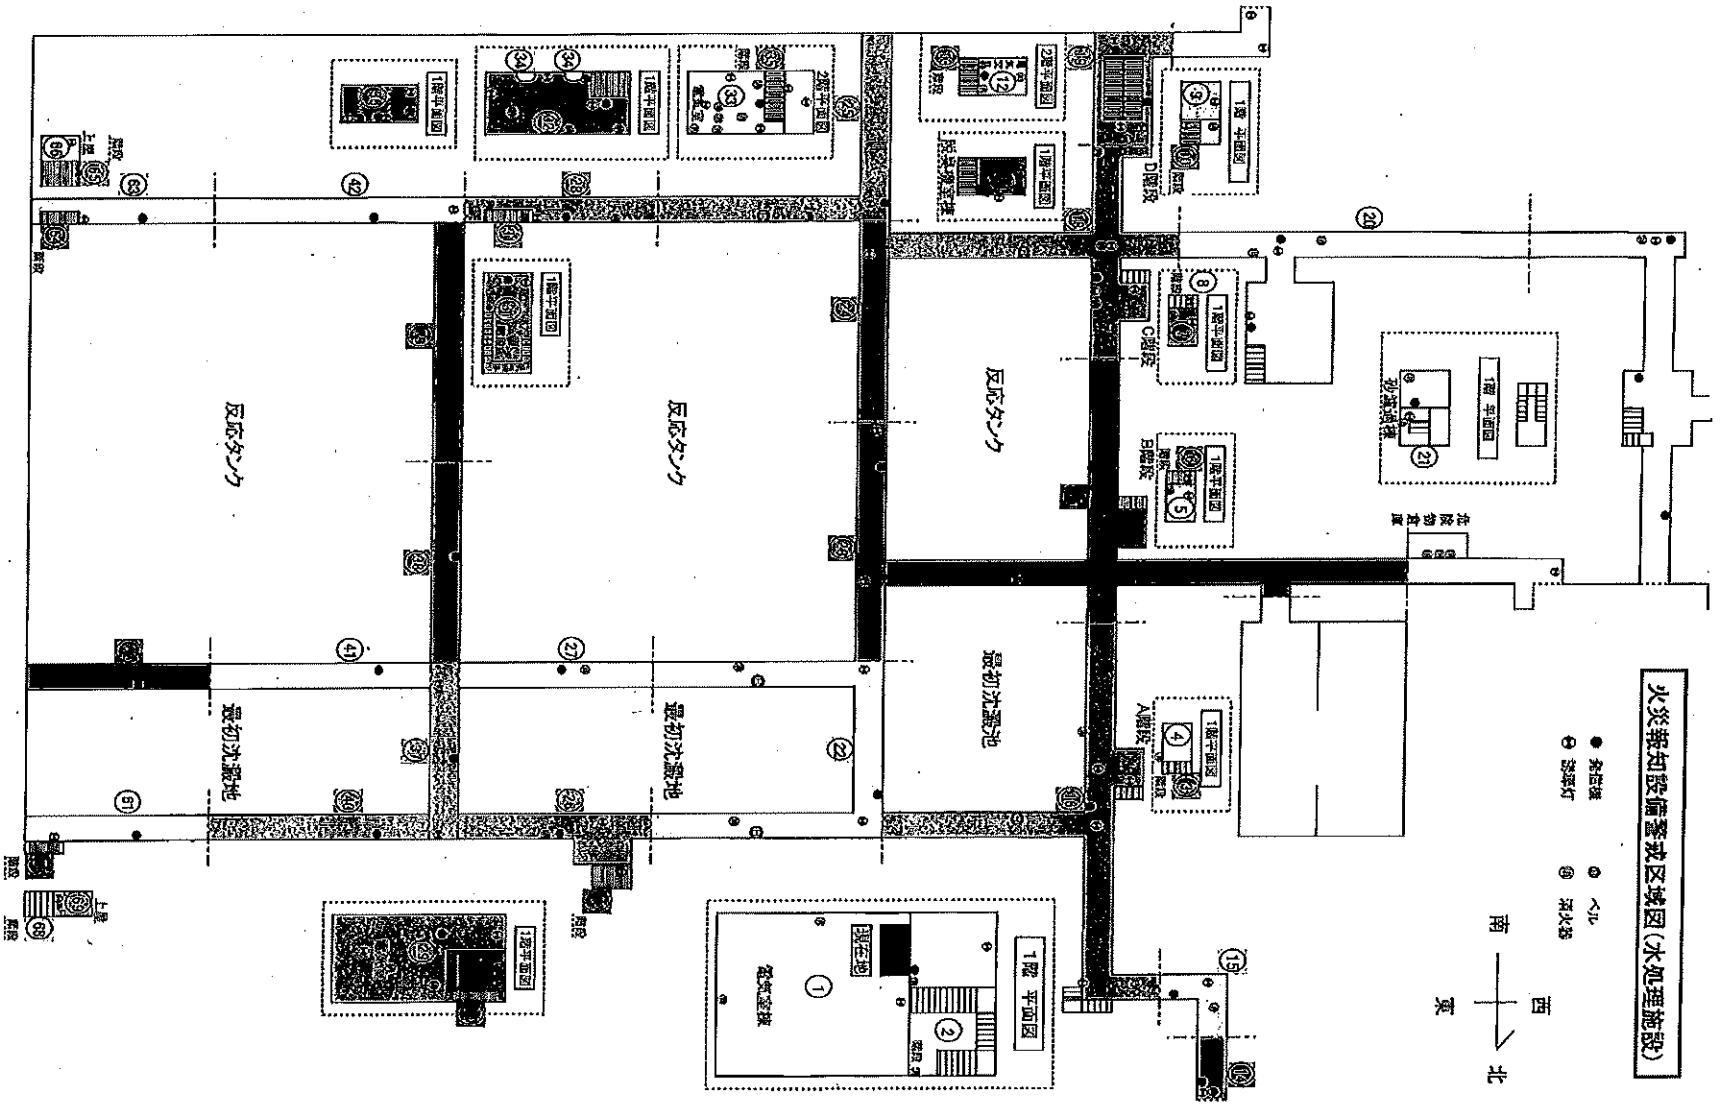


火災報知設備警戒区域図(水処理施設)

業務名	令和8年度 三下北委 第4号 北部浄化センターほか防災設備点検業務		
履行場所	三重郡川越町亀崎新田地内ほか3カ所		
図面の種類	水処理施設(1) 自動火災報知設備図		
縮尺	NONE	図面番号	17
事業所名	北部浄化センター		



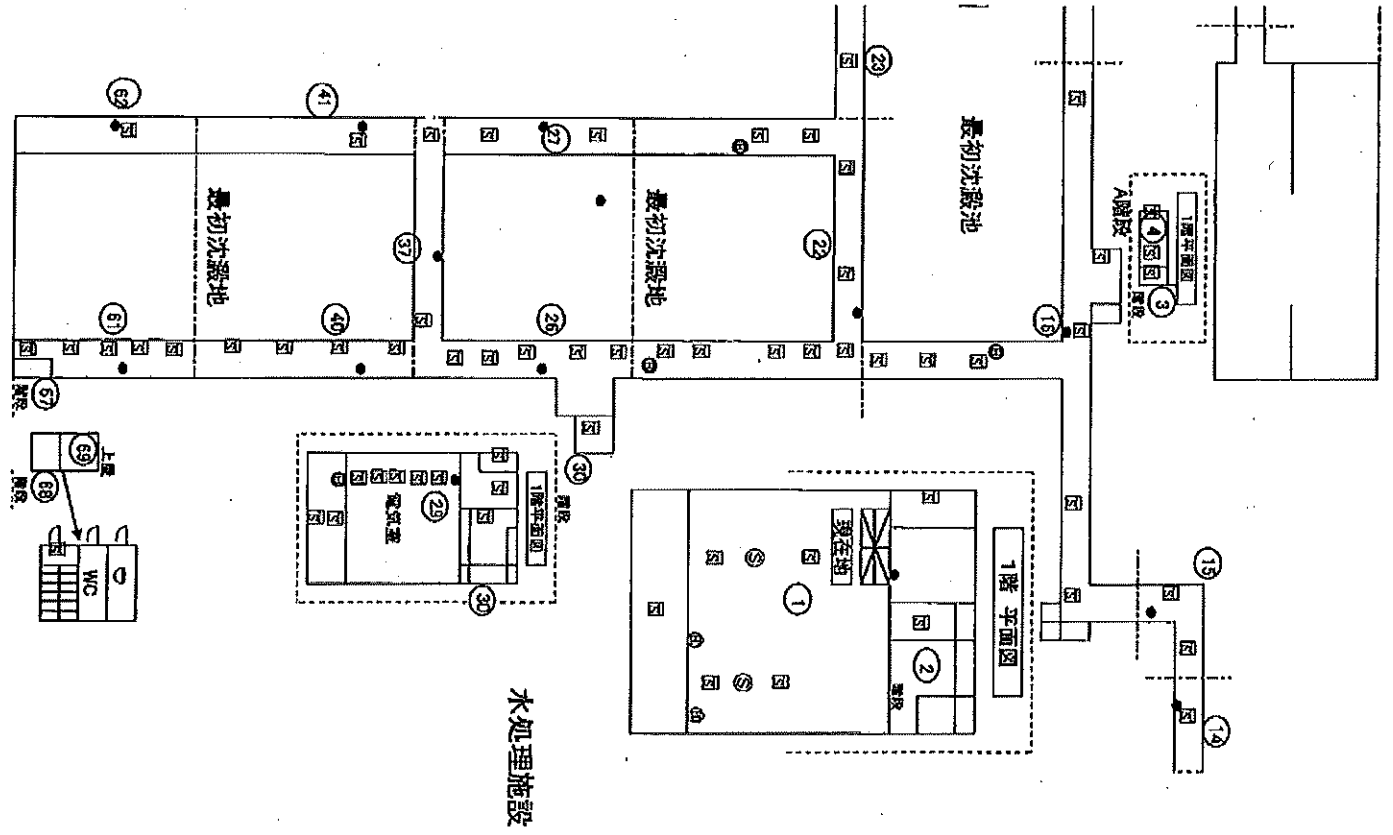
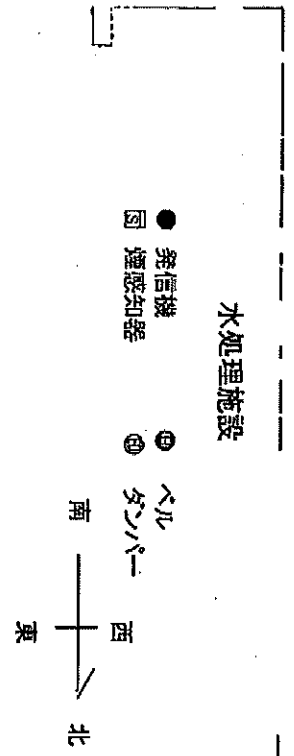


業務名	令和8年度 三下北委 第4号 北部浄化センターほか防災設備点検業務		
履行場所	三重郡川越町亀崎新田地内ほか3カ所		
図面の種類	水処理施設(2)自動火災報知設備図		
縮尺	NONE	図面番号	18
事業所名	北部浄化センター		


水処理施設

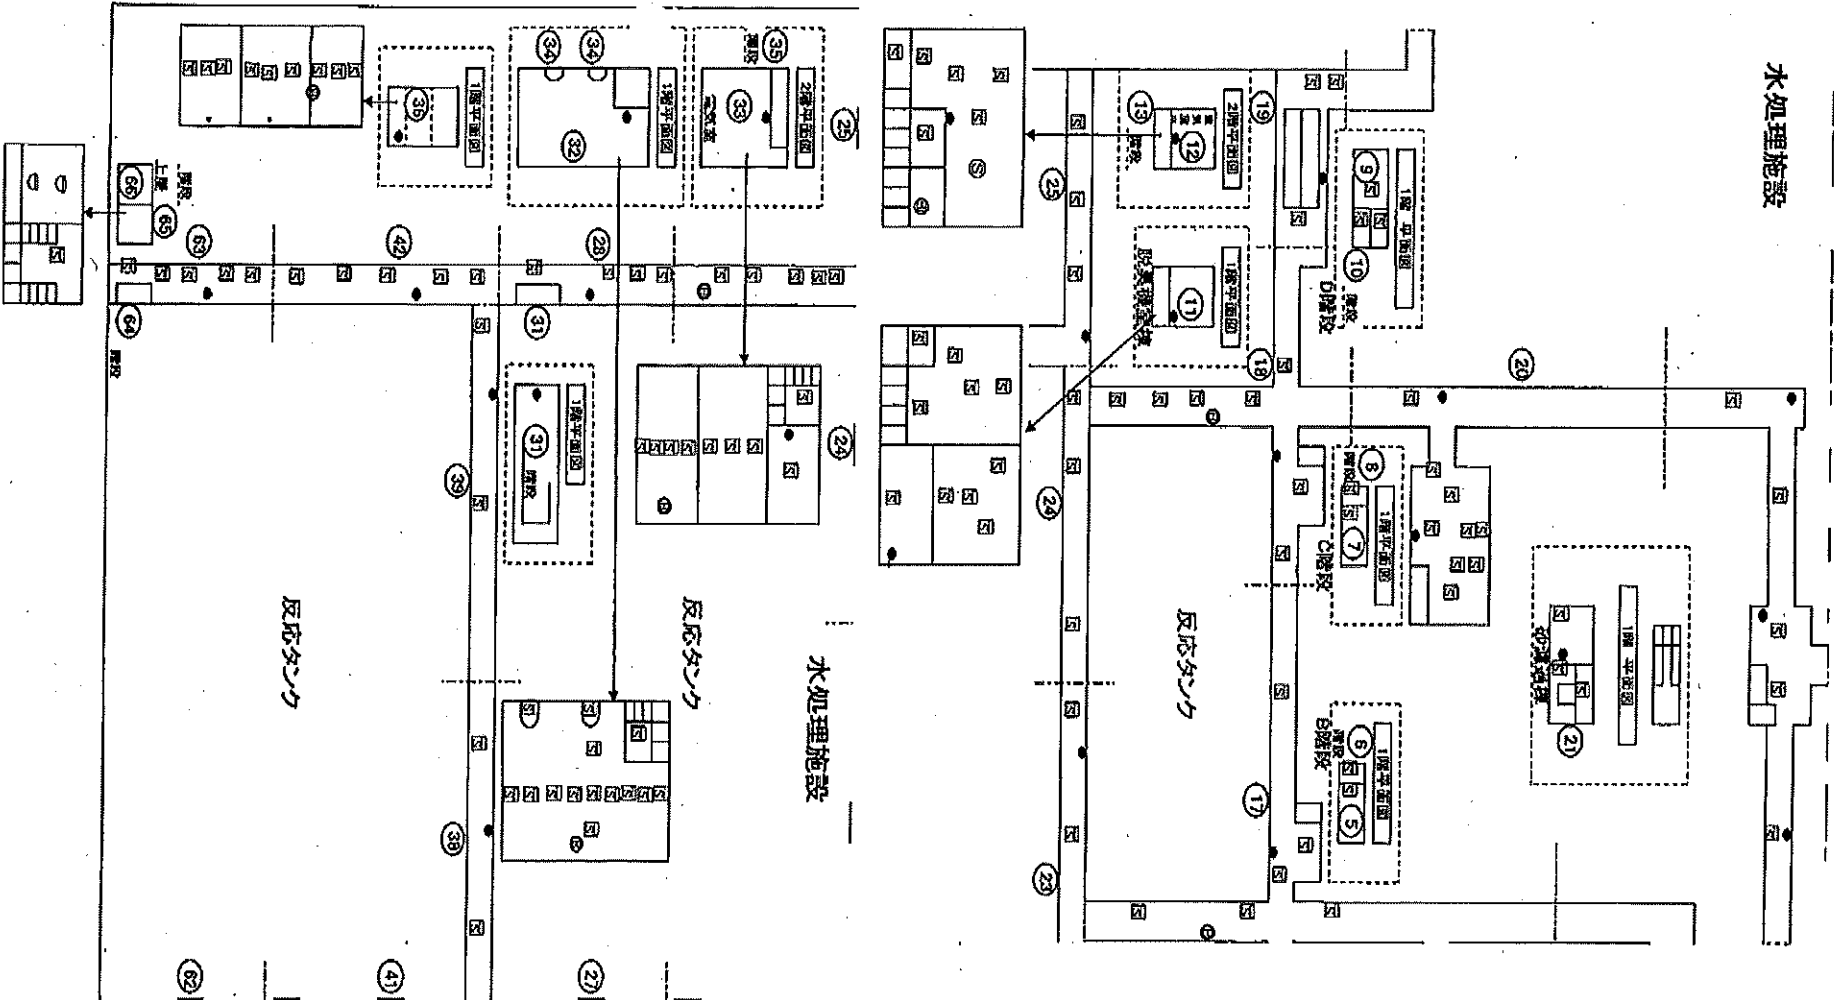

業務名	令和8年度 三下北委 第4号 北部浄化センターほか防災設備点検業務		
履行場所	三重郡川越町亀崎新田地内ほか3カ所		
図面の種類	水処理施設(3)自動火災報知設備図		
縮尺	NONE	図面番号	19
事業所名	北部浄化センター		

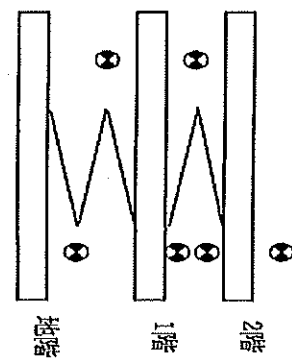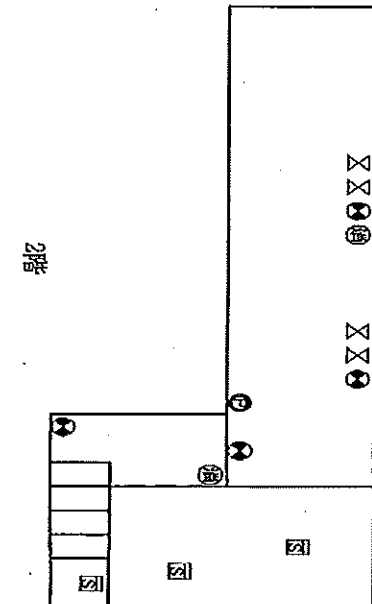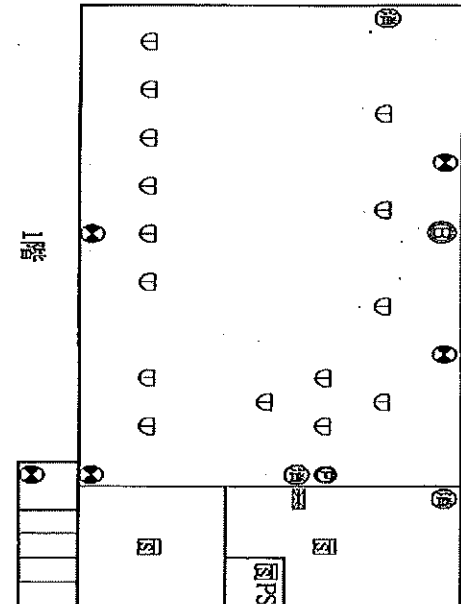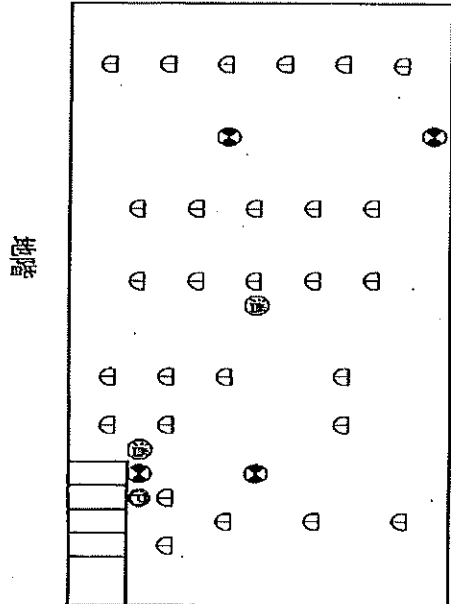

業務名	令和8年度 三下北委 第4号 北部浄化センターほか防災設備点検業務		
履行場所	三重郡川越町亀崎新田地内ほか3カ所		
図面の種類	機械濃縮棟自動火災報知設備図		
縮尺	NONE	図面番号	20
事業所名	北部浄化センター		

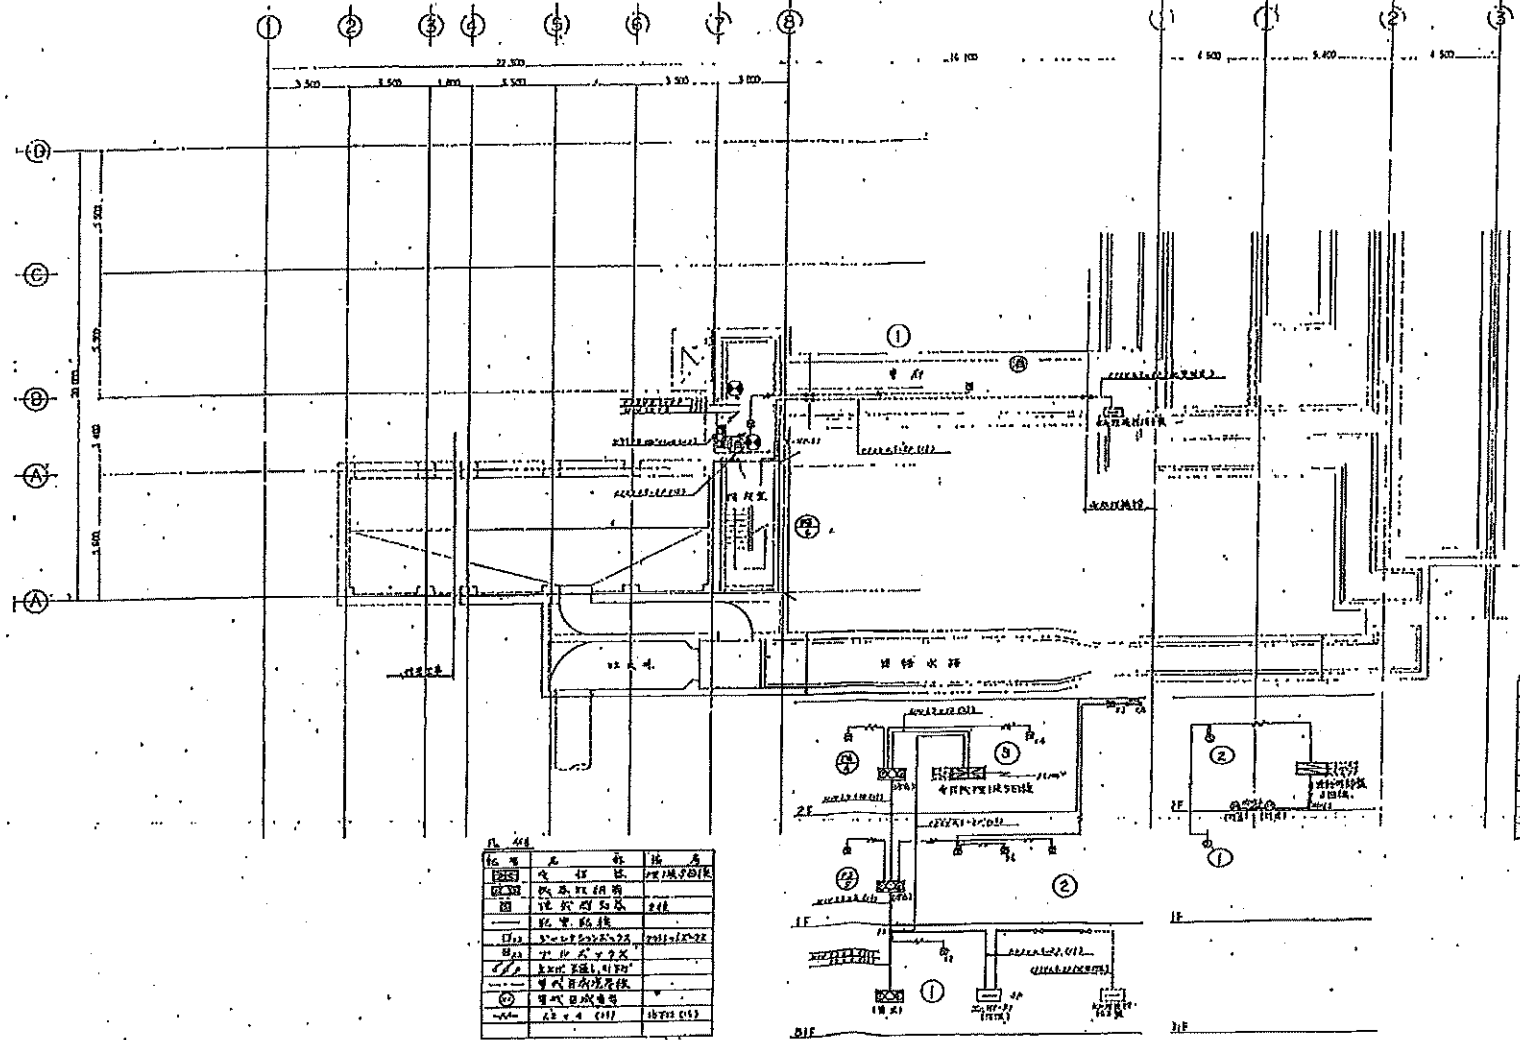


記号	名称	仕様	数量
①	放流ポンプ	100V 1.5kW	1台
②	電気室	100V 1.5kW	1台
③	機械室	100V 1.5kW	1台
④	電気室	100V 1.5kW	1台
⑤	機械室	100V 1.5kW	1台
⑥	電気室	100V 1.5kW	1台
⑦	機械室	100V 1.5kW	1台
⑧	電気室	100V 1.5kW	1台
⑨	機械室	100V 1.5kW	1台

注記
 1. 図面記載の仕様は概算値です。
 2. 電気設備は防火区画を設けて設置します。
 (参考) 1-1

記号	名称	仕様	数量
①	放流ポンプ	100V 1.5kW	1台
②	電気室	100V 1.5kW	1台
③	機械室	100V 1.5kW	1台
④	電気室	100V 1.5kW	1台
⑤	機械室	100V 1.5kW	1台
⑥	電気室	100V 1.5kW	1台
⑦	機械室	100V 1.5kW	1台
⑧	電気室	100V 1.5kW	1台
⑨	機械室	100V 1.5kW	1台

放流ポンプ棟地下1階自動火災報知設備図
 放流ポンプ棟地下1階自動火災報知設備図

業務名	令和8年度 三下北委 第4号 北部浄化センターほか防災設備点検業務		
履行場所	三重郡川越町亀崎新田地内ほか3カ所		
図面の種類	放流ポンプ棟地下1階自動火災報知設備図		
縮尺	NONE	図面番号	21
事業所名	北部浄化センター		

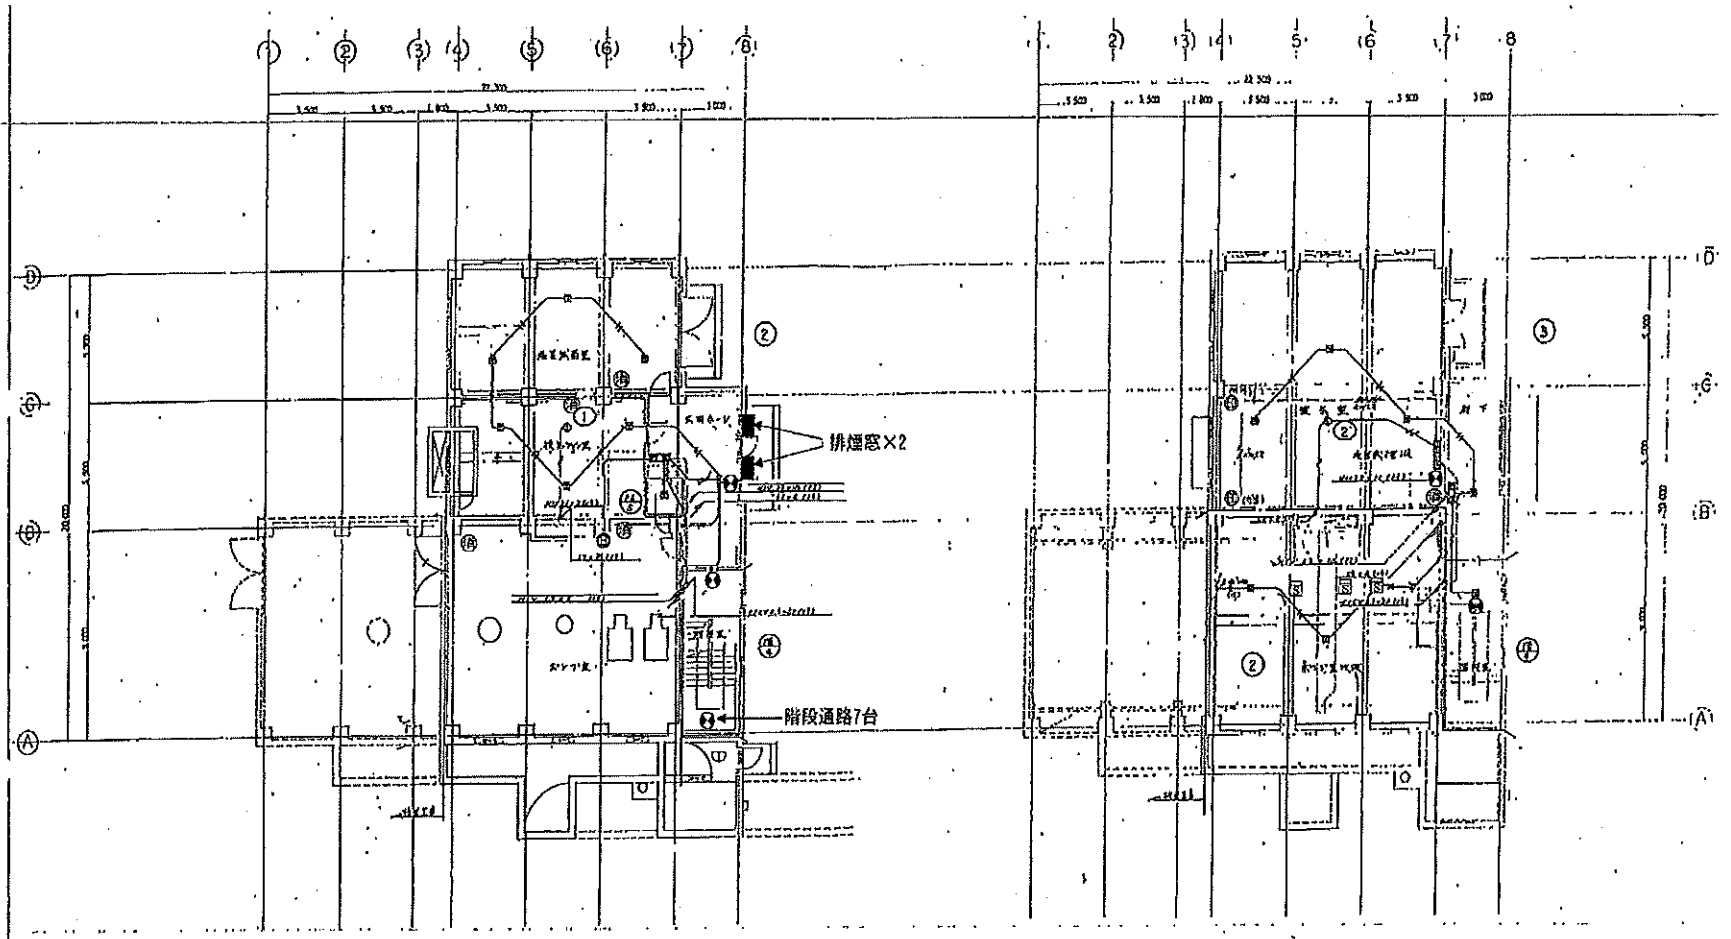


1階平面図 (1/2)


2階平面図 (1/2)

業務名	令和8年度 三下北委 第4号 北部浄化センターほか防災設備点検業務		
履行場所	三重郡川越町亀崎新田地内ほか3カ所		
図面の種類	放流ポンプ棟地下1階・2階自動火災報知設備図		
縮尺	NONE	図面番号	22
事業所名	北部浄化センター		


警戒区域図

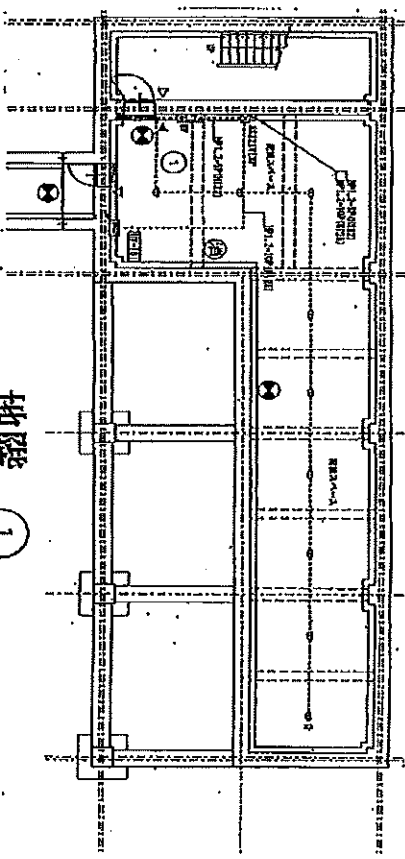

地階 ①

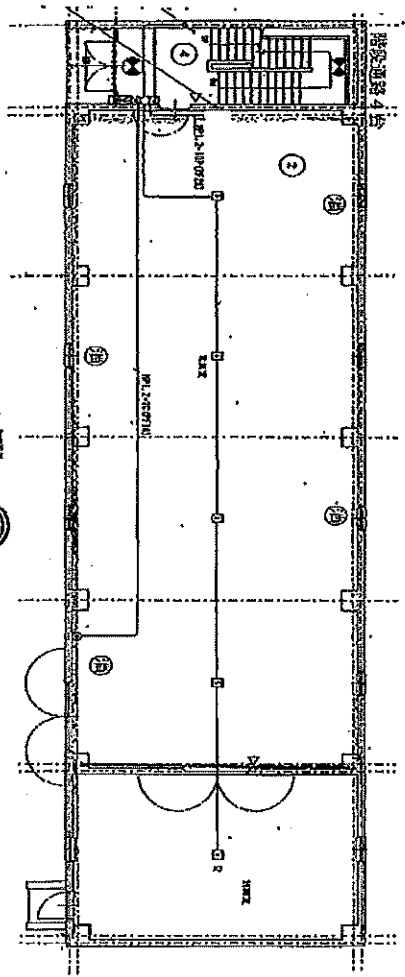


1階 ②

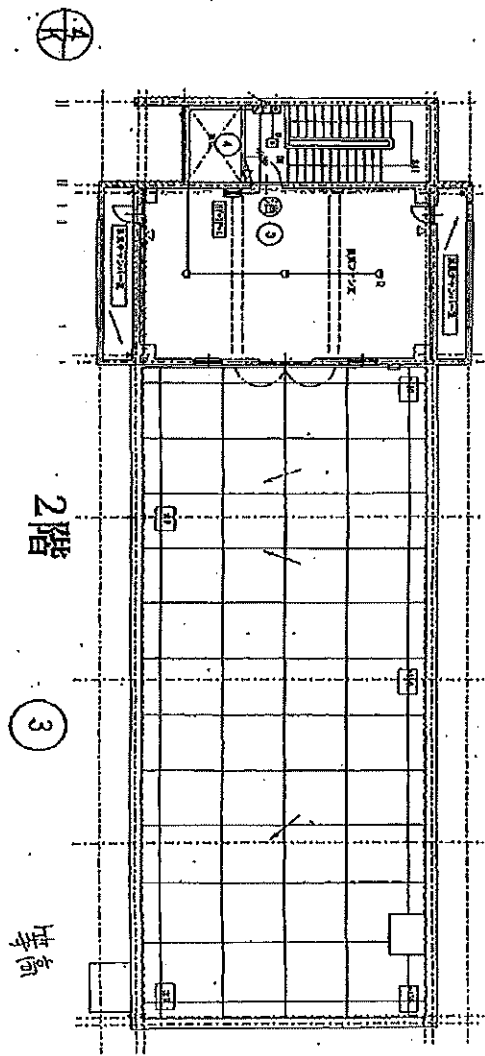


2階 ③
塔高

業務名	令和8年度 三下北委 第4号 北部浄化センターほか防災設備点検業務		
履行場所	三重郡川越町亀崎新田地内ほか3カ所		
図面の種類	特高自動火災報知設備図		
縮尺	NONE	図面番号	23
事業所名	北部浄化センター		

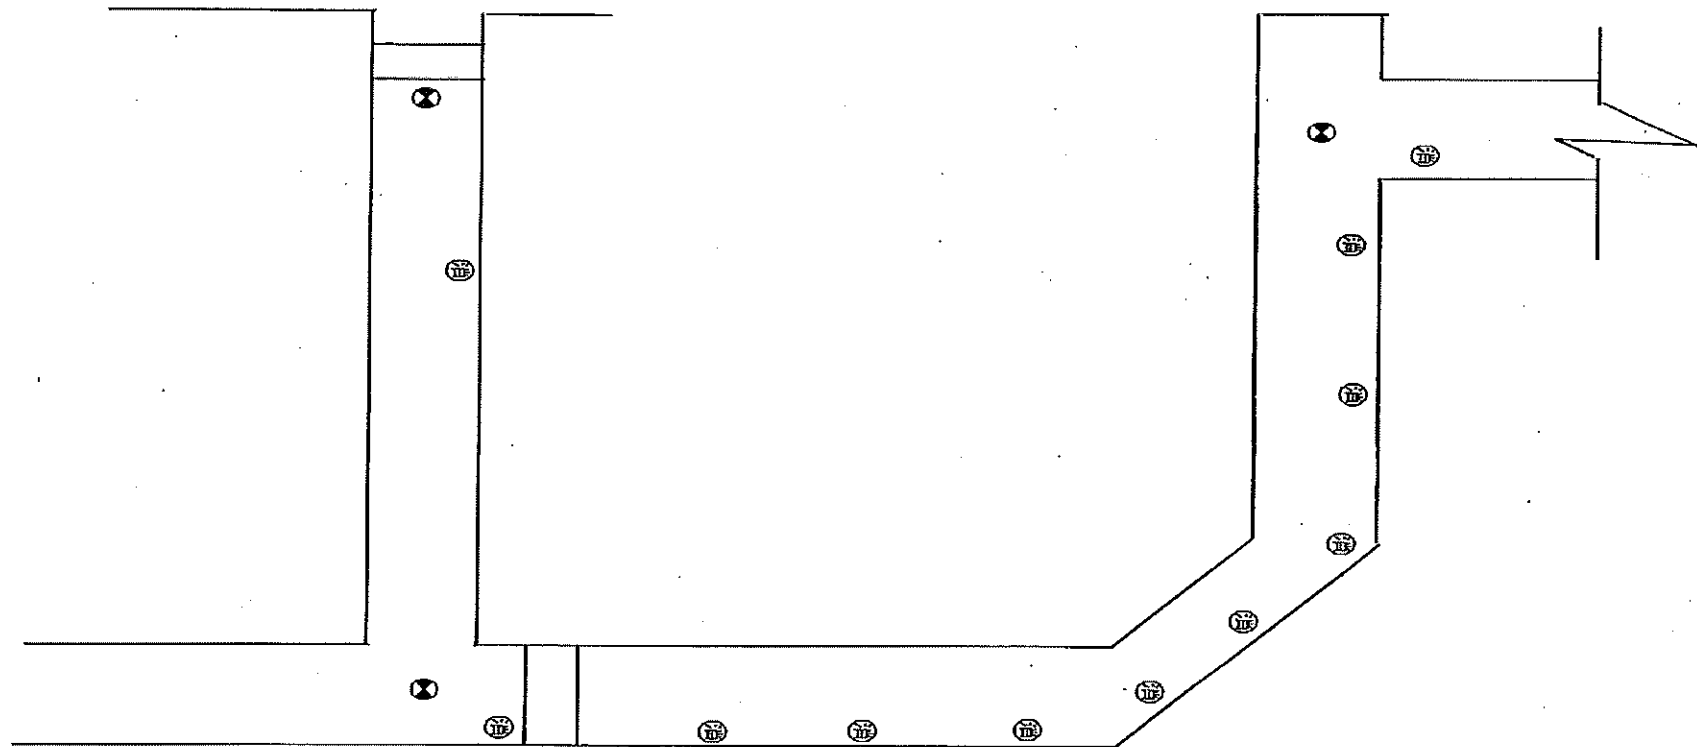


業 務 名	令和8年度 三下北委 第4号 北部浄化センターほか防災設備点検業務		
履 行 場 所	三重郡川越町亀崎新田地内ほか3カ所		
図 面 の 種 類	特高管廊自動火災報知設備図		
縮 尺	NONE	図面番号	24
事 業 所 名	北部浄化センター		


別棟車庫

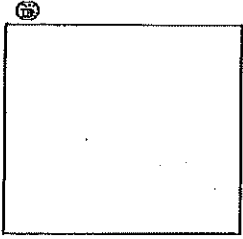


1階

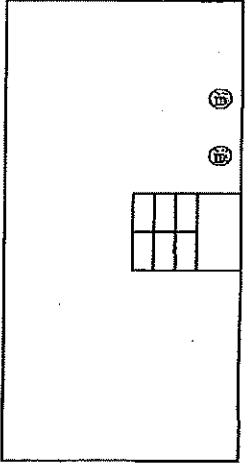


2階

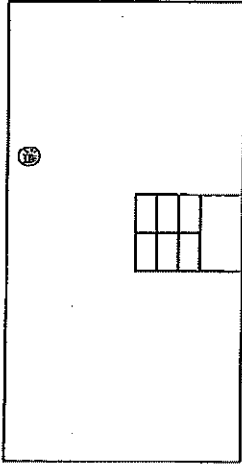





3階

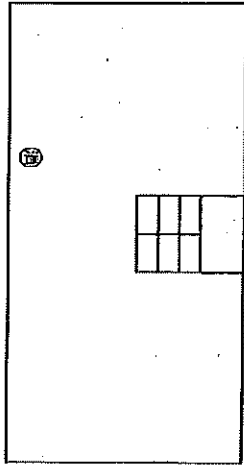

4階

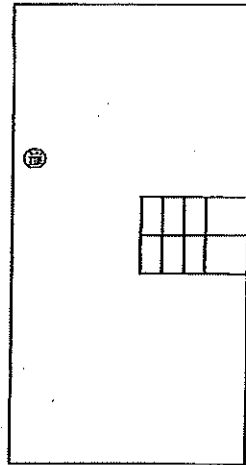

業務名	令和8年度 三下北委 第4号 北部浄化センターほか防災設備点検業務		
履行場所	三重郡川越町亀崎新田地内ほか3カ所		
図面の種類	固定設備消火器設置図		
縮尺	NONE	図面番号	25
事業所名	北部浄化センター		

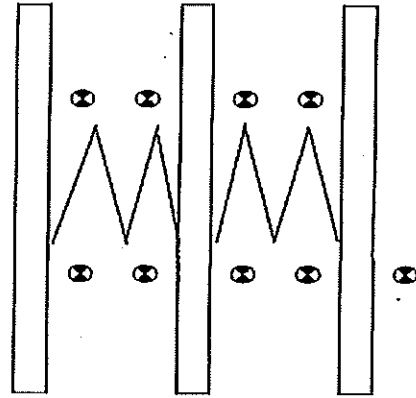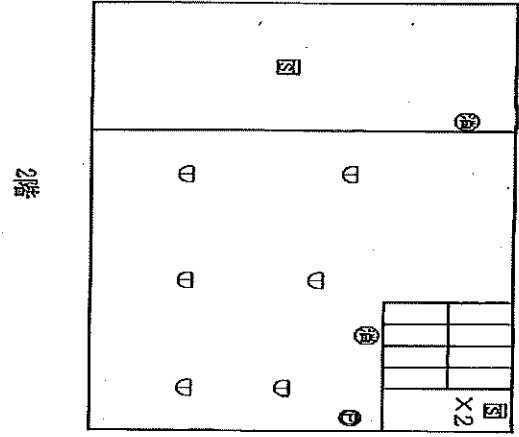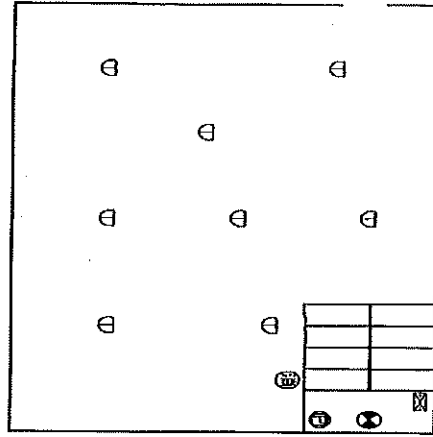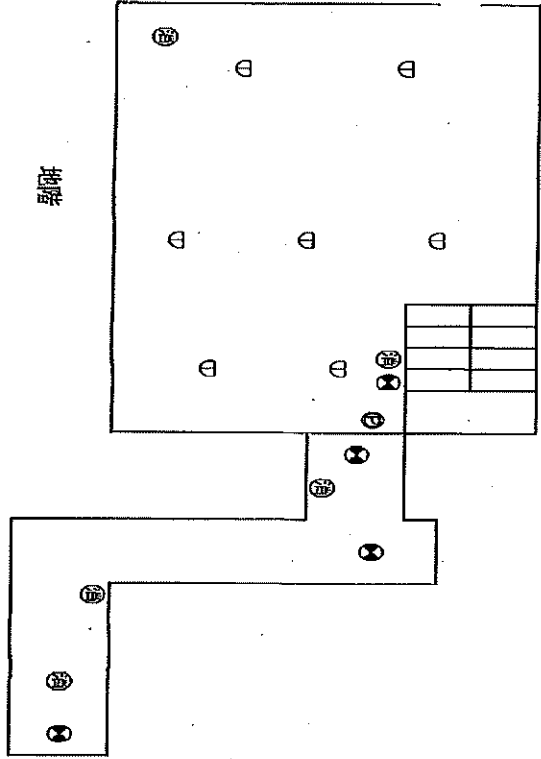


地階

1階


2階

業 務 名	令和8年度 三下北委 第4号 北部浄化センターほか防災設備点検業務		
履 行 場 所	三重郡川越町亀崎新田地内ほか3カ所		
図 面 の 種 類	汚泥スクリーン棟自動火災報知設備図		
縮 尺	NONE	図面番号	26
事 業 所 名	北部浄化センター		




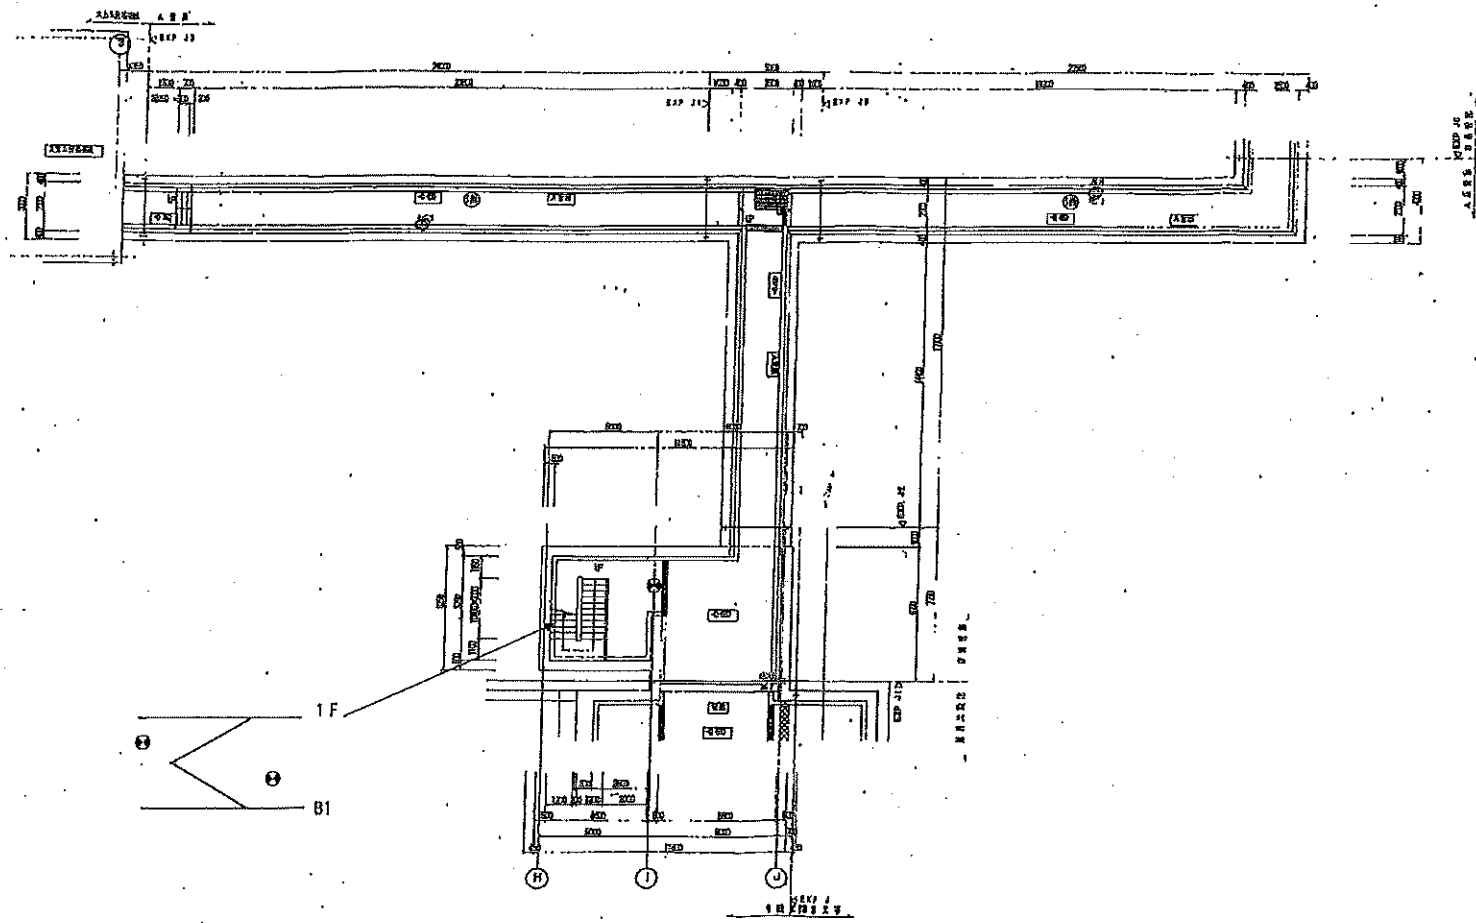


1F 1/100



業務名	令和8年度 三下北委 第4号 北部浄化センターほか防災設備点検業務		
履行場所	三重郡川越町亀崎新田地内ほか3カ所		
図面の種類	B-1系水処理施設(1)自動火災報知設備図		
縮尺	NONE	図面番号	28
事業所名	北部浄化センター		

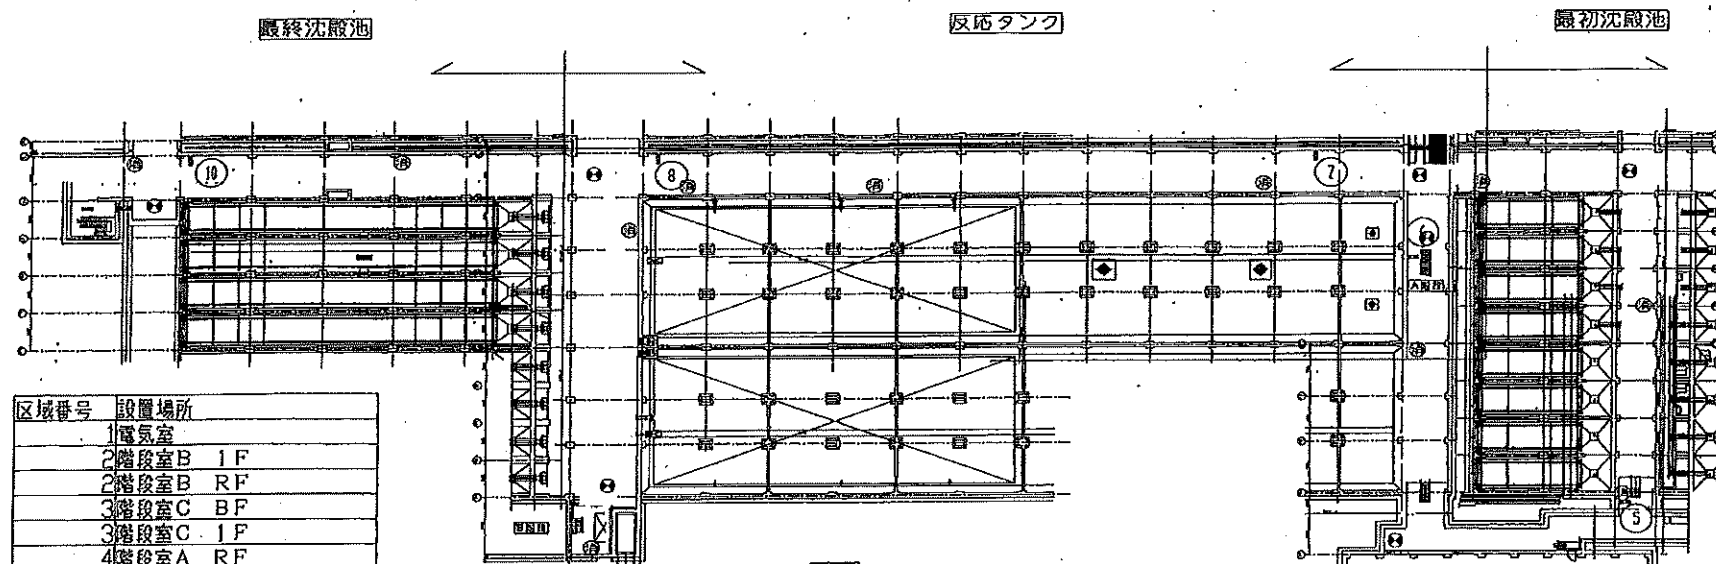


区域番号	設置場所
1	電気室
2	階段室B 1F
2	階段室B RF
3	階段室C BF
3	階段室C 1F
4	階段室A RF
5	最初沈殿池管廊
6	階段室A BF
7	反応タンク主管廊 7-8
8	反応タンク主管廊 17-18
9	階段室B BF
10	最終沈殿池管廊

 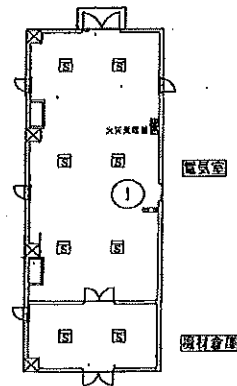  


階段室C

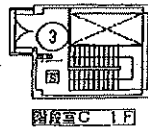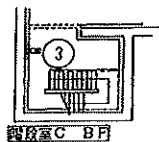


業務名	令和8年度 三下北委 第4号 北部浄化センターほか防災設備点検業務		
履行場所	三重郡川越町亀崎新田地内ほか3カ所		
図面の種類	B-1系水処理施設(2)自動火災報知設備図		
縮尺	NONE	図面番号	29
事業所名	北部浄化センター		

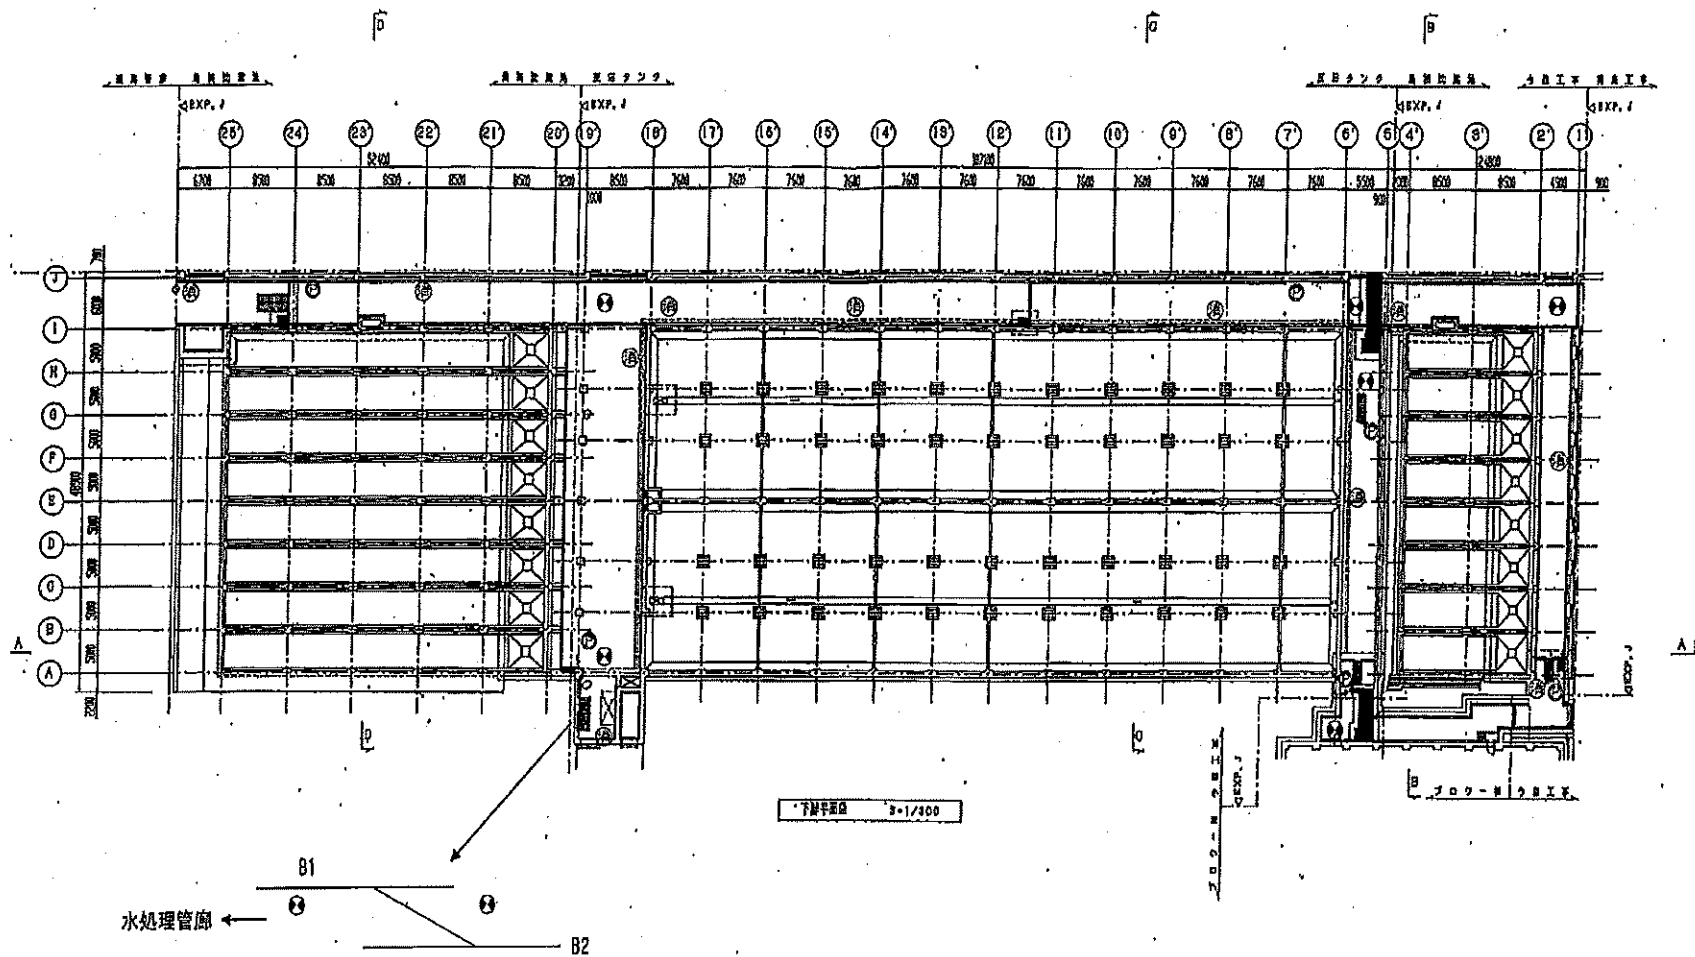


業 務 名	令和8年度 三下北委 第4号 北部浄化センターほか防災設備点検業務		
履 行 場 所	三重郡川越町亀崎新田地内ほか3カ所		
図 面 の 種 類	B-1系水処理施設(3)自動火災報知設備図		
縮 尺	NONE	図面番号	30
事 業 所 名	北部浄化センター		

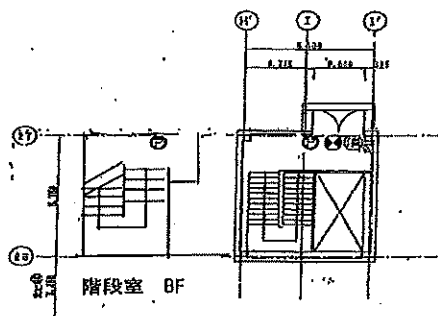

階段室 BF
図面番号: 1月字002 P-11(12)

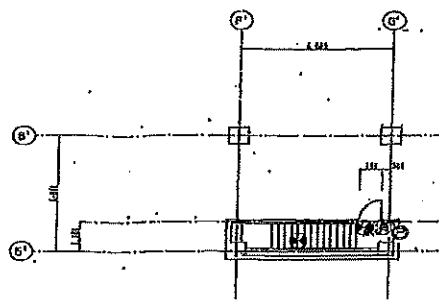


階段室 BF
図面番号: 1月字002 P-11(11)

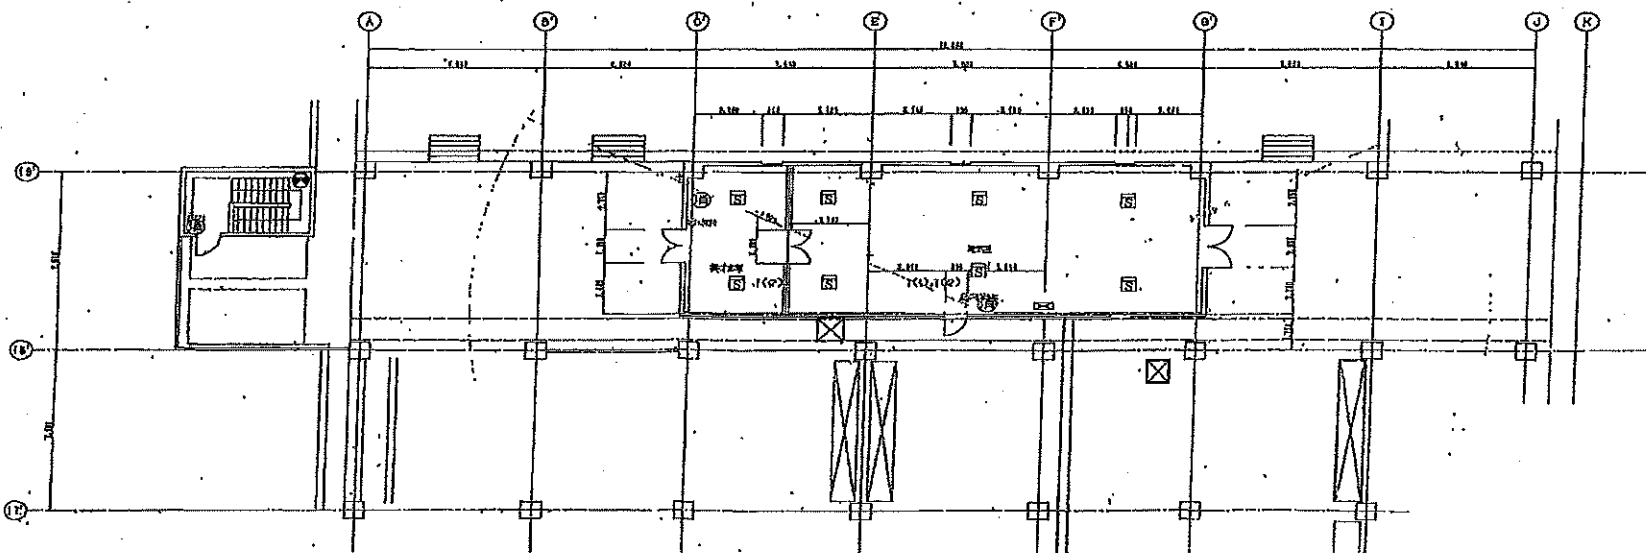

図面番号: 1月字002 P-11(14)


図面番号: 1月字002 P-11(15)

業務名	令和8年度 三下北委 第4号 北部浄化センターほか防災設備点検業務		
履行場所	三重郡川越町亀崎新田地内ほか3カ所		
図面の種類	B-1系水処理施設(4)自動火災報知設備図		
縮尺	NONE	図面番号	31
事業所名	北部浄化センター		

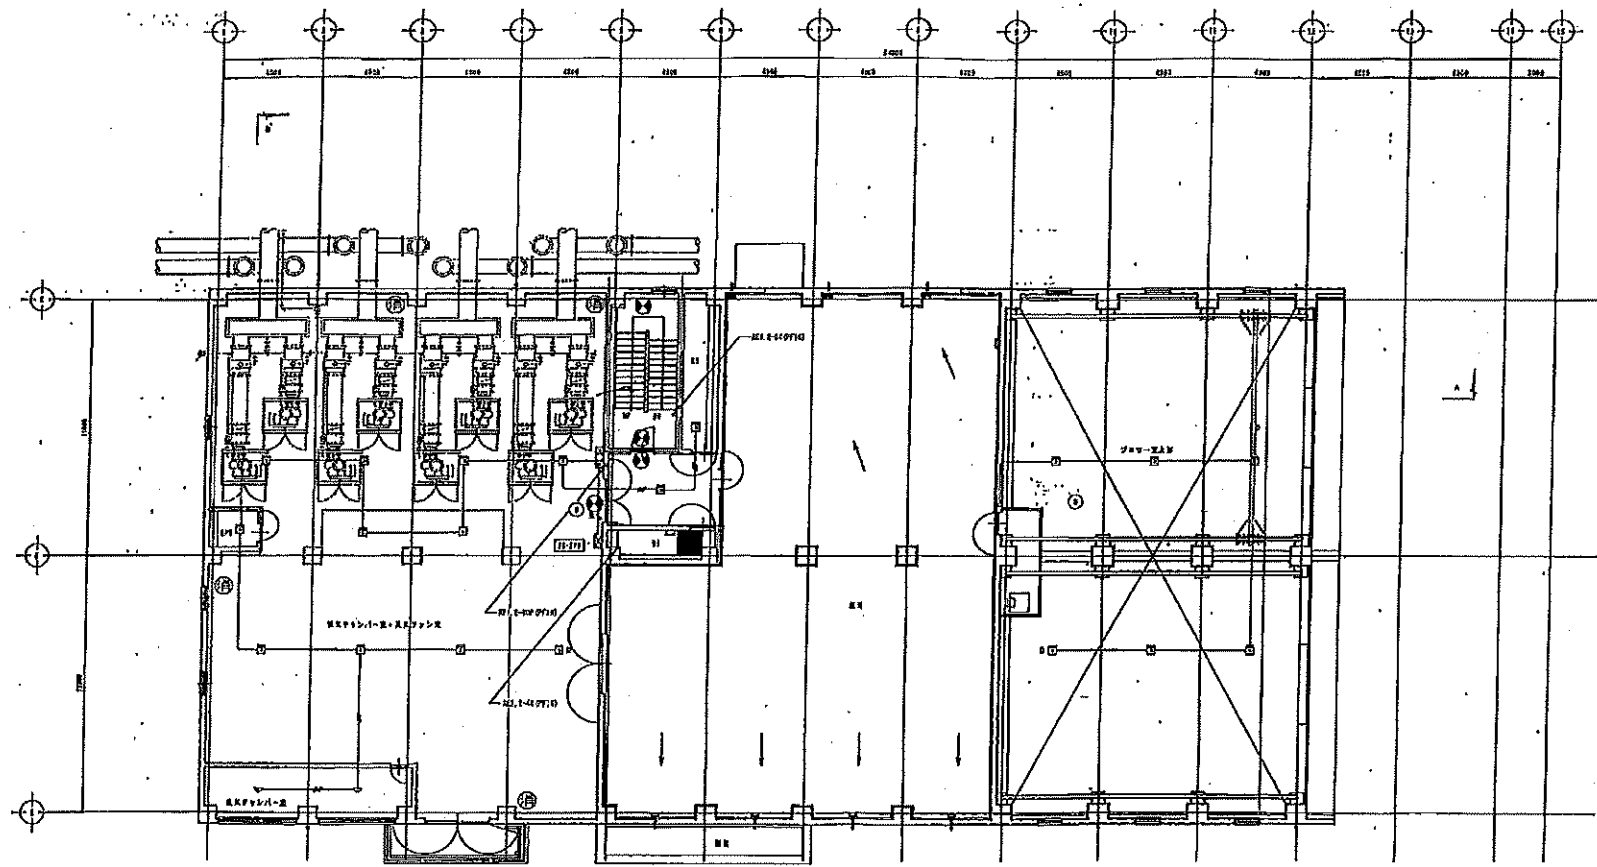


送風機棟 2階自動火災報知設備図

業務名	令和8年度 三下北委 第4号 北部浄化センターほか防災設備点検業務		
履行場所	三重郡川越町亀崎新田地内ほか3カ所		
図面の種類	送風機棟2階自動火災報知設備図		
縮尺	NONE	図面番号	32
事業所名	北部浄化センター		

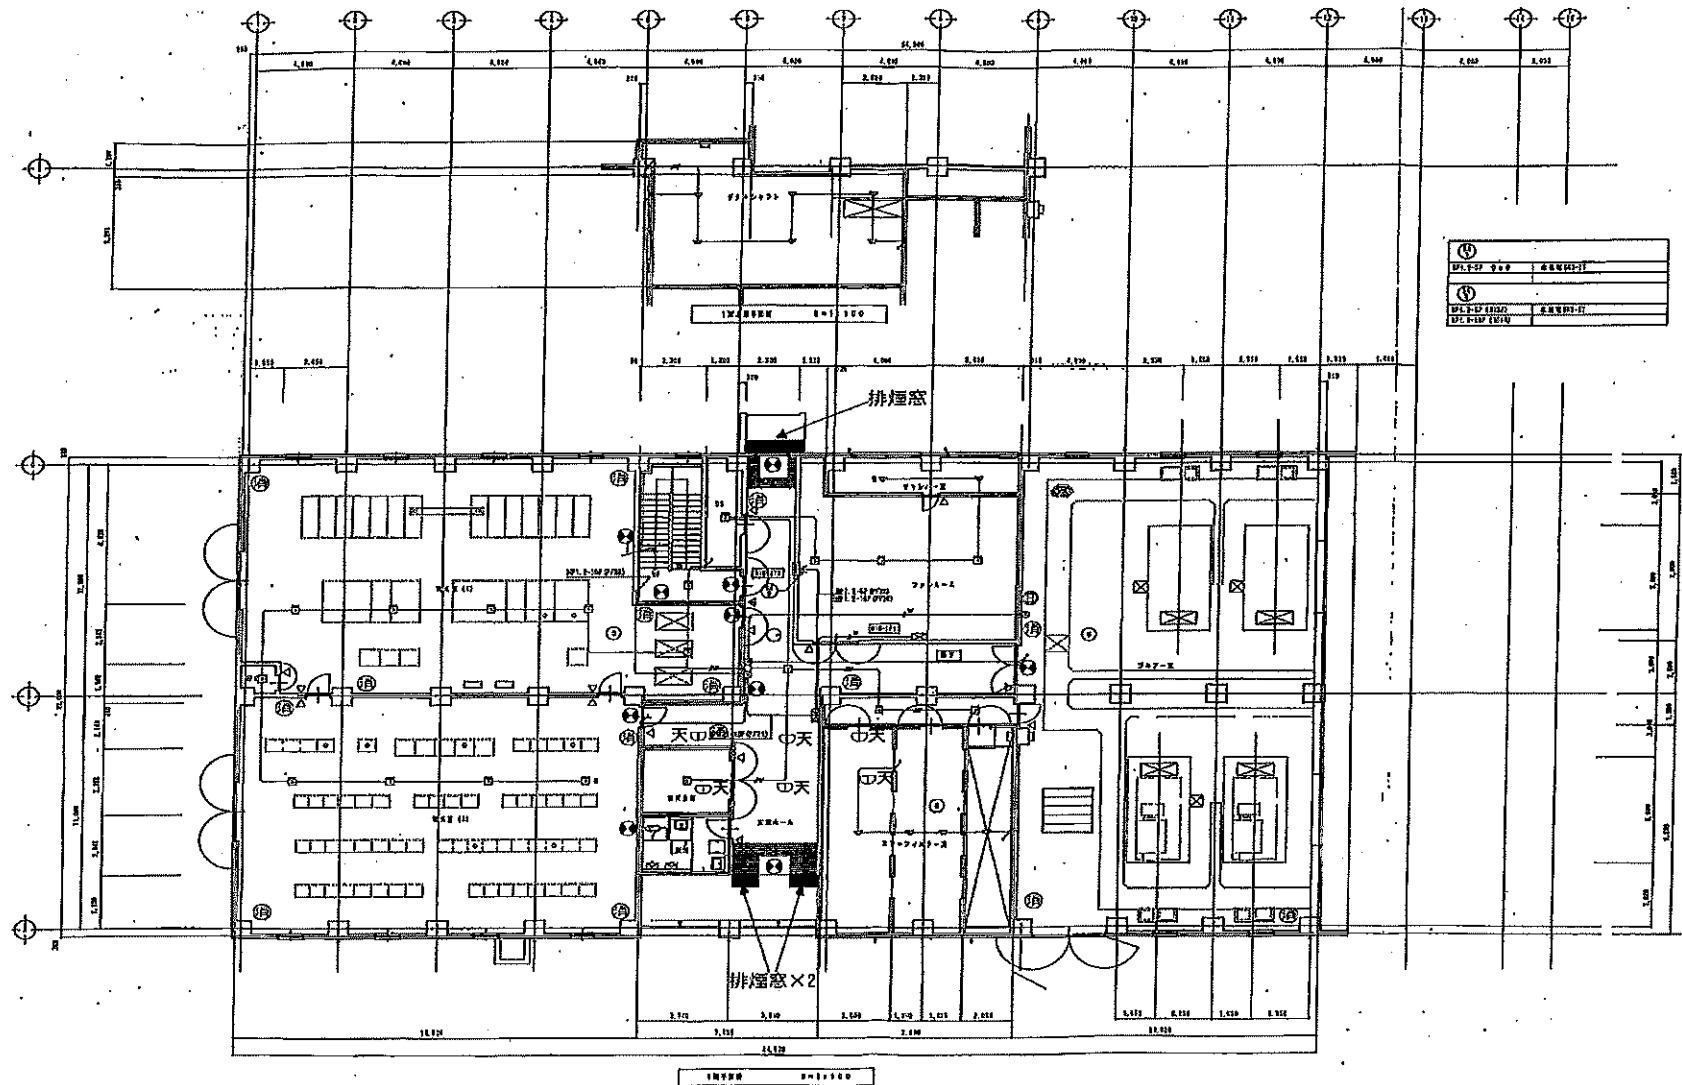


業 務 名	令和8年度 三下北委 第4号 北部浄化センターほか防災設備点検業務		
履 行 場 所	三重郡川越町亀崎新田地内ほか3カ所		
図 面 の 種 類	送風機棟1階自動火災報知設備図		
縮 尺	NONE	図面番号	33
事 業 所 名	北部浄化センター		

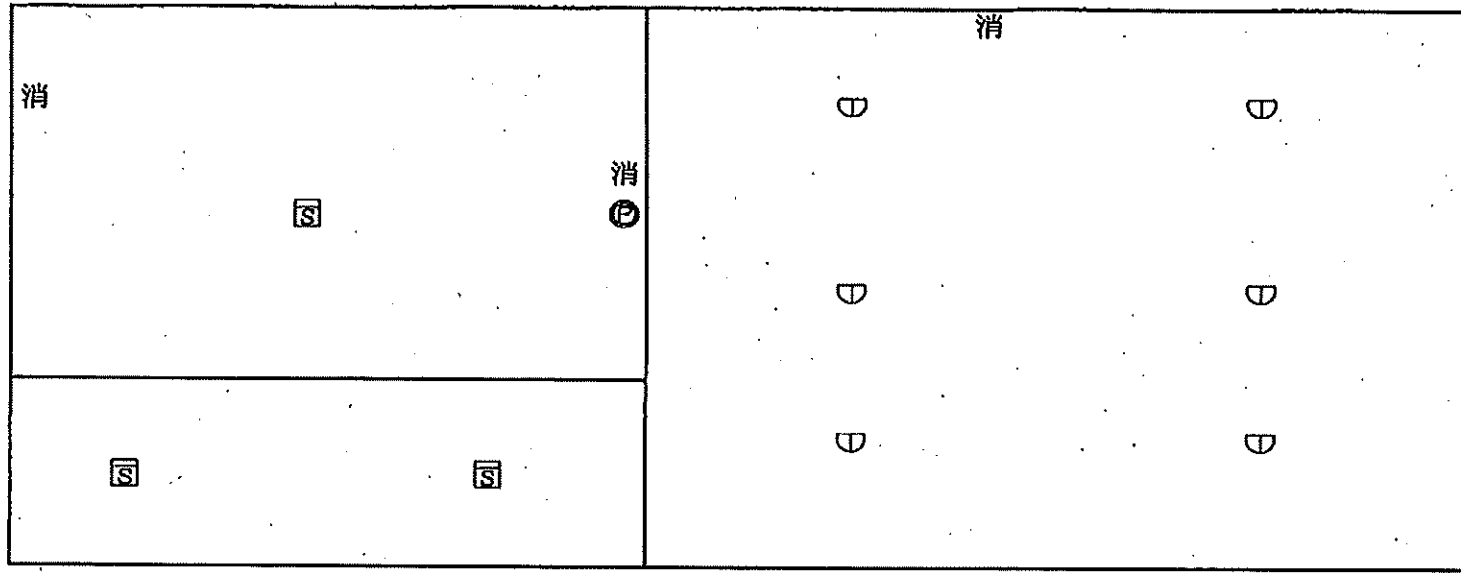


業 務 名	令和8年度 三下北委 第4号 北部浄化センターほか防災設備点検業務		
履 行 場 所	三重郡川越町亀崎新田地内ほか3カ所		
図 面 の 種 類	塩素混和池自動火災報知設備図		
縮 尺	NONE	図面番号	35
事 業 所 名	北部浄化センター		


地階2階

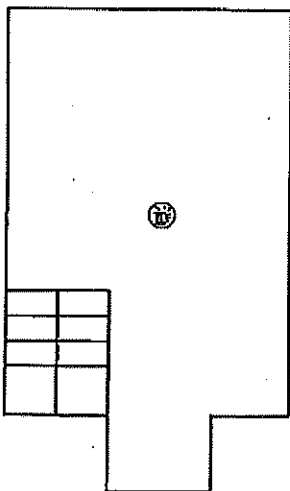


地階

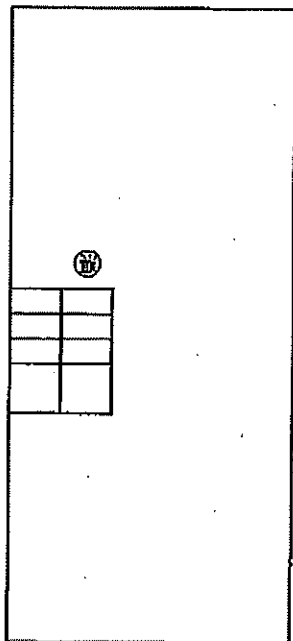


1階

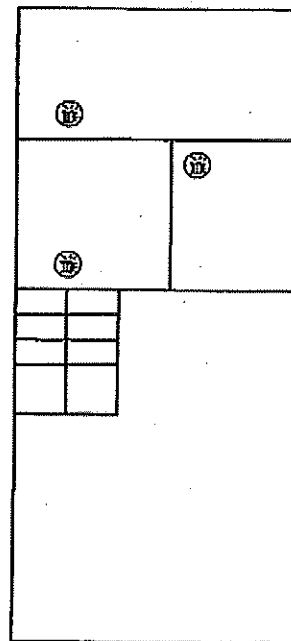

業務名	令和8年度 三下北委 第4号 北部浄化センターほか防災設備点検業務		
履行場所	三重郡川越町亀崎新田地内ほか3カ所		
図面の種類	汰上ポンプ場消火器設置図		
縮尺	NONE	図面番号	36
事業所名	北部浄化センター		

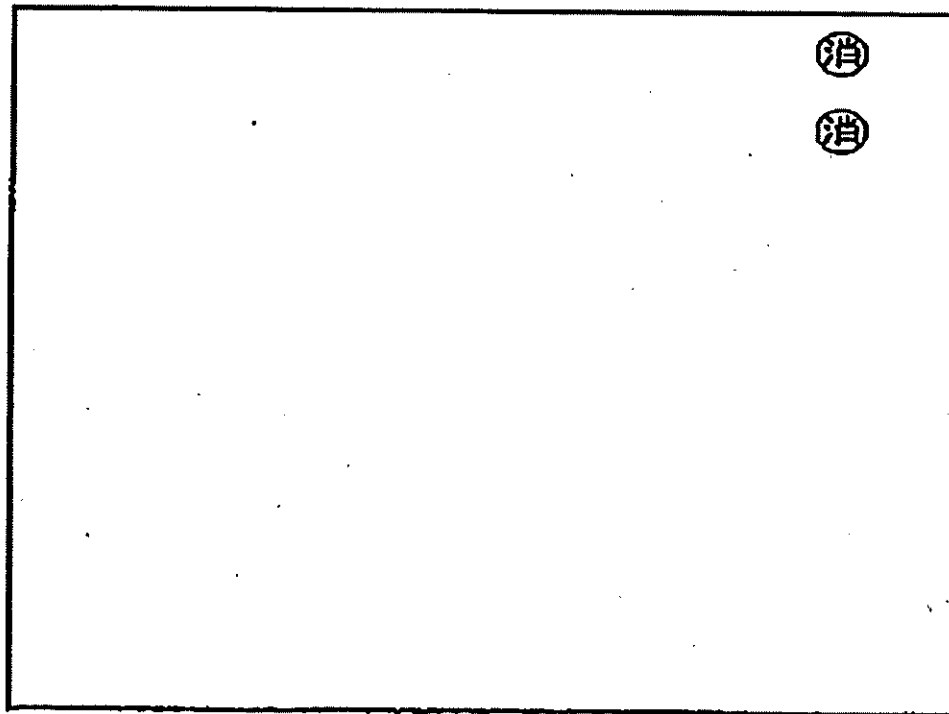

業 務 名	令和8年度 三下北委 第4号 北部浄化センターほか防災設備点検業務		
履 行 場 所	三重郡川越町亀崎新田地内ほか3カ所		
図 面 の 種 類	北勢マンホールポンプ場消火器設置図		
縮 尺	NONE	図面番号	37
事 業 所 名	北部浄化センター		

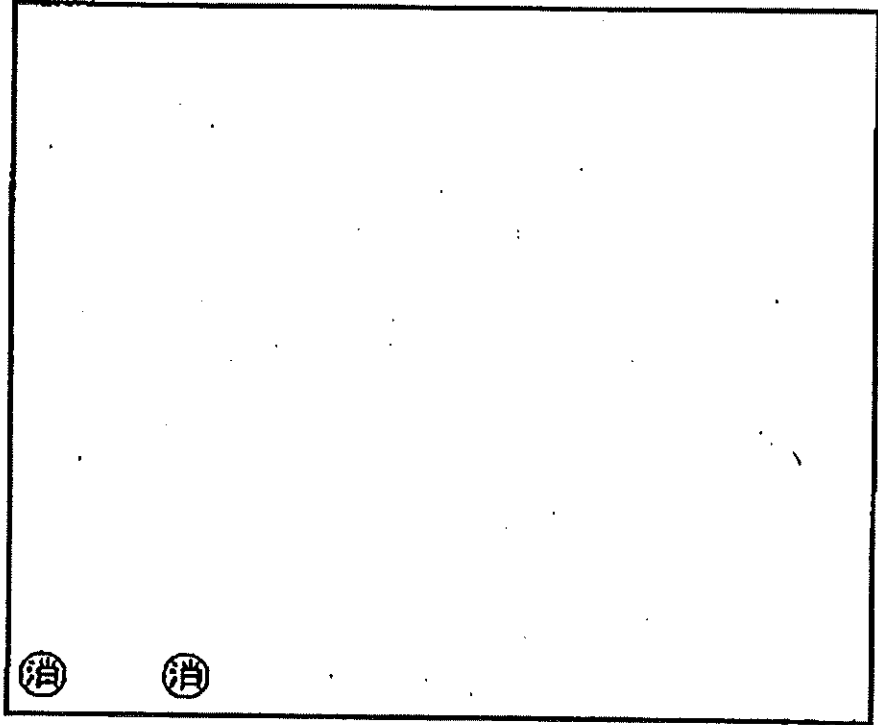

業 務 名	令和8年度 三下北委 第4号 北部浄化センターほか防災設備点検業務		
履 行 場 所	三重郡川越町亀崎新田地内ほか3カ所		
図 面 の 種 類	員弁川マンホールポンプ場消火器設置図		
縮 尺	NONE	図面番号	38
事 業 所 名	北部浄化センター		