




業 務 名	令和8年度 三下北委 第5号 北部浄化センターほか防災設備点検業務		
履 行 場 所	三重郡川越町亀崎新田地内ほか3カ所		
図 面 の 種 類	管理本館3階自動火災報知設備図		
縮 尺	NONE	図面番号	3
事 業 所 名	北部浄化センター		

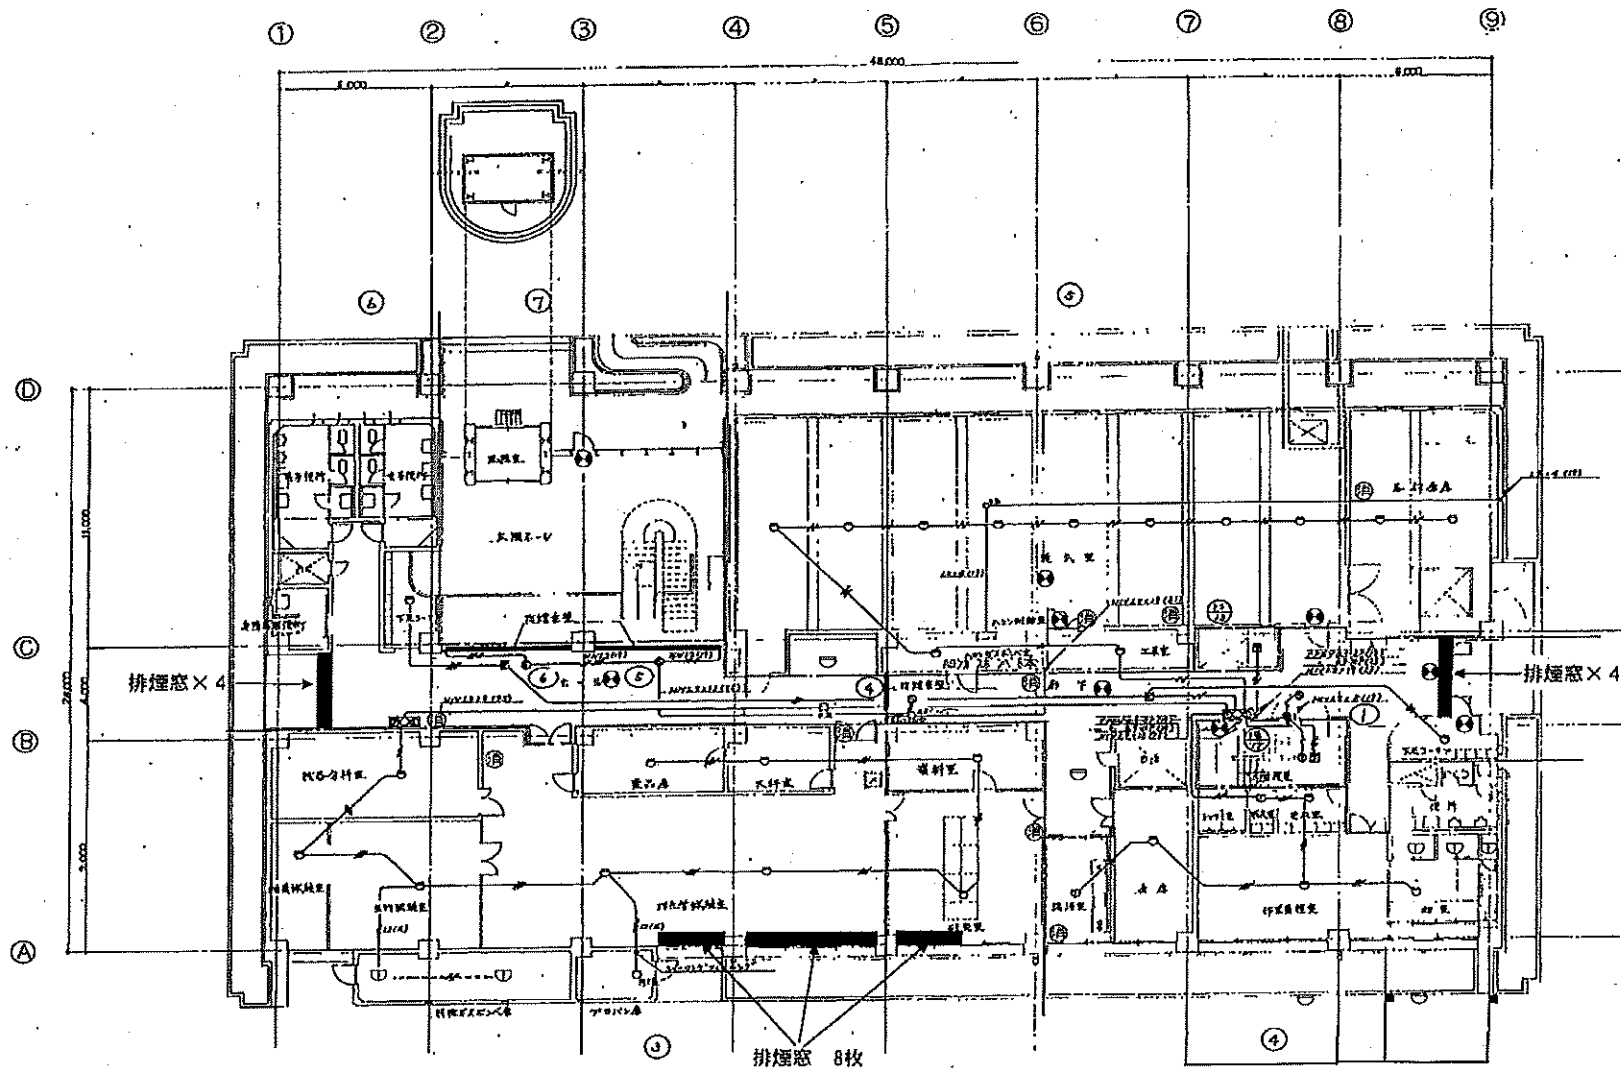



業務名	令和8年度 三下北委 第5号 北部浄化センターほか防災設備点検業務		
履行場所	三重郡川越町亀崎新田地内ほか3カ所		
図面の種類	管理本館1階自動火災報知設備図		
縮尺	NONE	図面番号	5
事業所名	北部浄化センター		

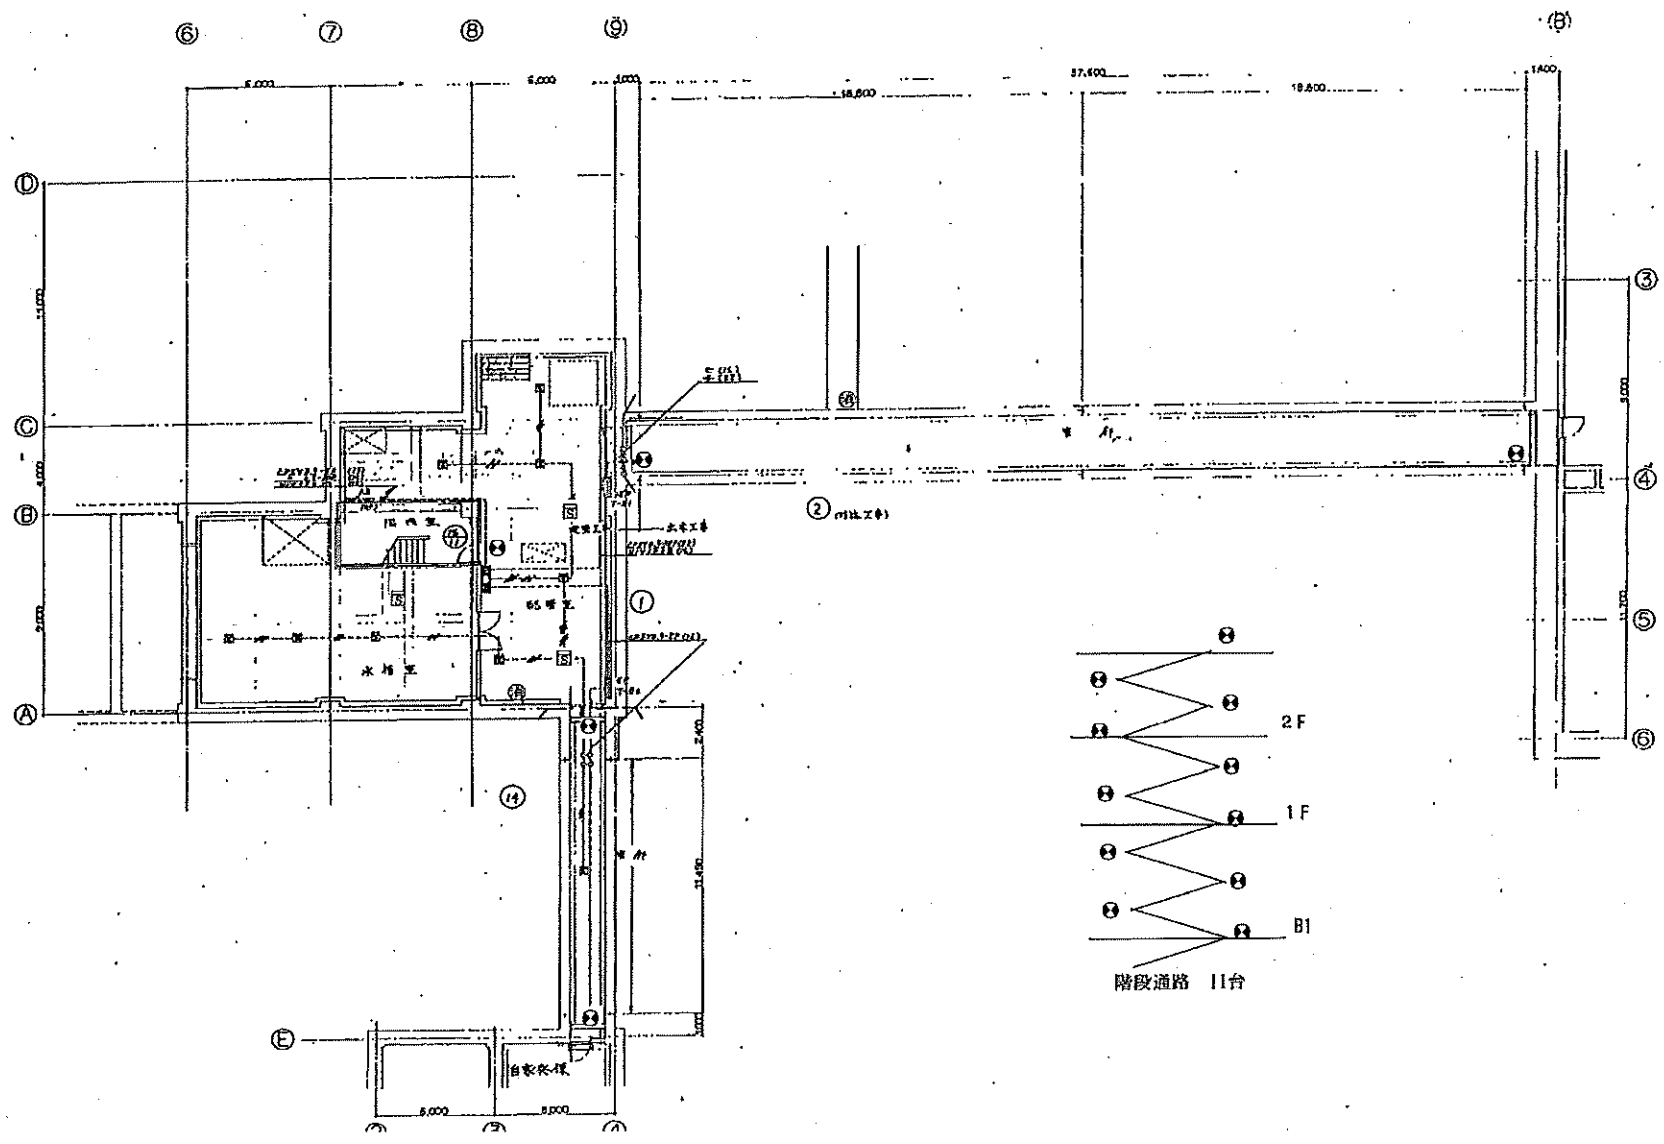


業務名	令和8年度 三下北委 第5号 北部浄化センターほか防災設備点検業務		
履行場所	三重郡川越町亀崎新田地内ほか3ヵ所		
図面の種類	管理本館地下1階自動火災報知設備図		
縮尺	NONE	図面番号	6
事業所名	北部浄化センター		

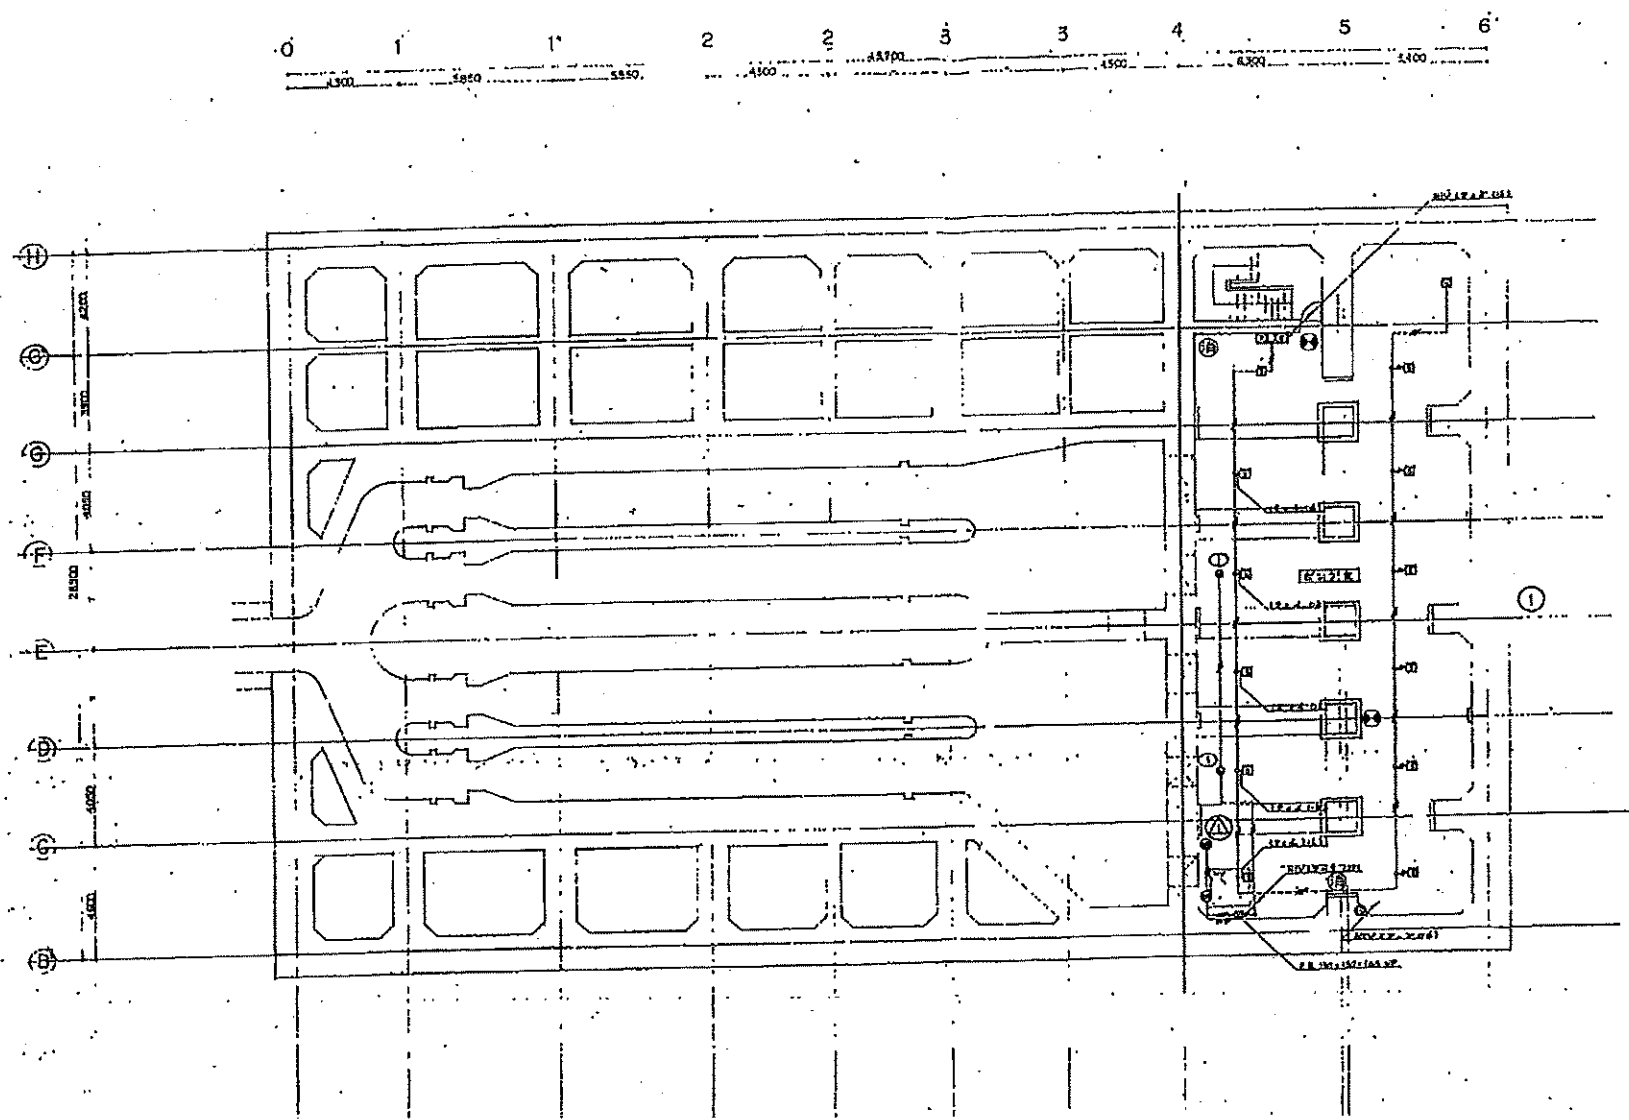


業務名	令和8年度 三下北委 第5号 北部浄化センターほか防災設備点検業務		
履行場所	三重郡川越町亀崎新田地内ほか3カ所		
図面の種類	SP棟地下4階自動火災報知設備図		
縮尺	NONE	図面番号	7
事業所名	北部浄化センター		

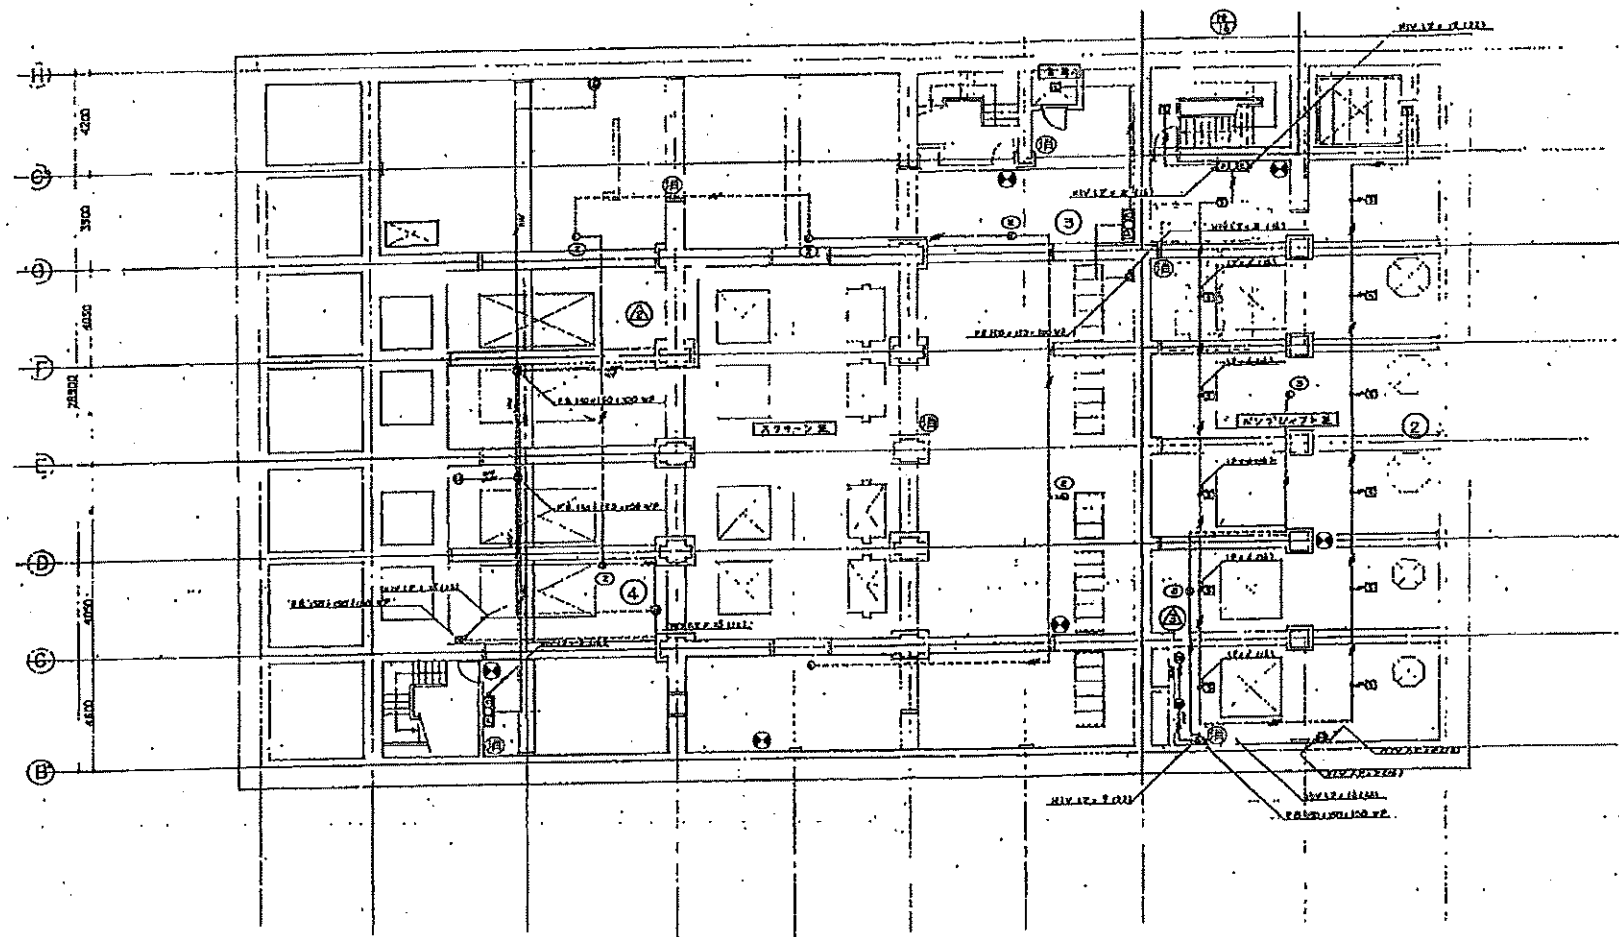 


業務名	令和8年度 三下北委 第5号 北部浄化センターほか防災設備点検業務		
履行場所	三重郡川越町亀崎新田内ほか3カ所		
図面の種類	SP棟地下3階自動火災報知設備図		
縮尺	NONE	図面番号	8
事業所名	北部浄化センター		

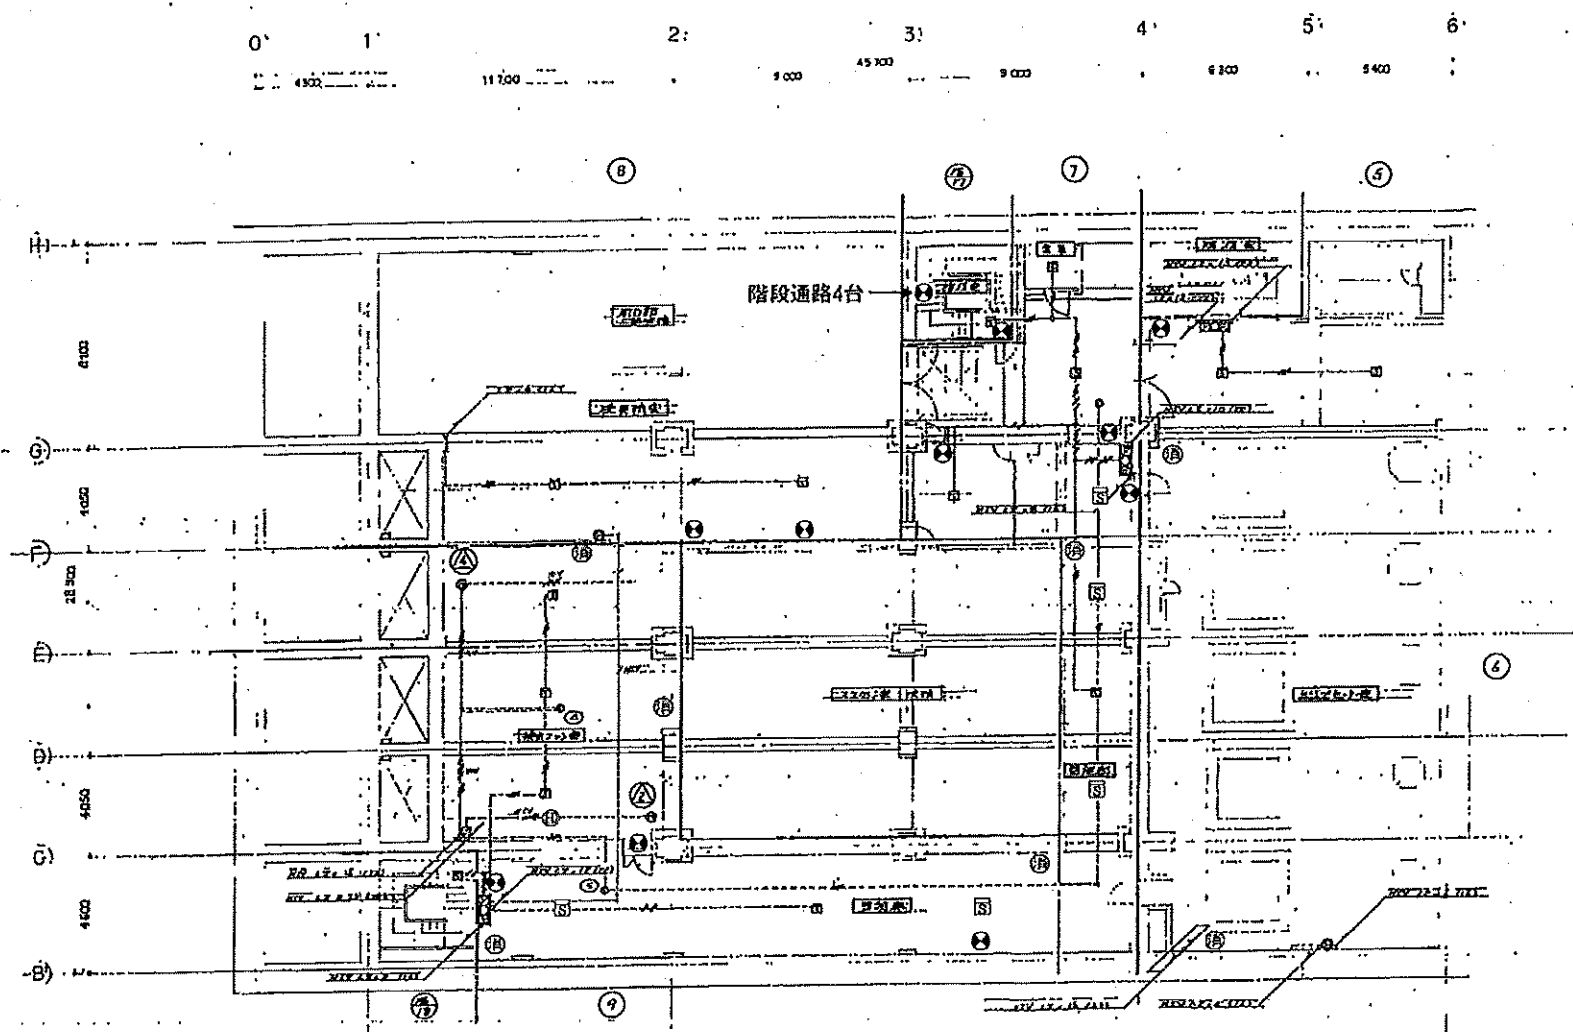


業 務 名	令和8年度 三下北委 第5号 北部浄化センターほか防災設備点検業務		
履 行 場 所	三重郡川越町亀崎新田地内ほか3カ所		
図 面 の 種 類	SP棟地下2階自動火災報知設備図		
縮 尺	NONE	図面番号	9
事 業 所 名	北部浄化センター		

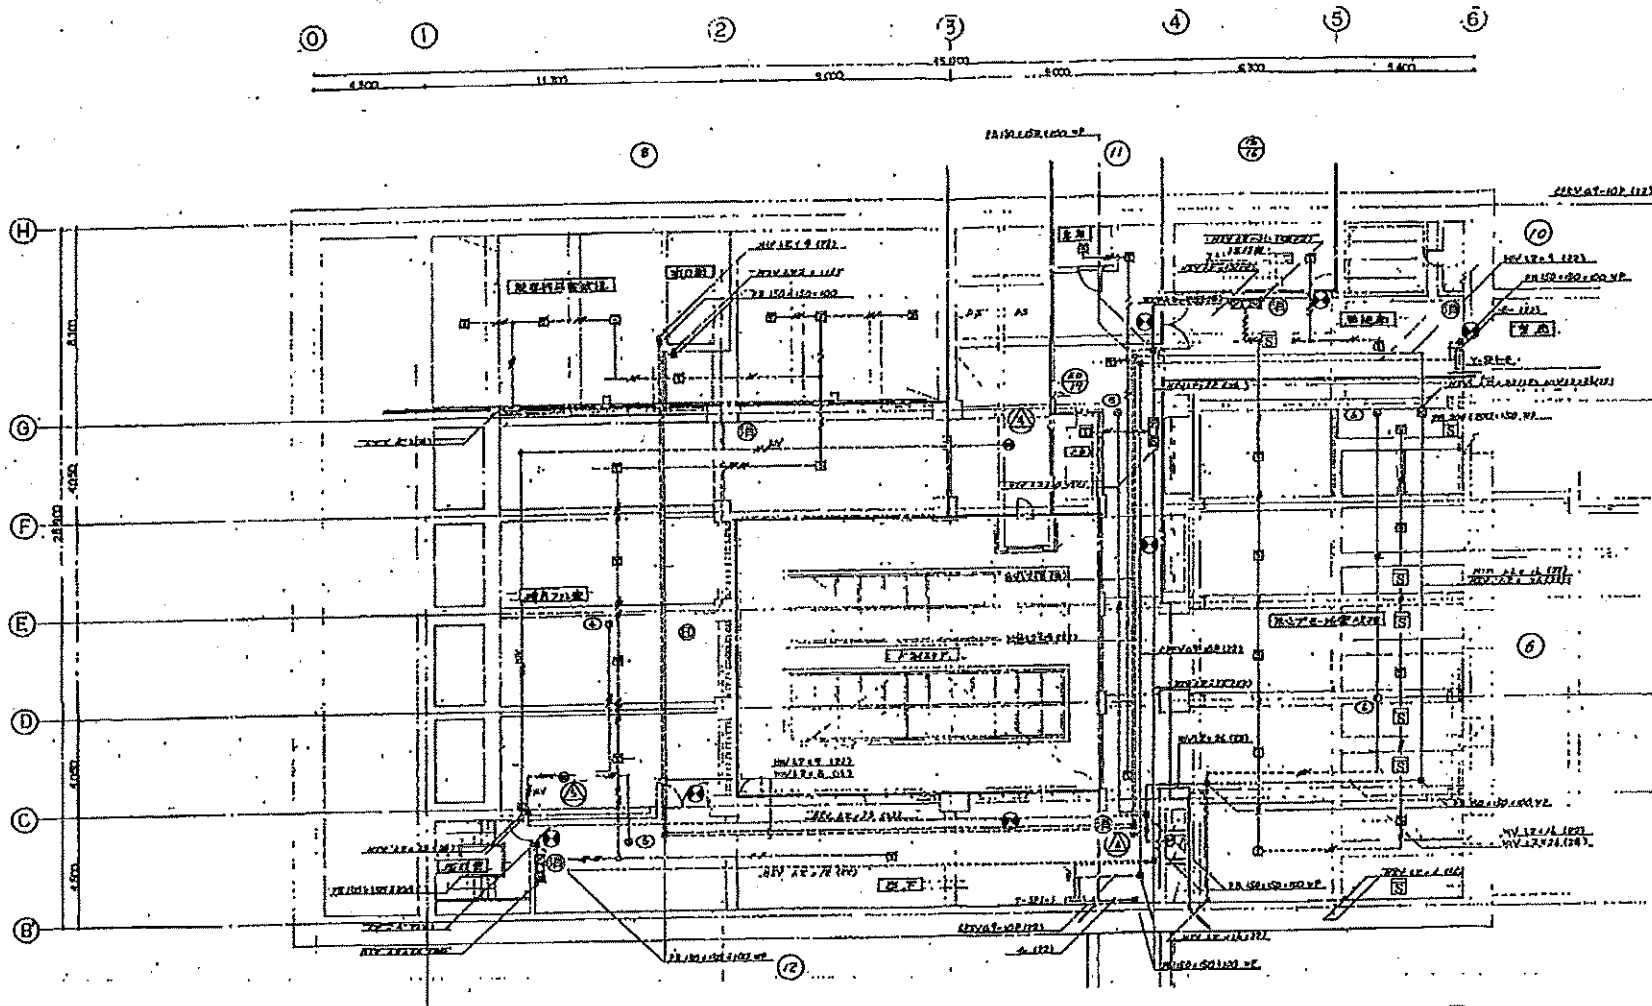



業 務 名	令和8年度 三下北委 第5号 北部浄化センターほか防災設備点検業務		
履 行 場 所	三重郡川越町亀崎新田地内ほか3ヵ所		
図 面 の 種 類	SP棟地下1階自動火災報知設備図		
縮 尺	NONE	図面番号	10
事 業 所 名	北部浄化センター		

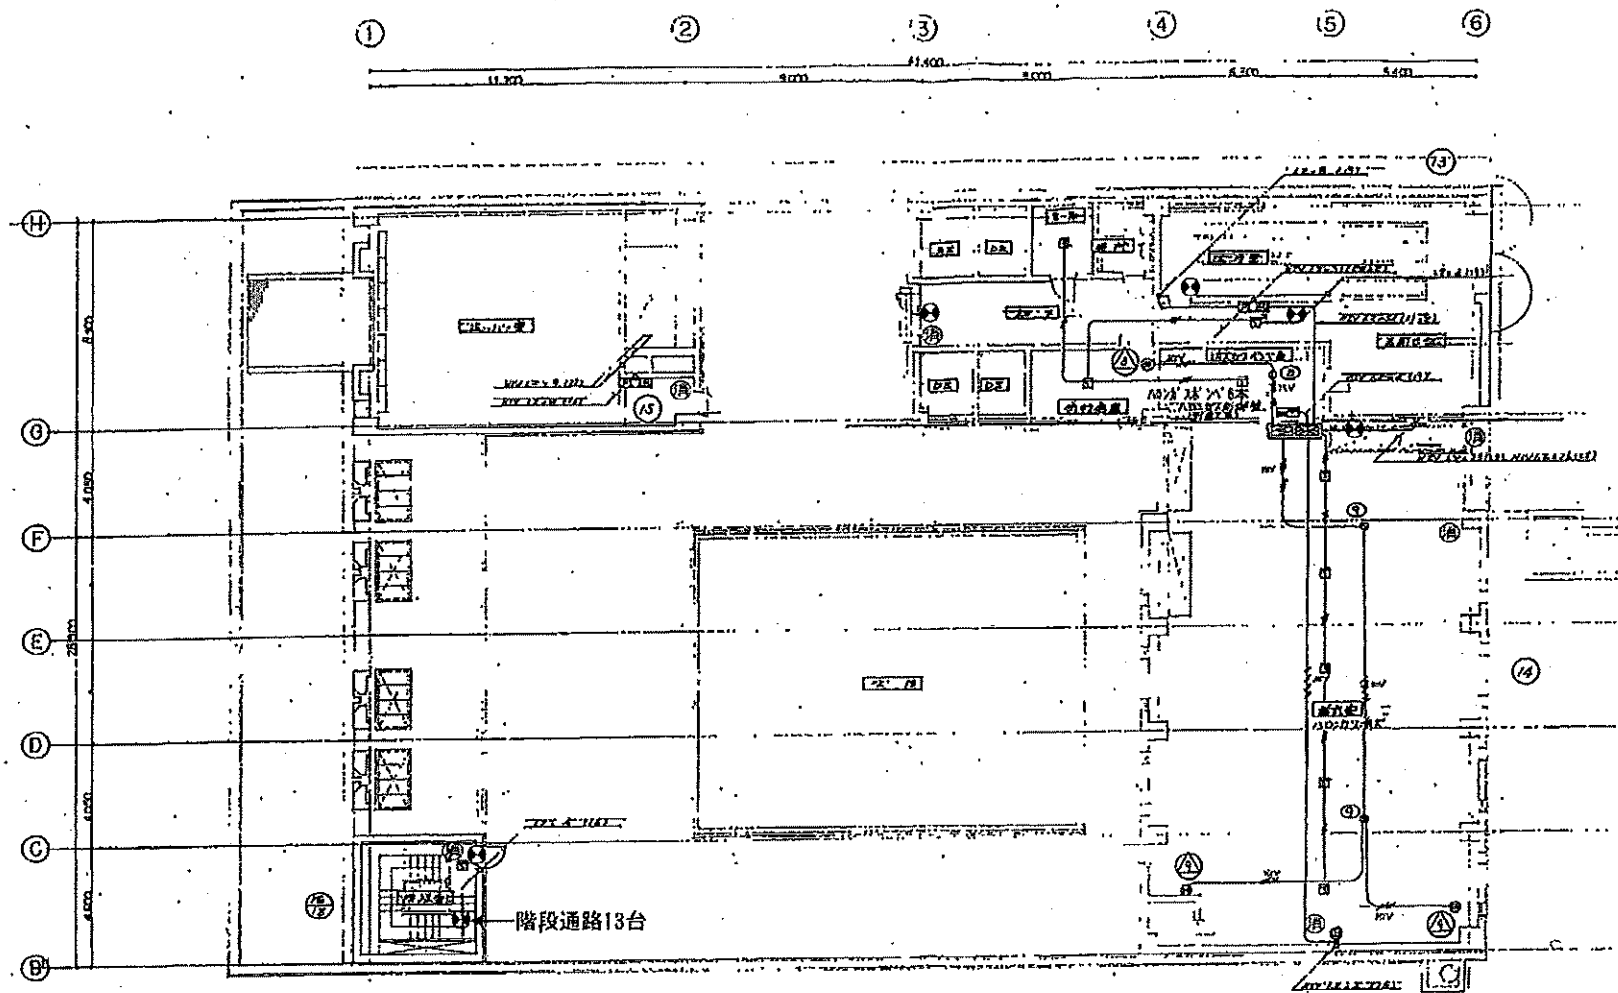


業務名	令和8年度 三下北委 第5号 北部浄化センターほか防災設備点検業務		
履行場所	三重郡川越町亀崎新田地内ほか3カ所		
図面の種類	SP棟1階自動火災報知設備図		
縮尺	NONE	図面番号	11
事業所名	北部浄化センター		

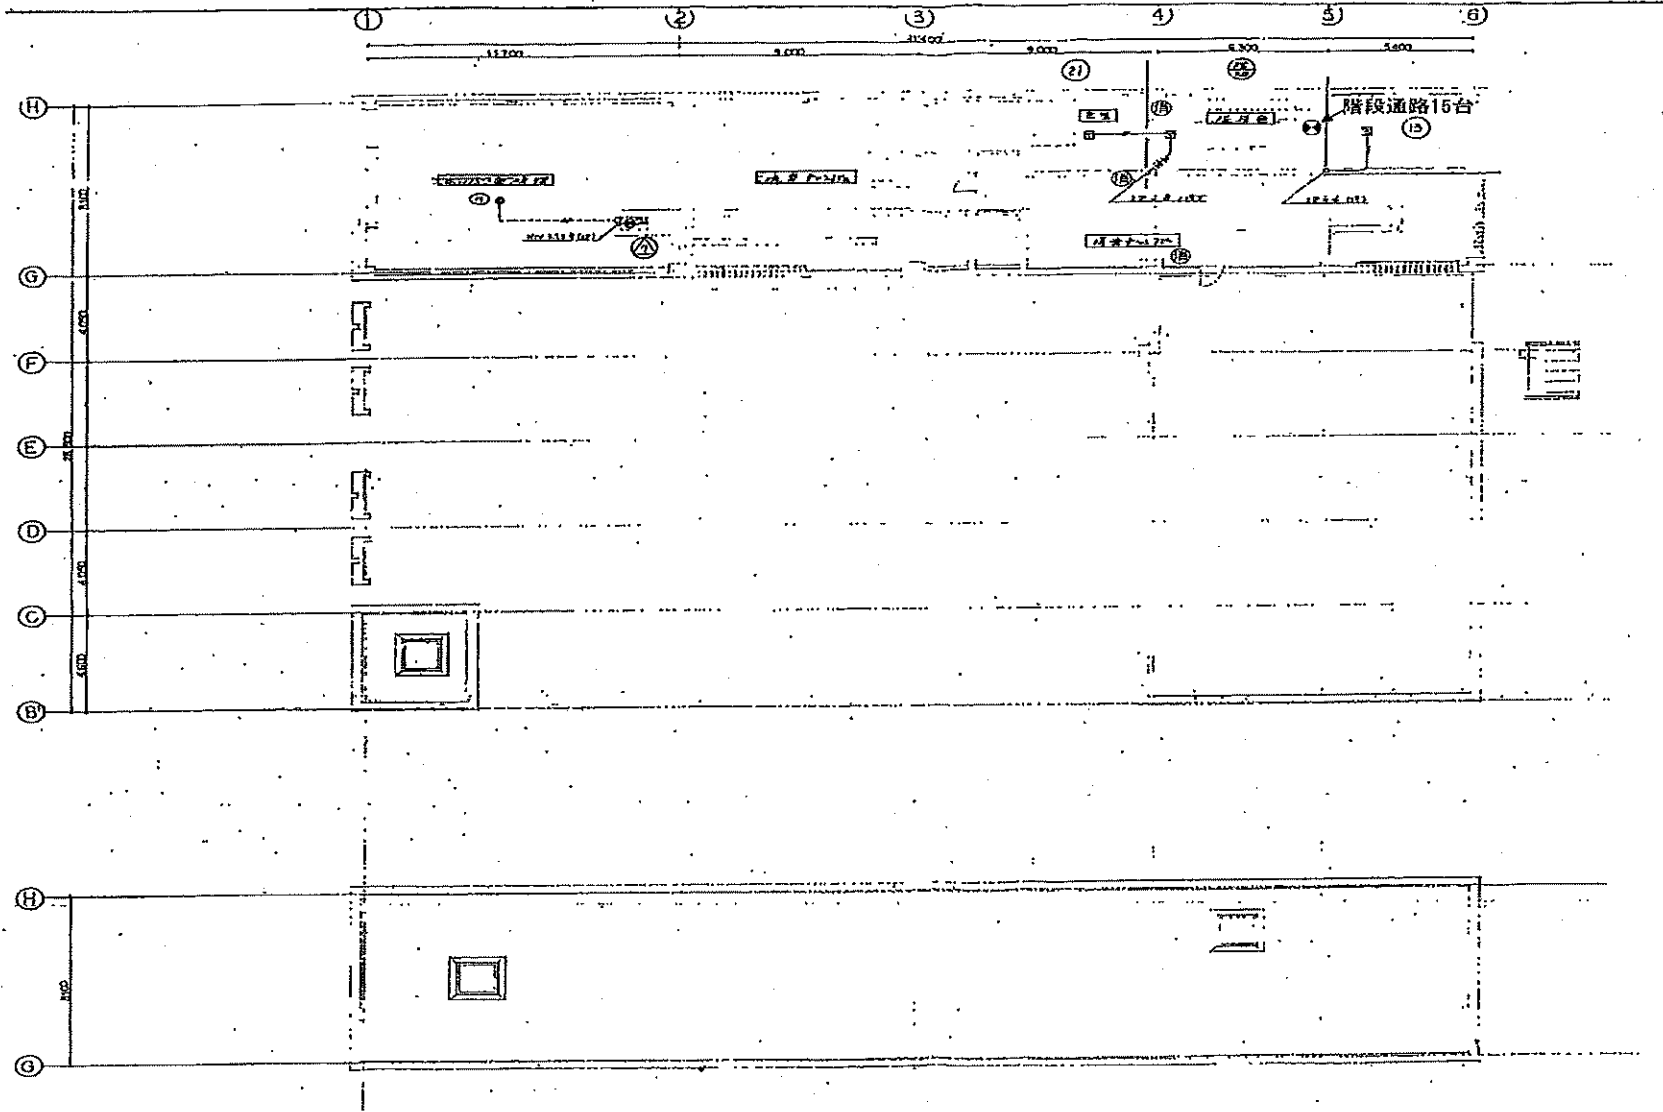


業 務 名	令和8年度 三下北委 第5号 北部浄化センターほか防災設備点検業務		
履 行 場 所	三重郡川越町亀崎新田地内ほか3ヵ所		
図 面 の 種 類	SP棟屋上自動火災報知設備図		
縮 尺	NONE	図面番号	12
事 業 所 名	北部浄化センター		

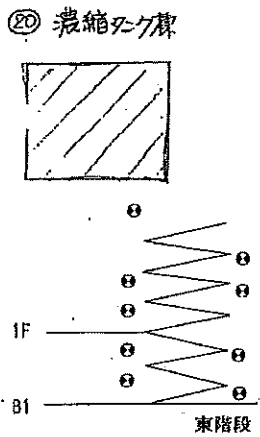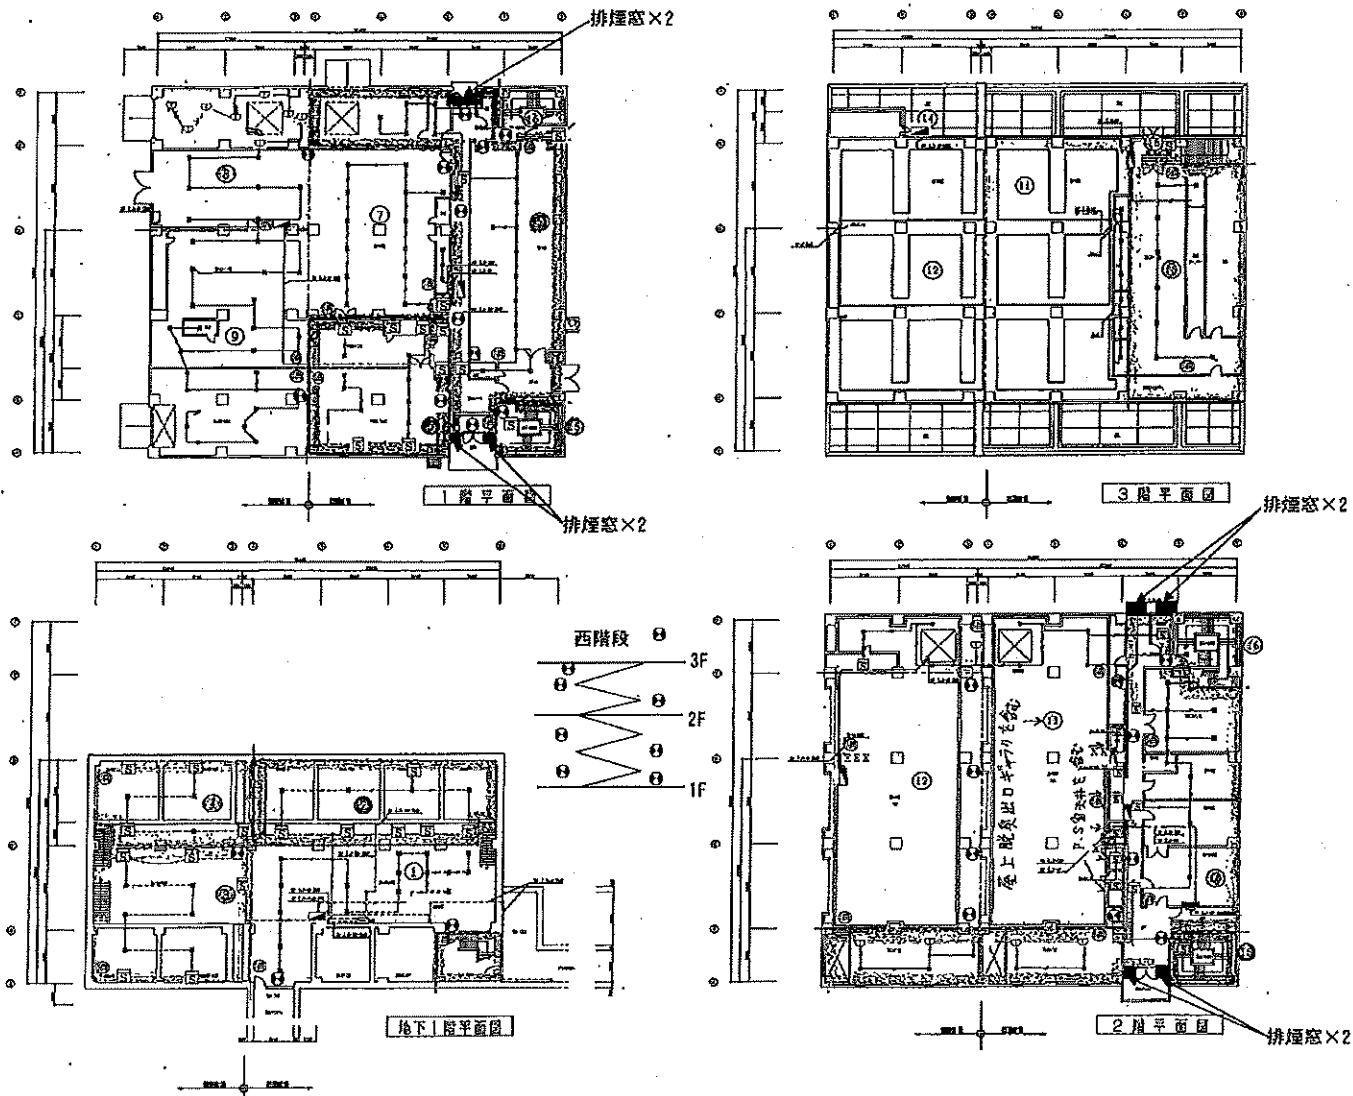


業務名	令和8年度 三下北委 第5号 北部浄化センターほか防災設備点検業務		
履行場所	三重郡川越町亀崎新田地内ほか3カ所		
図面の種類	脱水機棟自動火災報知設備図		
縮尺	NONE	図面番号	13
事業所名	北部浄化センター		

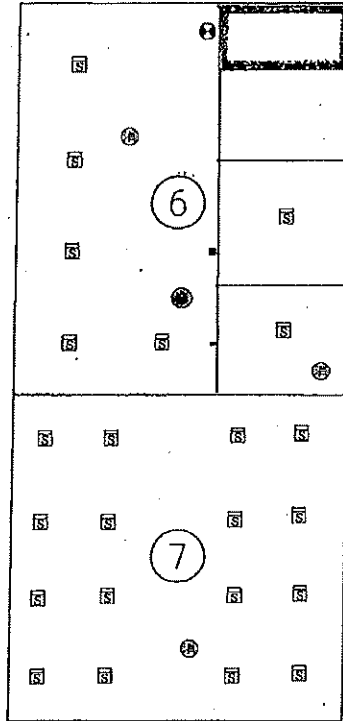


地階平面図

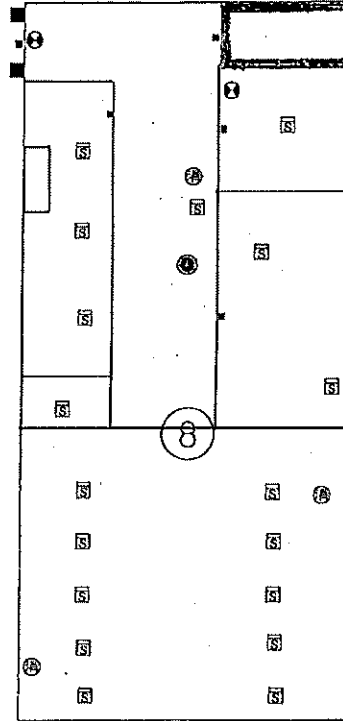

1階平面図

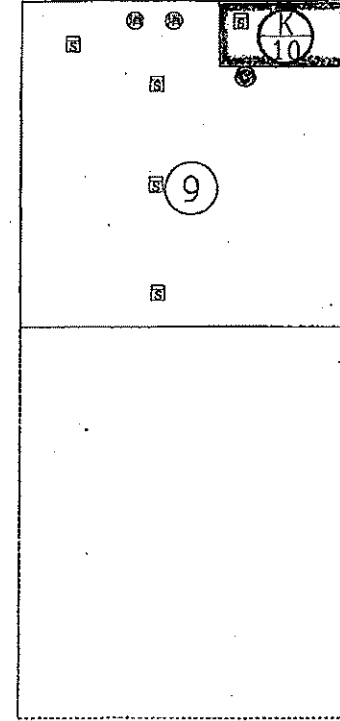


2階平面図

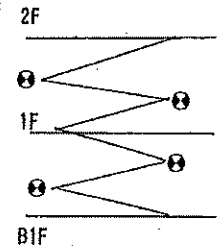


● 発信機 □ 感知器 ⊕ 消火器 ■ 排煙



業 務 名	令和8年度 三下北委 第5号 北部浄化センターほか防災設備点検業務		
履 行 場 所	三重郡川越町亀崎新田地内ほか3カ所		
図 面 の 種 類	送風機棟自動火災報知設備図		
縮 尺	NONE	図面番号	14
事 業 所 名	北部浄化センター		

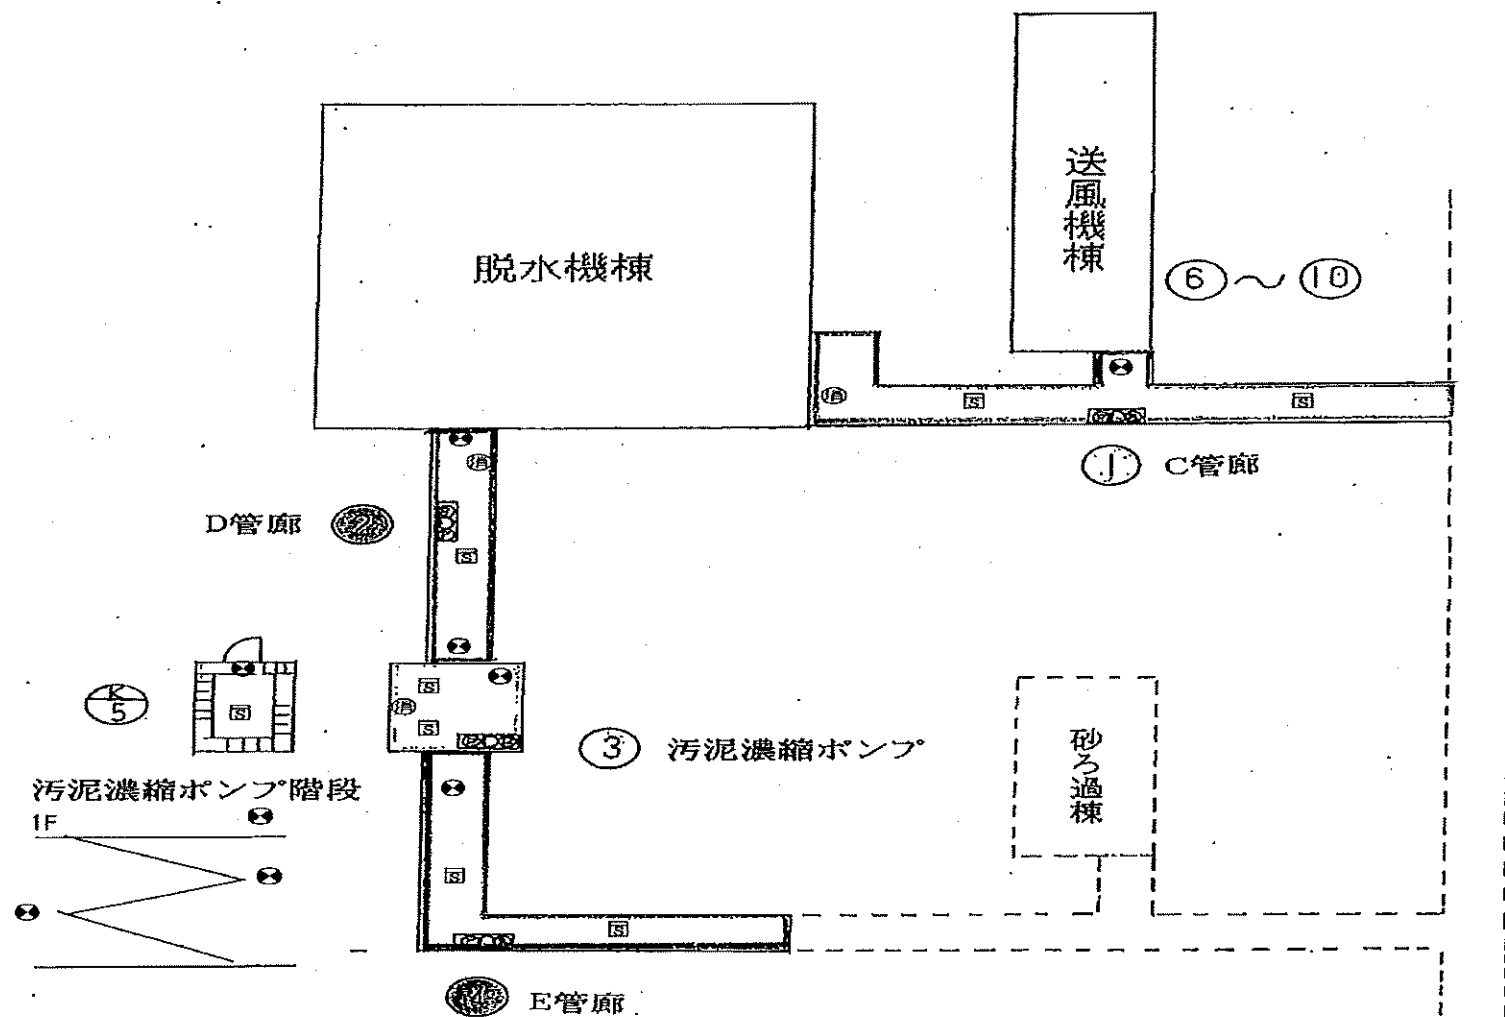





業務名	令和8年度 三下北委 第5号 北部浄化センターほか防災設備点検業務		
履行場所	三重郡川越町亀崎新田地内ほか3カ所		
図面の種類	地下管廊自動火災報知設備図		
縮尺	NONE	図面番号	15
事業所名	北部浄化センター		

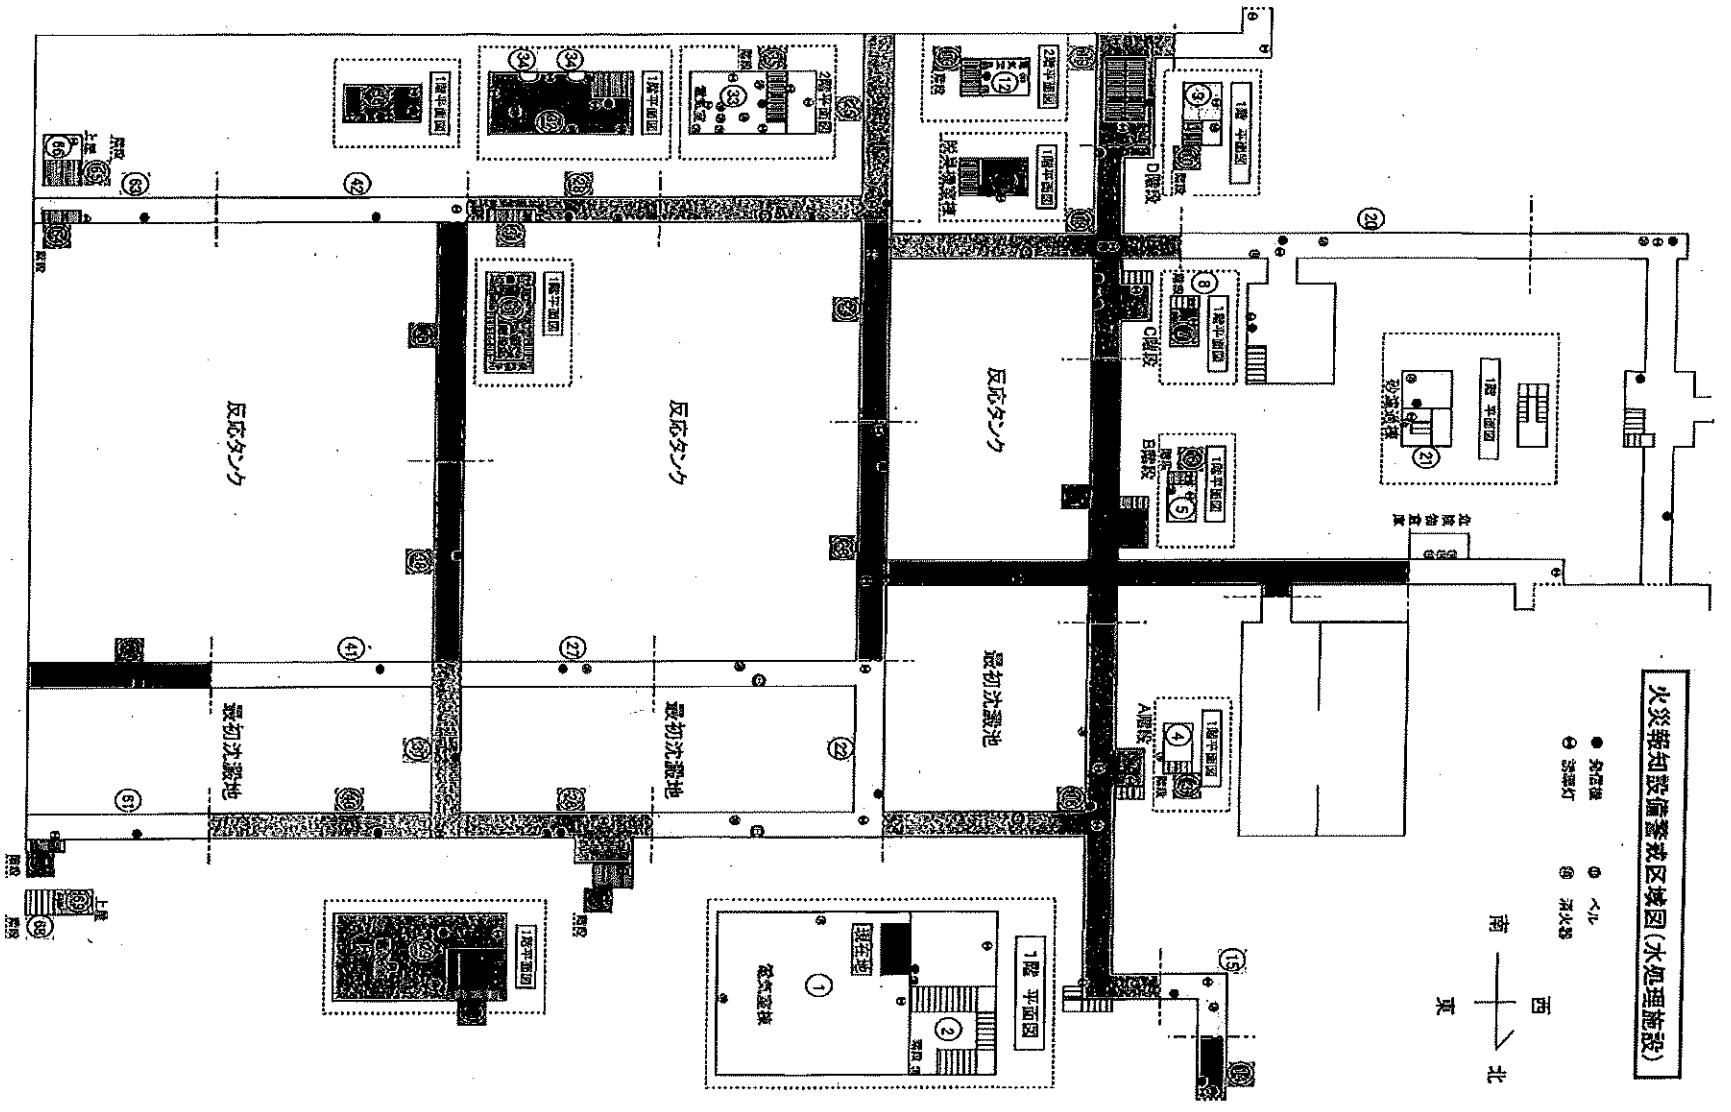


業務名	令和8年度 三下北委 第5号 北部浄化センターほか防災設備点検業務		
履行場所	三重郡川越町亀崎新田内ほか3カ所		
図面の種類	水処理施設(1)自動火災報知設備図		
縮尺	NONE	図面番号	17
事業所名	北部浄化センター		

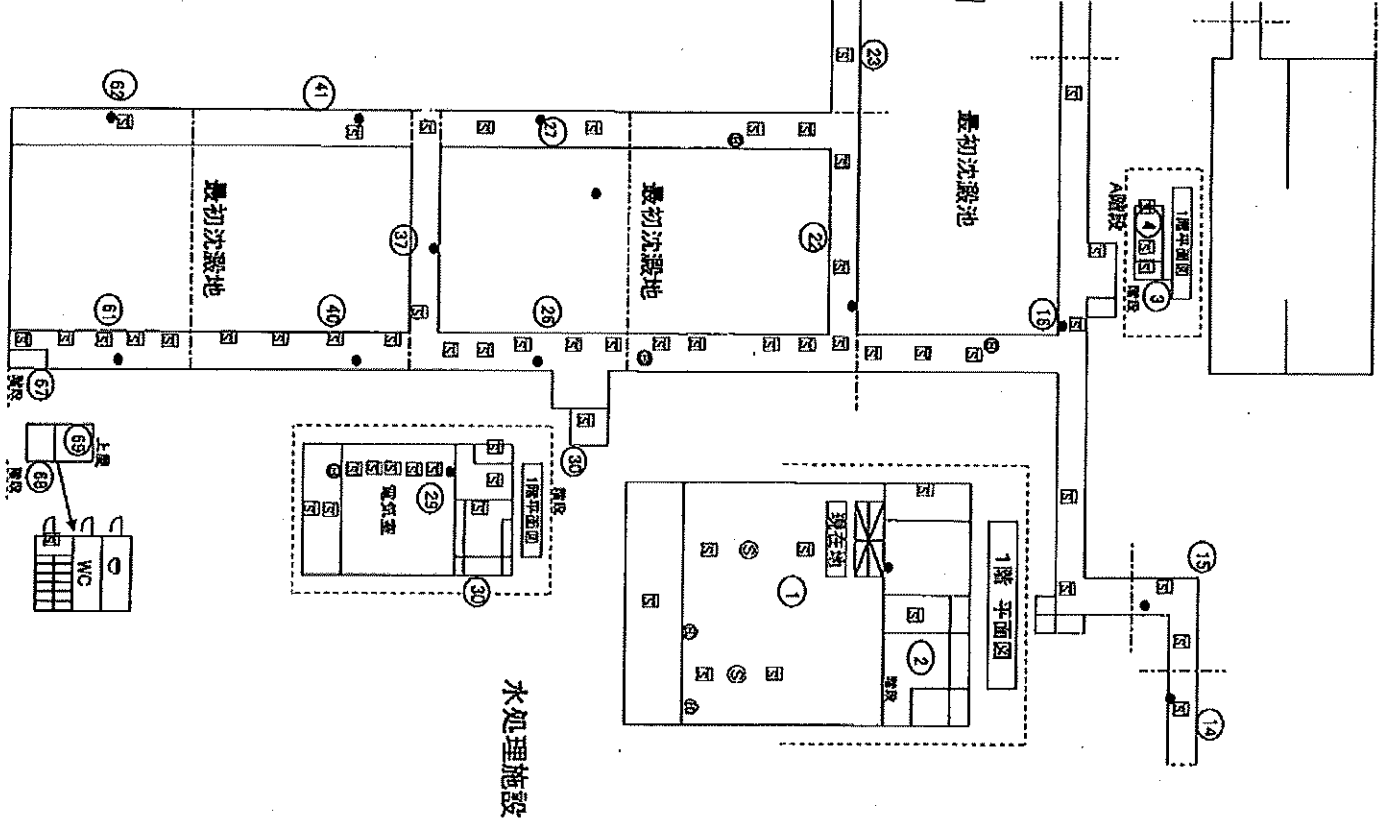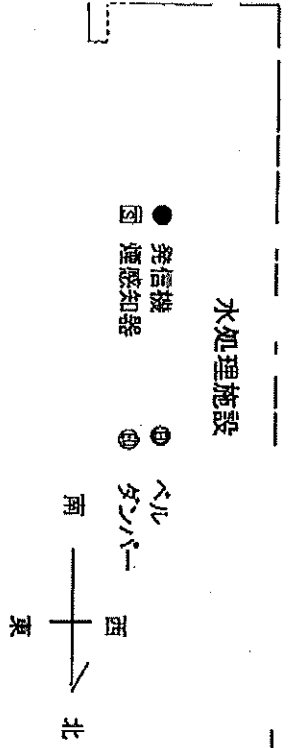

業務名	令和8年度 三下北委 第5号 北部浄化センターほか防災設備点検業務		
履行場所	三重郡川越町亀崎新田地内ほか3カ所		
図面の種類	水処理施設(2)自動火災報知設備図		
縮尺	NONE	図面番号	18
事業所名	北部浄化センター		

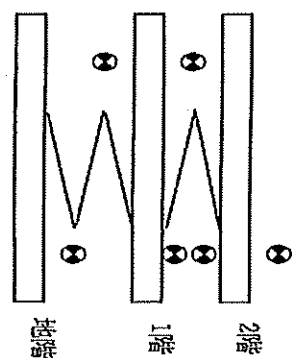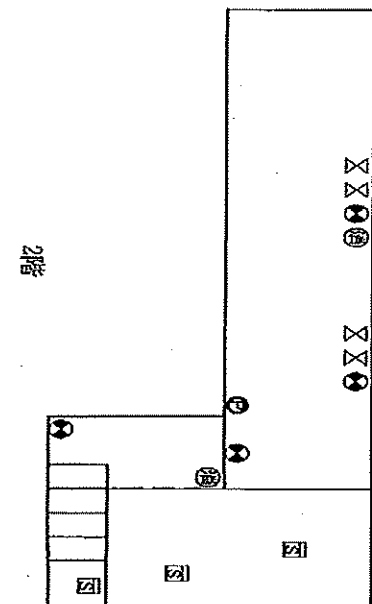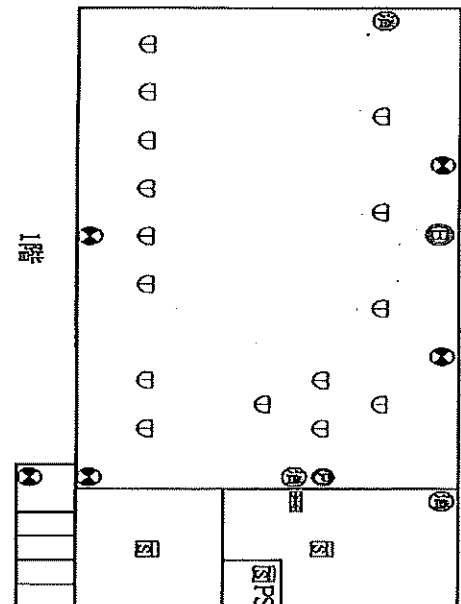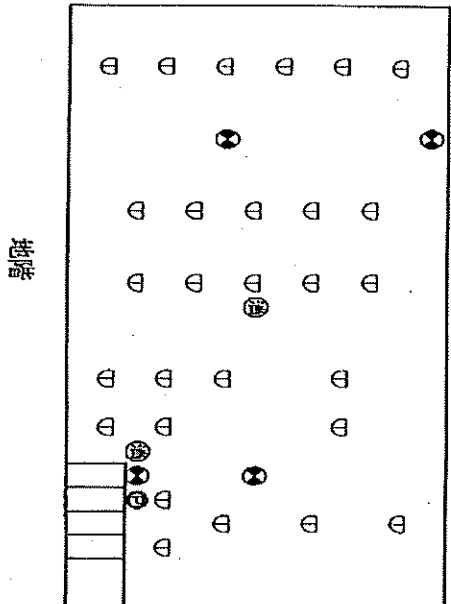

業務名	令和8年度 三下北委 第5号 北部浄化センターほか防災設備点検業務		
履行場所	三重郡川越町亀崎新田地内ほか3カ所		
図面の種類	機械濃縮標自動火災報知設備図		
縮尺	NONE	図面番号	20
事業所名	北部浄化センター		

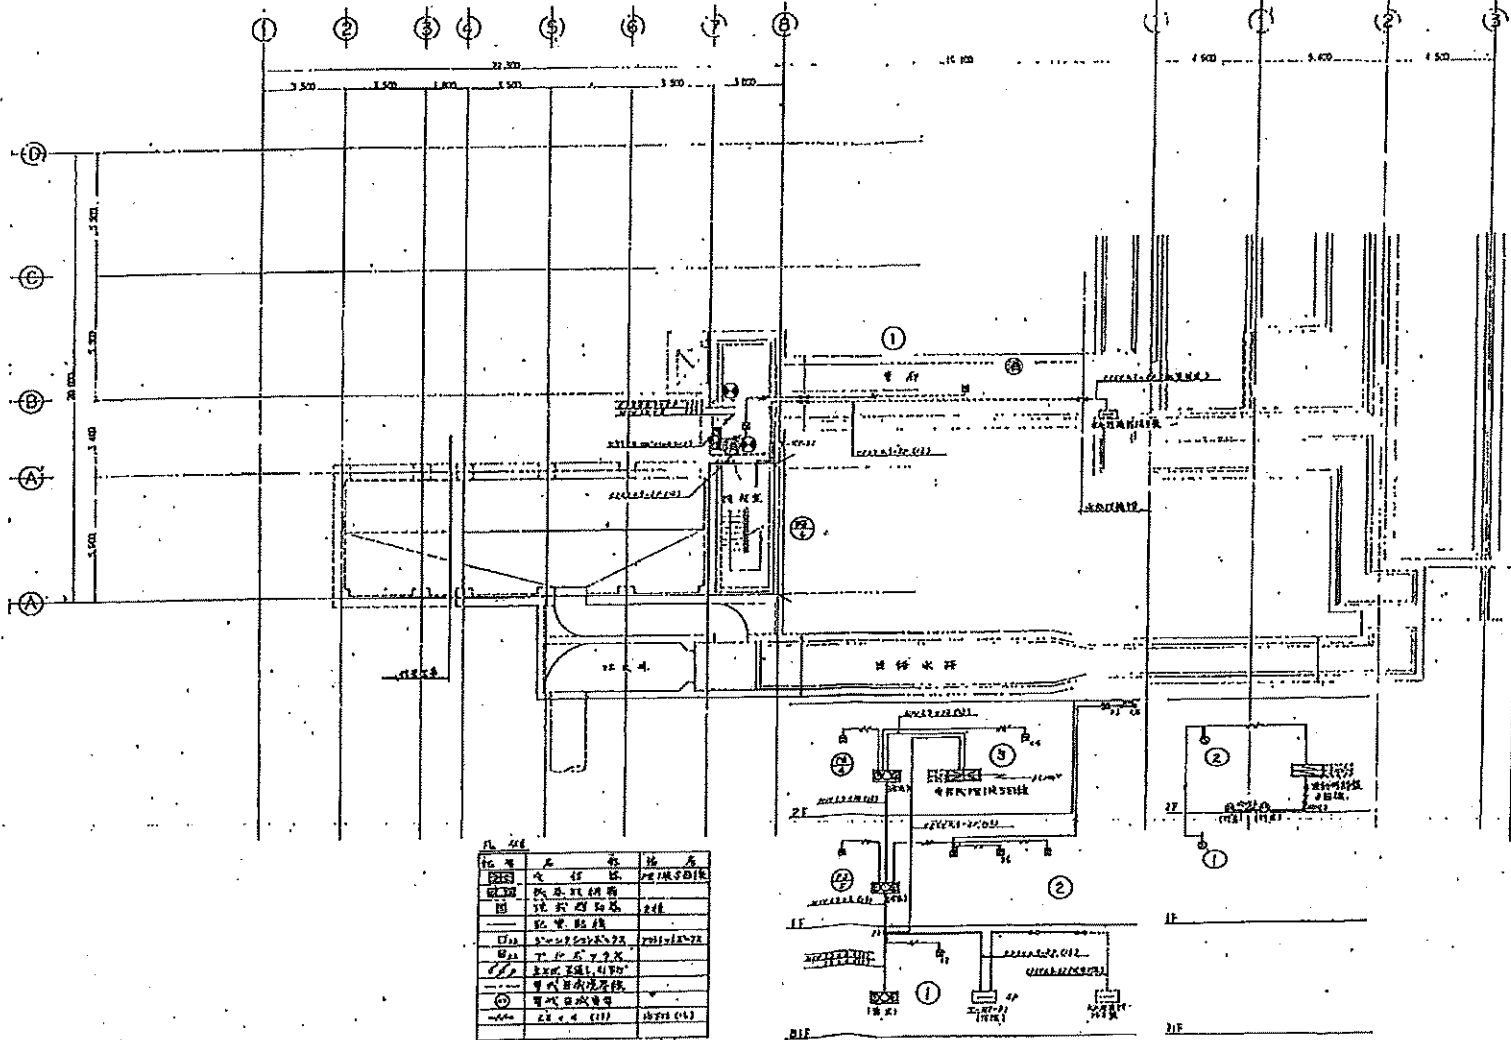


記号	名称	規格	数量
○	鉄骨柱	φ150×1500	1本
□	鉄骨梁	150×150	1本
○	鉄骨柱	φ100×1000	1本
□	鉄骨梁	100×100	1本
○	鉄骨柱	φ75×750	1本
□	鉄骨梁	75×75	1本
○	鉄骨柱	φ50×500	1本
□	鉄骨梁	50×50	1本
○	鉄骨柱	φ25×250	1本
□	鉄骨梁	25×25	1本

1. 図面に示す寸法はすべて有効寸法とする。
 2. 図面に示す寸法はすべて有効寸法とする。
 (XE-1)

記号	名称	規格	数量
○	鉄骨柱	φ150×1500	1本
□	鉄骨梁	150×150	1本
○	鉄骨柱	φ100×1000	1本
□	鉄骨梁	100×100	1本
○	鉄骨柱	φ75×750	1本
□	鉄骨梁	75×75	1本
○	鉄骨柱	φ50×500	1本
□	鉄骨梁	50×50	1本
○	鉄骨柱	φ25×250	1本
□	鉄骨梁	25×25	1本

業務名	令和8年度 三下北委 第5号 北部浄化センターほか防災設備点検業務		
履行場所	三重郡川越町亀崎新田地内ほか3カ所		
図面の種類	放流ポンプ棟地下1階自動火災報知設備図		
縮尺	NONE	図面番号	21
事業所名	北部浄化センター		

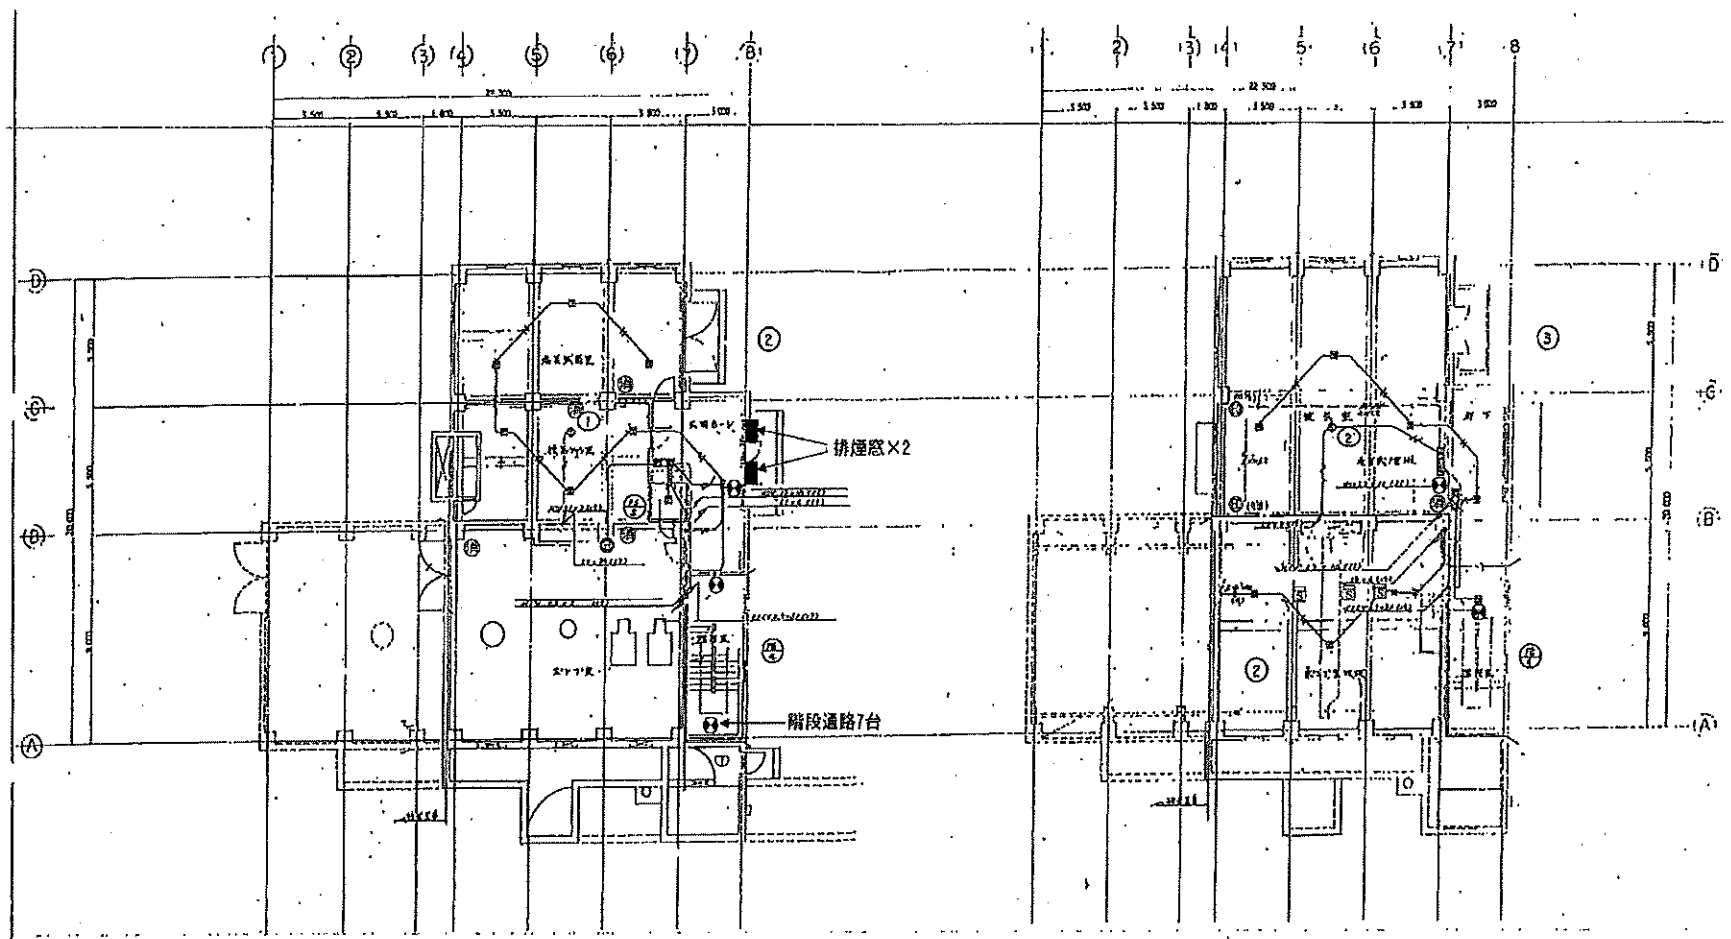


1階平面図 1/100


2階平面図 1/100

業務名	令和8年度 三下北委 第5号 北部浄化センターほか防災設備点検業務		
履行場所	三重郡川越町亀崎新田地内ほか3ヵ所		
図面の種類	放流ポンプ棟地下1階・2階自動火災報知設備図		
縮尺	NONE	図面番号	22
事業所名	北部浄化センター		


警戒区域図

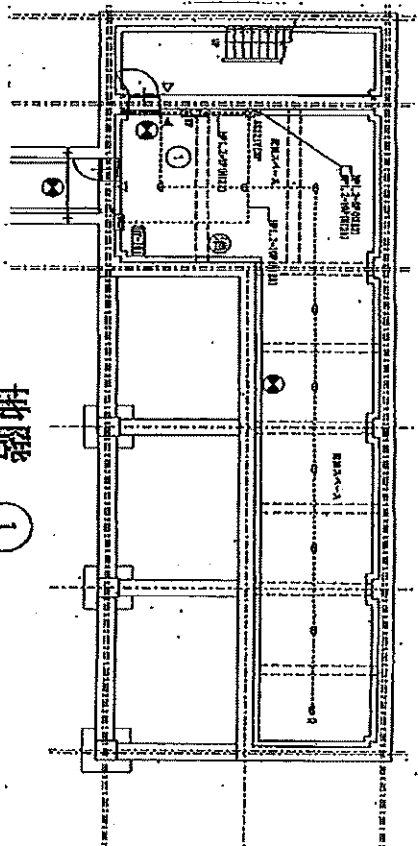

地階 ①

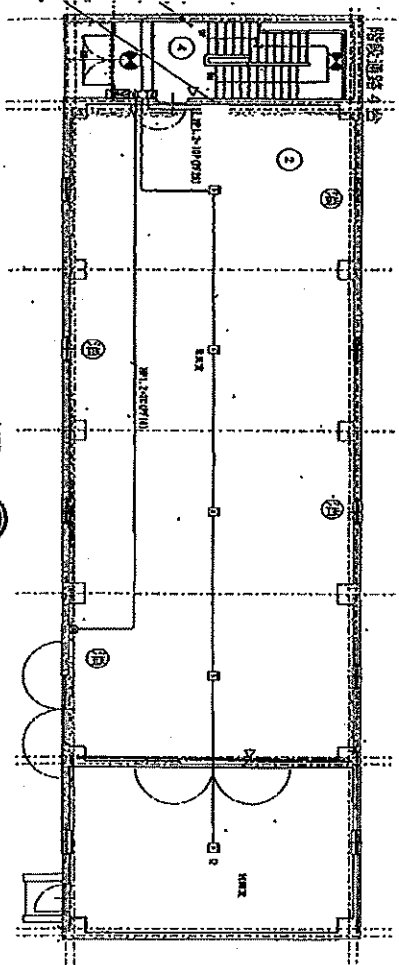


1階 ②

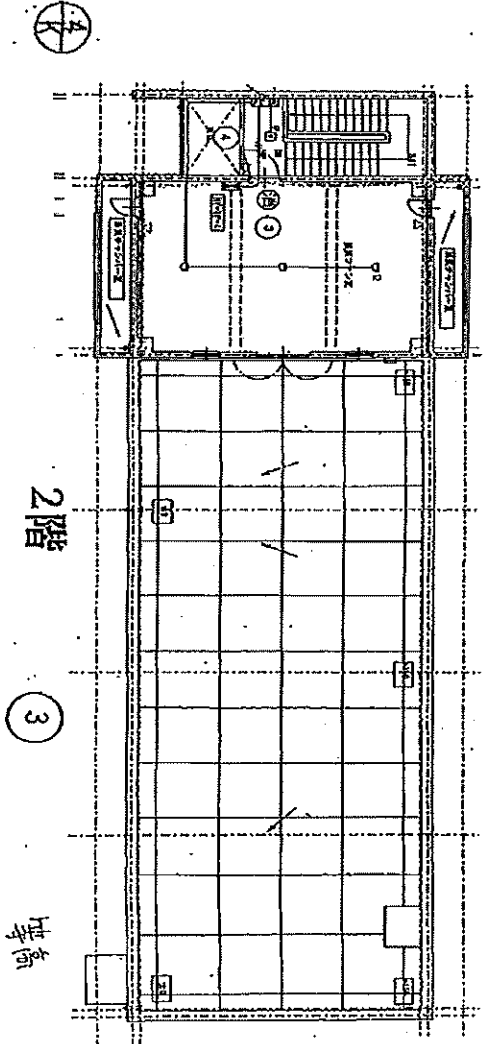


2階 ③
高さ

業務名	令和8年度 三下北委 第5号 北部浄化センターほか防災設備点検業務		
履行場所	三重郡川越町亀崎新田地内ほか3カ所		
図面の種類	特高自動火災報知設備図		
縮尺	NONE	図面番号	23
事業所名	北部浄化センター		

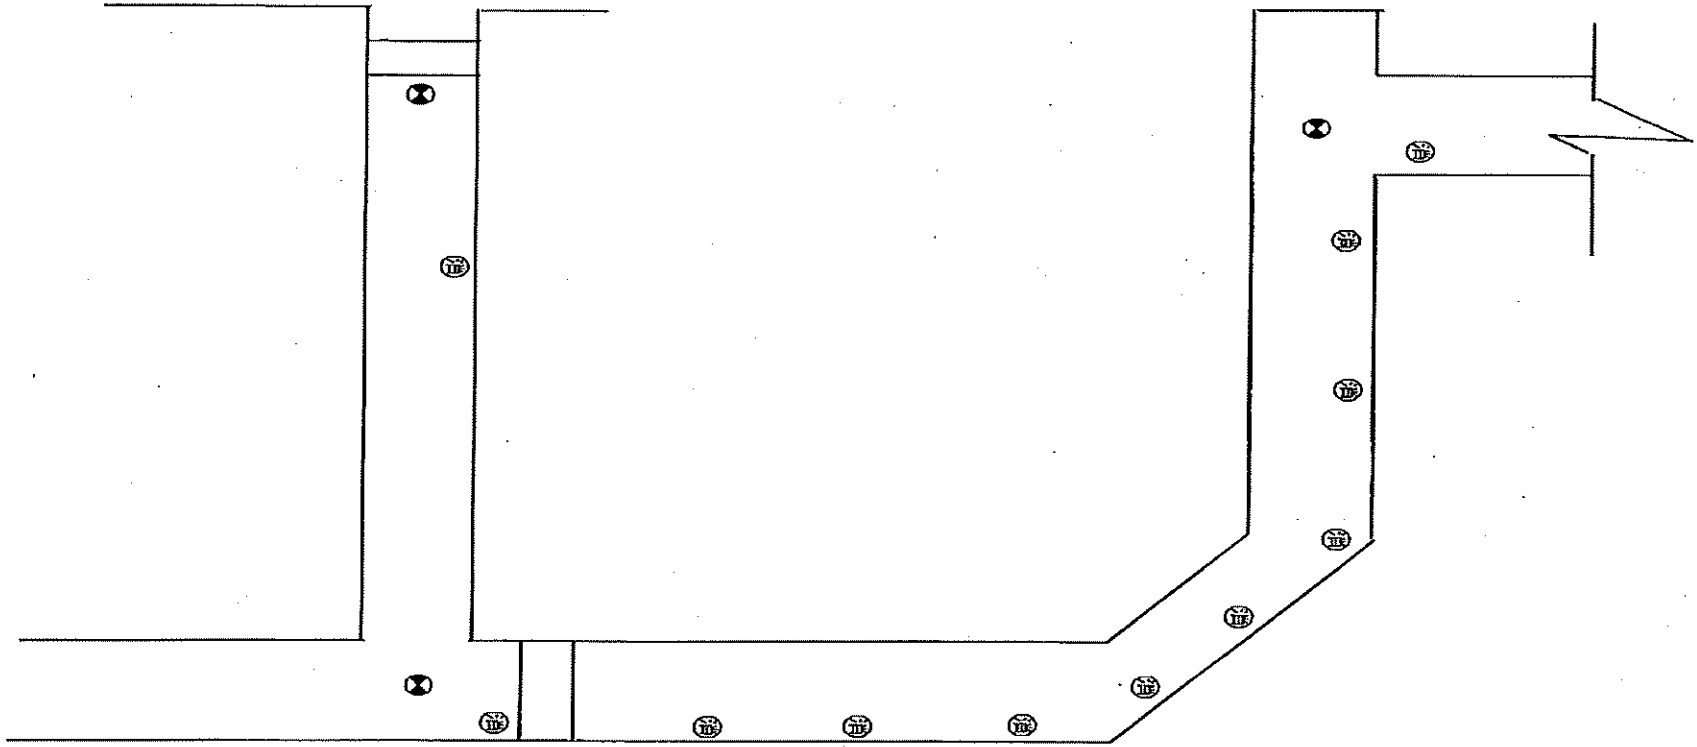


業 務 名	令和8年度 三下北委 第5号 北部浄化センターほか防災設備点検業務		
履 行 場 所	三重郡川越町亀崎新田地内ほか3カ所		
図 面 の 種 類	特高管廊自動火災報知設備図		
縮 尺	NONE	図面番号	24
事 業 所 名	北部浄化センター		


別棟車庫

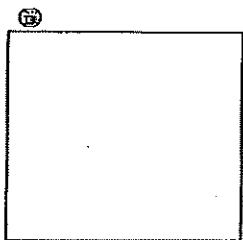


1階

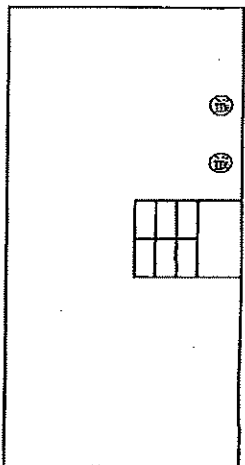


2階

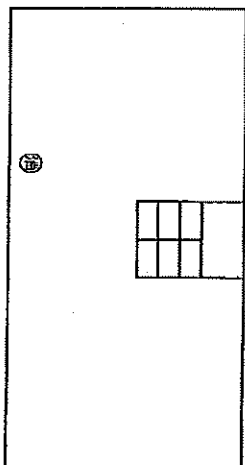





3階

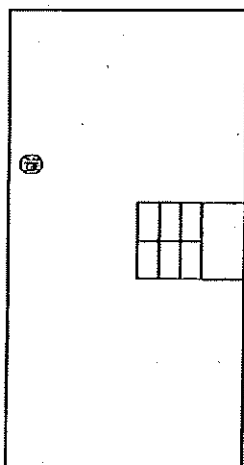


4階

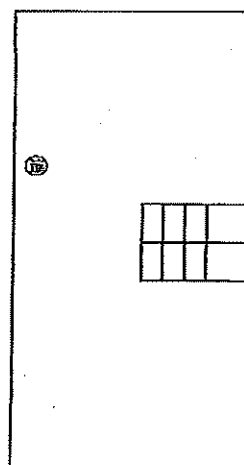





業務名	令和8年度 三下北委 第5号 北部浄化センターほか防災設備点検業務		
履行場所	三重郡川越町亀崎新田地内ほか3カ所		
図面の種類	固定設備消火器設置図		
縮尺	NONE	図面番号	25
事業所名	北部浄化センター		

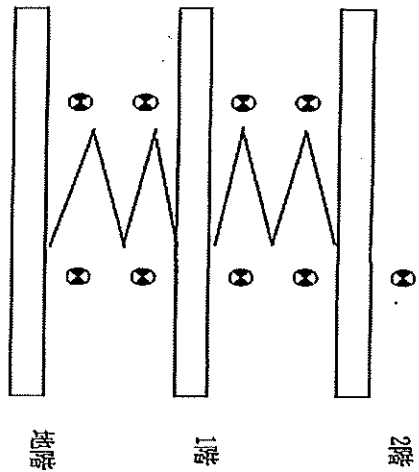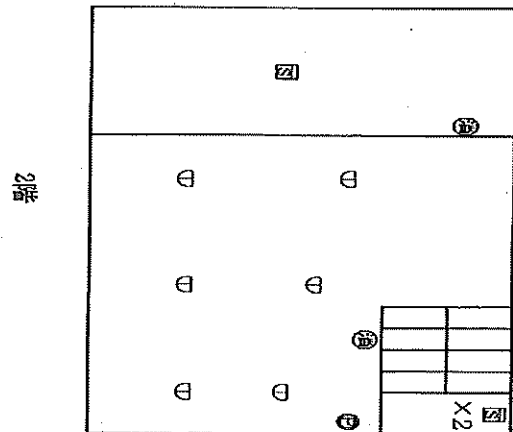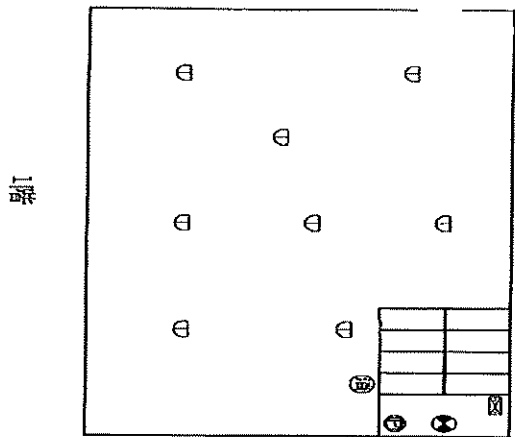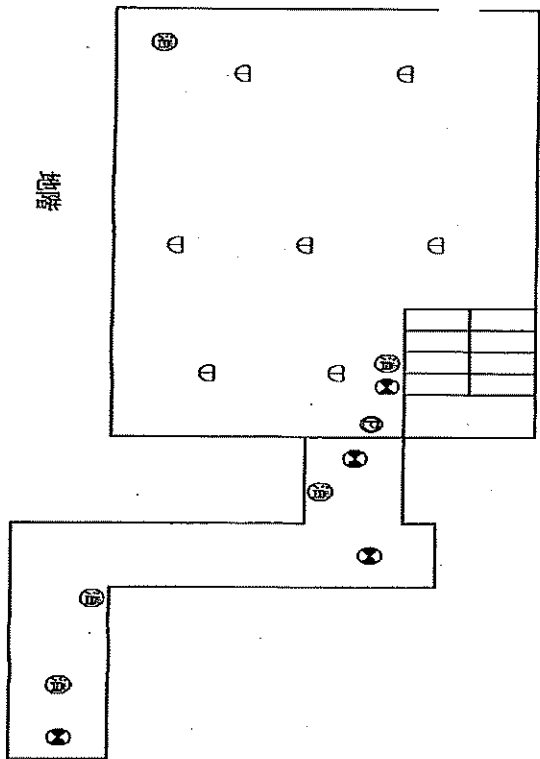



業務名	令和8年度 三下北委 第5号 北部浄化センターほか防災設備点検業務		
履行場所	三重郡川越町亀崎新田地内ほか3ヵ所		
図面の種類	汚泥スクリーン棟自動火災報知設備図		
縮尺	NONE	図面番号	26
事業所名	北部浄化センター		

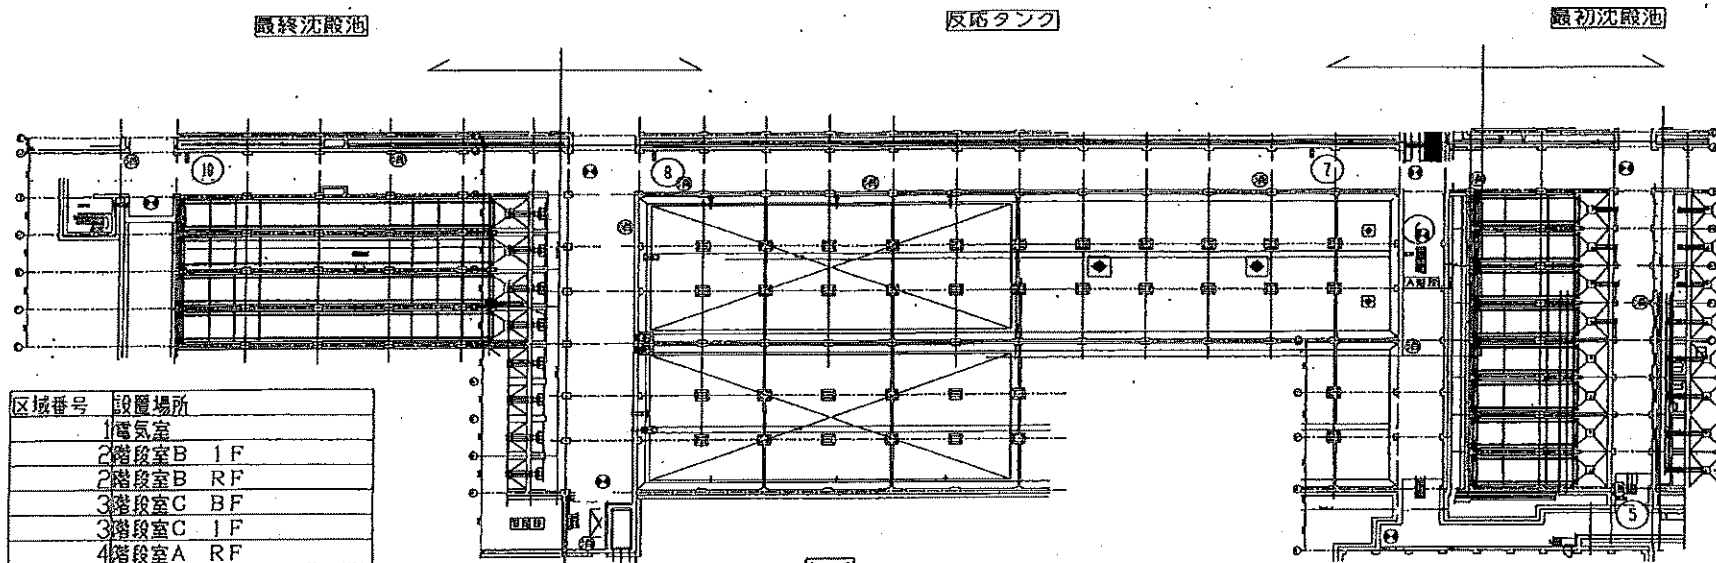


区域番号	設置場所
1	電気室
2	階段室B 1F
2	階段室B RF
3	階段室C BF
3	階段室C 1F
4	階段室A RF
5	最初沈殿池管廊
6	階段室A BF
7	反応タンク主管廊 7-8
8	反応タンク主管廊 17-18
9	階段室B BF
10	最終沈殿池管廊

 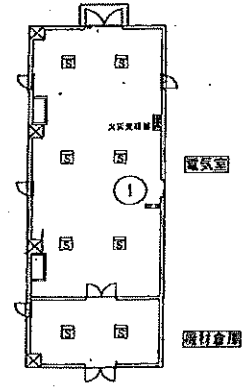  




階段室C

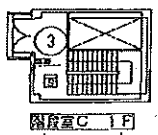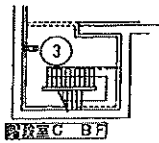


業務名	令和8年度 三下北委 第5号 北部浄化センターほか防災設備点検業務
履行場所	三重郡川越町亀崎新田地内ほか3カ所
図面の種類	B-1系水処理施設(2)自動火災報知設備図
縮尺	NONE
図面番号	29
事業所名	北部浄化センター

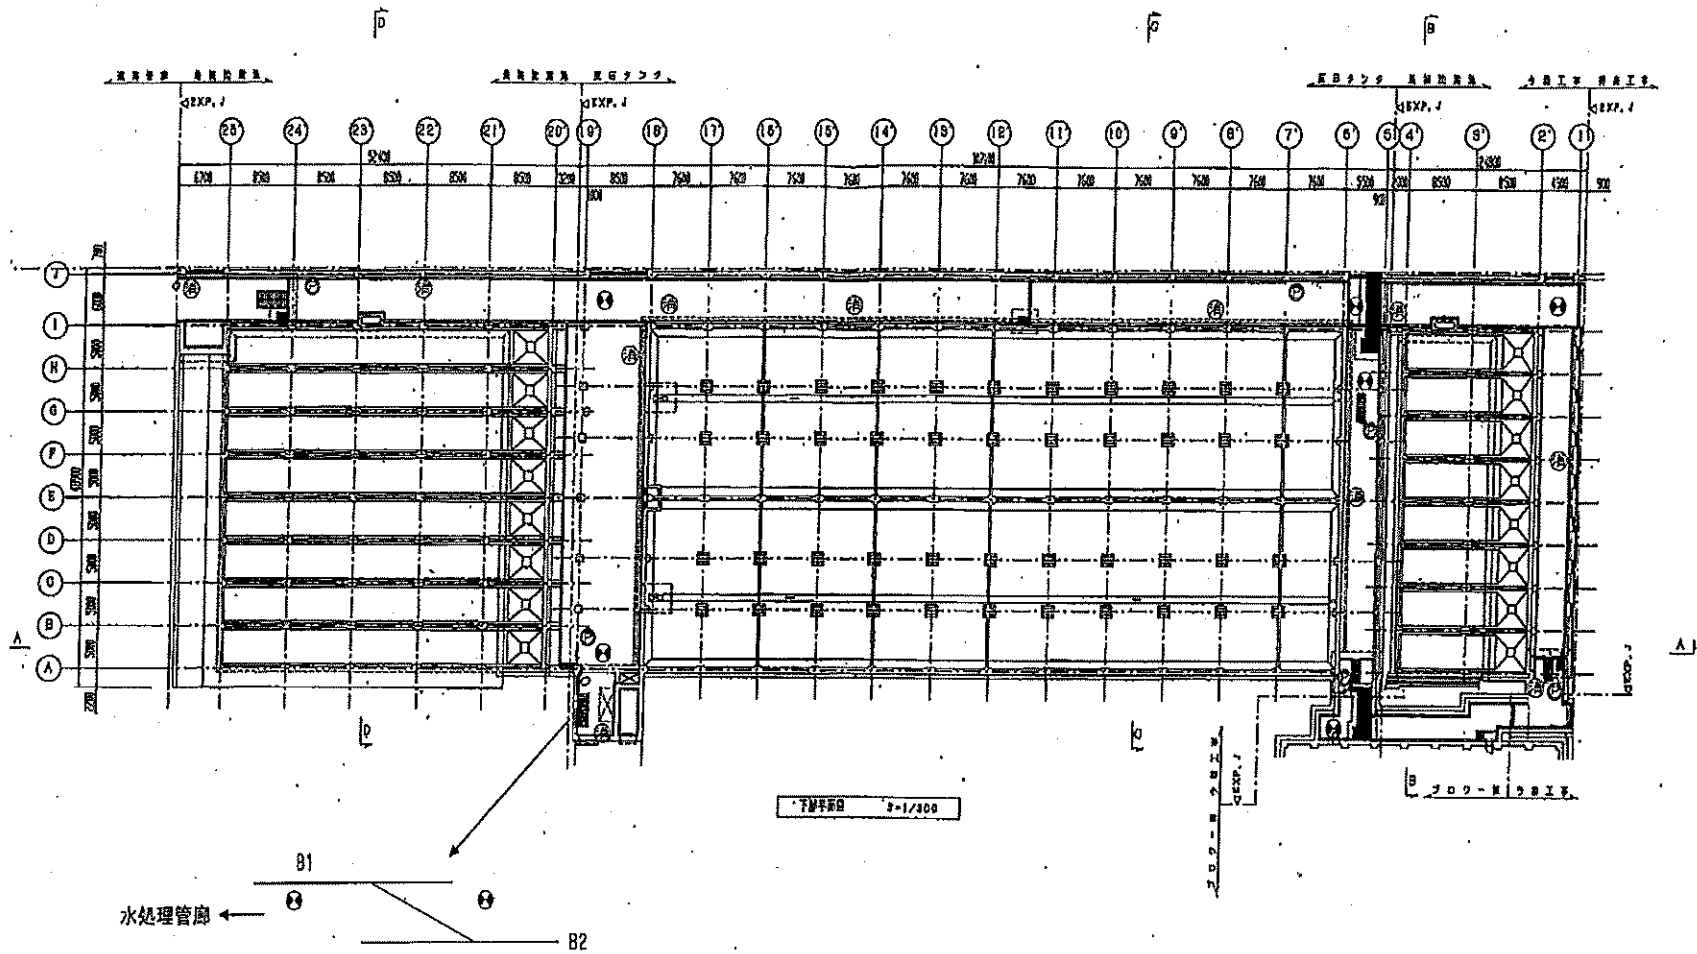

業務名	令和8年度 三下北委 第5号 北部浄化センターほか防災設備点検業務		
履行場所	三重郡川越町亀崎新田地内ほか3カ所		
図面の種類	B-1系水処理施設(3)自動火災報知設備図		
縮尺	NONE	図面番号	30
事業所名	北部浄化センター		

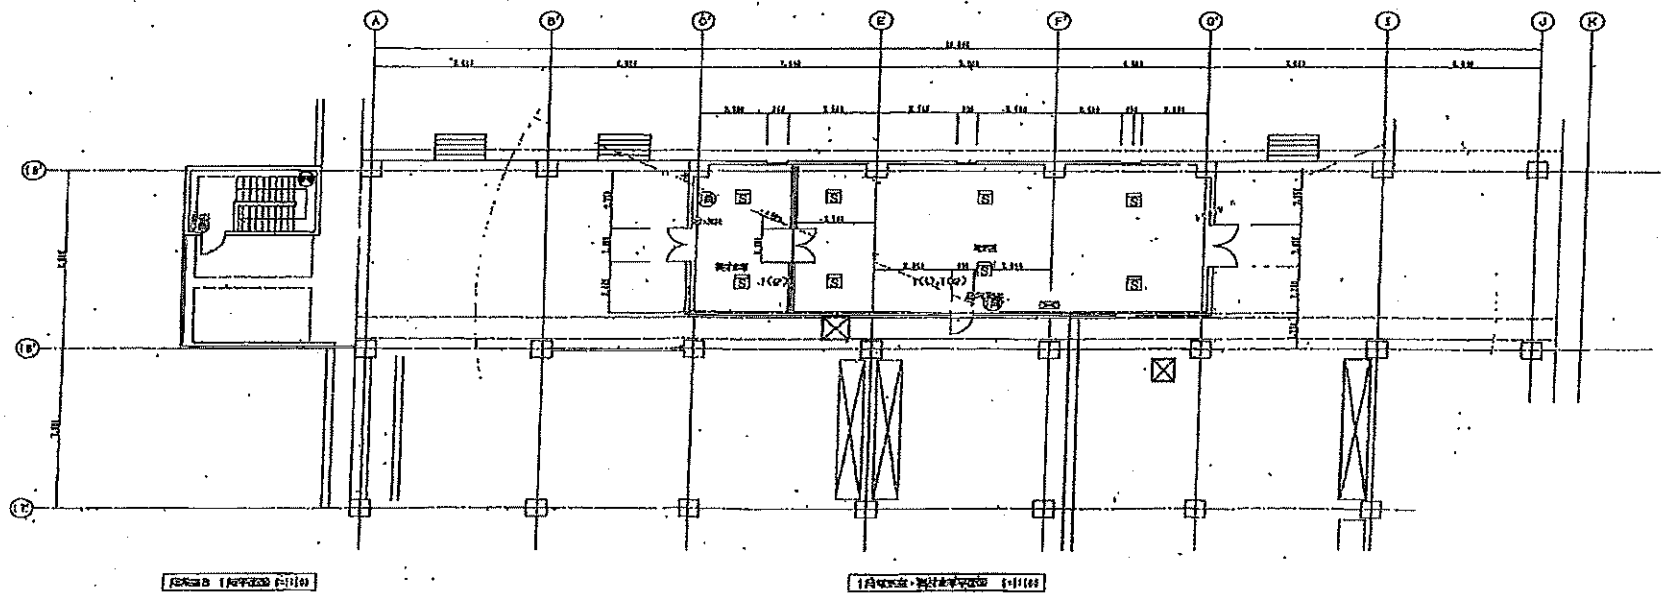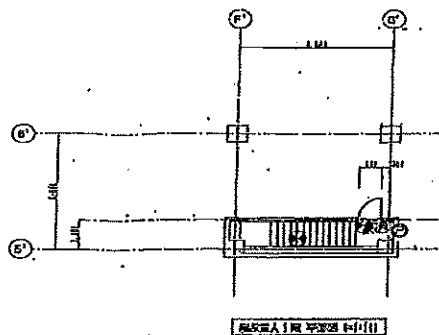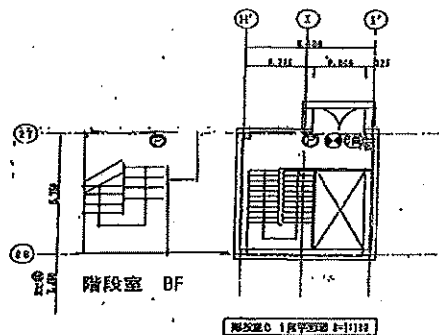


業務名	令和8年度 三下北委 第5号 北部浄化センターほか防災設備点検業務		
履行場所	三重郡川越町亀崎新田地内ほか3カ所		
図面の種類	B-1系水処理施設(4)自動火災報知設備図		
縮尺	NONE	図面番号	31
事業所名	北部浄化センター		

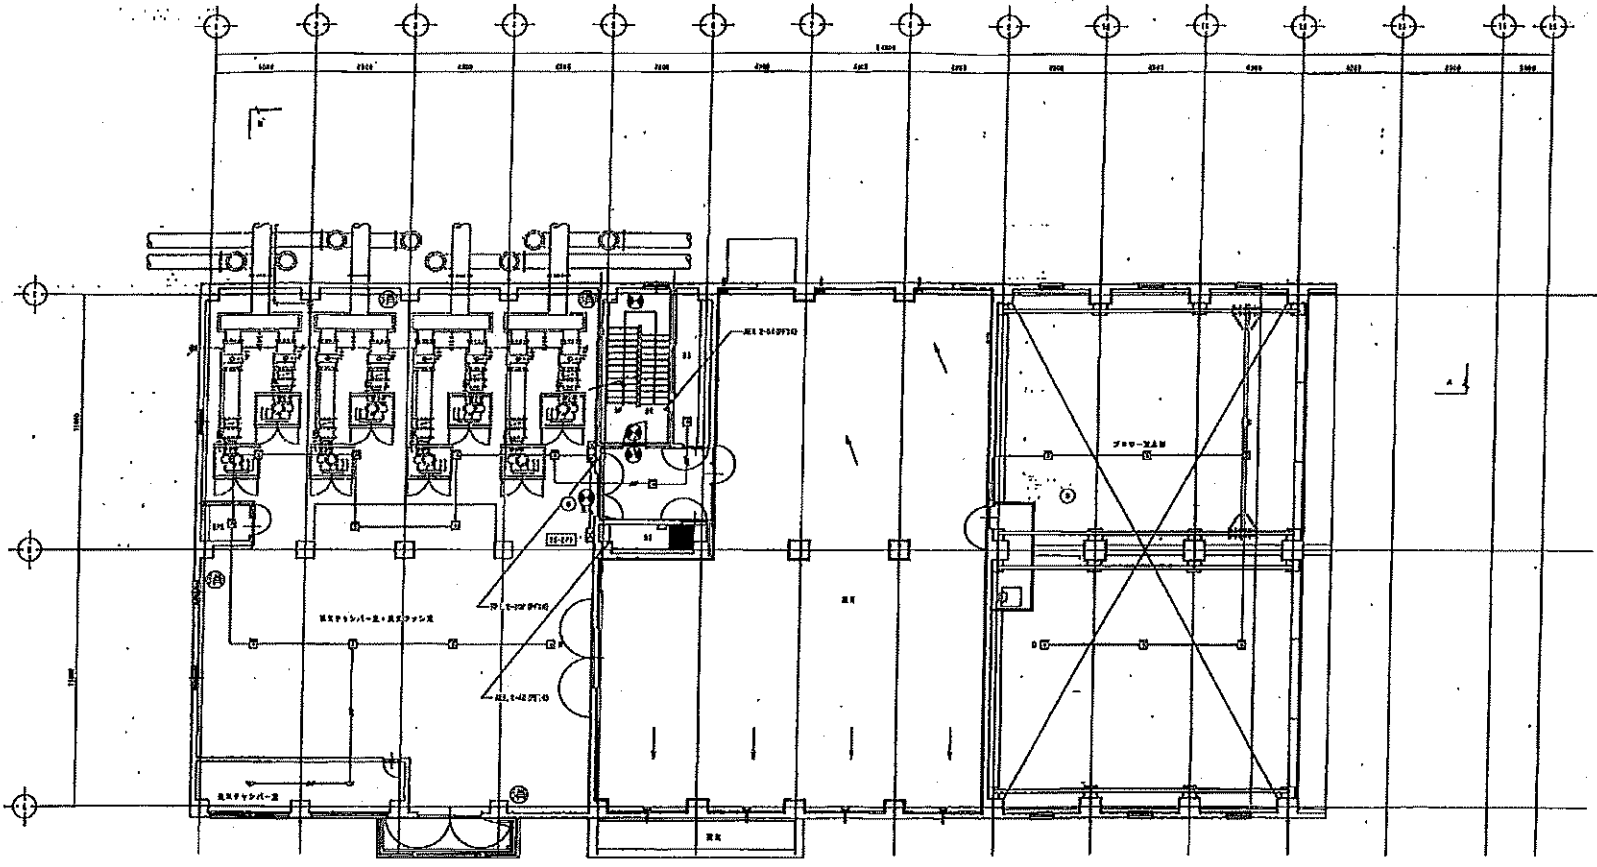


2階平面図 送風機棟

業務名	令和8年度 三下北委 第5号 北部浄化センターほか防災設備点検業務		
履行場所	三重郡川越町亀崎新田地内ほか3カ所		
図面の種類	送風機棟2階自動火災報知設備図		
縮尺	NONE	図面番号	32
事業所名	北部浄化センター		

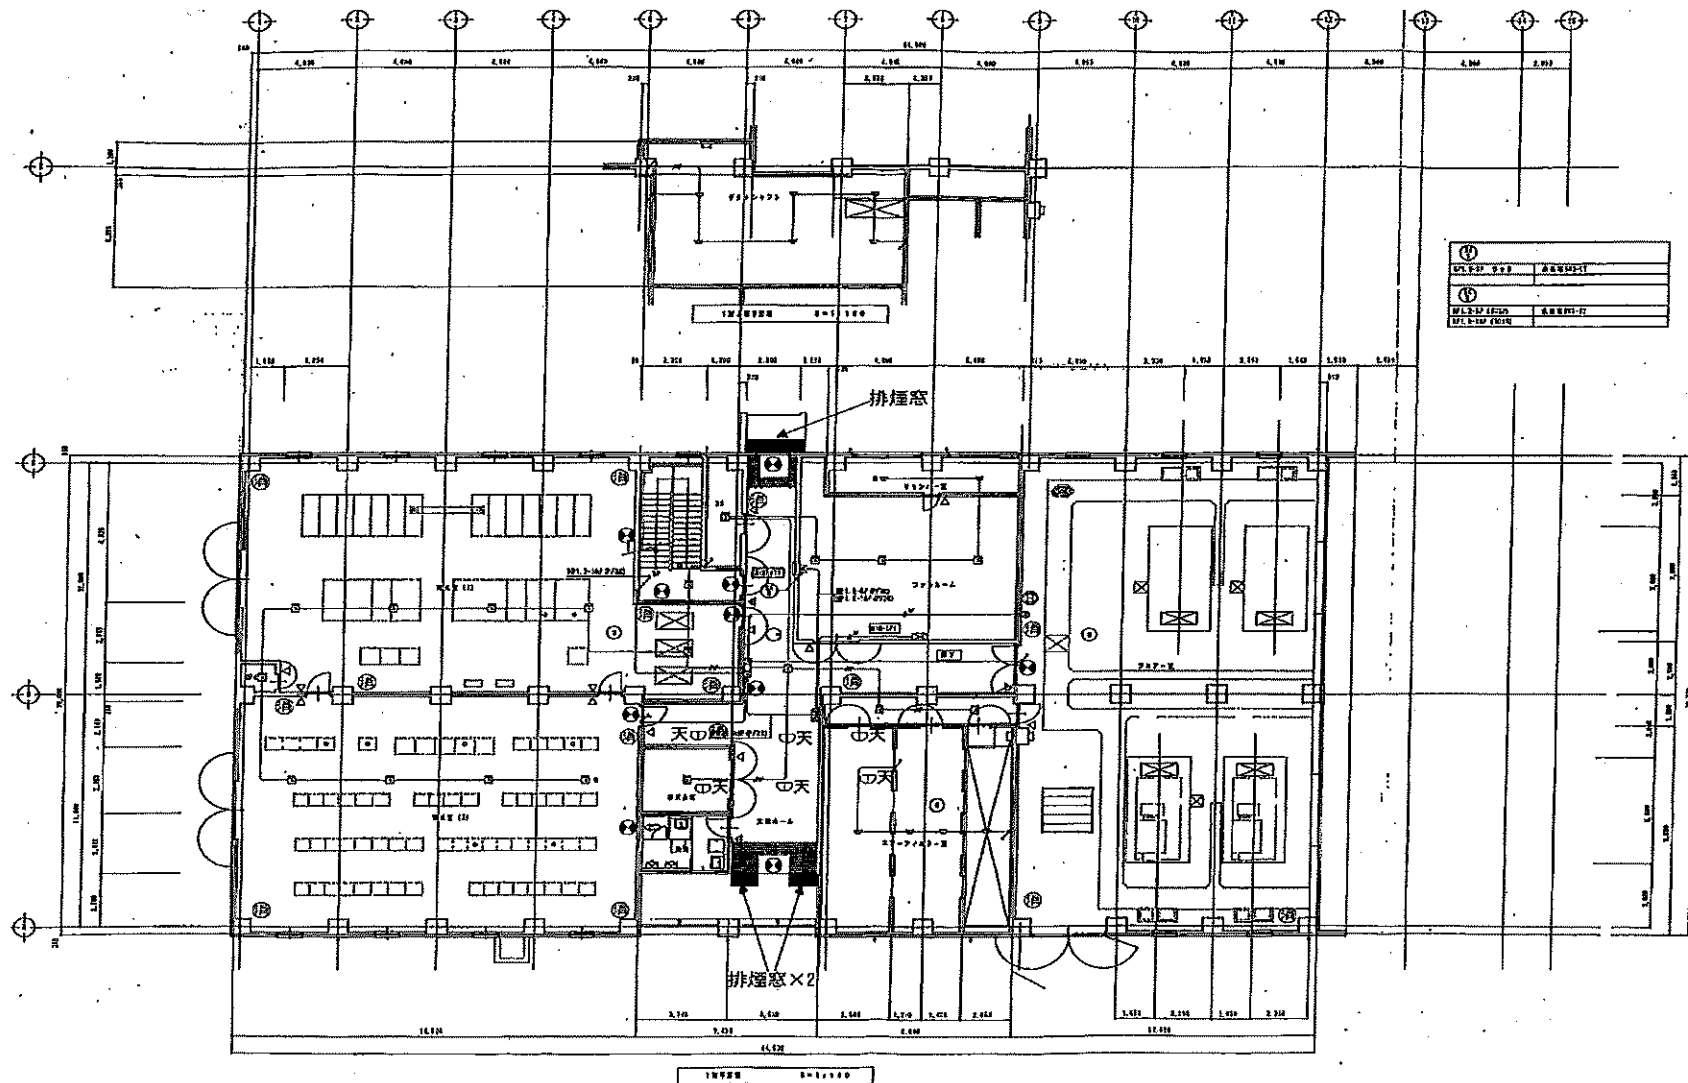

①	送風機	風量機P11-17
②	排煙窓	風量機P11-17

業務名	令和8年度 三下北委 第5号 北部浄化センターほか防災設備点検業務		
履行場所	三重郡川越町亀崎新田地内ほか3カ所		
図面の種類	送風機棟1階自動火災報知設備図		
縮尺	NONE	図面番号	33
事業所名	北部浄化センター		

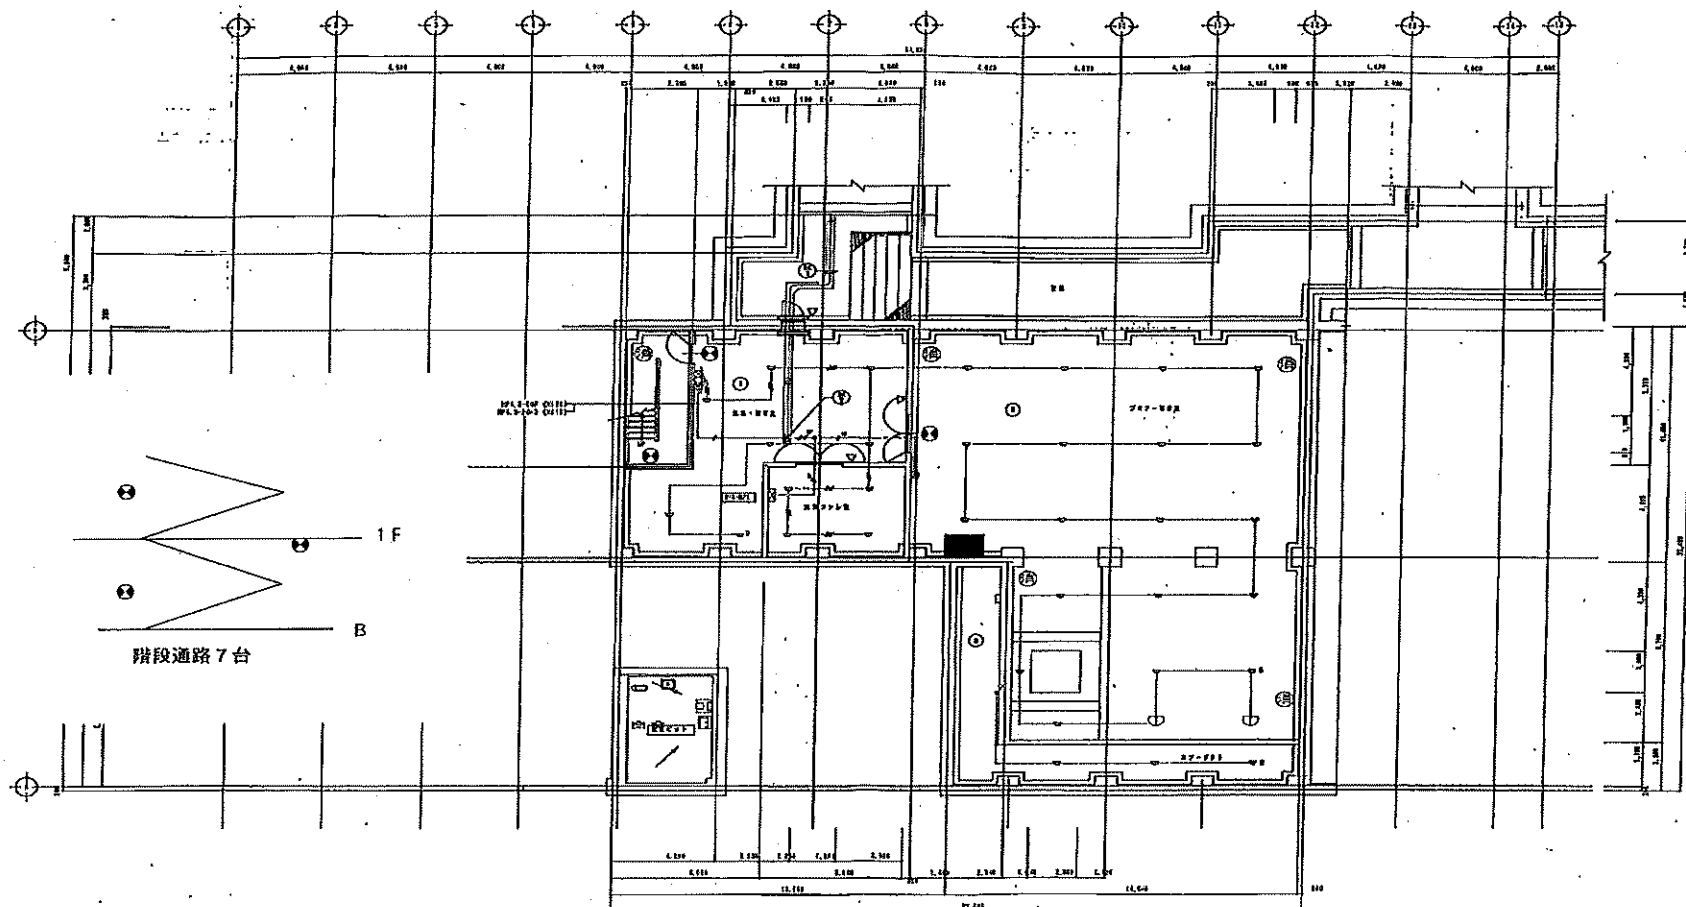


設備名		設備名	
→	AEL500 4P F110	→	AEL500 IN110
→	AEL500 1P F110	→	AEL500 IN110
→	AEL500 3P F110	→	AEL500 CH110
→	HPL500 4P F110	→	HPL500 CH110
→	HPL500 1P F110	→	HPL500 4P F110
→	HPL500 3P F110	→	HPL500 IN110
→	HPL500 1P F110	→	HPL500 IN110

AVIMOR SYSTEMS


①	設備名	設備名
②	設備名	設備名

業務名	令和8年度 三下北委 第5号 北部浄化センターほか防災設備点検業務
履行場所	三重郡川越町亀崎新田地内ほか3カ所
図面の種類	送風機棟地下1階自動火災報知設備図
縮尺	NONE 図面番号 34
事業所名	北部浄化センター

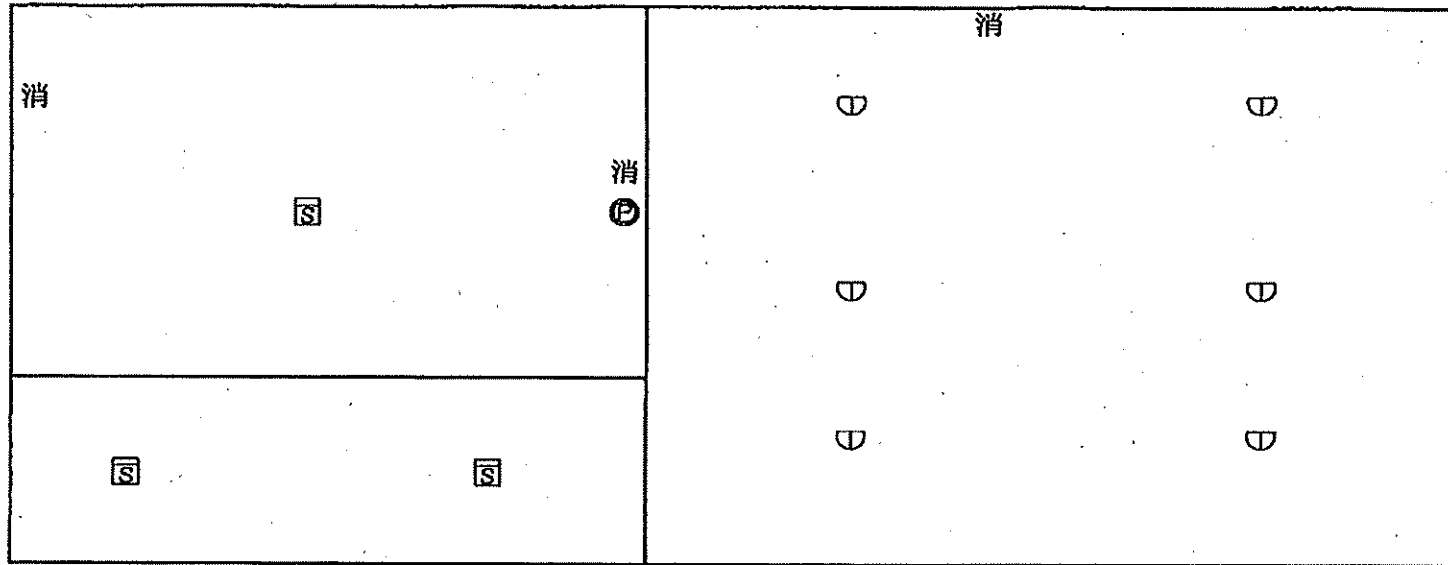


業 務 名	令和8年度 三下北委 第5号 北部浄化センターほか防災設備点検業務		
履 行 場 所	三重郡川越町亀崎新田地内ほか3ヵ所		
図 面 の 種 類	塩素混和池自動火災報知設備図		
縮 尺	NONE	図面番号	35
事 業 所 名	北部浄化センター		


地階2階

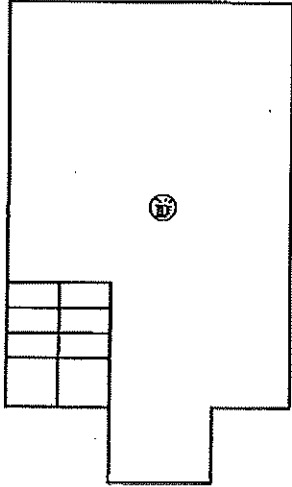


地階

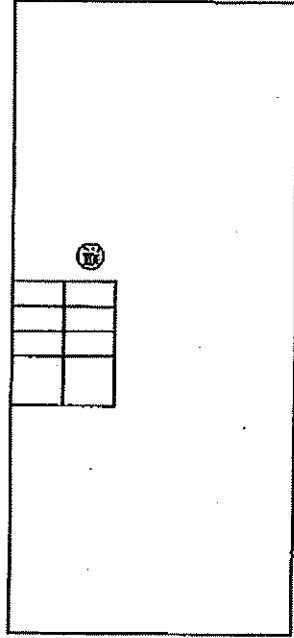


1階

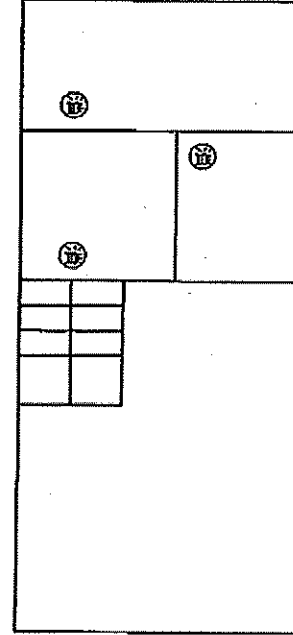

業 務 名	令和8年度 三下北委 第5号 北部浄化センターほか防災設備点検業務		
履 行 場 所	三重郡川越町亀崎新田地内ほか3カ所		
図 面 の 種 類	汰上ポンプ場消火器設置図		
縮 尺	NONE	図面番号	36
事 業 所 名	北部浄化センター		

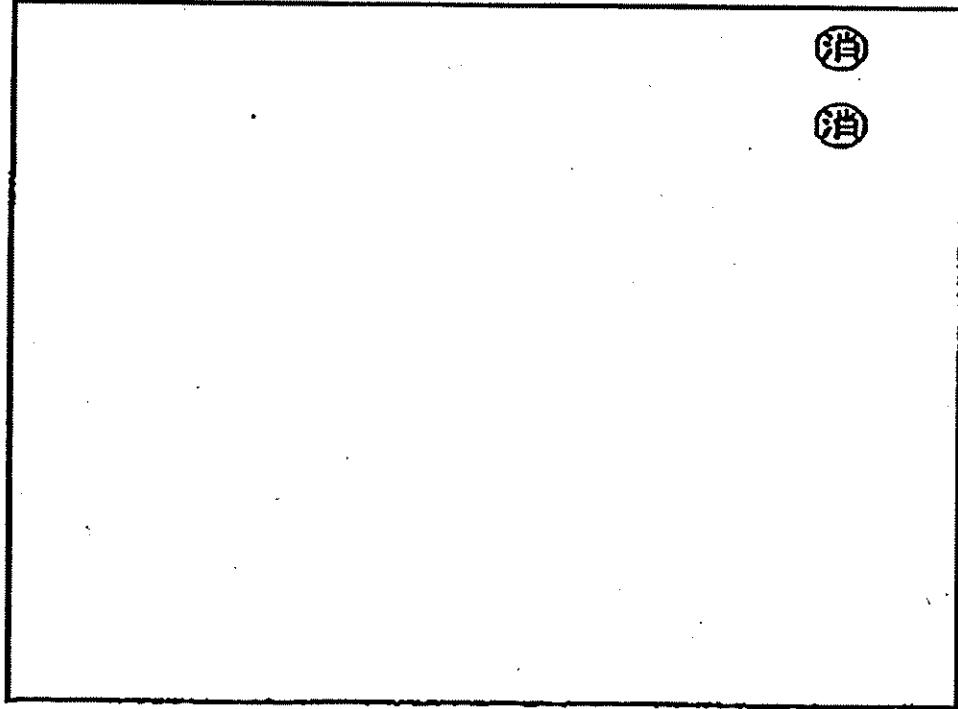

業 務 名	令和8年度 三下北委 第5号 北部浄化センターほか防災設備点検業務		
履 行 場 所	三重郡川越町亀崎新田地内ほか3ヵ所		
図 面 の 種 類	北勢マンホールポンプ場消火器設置図		
縮 尺	NONE	図面番号	37
事 業 所 名	北部浄化センター		

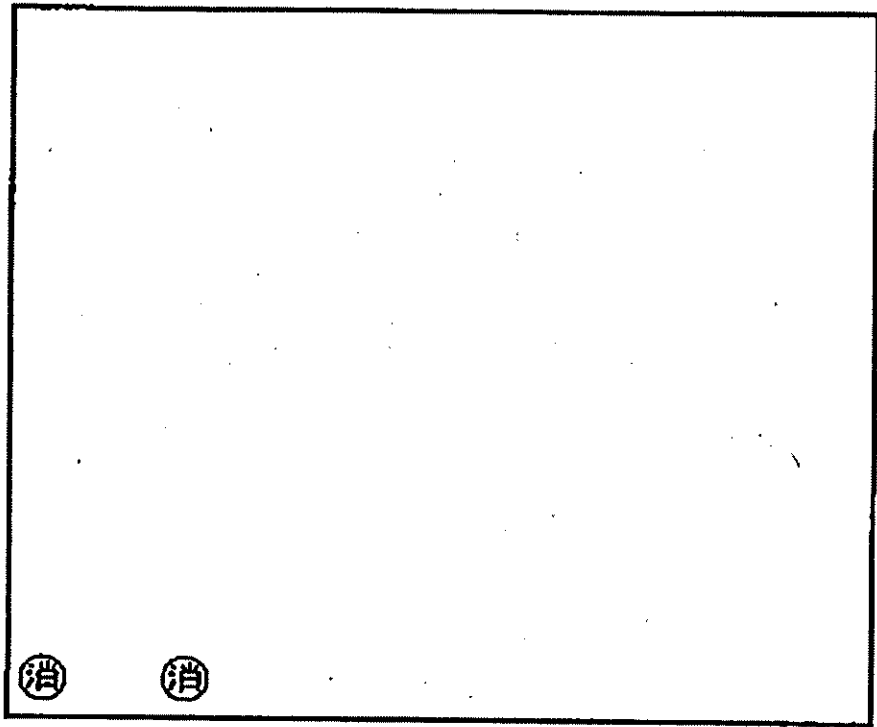

業 務 名	令和8年度 三下北委 第5号 北部浄化センターほか防災設備点検業務		
履 行 場 所	三重郡川越町亀崎新田地内ほか3カ所		
図 面 の 種 類	員弁川マンホールポンプ場消火器設置図		
縮 尺	NONE	図面番号	38
事 業 所 名	北部浄化センター		