






工事名	令和8年度 三下雲修 第2号 雲出川左岸浄化センター急速ろ過設備 3号原水ポンプ分解整備工事		
図面名	位置図		
縮尺	—	図面番号	1
発注者	公益財団法人 三重県下水道公社 雲出川左岸浄化センター		

雲出川左岸浄化センター
全体平面図

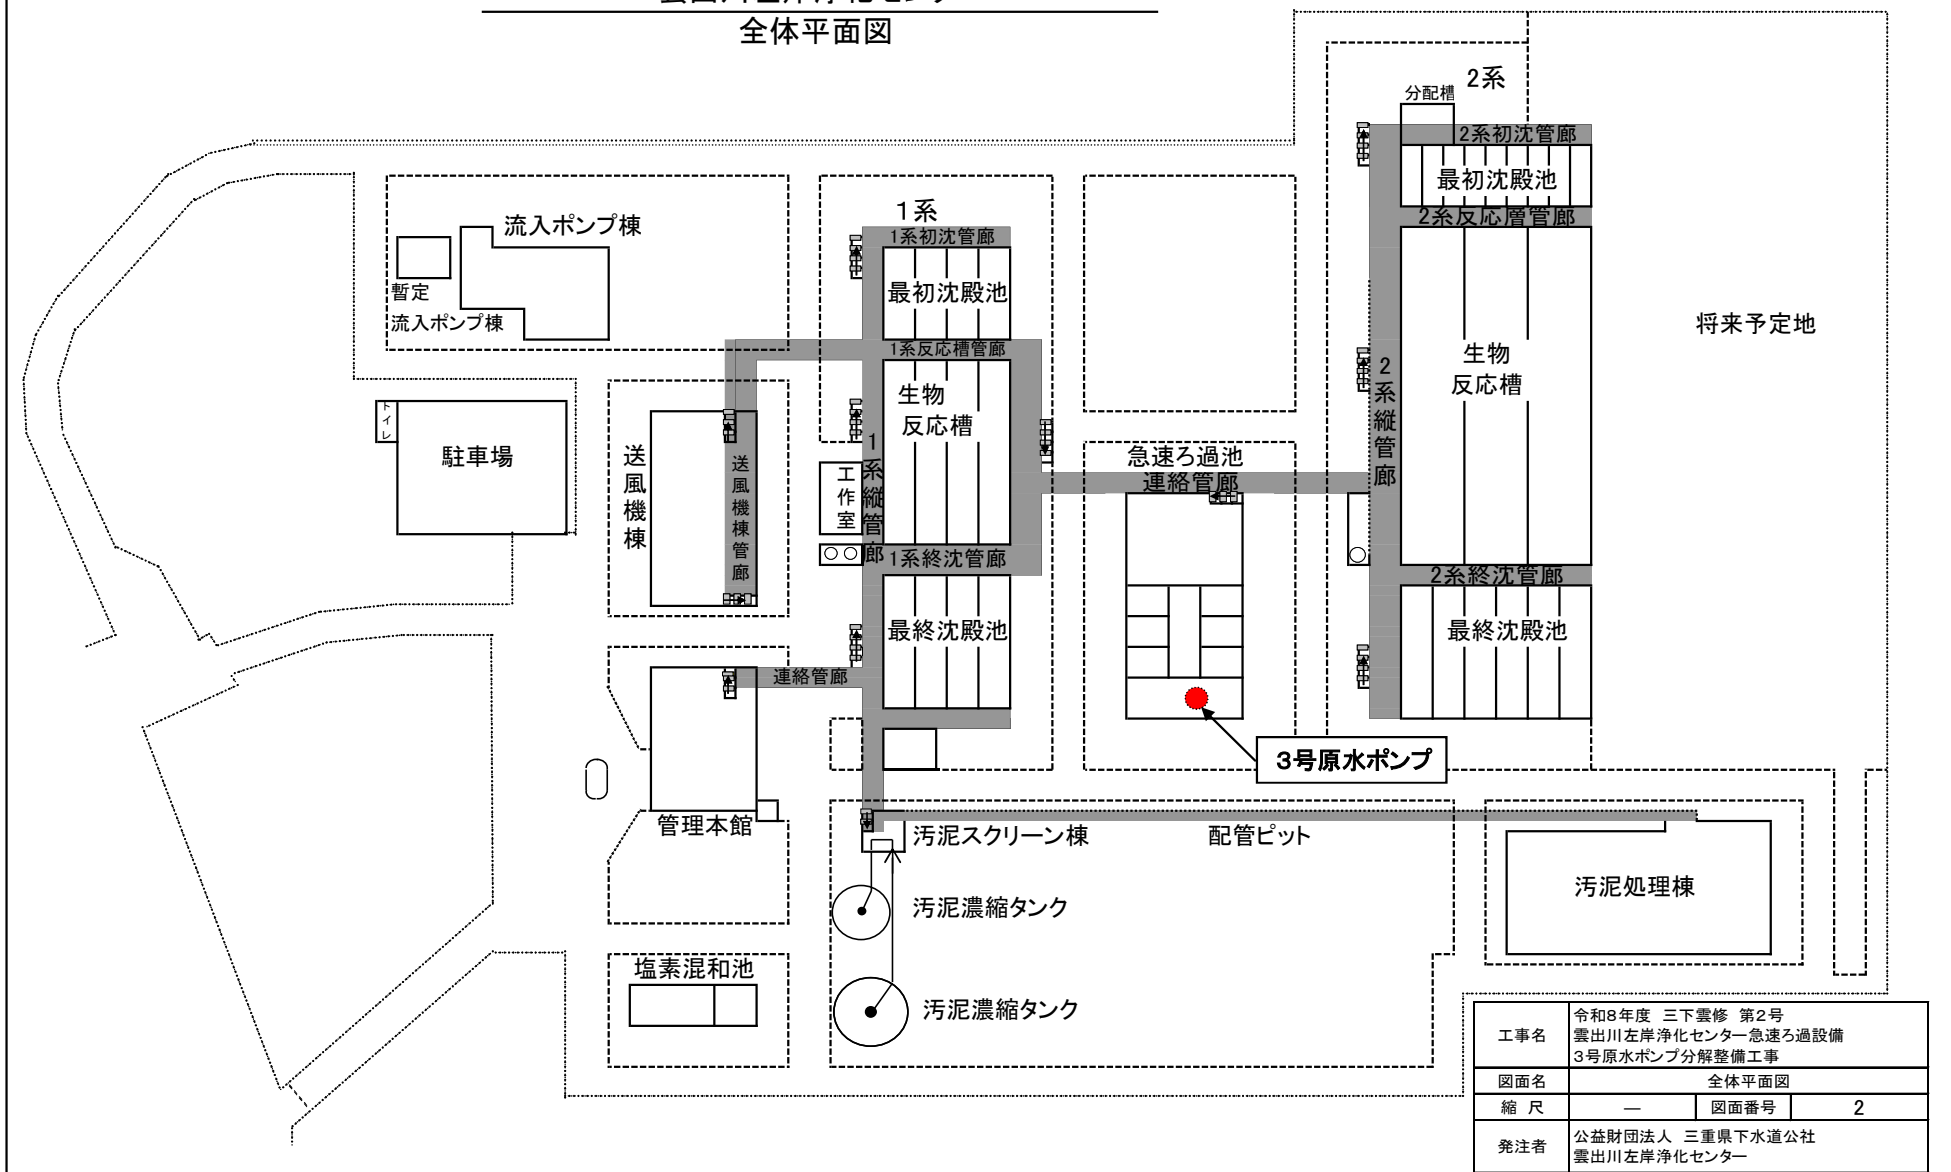


工事名	令和8年度 三下雲修 第2号 雲出川左岸浄化センター急速ろ過設備 3号原水ポンプ分解整備工事		
図面名	全体平面図		
縮尺	—	図面番号	2
発注者	公益財団法人 三重県下水道公社 雲出川左岸浄化センター		

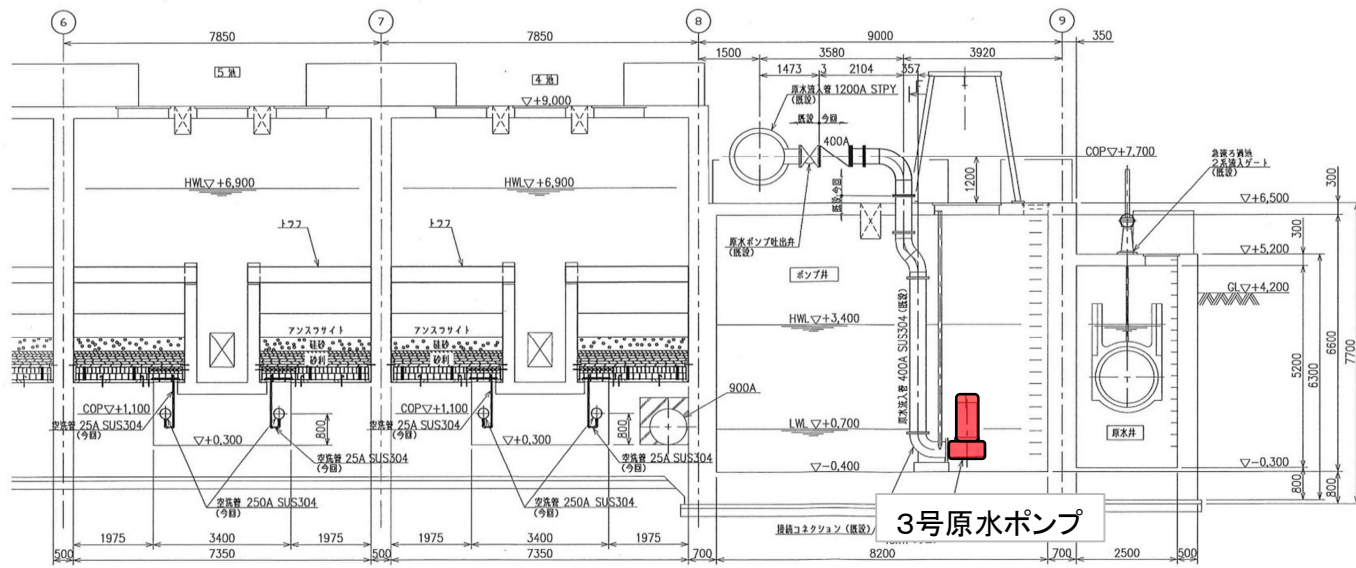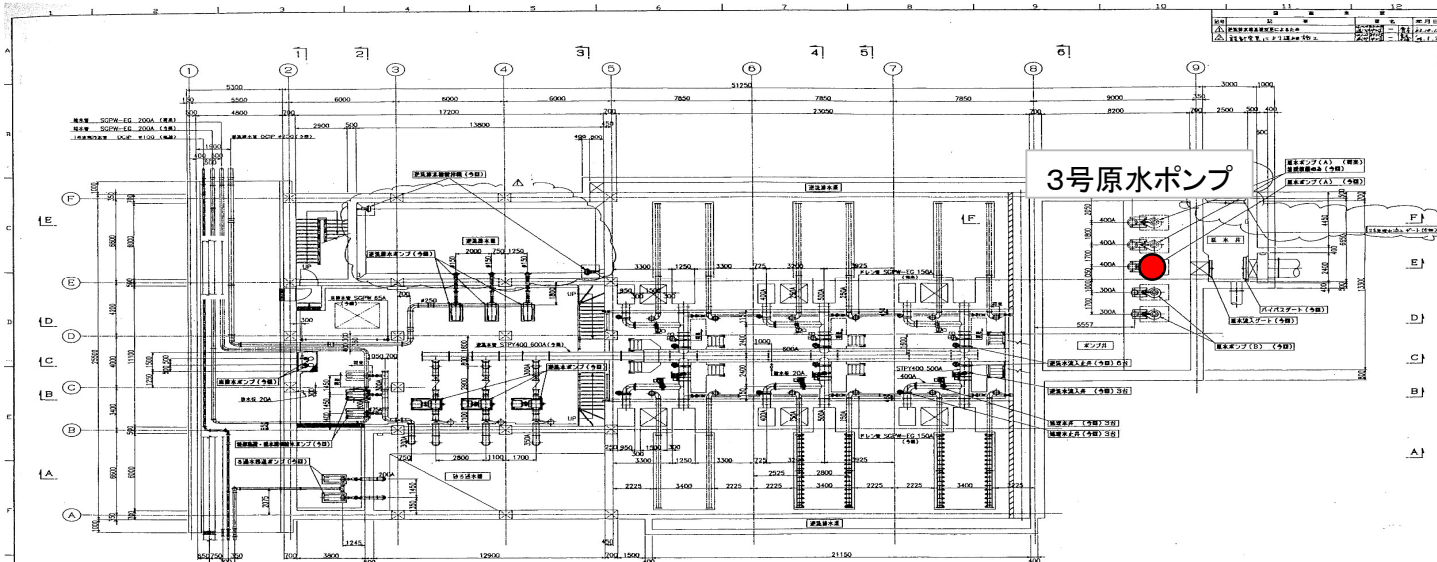

工事名	令和8年度 三下雲修 第2号 雲出川左岸浄化センター急速ろ過設備 3号原水ポンプ分解整備工事		
図面名	機器配置図		
縮尺	—	図面番号	3
発注者	公益財団法人 三重県下水道公社 雲出川左岸浄化センター		

CN400G-P 形 構造断面図
PUMP SECTION

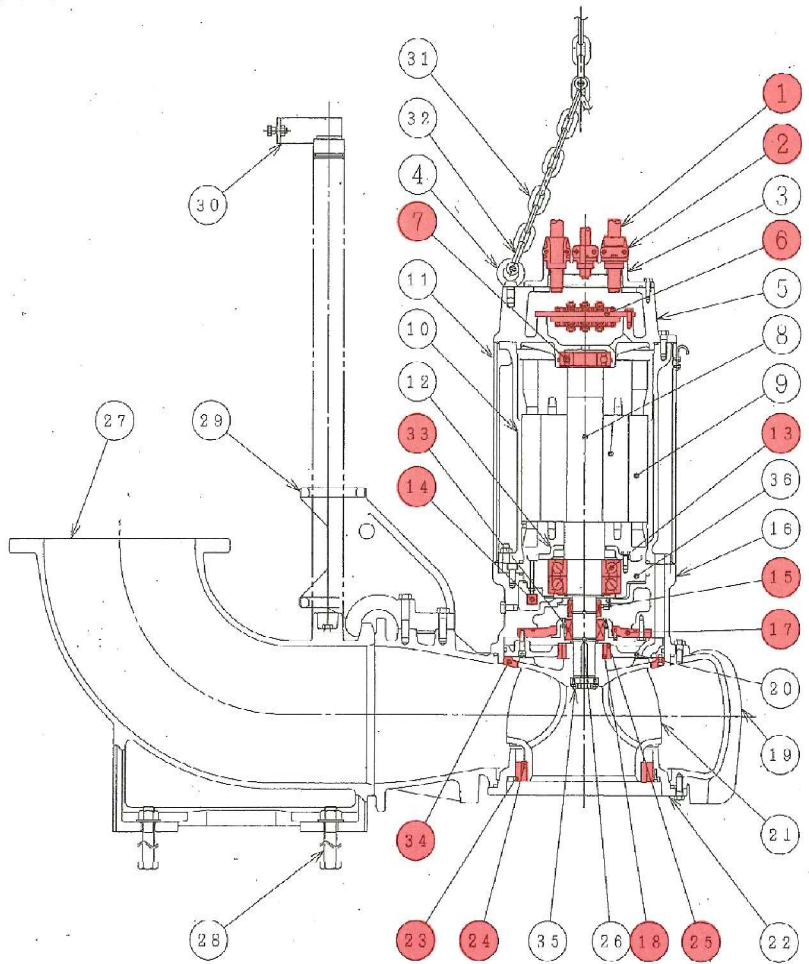

CN400G-P 形 材質表
(MATERIALS LIST)



符号 No.	部品名称 Denomination	材質 Material	符号 No.	部品名称 Denomination	材質 Material
1	ケーブル Cables	EPNCT Rubber (oilresist)	22	底ボルト Cover bolt	FC200 Gray iron casting
2	ケーブル差込口 Cable entries	FC200 Gray iron casting	23	ウェアリング" S" Wearing ring" S"	CAC406 Copper alloy casting
3	フタ Cover	FC200 Gray iron casting	24	ウェアリング" R" Wearing ring" R"	SUS304 Stainless steel
4	アイボルト Eyebolts	SUS304 Stainless steel	25	シールリング" S" Seal ring" S"	CAC406 Copper alloy casting
5	ボックス Junction box	FC200 Gray iron casting	26	キー Key	SUS420 J2 Stainless steel
6	端子台 Terminal board		27	コネクション Discharge connection	FC200 Gray iron casting
7	玉軸受 (上) Ball bearing	JIS6312Z	28	取付ボルト Anchor bolts	SUS304 Stainless steel
8	ロータユニット Rotor unit	軸=SUS420 J2 Shaft=Stainless steel	29	スライド Sliding bracket	FC200 Gray iron casting
9	ステータ Stator		30	ガイドホルダ Guide holder	SUS304 Stainless steel
10	ステータケーシング Stator housing	FC200 Gray iron casting	31	クサリ Chain	SUS304 Stainless steel
11	外ケーシング Outer housing	FC400 Graphite iron casting	32	シャックル Shackles	SUS304 Stainless steel
12	軸受カバー Bearing cover	FC200 Gray iron casting	33	メカニカルシール (下) Mechanical seal	
13	玉軸受 (下) Ball bearing	JIS7318BDF	34	リング Ring	FC200 Gray iron casting
14	浸水検知器 Leakage detector		35	羽根車オサエ Cap	SUS420 J2 Stainless steel
15	メカニカルシール (上) Mechanical seal		36	軸受シタ Bearing bracket	FC500 Graphite iron casting
16	オイルケーシング Oil housing	FC200 Gray iron casting			
17	メカニカル受 Seal housing	FC200 Gray iron casting			
18	シールリング" R" Seal ring" R"	SUS420 J2 Stainless steel			
19	ポンプケーシング Pump housing	FC250 Gray iron casting			
20	ガイドリング Guide ring	FC200 Gray iron casting			
21	羽根車 Impeller	SCS13 Stainless steel casting			

(注) 接液部のボルトはSUS304とする。
The material of bolts exposed by sewage water is stainless steel.

工事名	令和8年度 三下雲修 第2号 雲出川左岸浄化センター急速ろ過設備 3号原水ポンプ分解整備工事		
図面名	断面図		
縮尺	—	図面番号	4
発注者	公益財団法人 三重県下水道公社 雲出川左岸浄化センター		

CN400G-P 形 外形寸法図

PUMP DIMENSION

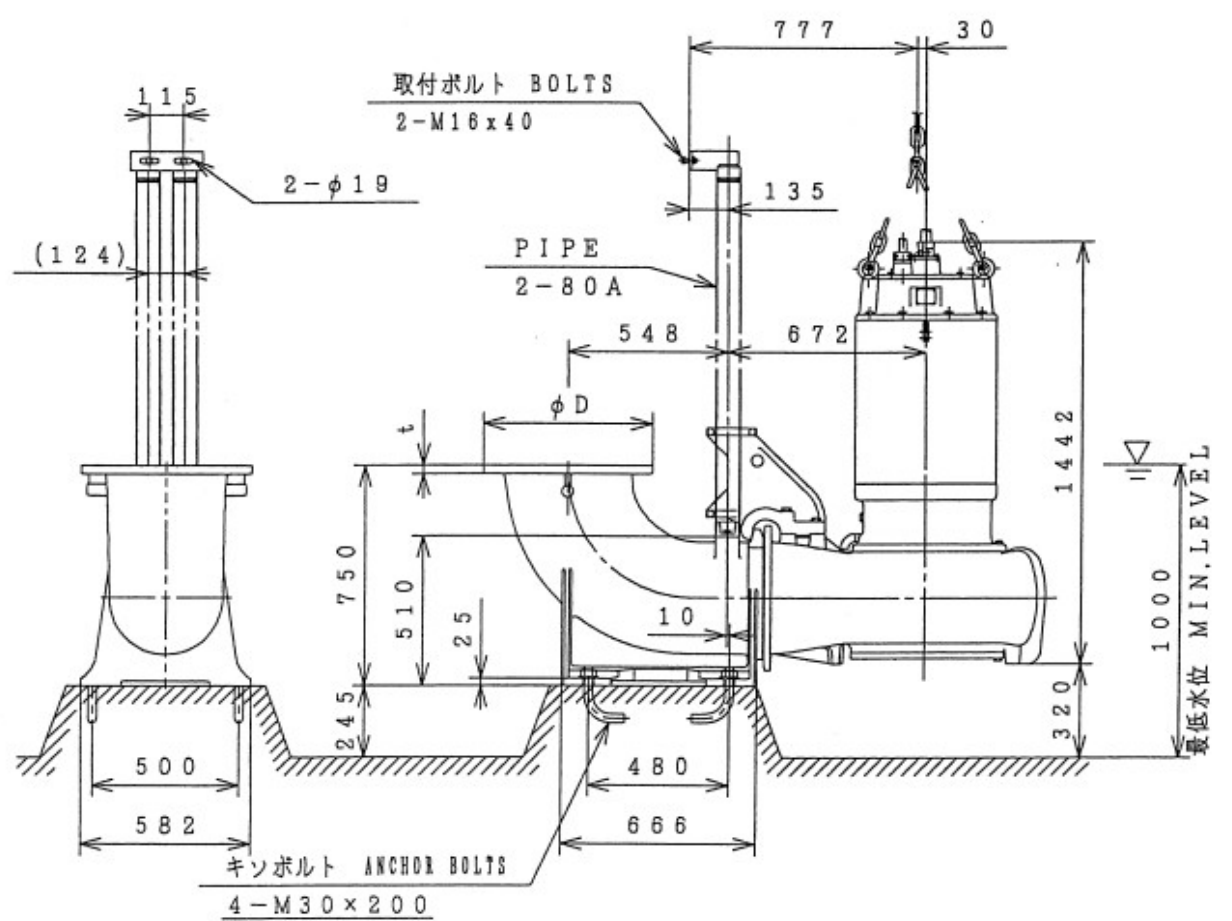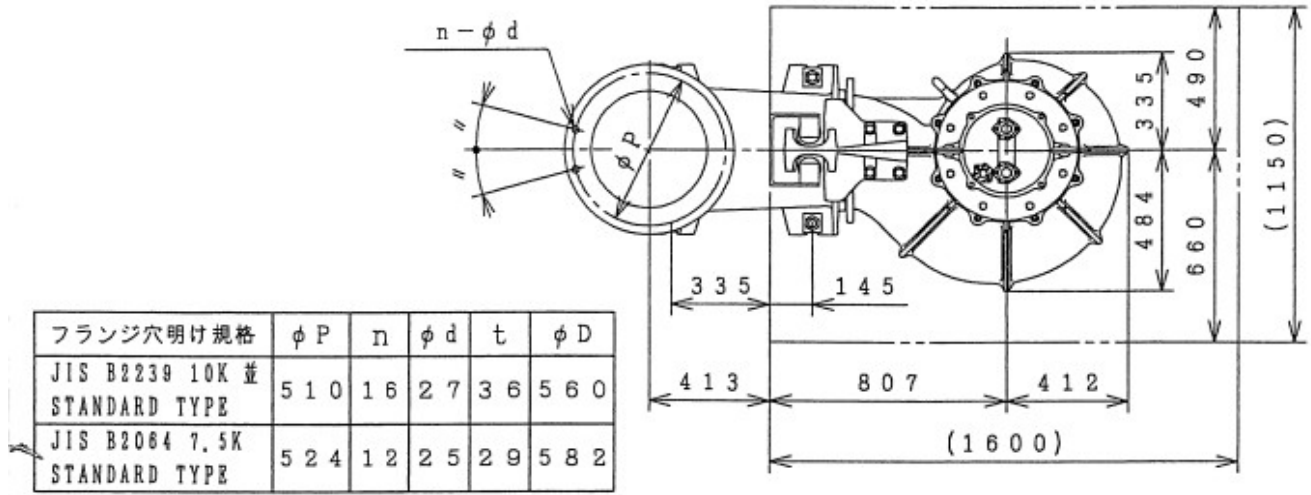

工事名	令和8年度 三下雲修 第2号 雲出川左岸浄化センター急速ろ過設備 3号原水ポンプ分解整備工事		
図面名	外形図		
縮尺	—	図面番号	5
発注者	公益財団法人 三重県下水道公社 雲出川左岸浄化センター		