



北部浄化センター一般平面図


S=1:1500

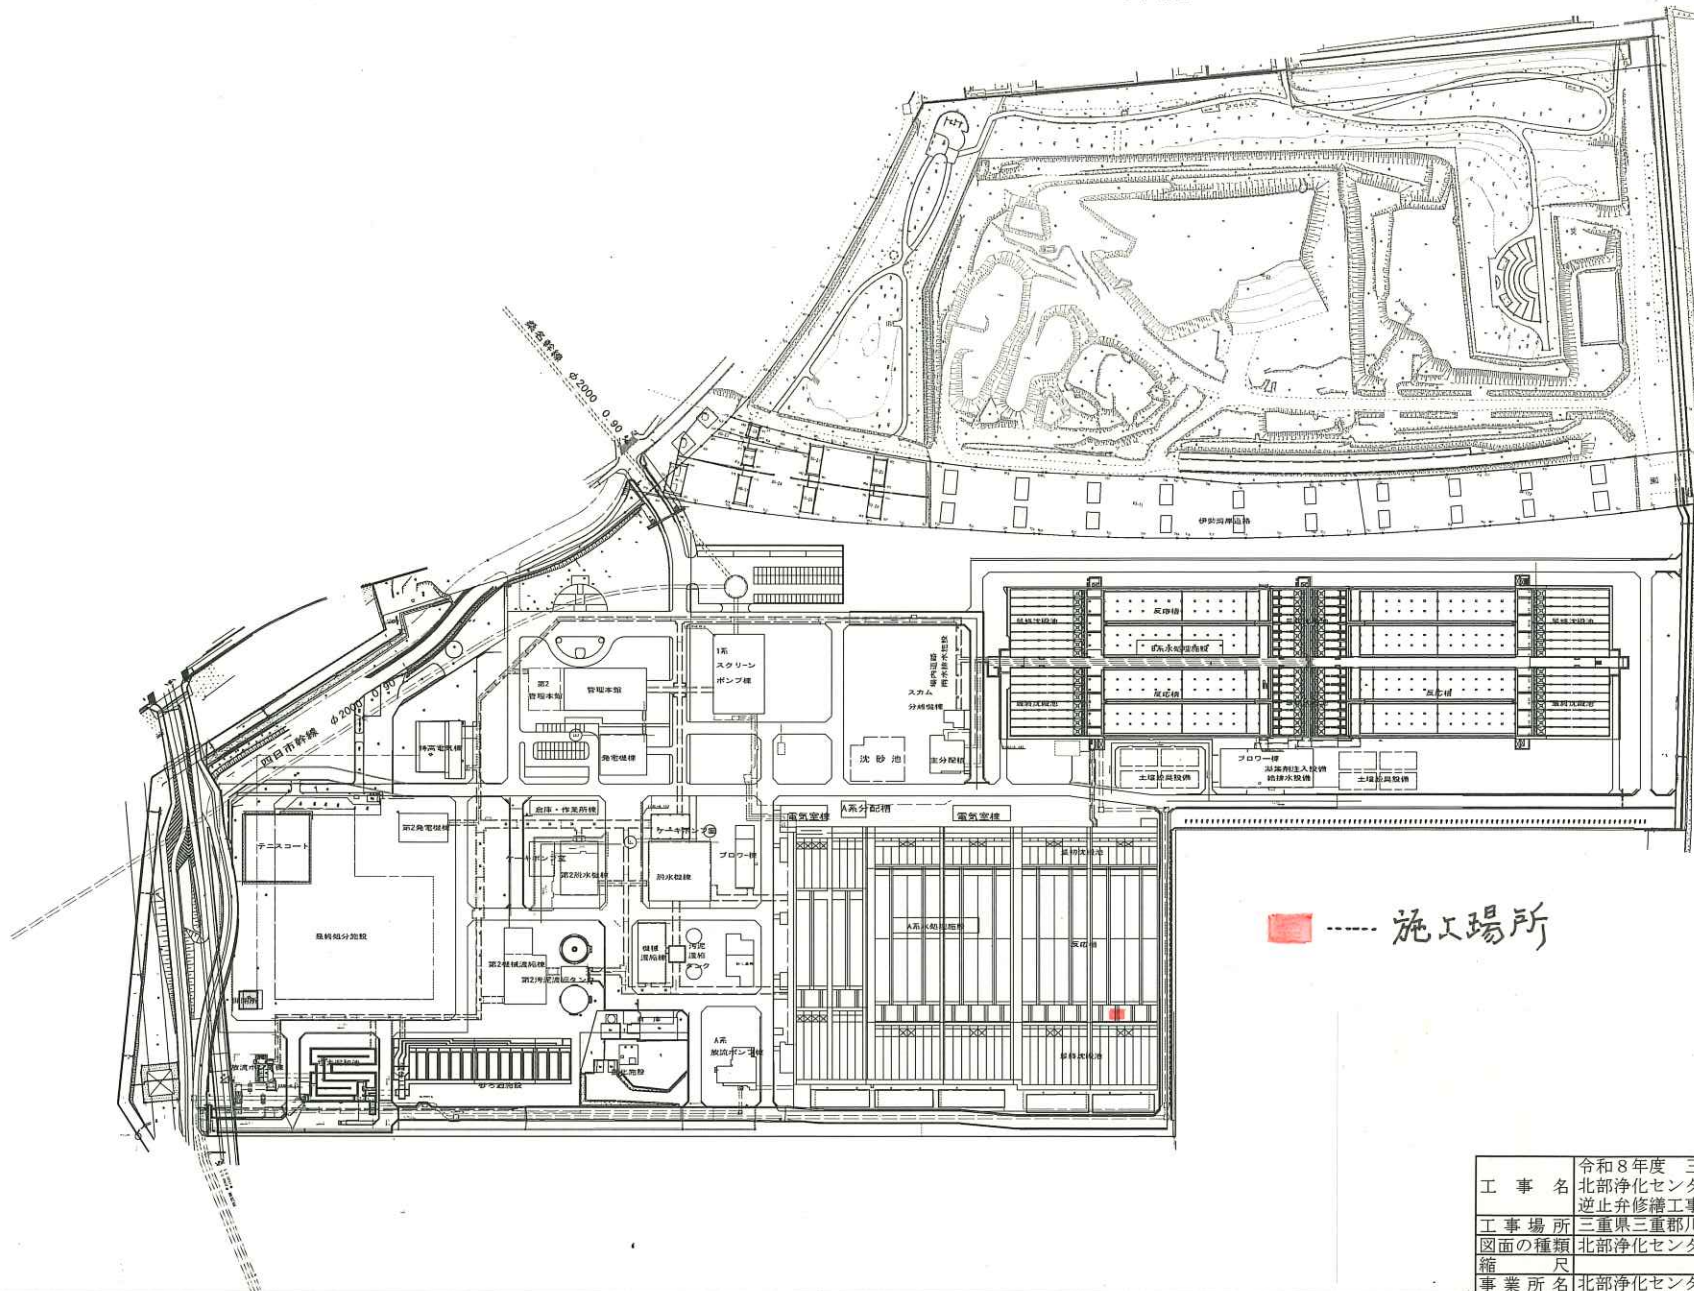


工 事 名	令和8年度 三下北修 第6号 北部浄化センターNo. A51 返送汚泥ポンプ 逆止弁修繕工事
工 事 場 所	三重県三重郡川越町亀崎新田地内
図面の種類	北部浄化センター 一般平面図
縮 尺	図面番号 1
事業所名	北部浄化センター

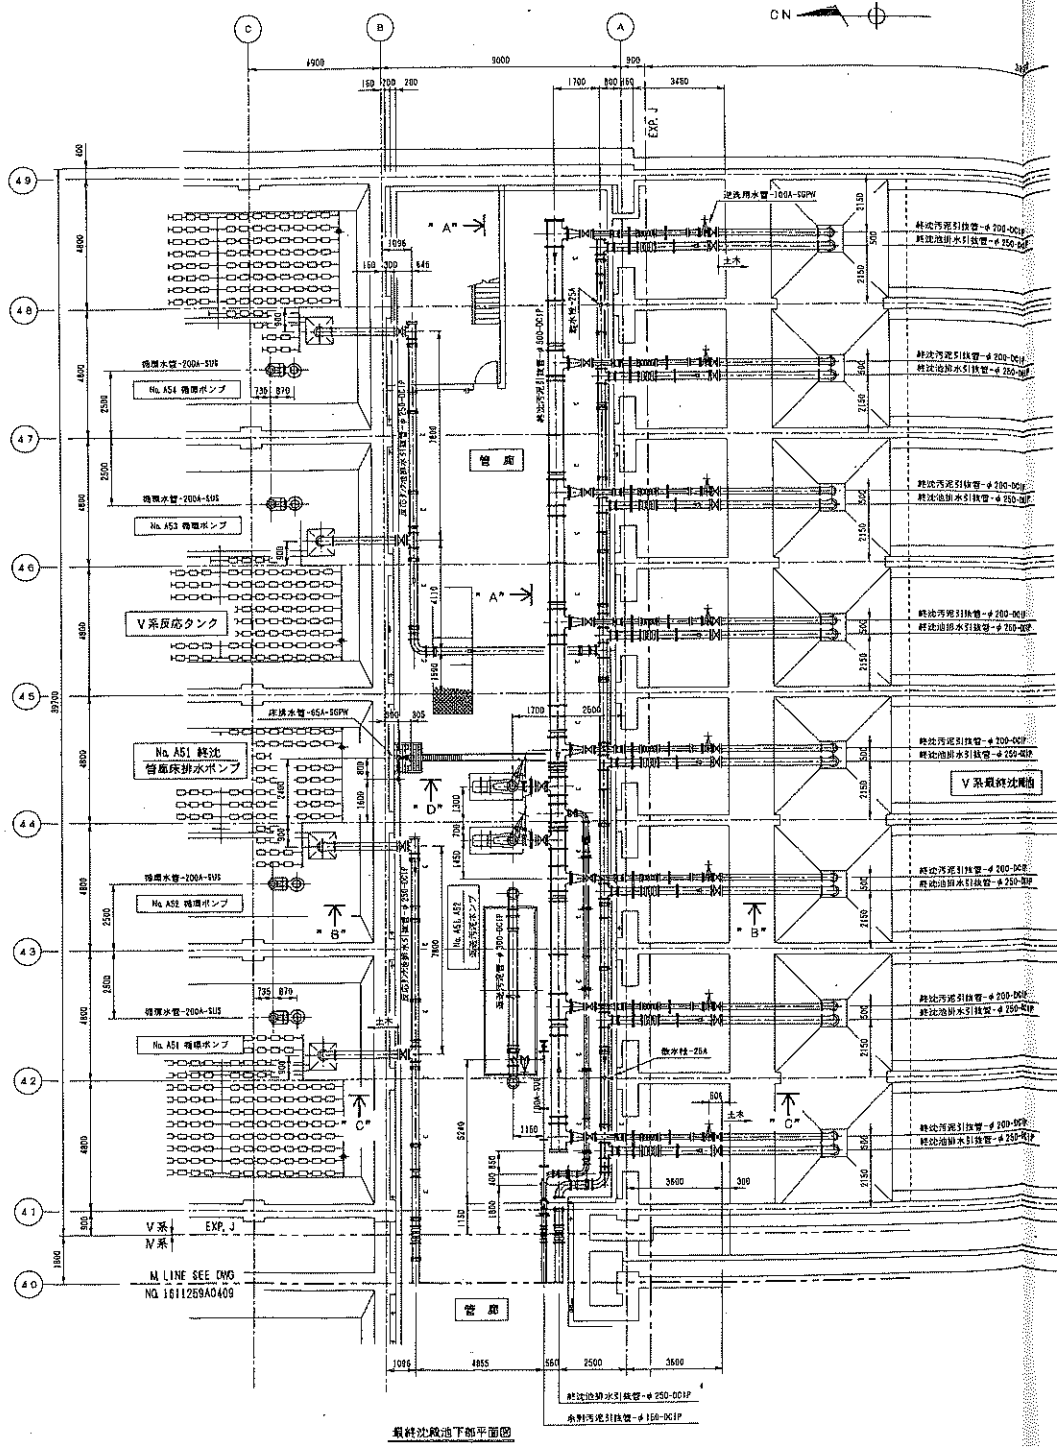


最終沈殿池下部平面図

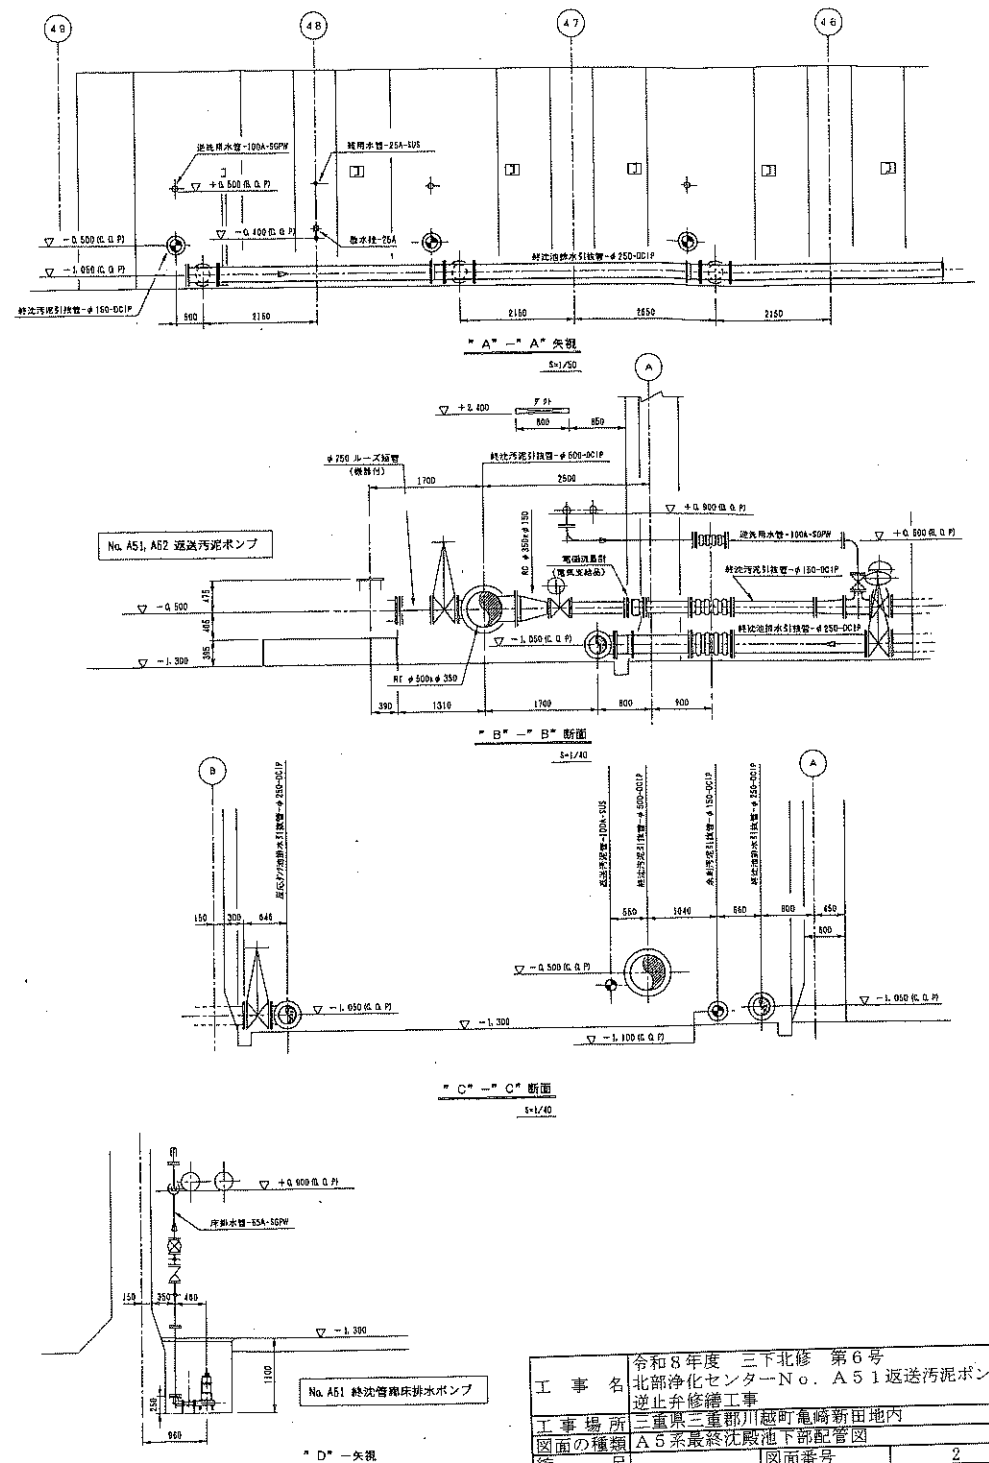


工 事 名	令和8年度 三下北修 第6号 北部浄化センターNo. A51 逆送汚泥ポンプ 逆止弁修繕工事
工 事 場 所	三重県三重郡川越町竜崎新田地内
図面の種類	A5系最終沈殿池下部配管図
縮 尺	図面番号
事業所名	北部浄化センター
	2

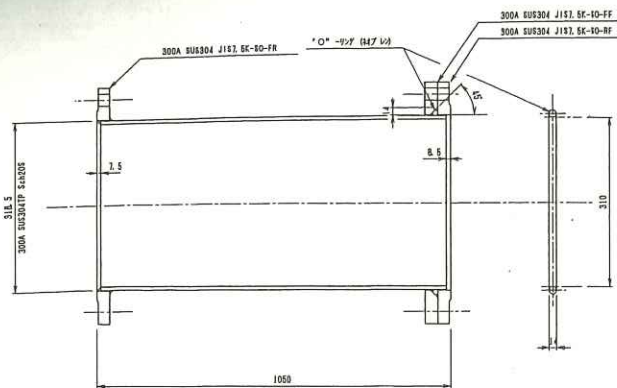

「A」 - 詳細 (W-X 短管)

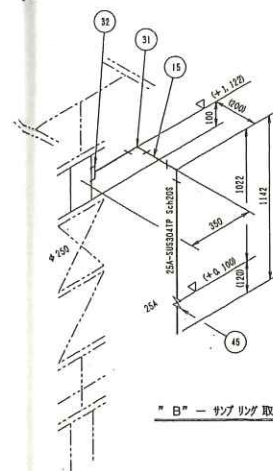

「B」 - ガンリング取付要領

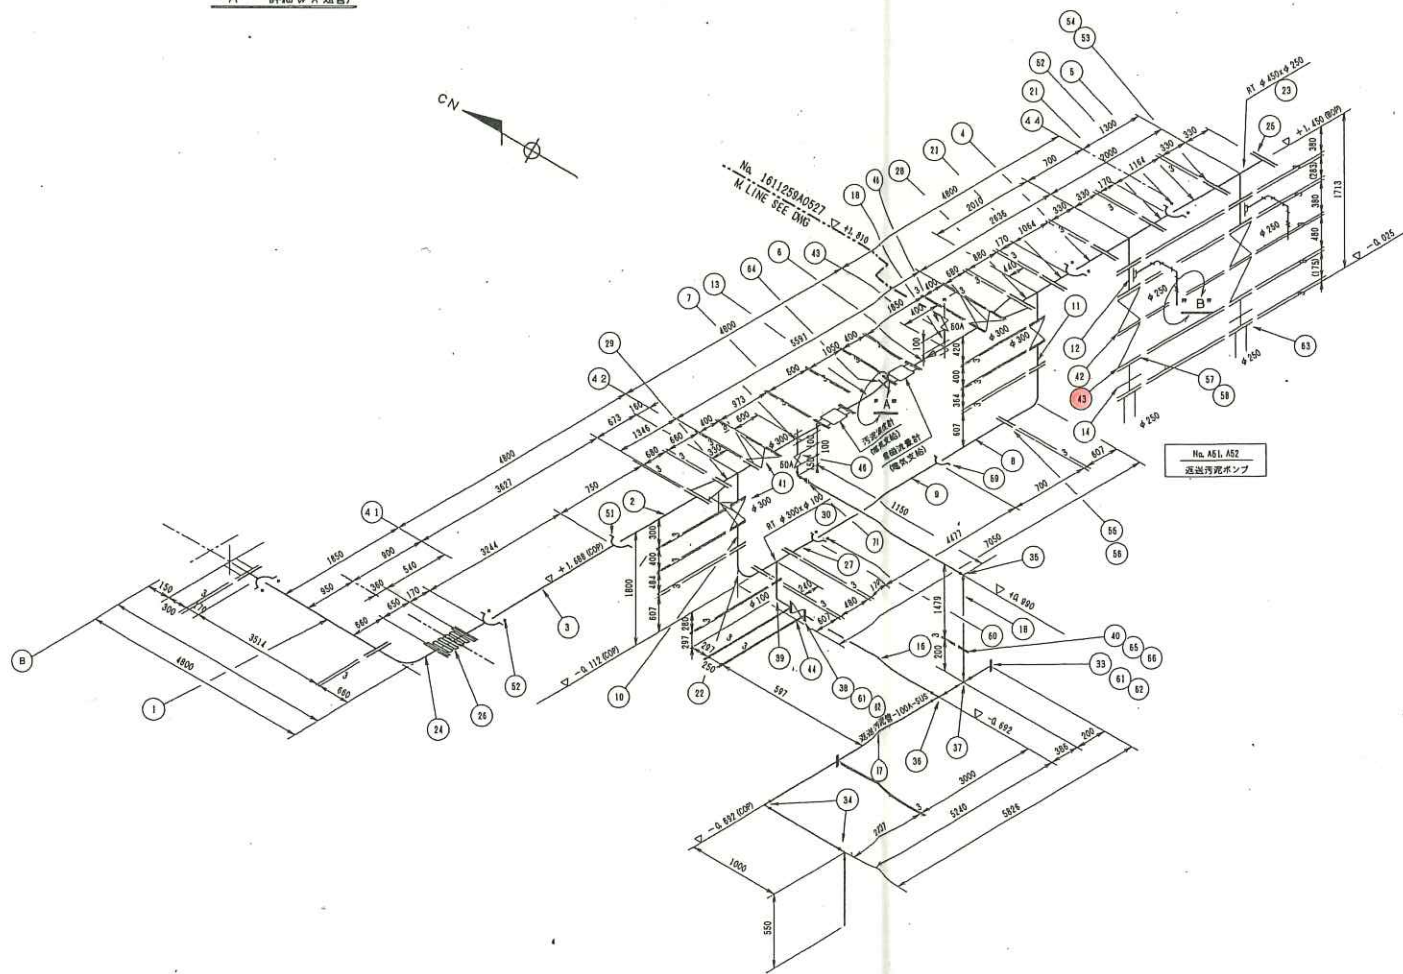

材 料 表						
記号	名 称	呼び番・規格	材 質	備 考	重量	数量
1	片フランジ短管	φ450×3514	DC1P			1
2	短管2号	φ450×750	DC1P			1
3	K形短管	φ450×3244	DC1P			1
4	片フランジ短管	φ450×1064	DC1P	1.5K		1
5	片フランジ短管	φ450×1164	DC1P	1.5K		1
6	両フランジ短管	300A×1850	SUS304			1
7	両フランジ短管	300A×973	SUS304			1
8	短管2号	φ300×700	DC1P	1.5K		1
9	K形短管	φ300×4477	DC1P			1
10	両フランジ短管	φ300×484	DC1P	1.5K		1
11	両フランジ短管	φ300×364	DC1P	1.5K		1
12	両フランジ短管	φ250×783	SUS304			2
13	ルーズ短管	φ300×1050	SUS304			1
14	ルーズ短管	φ250×175	SUS304	1.5K		2
15	管	25A	SUS304			2
16	管	100A	SUS304			1
17	管	100A	SUS304			1
18	管	50A	SUS304			2
21	短管1号	φ450	DC1P	1.5K		4
22	短管2号	φ300	DC1P	1.5K		2
23	三ツツ T 平管	φ450×φ250	DC1P	1.5K		2
24	短管2号	φ450	DC1P	1.5K		1
25	フランジふた	φ450	DC1P	1.5K		1
26	フランジ短管	φ450×φ300	DC1P	1.5K		2
27	短管1号	φ300	DC1P	1.5K		1
28	三ツツ T 平管	φ450×φ300	DC1P	1.5K		1
29	三ツツ T 平管	φ300×φ300	DC1P	1.5K		1
30	三ツツ T 平管	φ300×φ100	DC1P	1.5K		1
31	エルボ	25A 90° D	SUS304			4
32	ボス	25A	SUS304			2
33	パイプフック	100A	SUS304			1
34	エルボ	100A	SUS304			2
35	エルボ	50A	SUS304			2
36	チーズ	100A	SUS304			1
37	異径チーズ	100A X 50A	SUS304			1
38	フランジ	100A	SUS304			4
39	短管2号	φ100	DC1P	1.5K		1
40	フランジ	50A	SUS304			2
41	仕切弁	φ300	FC/3US	1.5K		4
42	仕切弁	φ250	FC/3US	1.5K		2
43	逆止弁	φ250	FC/3US	1.5K		2
44	仕切弁	φ100	FC/3US	1.5K		1
45	仕切弁	25A 90° D	SUS304			2
46	仕切弁	50A 90° D	SUS304			2
51	押輪	φ450	DC1P	ブッシュ M12		1
52	押輪	φ450	DC1P	ブッシュ M12		1
53	ボルト・ナット	φ450	SUS304	1.5K		5
54	ボルト・ナット	φ450	SUS304	1.5K		5
55	ボルト・ナット	φ300	SUS304	1.5K		10
56	ボルト・ナット	φ250	SUS304	1.5K		10
57	ボルト・ナット	φ250	SUS304	1.5K		10
58	ボルト・ナット	φ250	SUS304	1.5K		10
59	押輪	φ300	DC1P	ブッシュ M12		1
60	押輪	φ300	DC1P	ブッシュ M12		1
61	ボルト・ナット	φ100	SUS304	1.5K		5
62	ボルト・ナット	φ100	SUS304	1.5K		5
63	ボルト・ナット	φ250 3ヶ所	SUS304	1.5K		3
64	ボルト・ナット	φ250 3ヶ所	SUS304	1.5K		3
65	ボルト・ナット	50A	SUS304			1
66	ボルト・ナット	50A	SUS304			1
71	ユニオン	50A	SUS304			1

関係図面

原図タンク A-J 下部配管図: DWG No. 1611259A0407


最終配管図: DWG No. 1611259A0408

工 事 名	令和8年度 三下北修 第6号 北部浄化センターNo. A51 返送汚泥ポンプ 逆止弁修繕工事
工 事 場 所	三重県三重郡川越町亀崎新田地内
図面の種類	A5系返送汚泥管スケルトン図
縮 尺	1/100
事業所名	北部浄化センター
図面番号	3

No.

[illegible]

製作番号 ORDER NO.	製作数 Q'TY	備 考 REMARKS	日 付 DATE	担 当 ENG.

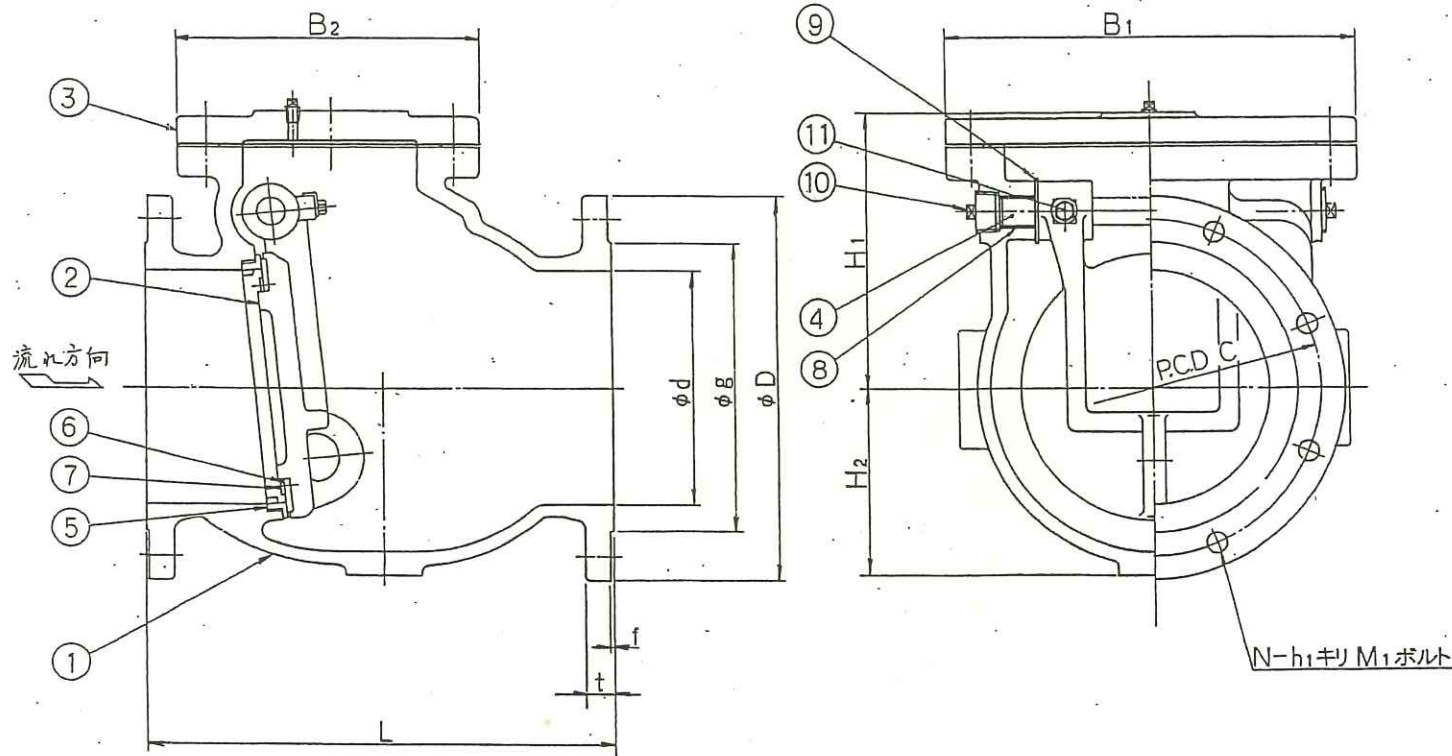

11	ボルト	SUS304	1.5 2.5	φ200 φ250
10	プラグ	FCMB	2	
9	スパーサ	SUS304	2	
8	ブッシュ	オイルレス	2	
7	弁座押エ	SUS304	1	
6	弁体弁座	合成ゴム	1	CR
5	弁箱弁座	SUS304	1	
4	弁 棒	SUS403	1	
3	フ タ	FC250	1	
2	弁 体	FC250	1	
1	弁 箱	FC250	1	

部号 PART NO.	名 称 NAME OF PARTS	材 質 MATERIAL JIS No SYMBOL	数量 REQ No	備 考 REMARKS
----------------	----------------------	------------------------------------	--------------	----------------



※標準2種(1991) FL:JIS B 2062(7.5K)

CS-10形

φ200,φ250 スイング逆止弁組立図

口径	面間	フ ラ ン ジ										—			
d	L	D	C	g	t	f	N	h ₁	M ₁	H ₁	H ₂	B ₁	B ₂		
200	430	342	299	256	27	3	8	19	M16	258	195	370	300		
250	480	410	360	308	29	3	8	23	M20	286	200	440	310		

工 事 名	令和8年度 三下北修 第6号 北部浄化センターNo. A51 返送汚泥ポンプ 逆止弁修繕工事		
工 事 場 所	三重県三重郡川越町亀崎新田内		
図面の種類	スイング式逆止弁組立図		
縮 尺	図面番号		5
事業所名	北部浄化センター		

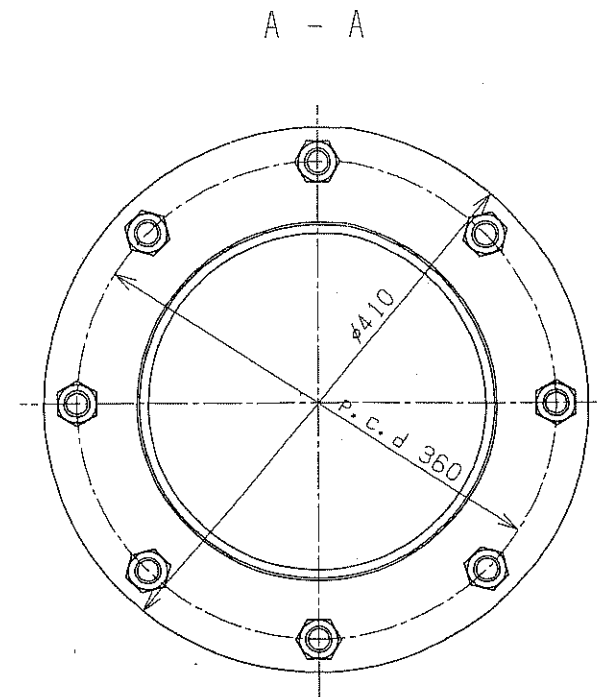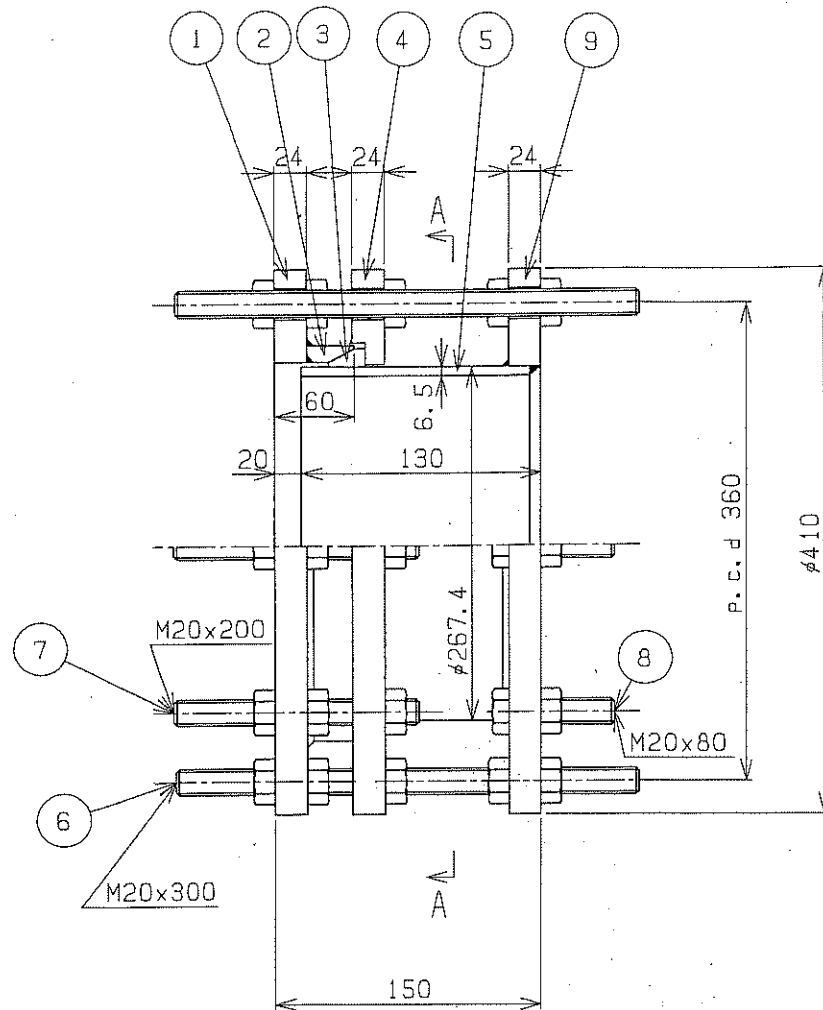

三重県 様
北勢沿岸流域下水道(北部処理区)北部浄化センター 様 返送汚泥ポンプ 【吸込・吐出用】

図面番号	部品名称	材質	個数	備考
⑨	フランジ	SUS304	1	上形
⑧	ボルト、ナット3	SUS304	6	
⑦	ボルト、ナット2	SUS304	6	
⑥	ボルト、ナット1	SUS304	2	
⑤	スリーブ	SUS304	1	
④	FAフランジ	SUS304	1	上形
③	ゴムリング	SBR	1	
②	FAソケット	SUS304	1	
①	フランジ	SUS304	1	上形

工事名	令和8年度 三下北修 第6号 北部浄化センターNo. A51 返送汚泥ポンプ 逆止弁修繕工事
工事場所	三重県三重郡川越町亀崎新田地内
図面の種類	伸縮管組立図
縮尺	
図面番号	6
事業所名	北部浄化センター